



狹山市立中央図書館変圧器更新工事

設 計 図

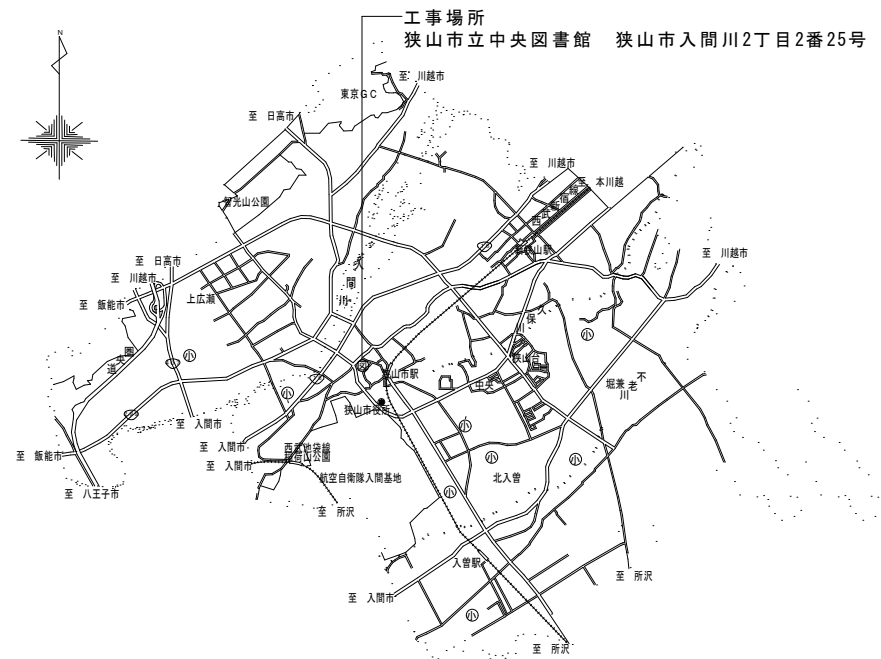

案内図 N. S

- 工事対象建物
- ステージ足場設置（階段部）
- 交通誘導員

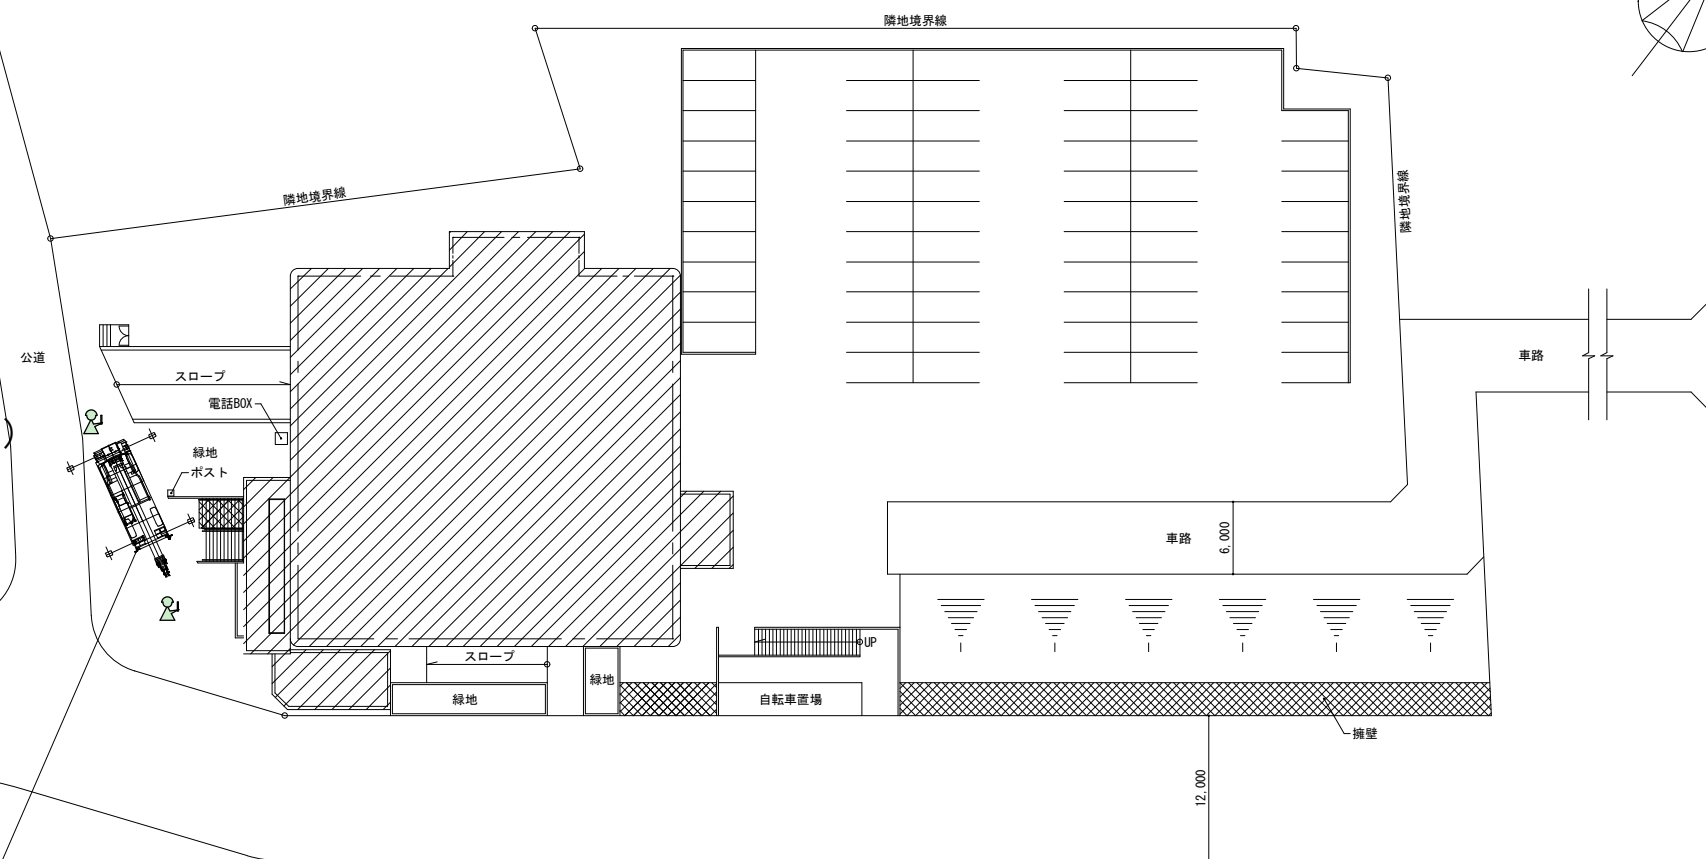



ラフタークレーン13t

配置図 1/500

【特記事項】

- 変圧器搬出入の際は階段部にステージ足場を設置し、ラフタークレーンにて積み下ろしを行う。
- 道路使用許可等の申請費用については、本工事に含むものとする。
- 撤去搬出した変圧器は監督員指示の仮置き場に仮置きする。その際、必要な養生・表示・仮囲いを行い保管する。（変圧器の運搬処分業務は別途発注とする）

	設計年月日		縮 尺	工 事 名 称	図 名	
		狭山市生涯学習部教育施設管理課	S=1/500	狭山市立中央図書館変圧器更新工事	配置図・案内図	0 2

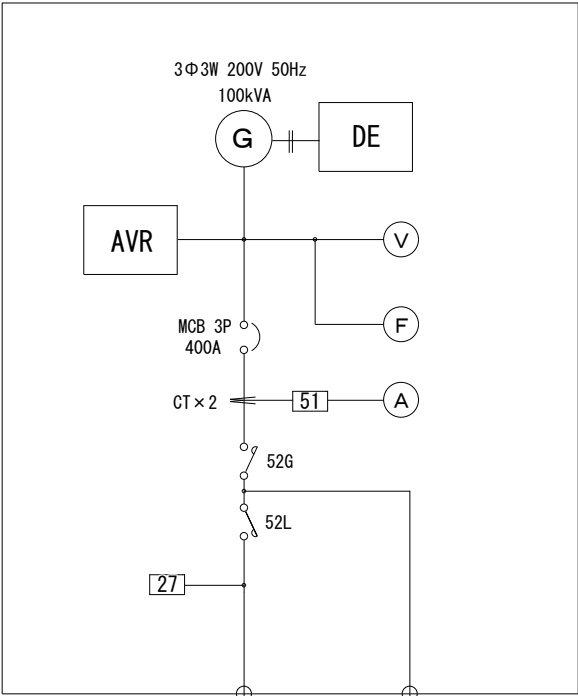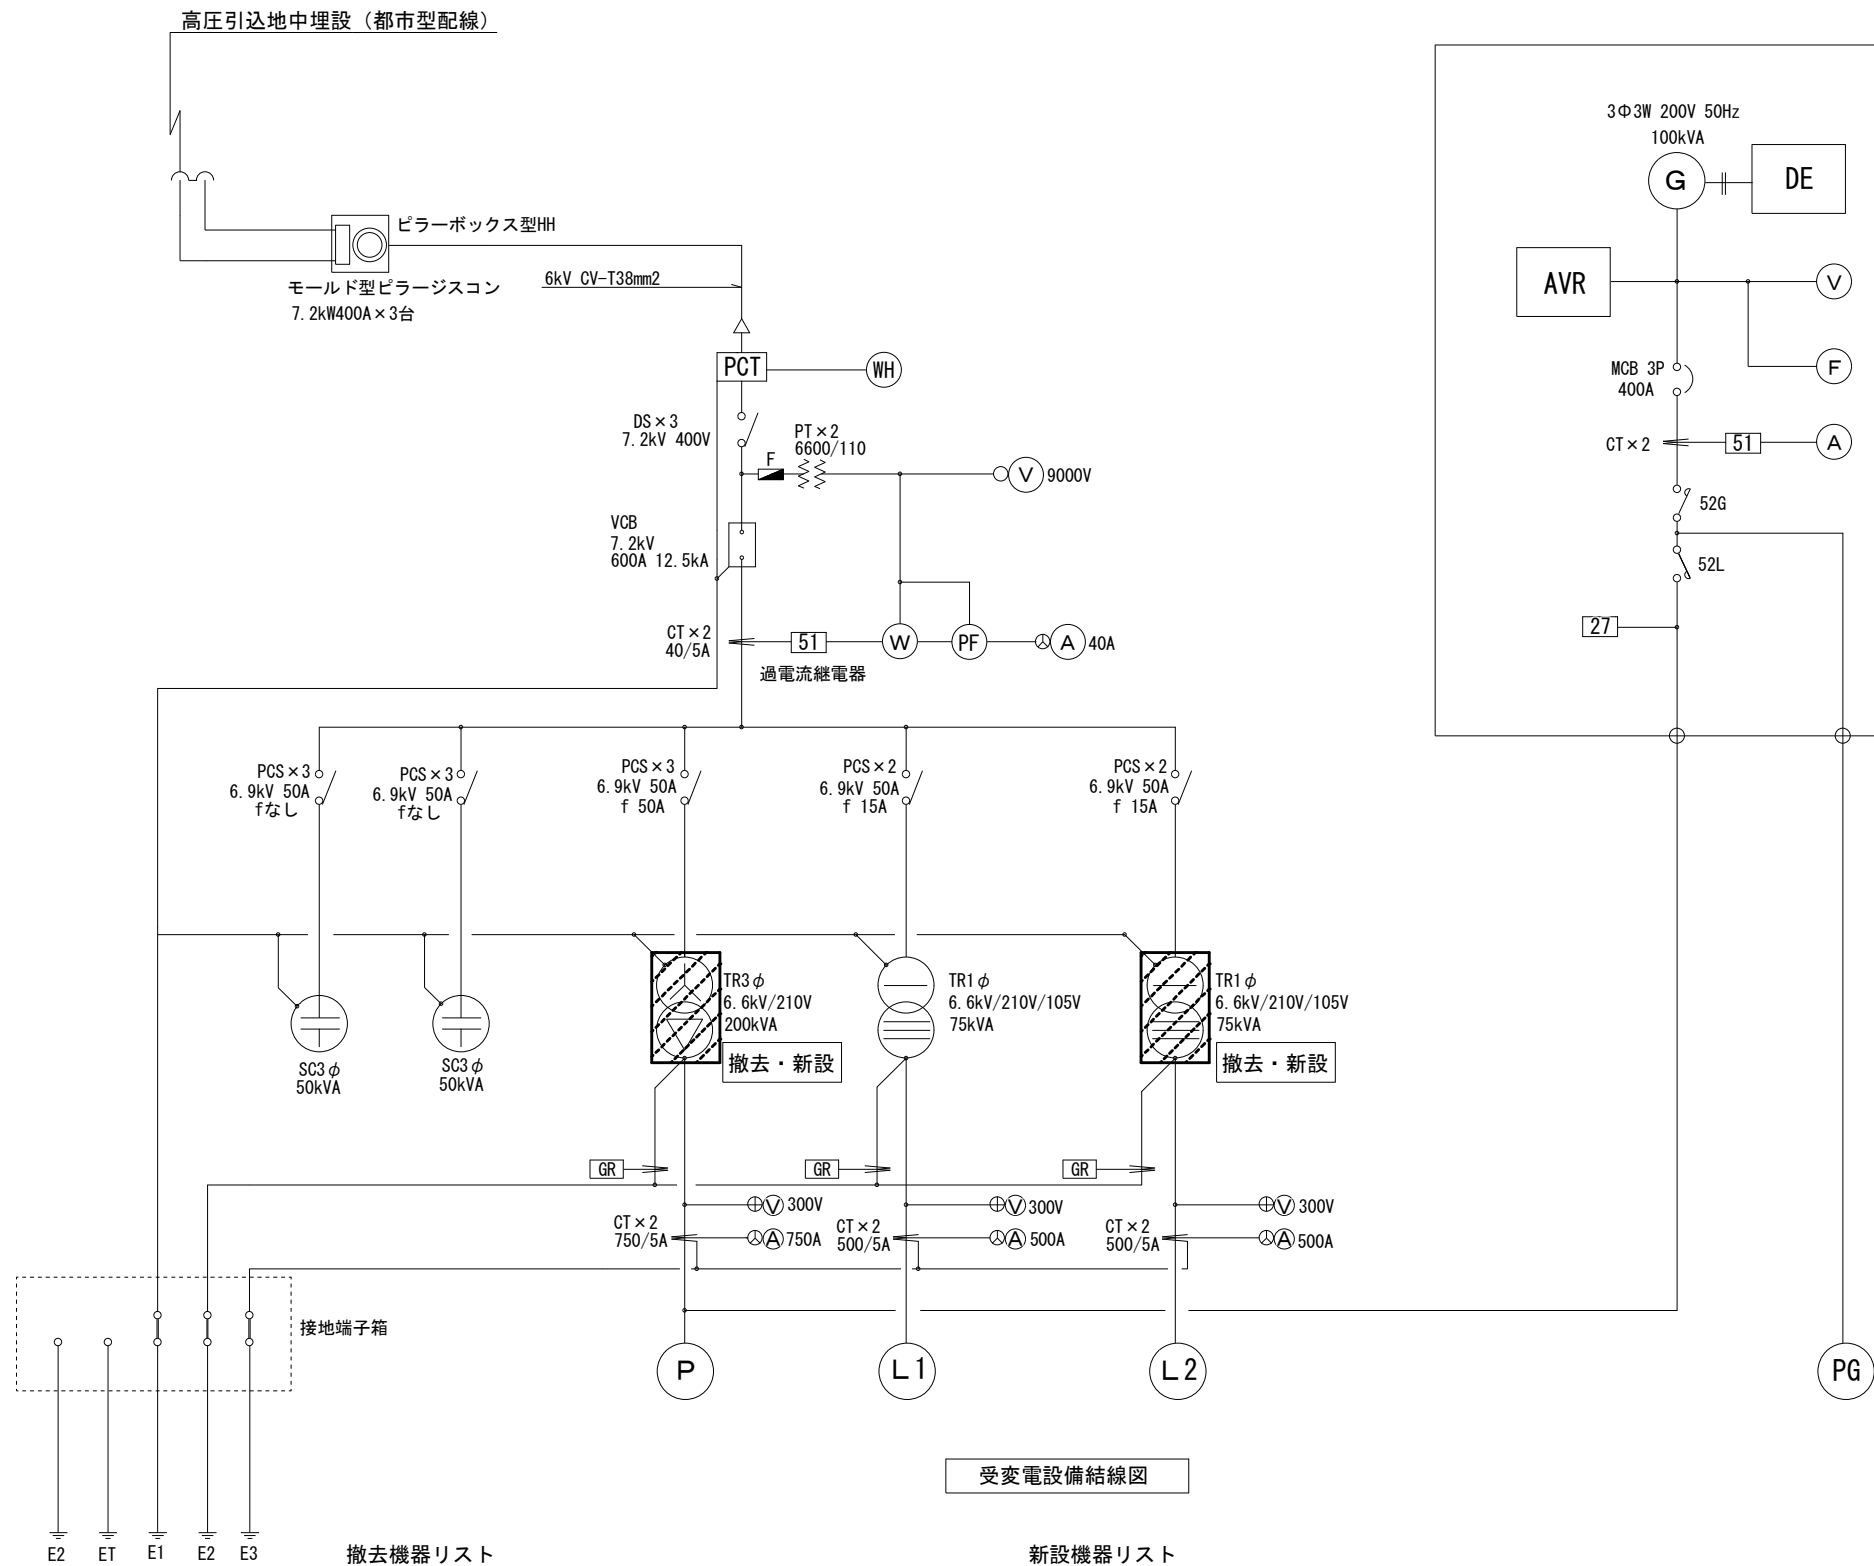

更新機器

受変電設備結線図

撤去機器リスト		
項 目	数 量	
変圧器 TR3 φ 200KVA 6600/210V	1	
変圧器 TR1 φ 75KVA 6600/210-105V	1	



新設機器リスト		
項 目	数 量	
変圧器 TR3 φ 200KVA 6600/210V	1	
変圧器 TR1 φ 75KVA 6600/210-105V	1	


【特記事項】

- ・撤去変圧器はPCBを含むため、仮置きの際は必要な養生・表示・仮囲いを行い保管する。
- ・上記機器リストの撤去・新設を行う。
- ・変圧器更新に係る配線等副資材は本工事に含むものとする。
- ・工事前に十分な現場調査を行い、施工日については関係各所と調整を図ること。
- ・本工事に伴う必要な試験及び検査を行う。
- ・撤去した変圧器の処分場への運搬及び処分業務については、本工事に含まない。（別途発注）

	設計年月日		縮 尺	工 事 名 称	図 名	
		狭山市生涯学習部教育施設管理課	N S	狭山市立中央図書館変圧器更新工事	受変電設備結線図	0 3

【特記事項】

- ・撤去搬出した変圧器は監督員指示の仮置き場に仮置きする。その際、必要な養生・表示・仮囲いを行い保管する。
- ・撤去した変圧器の処分場への運搬及び処分業務については、本工事に含まない。（別途発注）

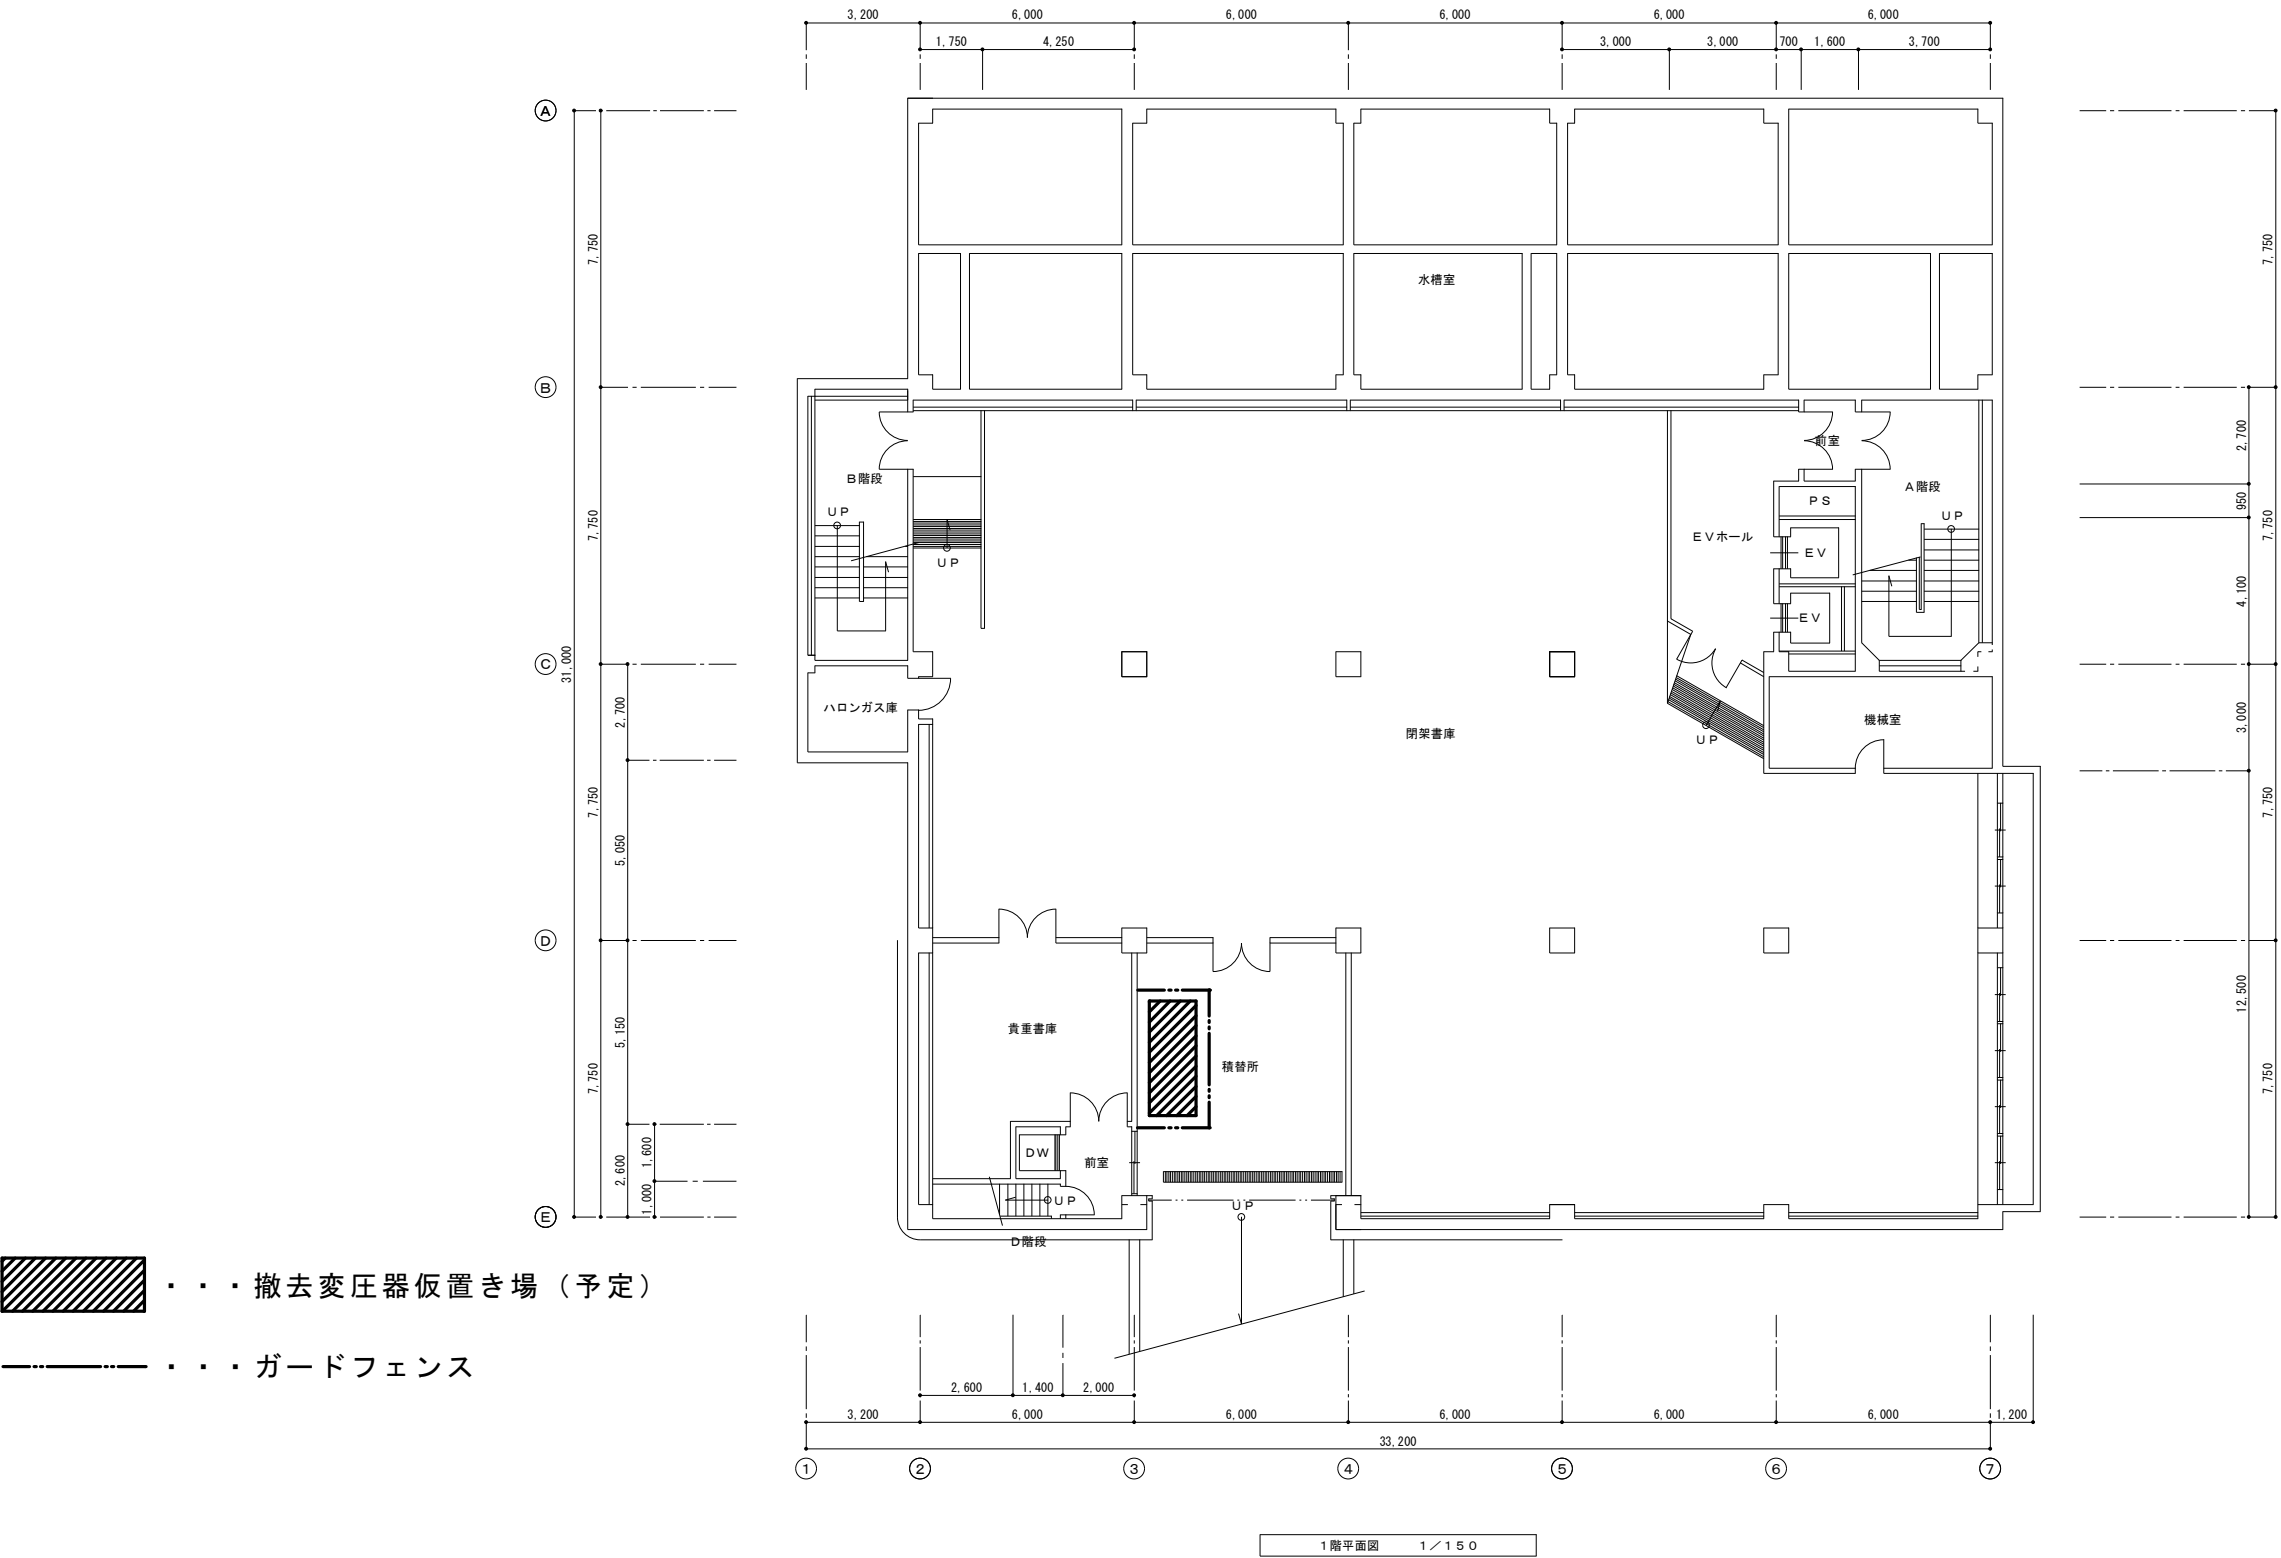

			設計年月日	狹山市生涯学習部教育施設管理課	縮尺	工事名称	図名	04
					S=1/150	狹山市立中央図書館変圧器更新工事	1階平面図	


【特記事項】

- ・変圧器搬出入の際は階段部にステージ足場を設置し、ラフタークレーンにて積み下ろしを行う。（その他の部分についても必要に応じて足場等を設置する。）



受変電設備
変圧器2台更新（更新内容は受変電設備結線図による）
※受変電設備より変圧器を降ろす際に10cm程度の段差有り
※電気室出入口部に段差（沓摺）有り


出入口部に1mの段差あり
※通過する際、必要に応じて
やぐら等を組むこと

変圧器搬出入ルート

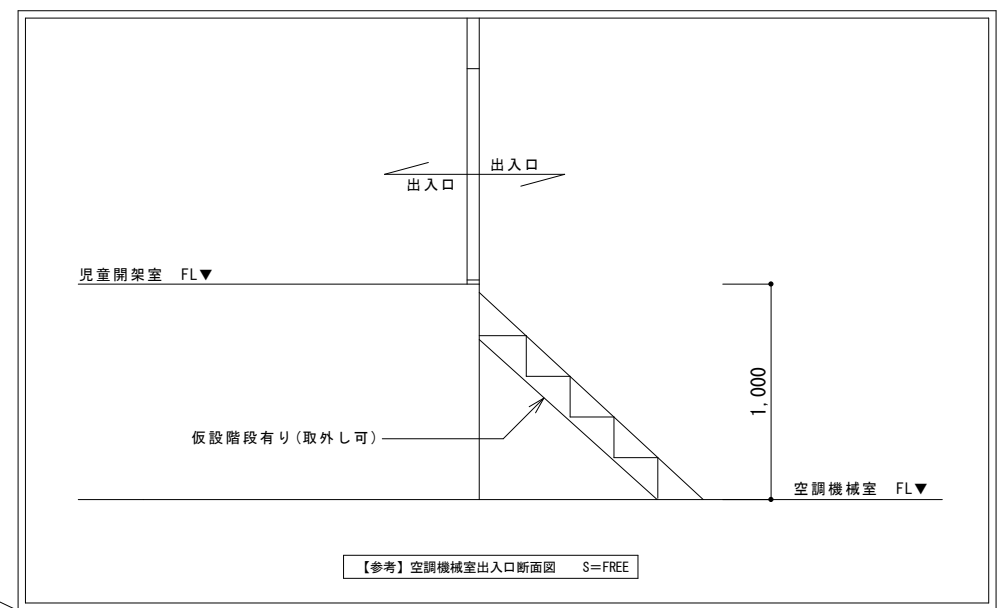

・・・ステージ足場設置

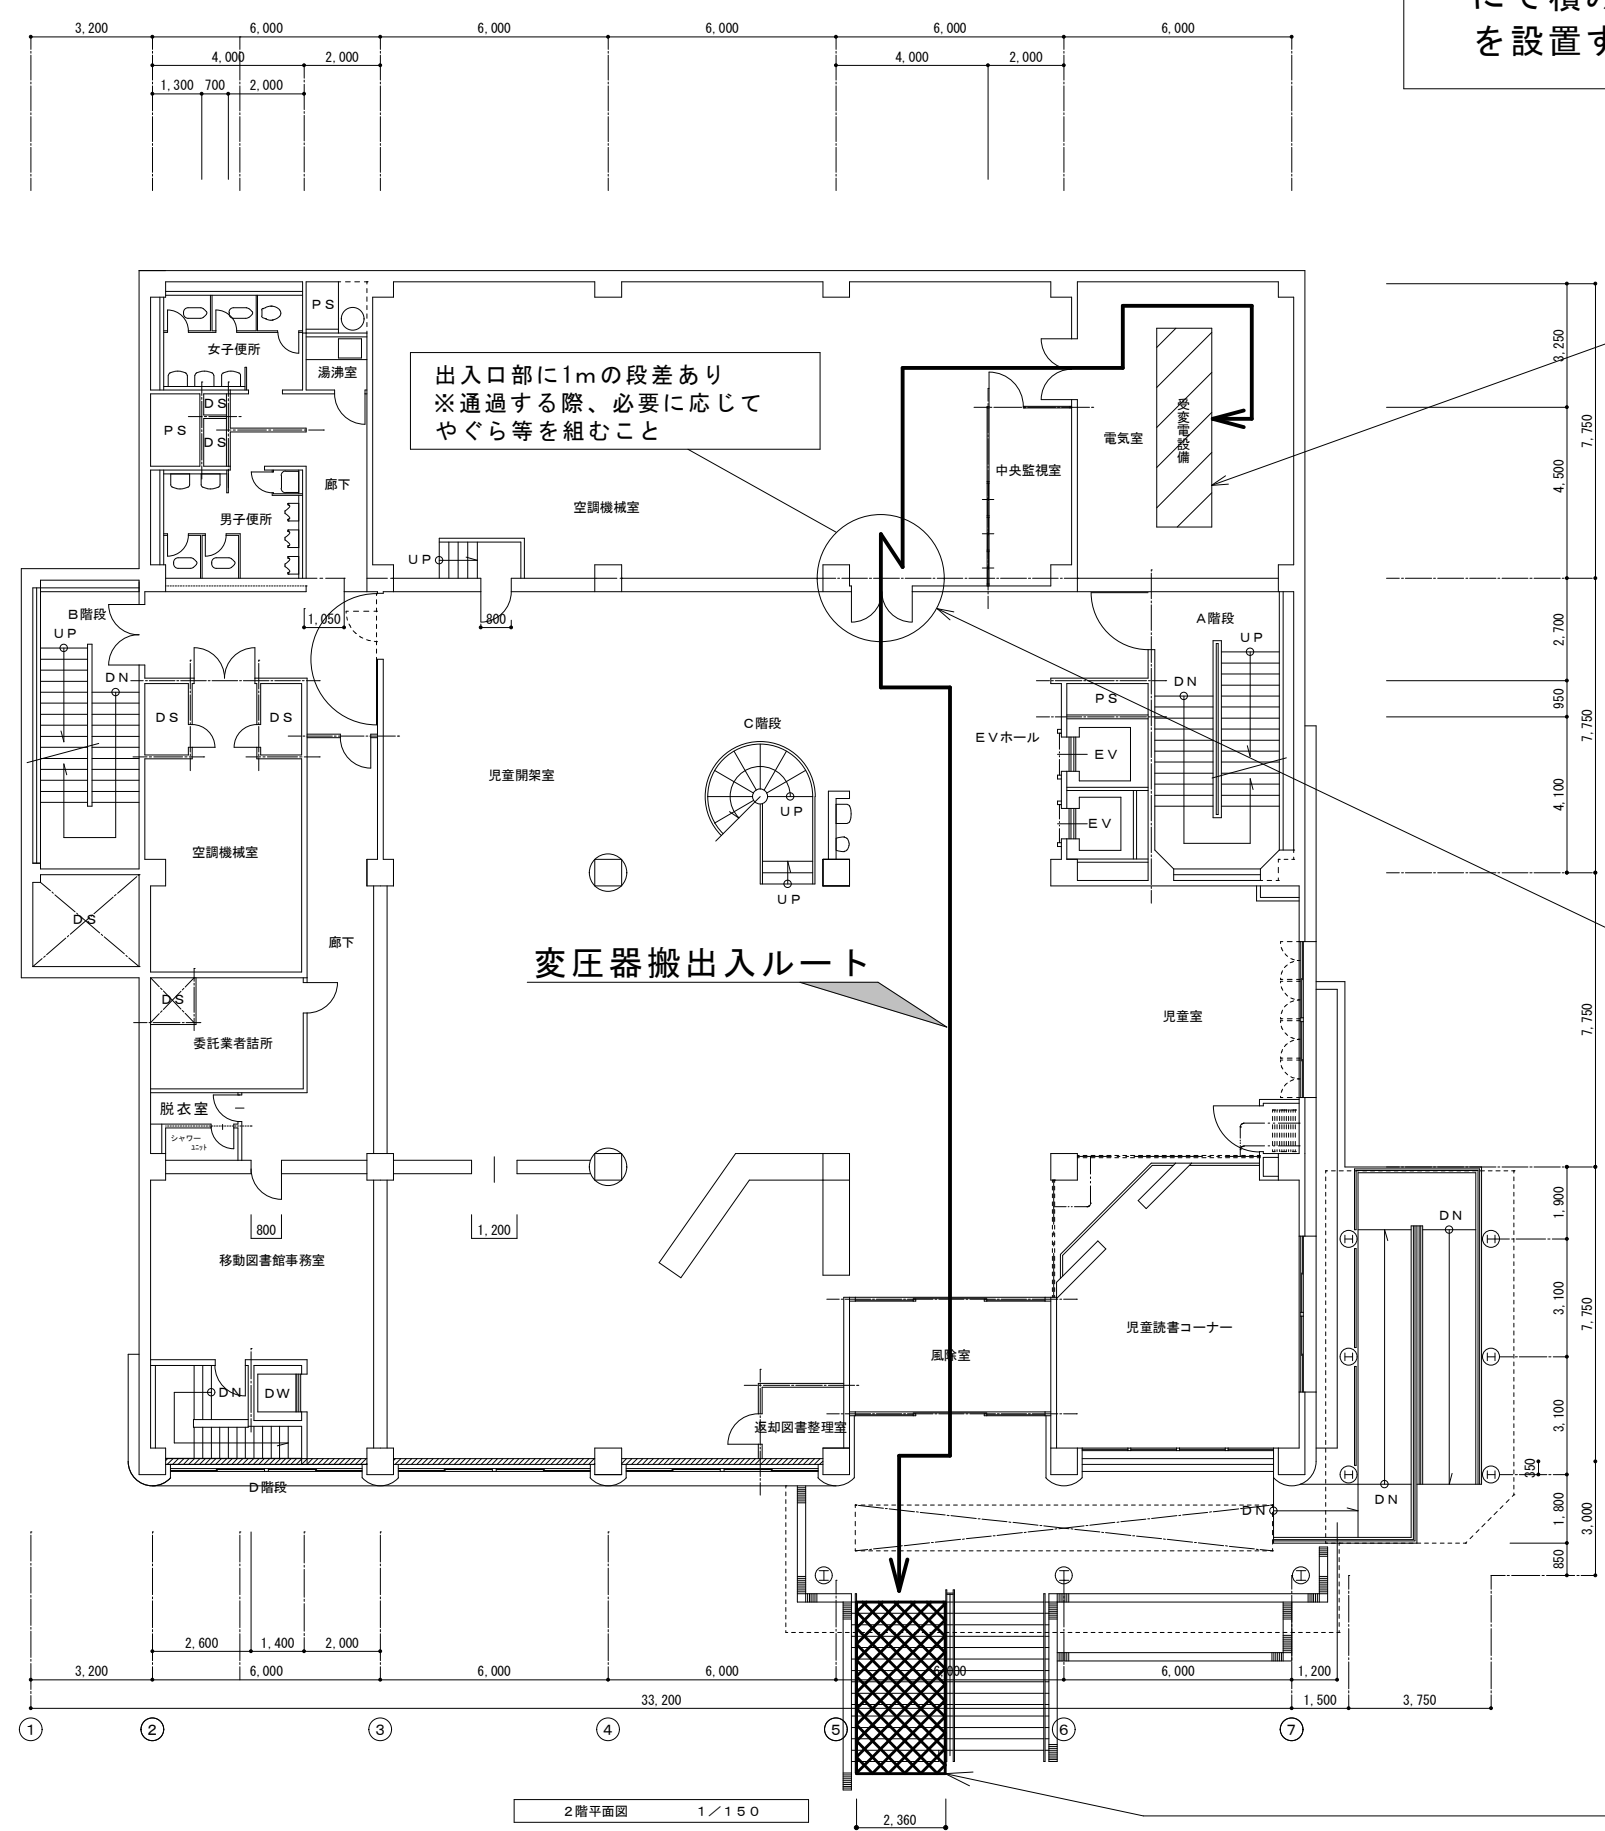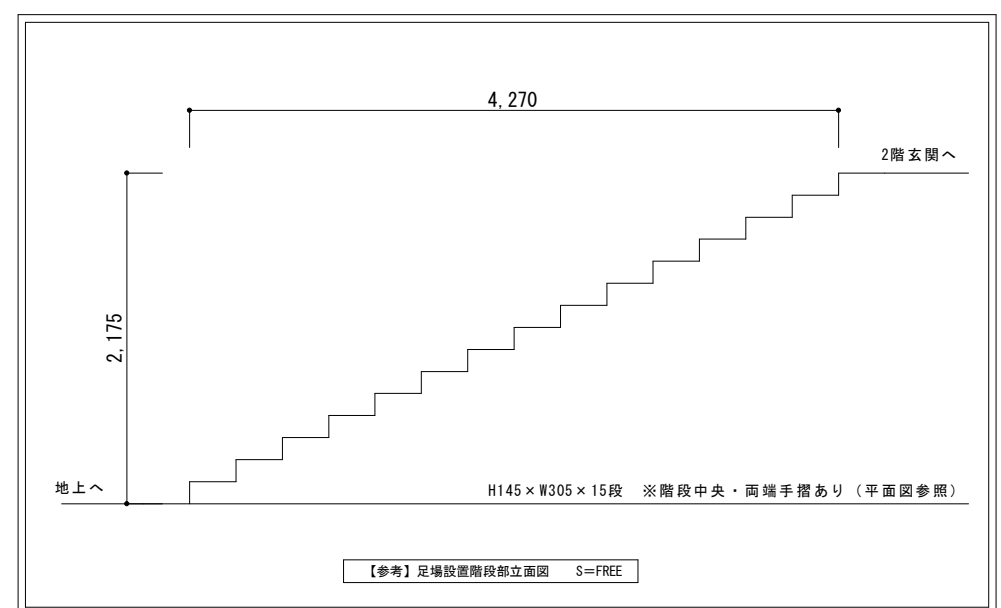

 

・・・照明工事対象室




・・・更新対象照明器具

積替所照明器具	
撤去	新設
4台	4台
FL40×2	LSS9-4-23 LED 2500lm 露出形

【特記事項】

- ・積替所内の照明器具をLED照明器具へ更新する。

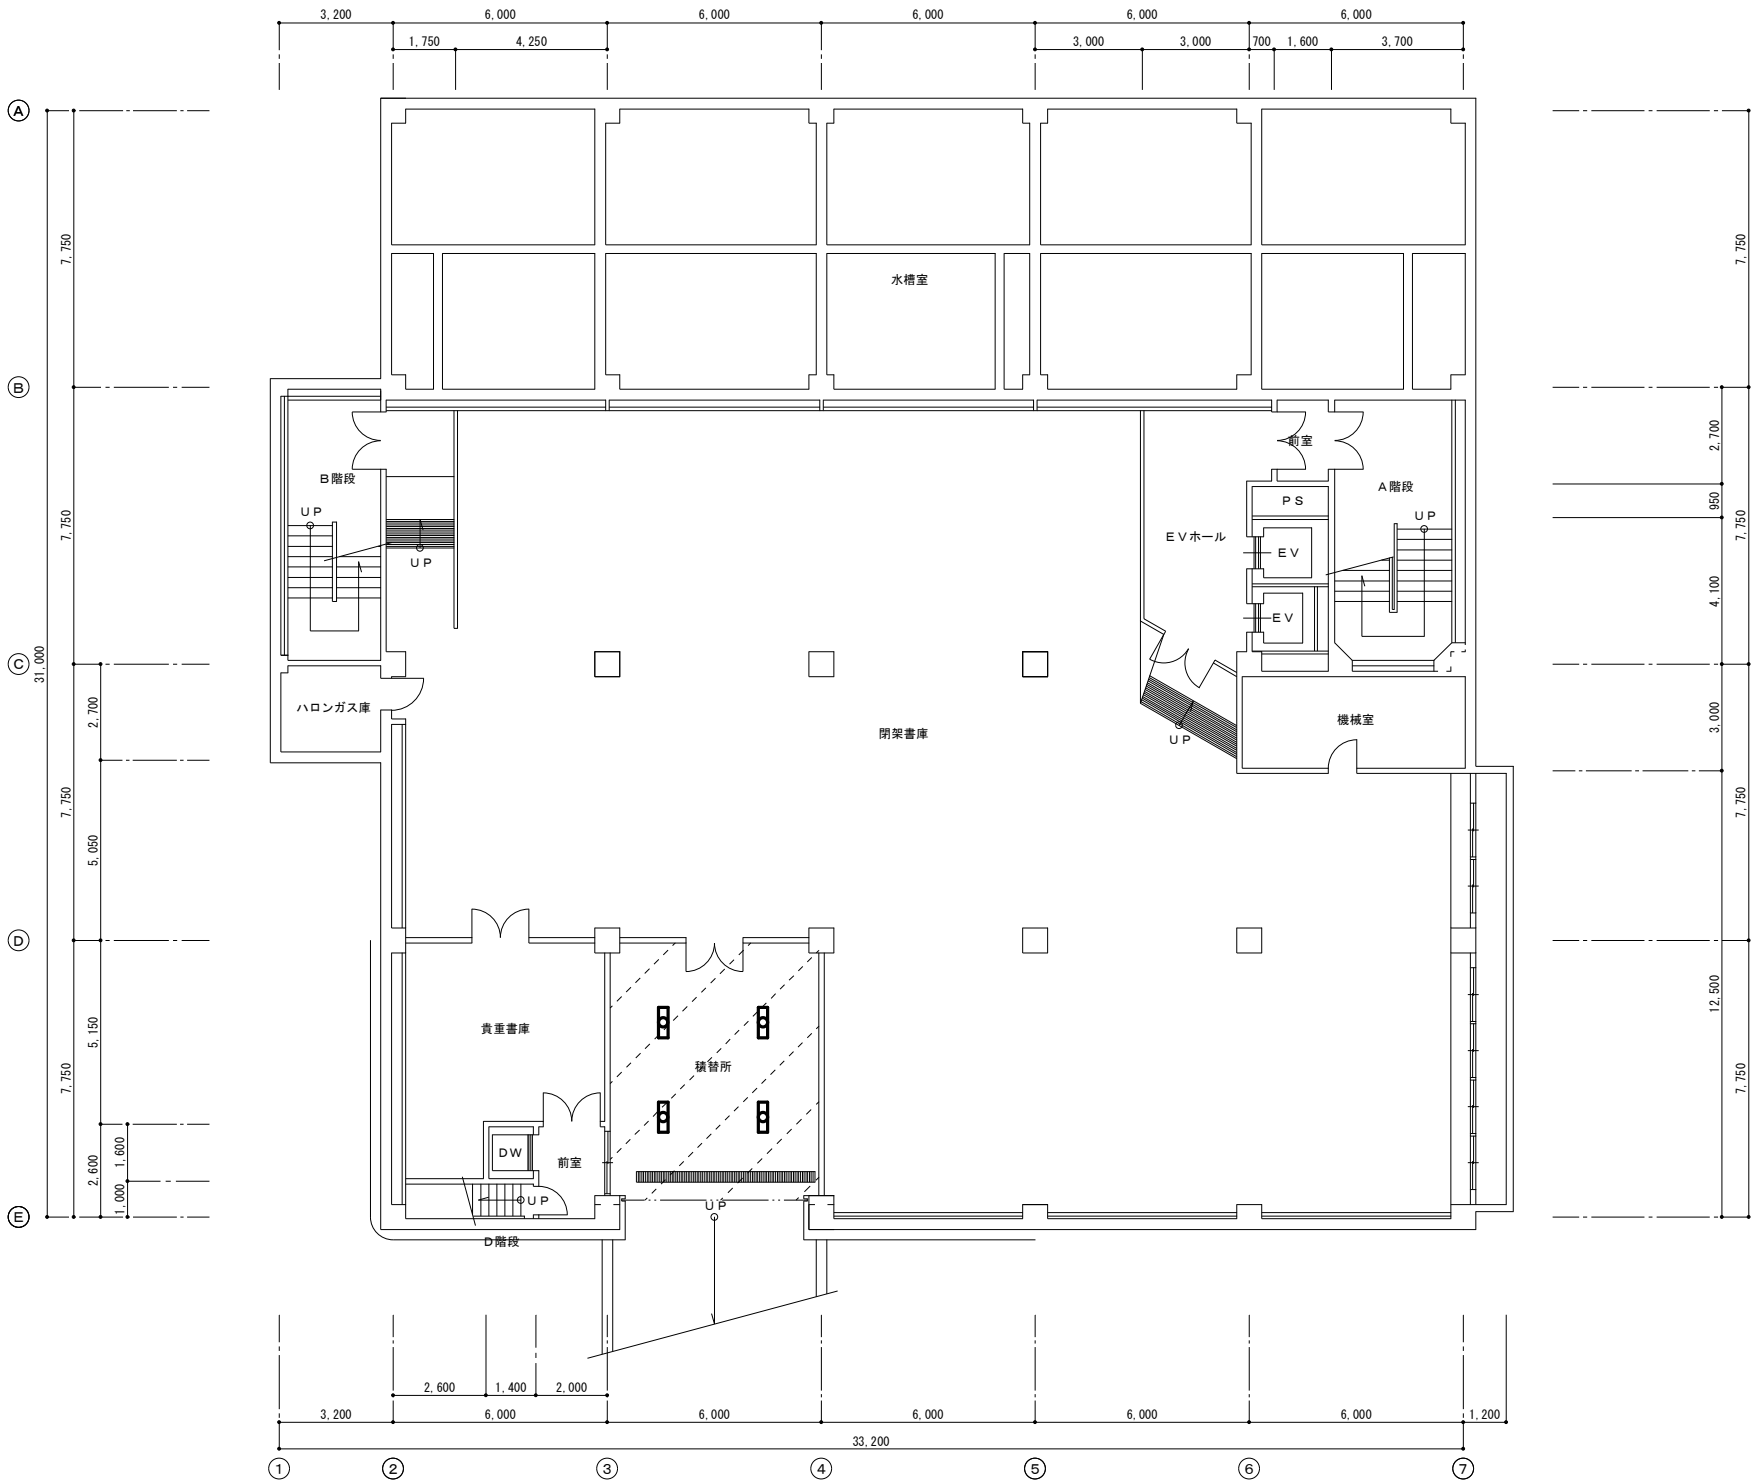

1階平面図 1/150

	設計年月日		縮尺	工事名称	図名	
		狭山市生涯学習部教育施設管理課	S=1/150	狭山市立中央図書館変圧器更新工事	1階平面図 電灯設備	06