



位置図

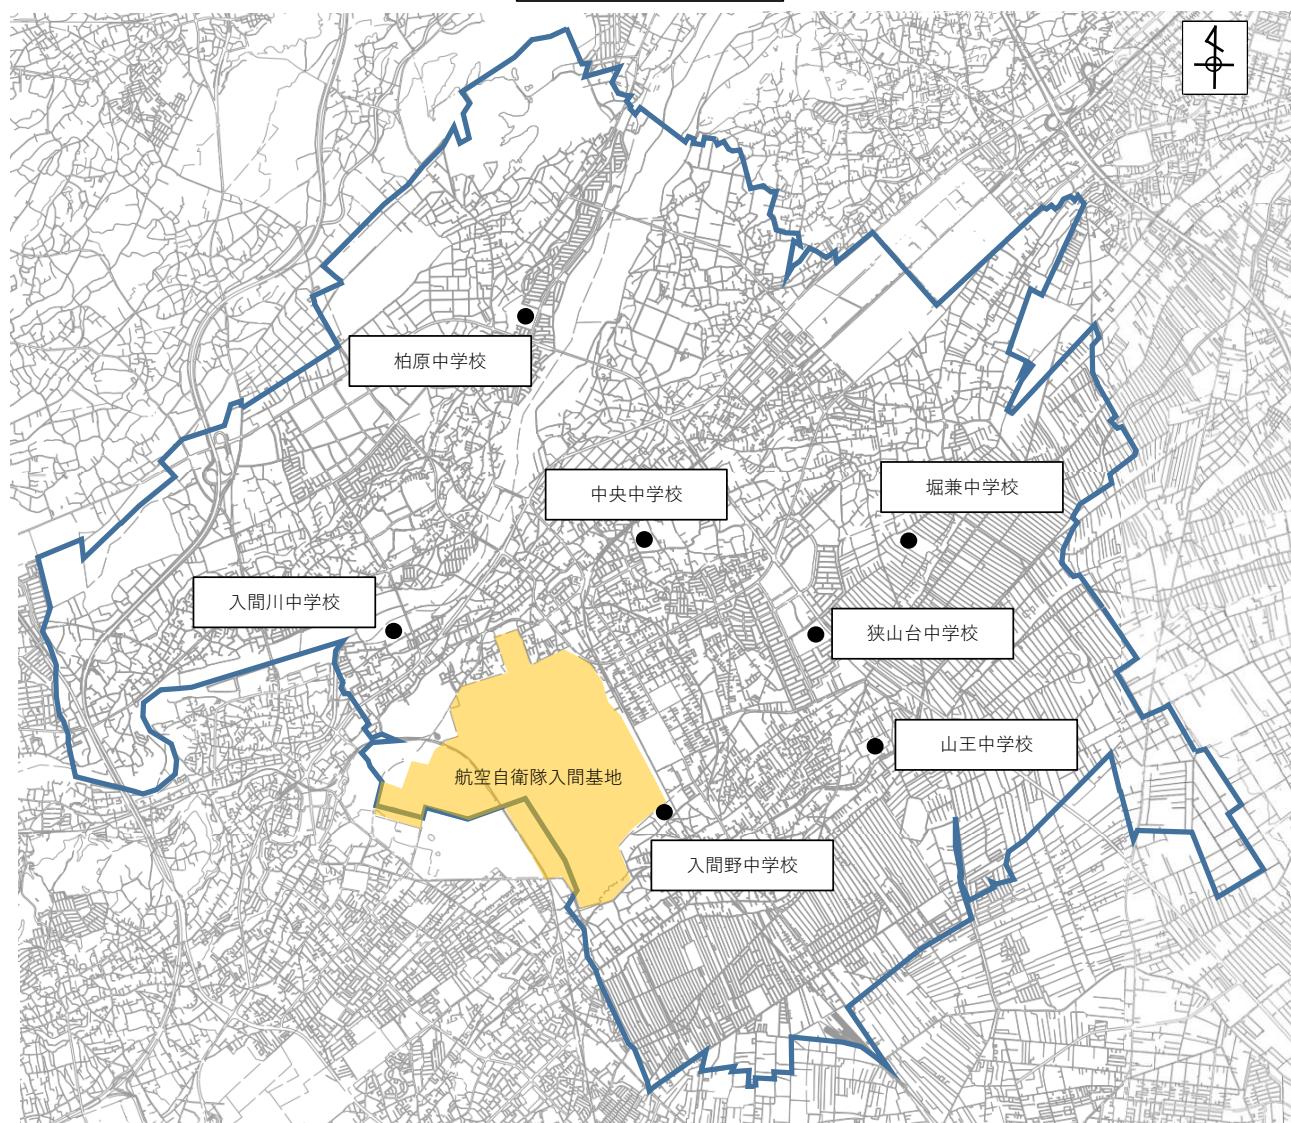

委託業務の名称	狭山市立中央中学校外6校体育館空調設備等整備工事設計業務委託（ゼロ債務）
履行場所	狭山市入間川1752番地1外
委託概要	中央中学校外6校体育館空調設備等の整備に関する設計業務
	・施設面積 9,062m ² (7校分)
	・空調システム（熱源等）の比較検討
	・体育館の断熱性能向上の比較検討

令和7年度

施設の配置図	縮尺	1 / 1200	m	学校名	中央中学校	調査番号	(都道府県)	(市町村)	(学校)	整理番号
		111211539139								

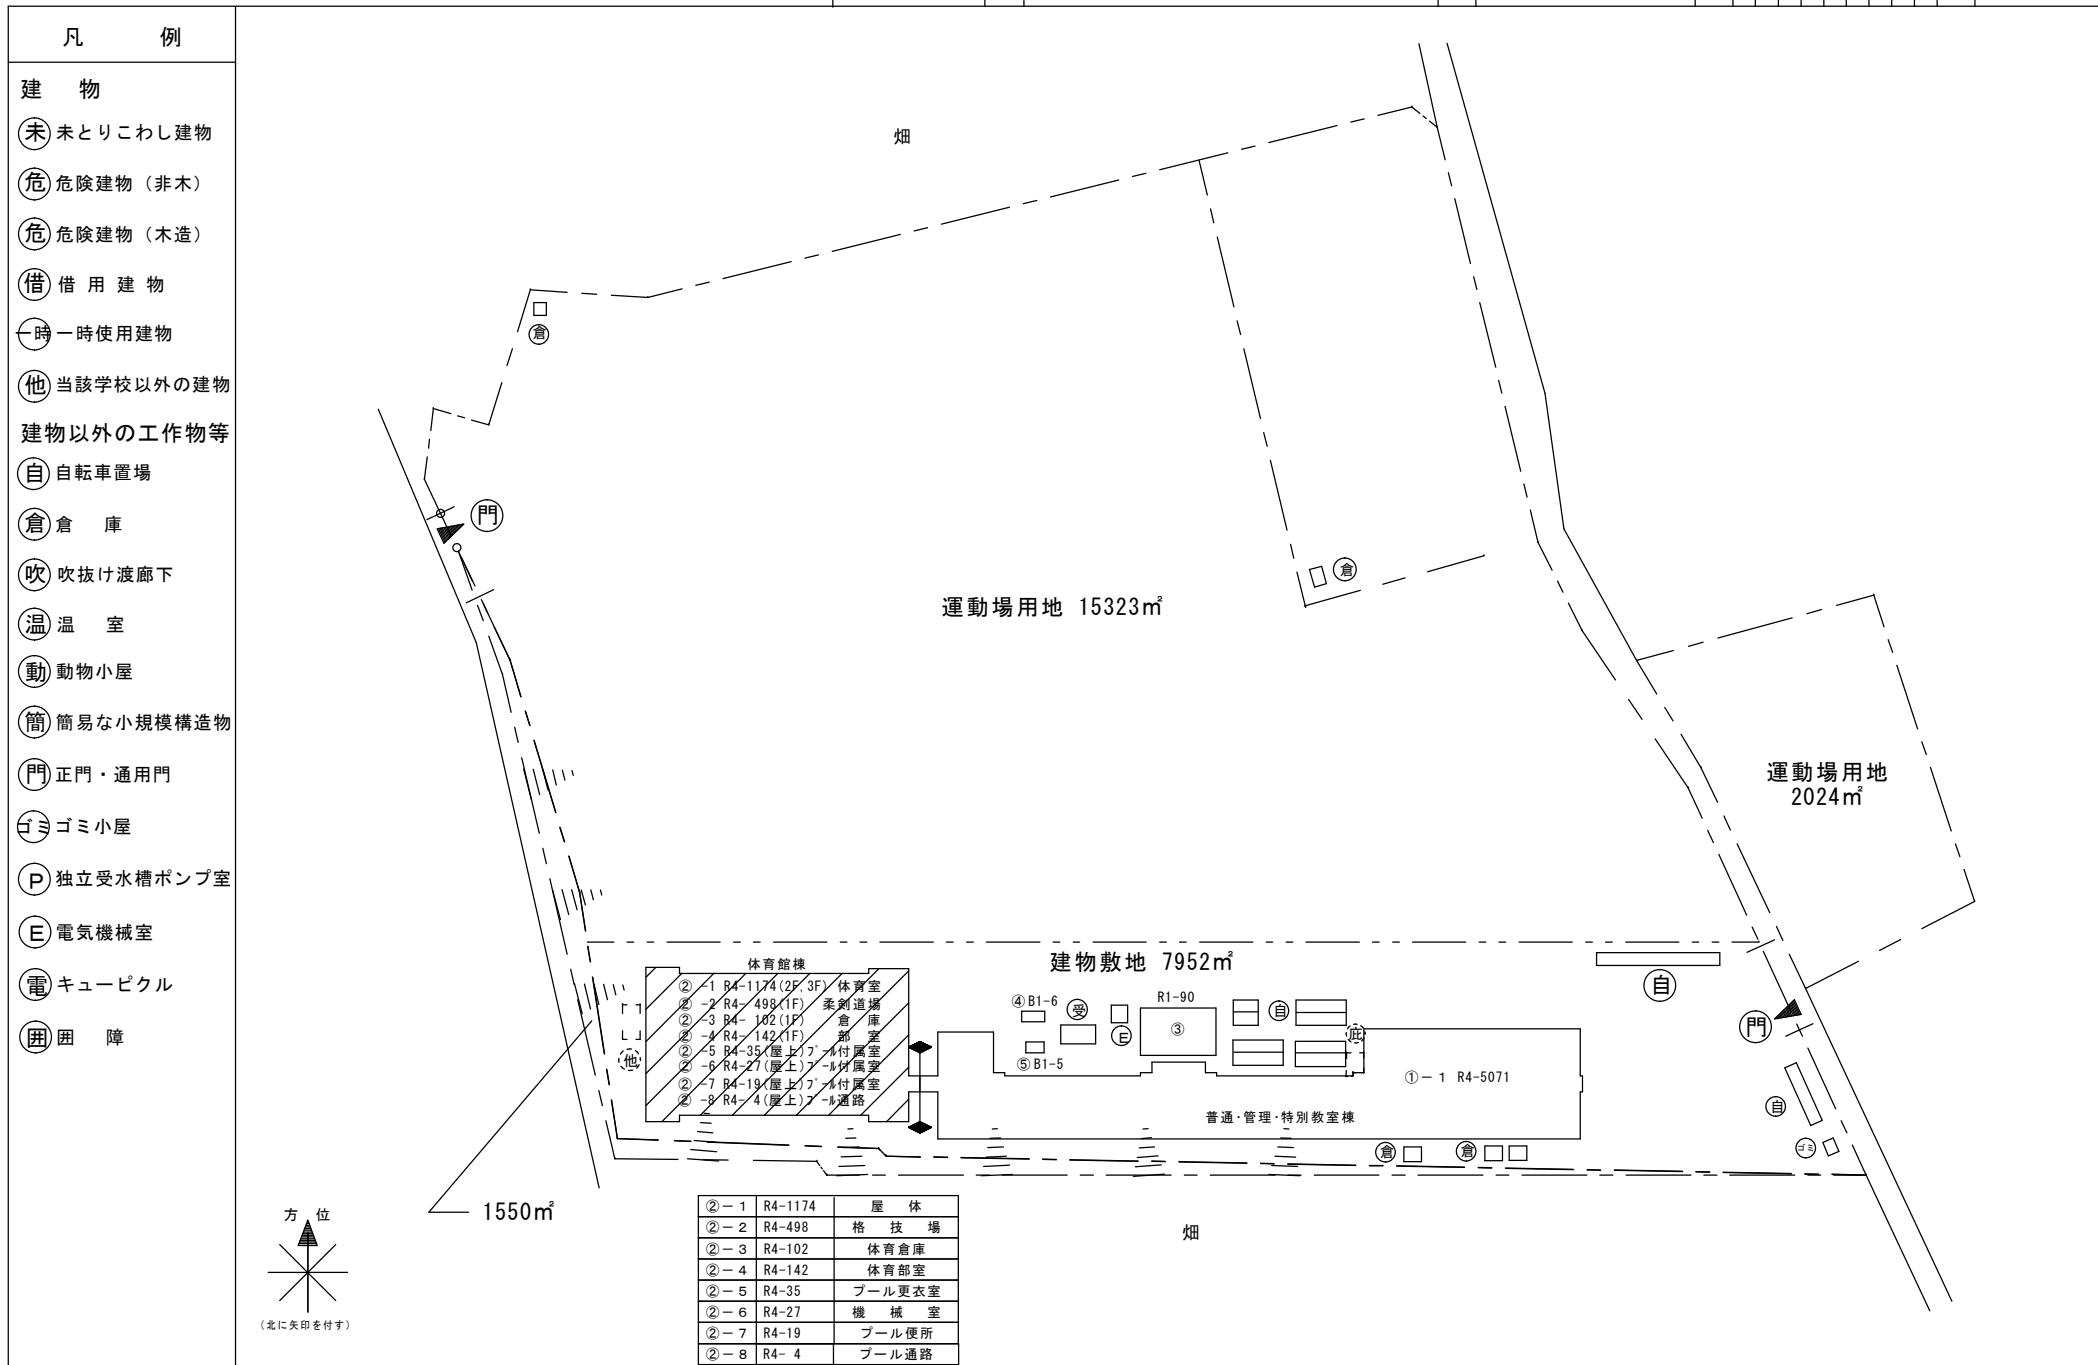

令和7年度

平面図

1/800


0 5 10 15 20 25 m

学校名
中央中学校調査番号
112153939(都道府県)
(市町村)
(学校)


整理番号

凡例

普通教室	普
技術教室	技術
理科教室	理科
家庭教室	家庭
図書室	図書
美術教室	美術
視聴覚室	視聴覚
音楽教室	音楽
便所	W C

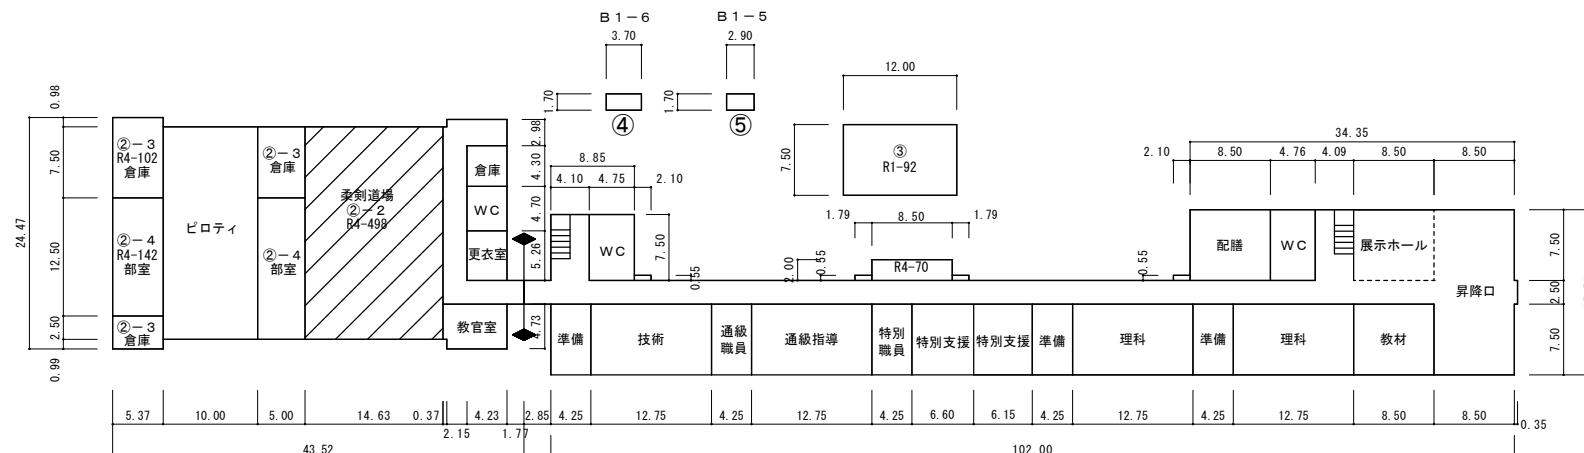

①-1 1階

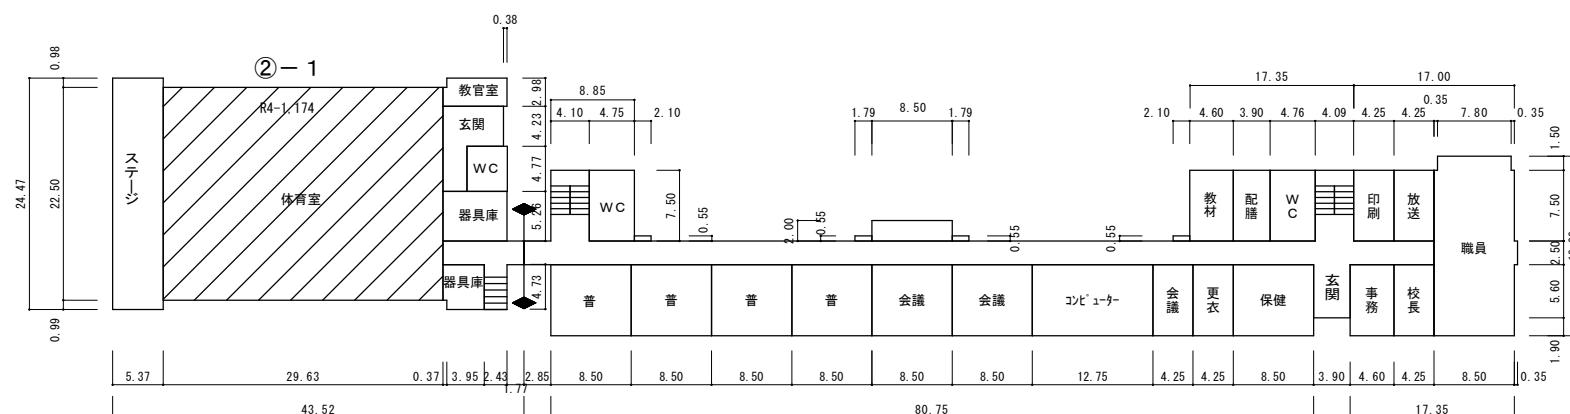


①-1 2階

平面図

令和7年度

施設の配置図	縮尺	1 / 1600	m	学校名	入間川中学校	調査番号	(都道府県)	(市町村)	(学校)	整理番号
		0 5 10 20 30 40 50				11 21 53 93 7				

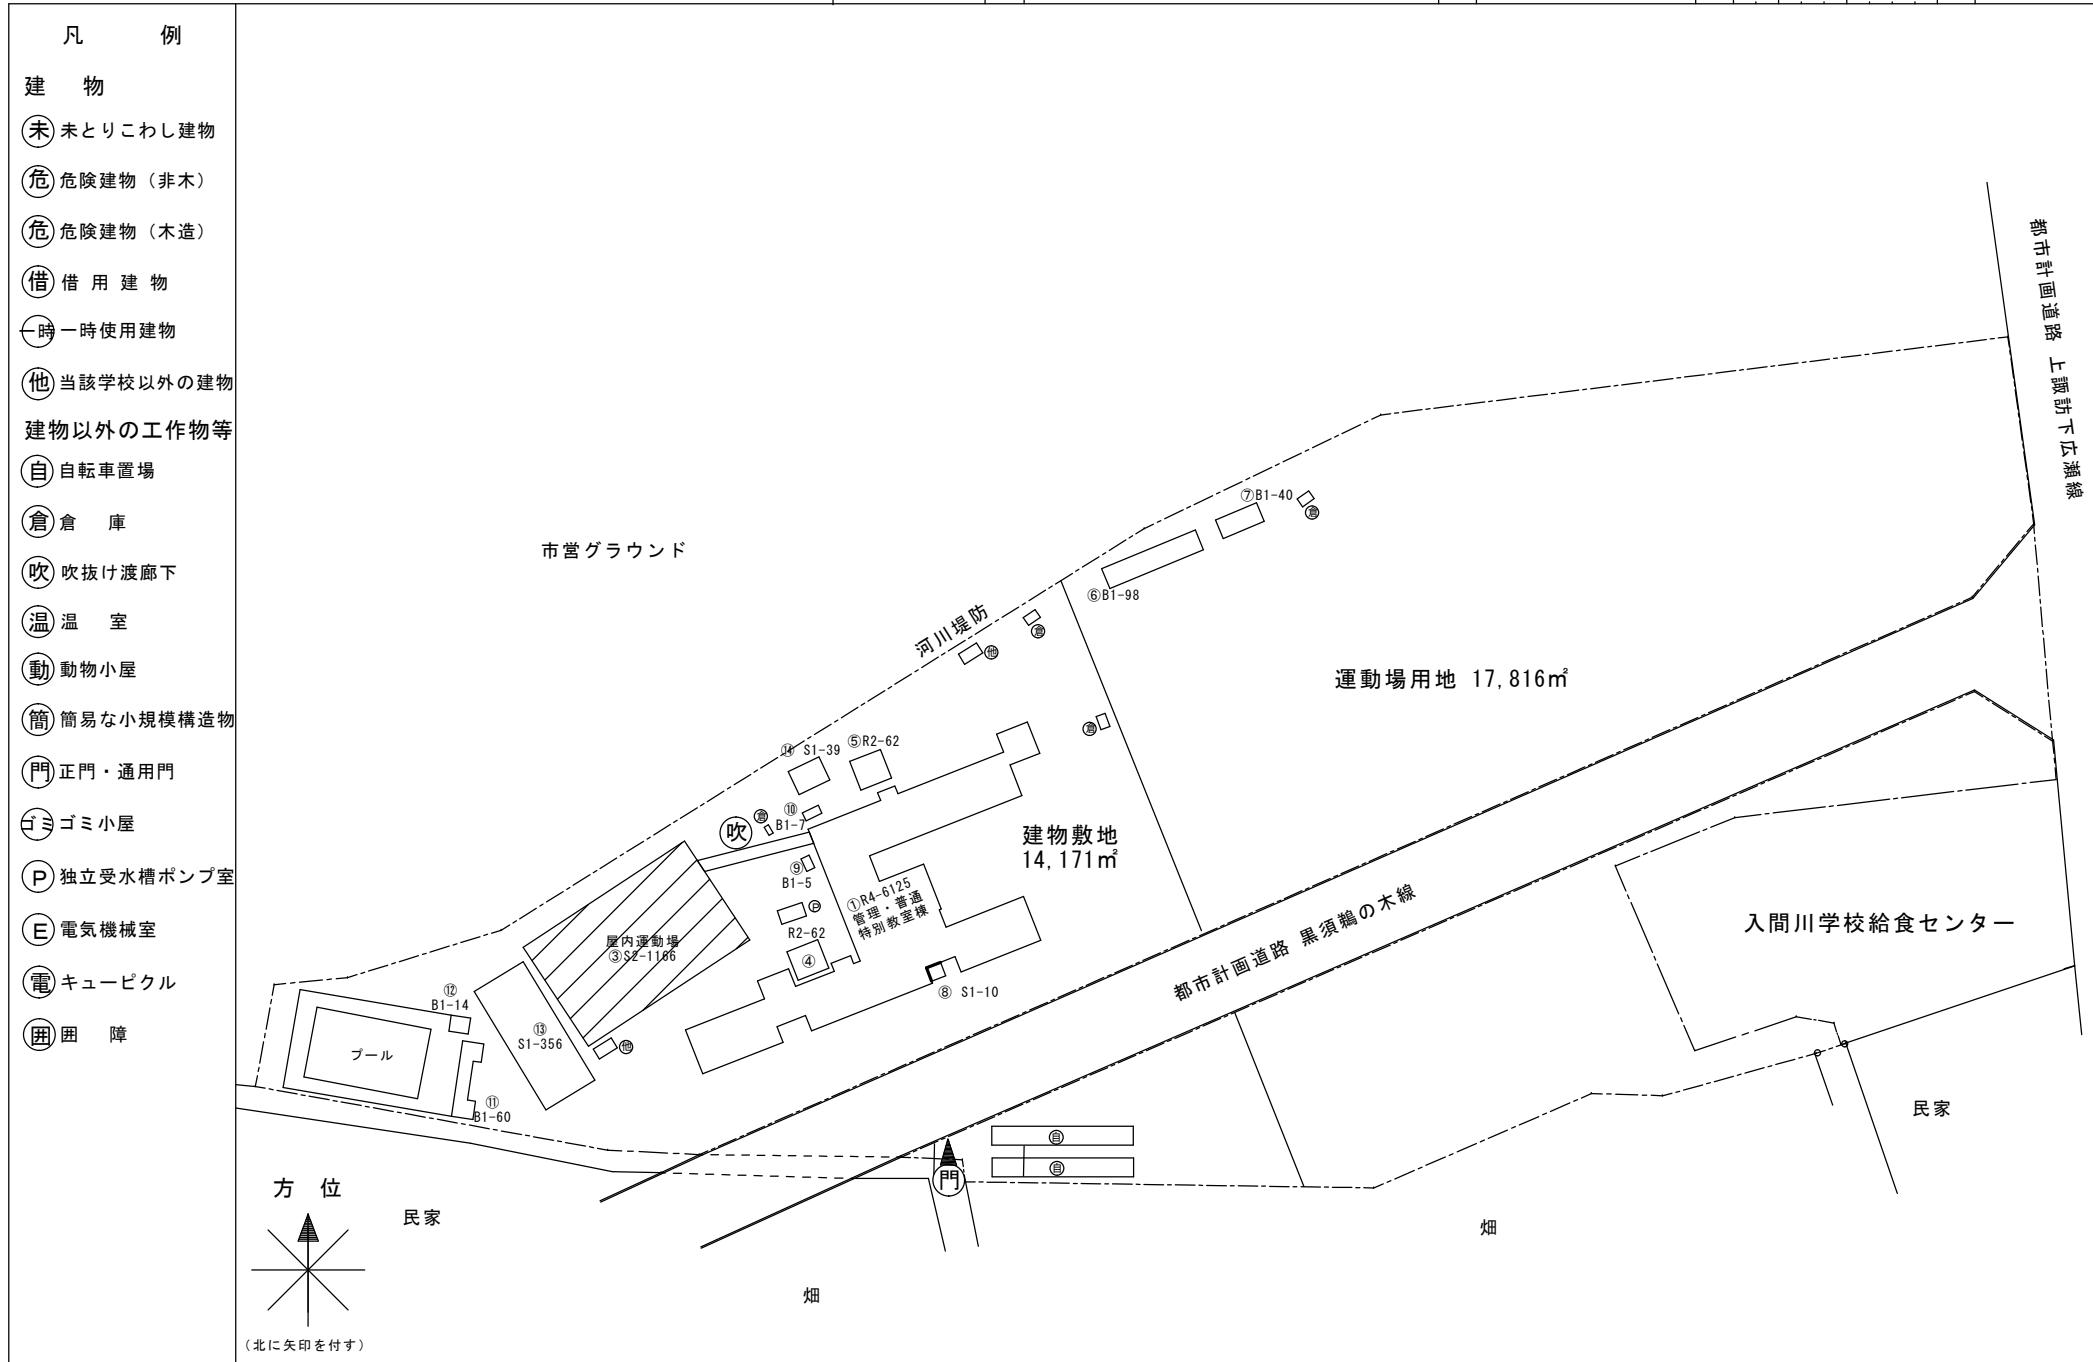

令和7年度

平面図

縮
尺






1 / 600
0 5 10 15 20 25 30

学校名

入間川中学校

(都道府県)	(市町村)	(学校)
1 1	2 1 5	3 9 3 7


整理番号

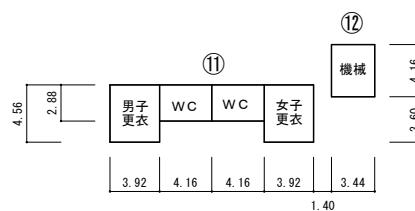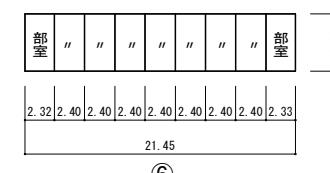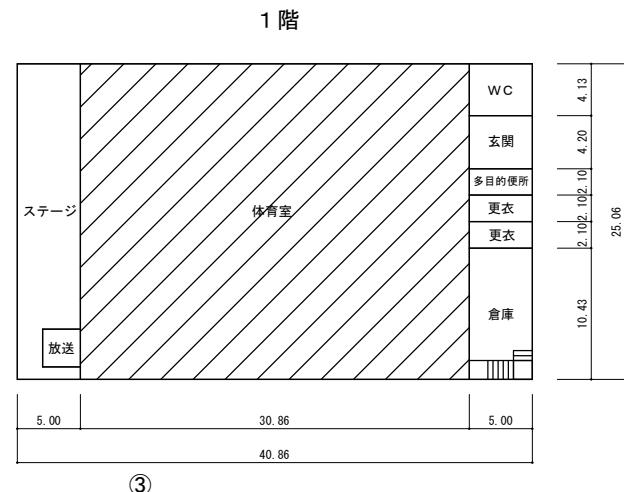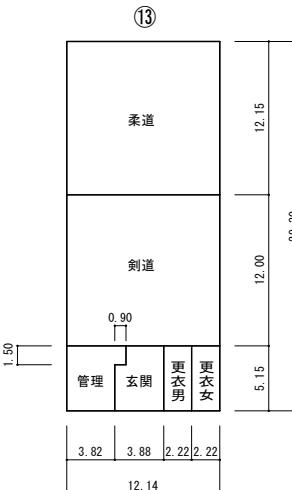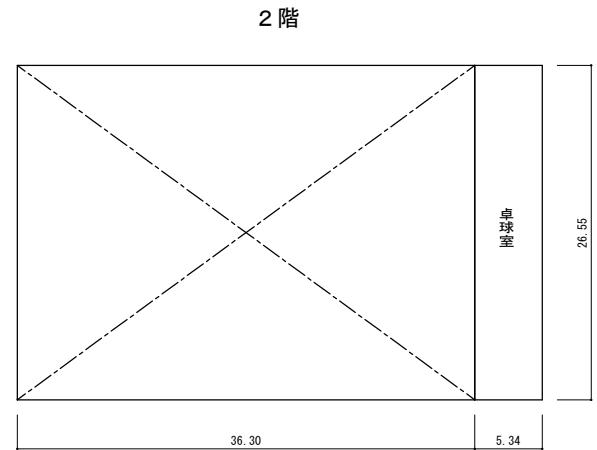

平面図

令和7年度

施設の配置図	縮尺 1 / 1500 0 5 10 20 30 40 50 m	学校名 山王中学校	調査番号 1 1 2 1 5 3 9 3 6	都道府県 (市町村) (学 校)	整理番号
--------	--	--------------	---------------------------	------------------------	------

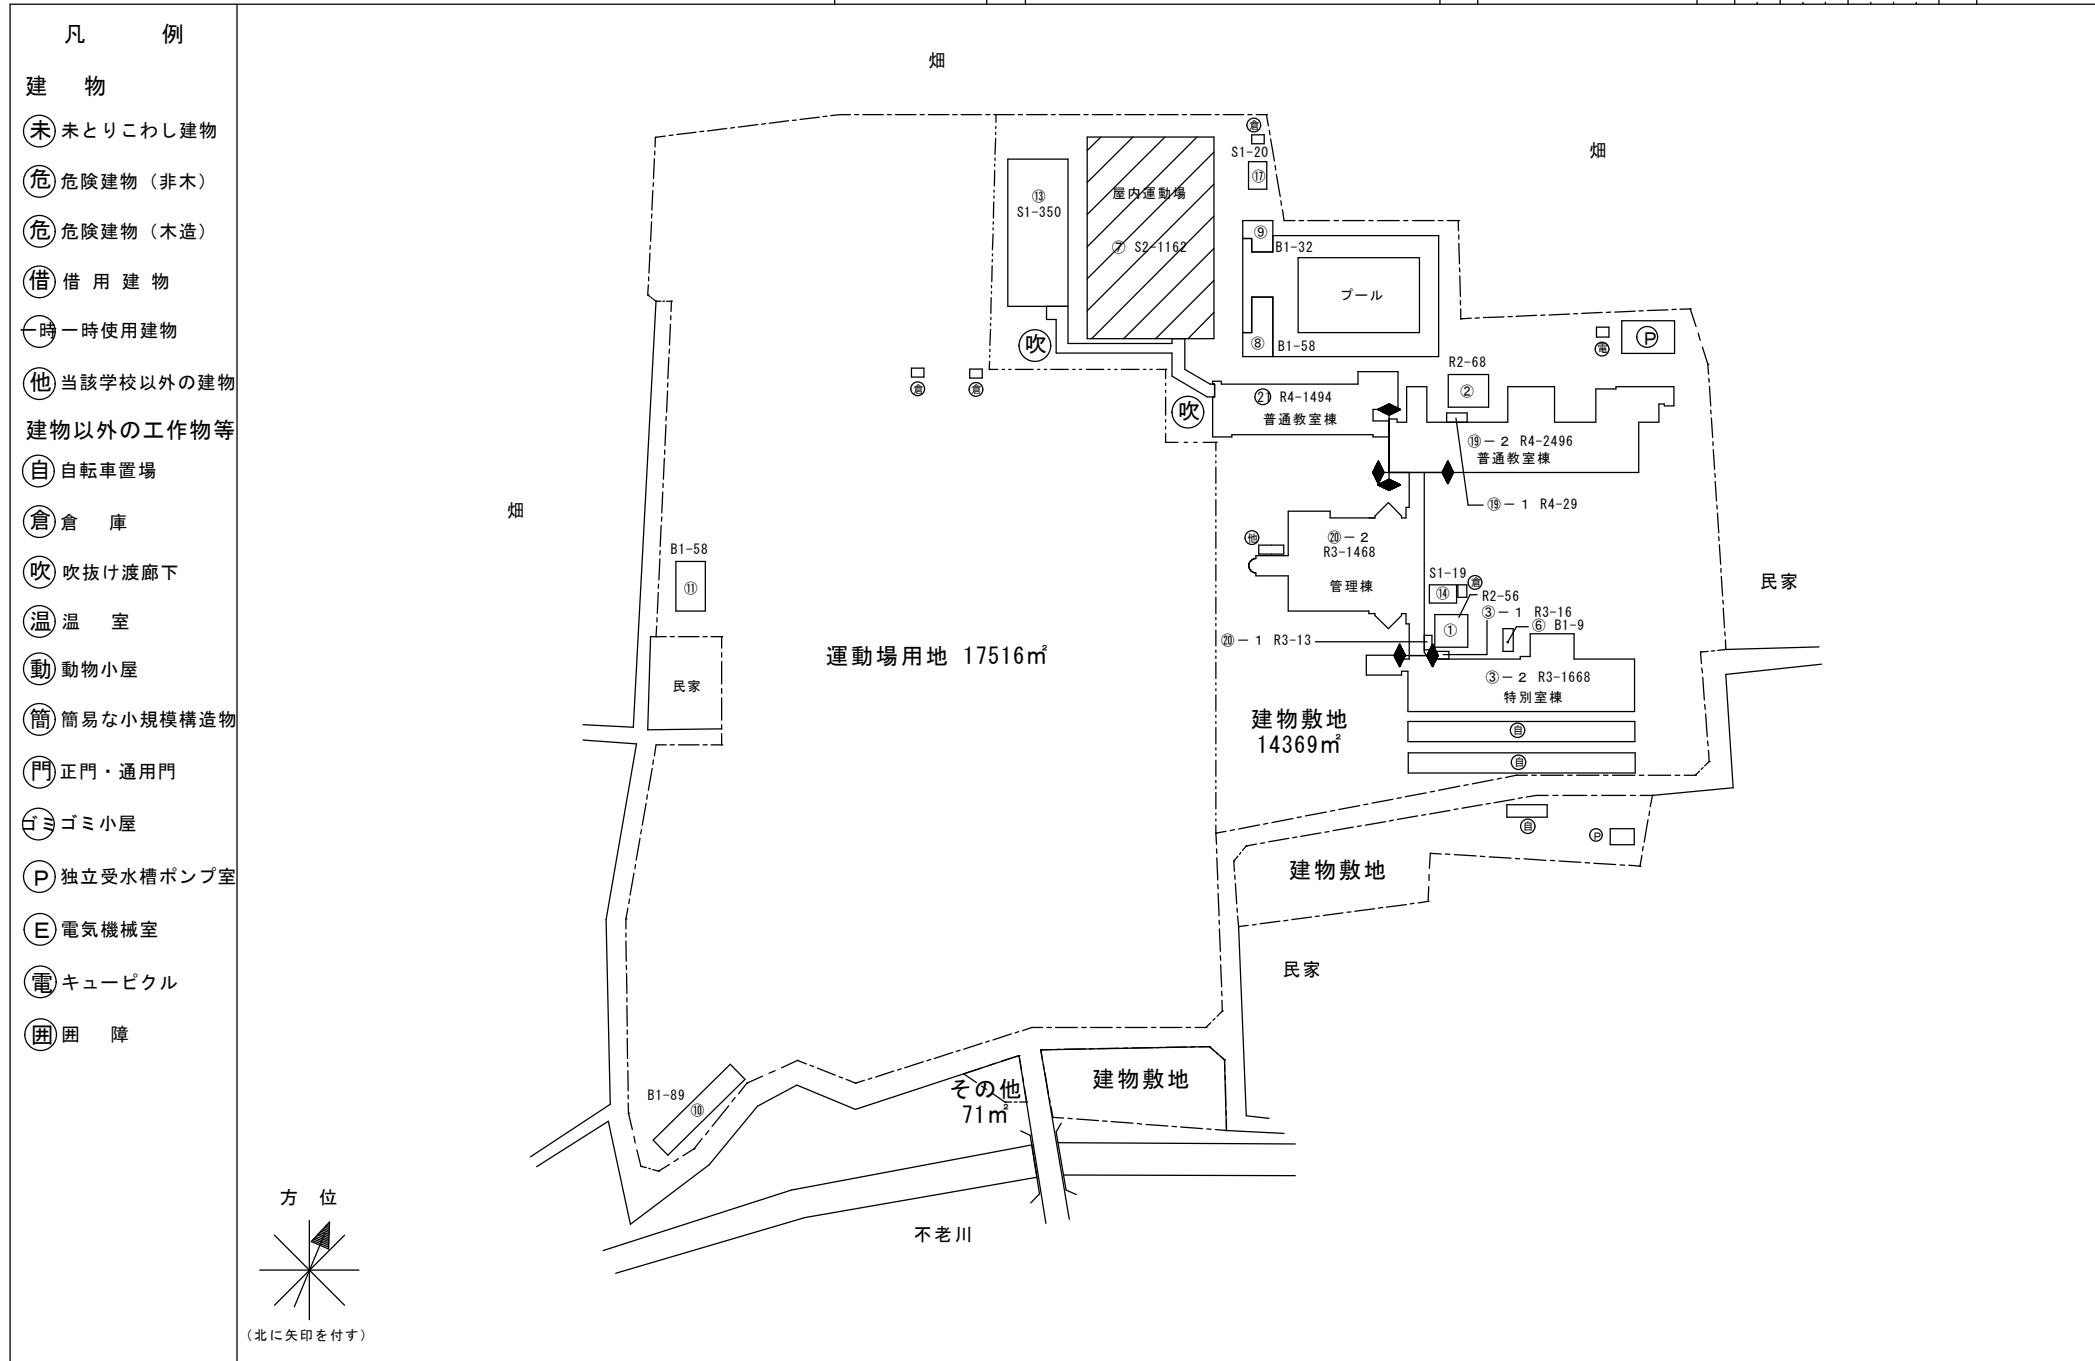

令和7年度

平面図








縮尺

1/800

0 5 1.0 1.5 2.0 2.5 3

山王中学校

都道府県	(市町村)	(学校)	整理番号
111	2115	319316	

 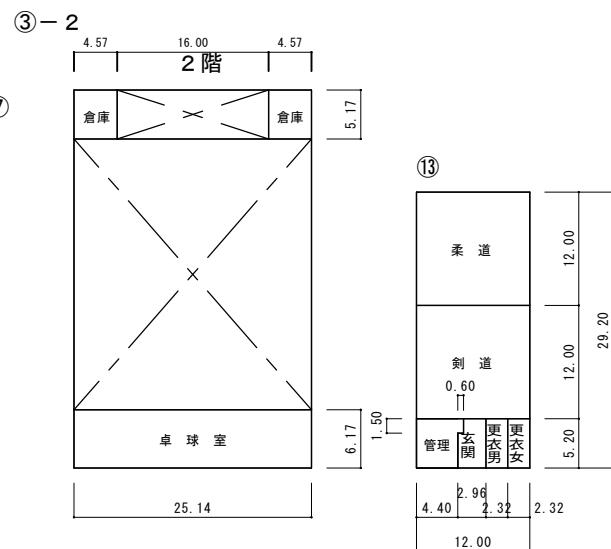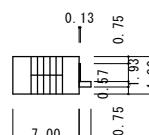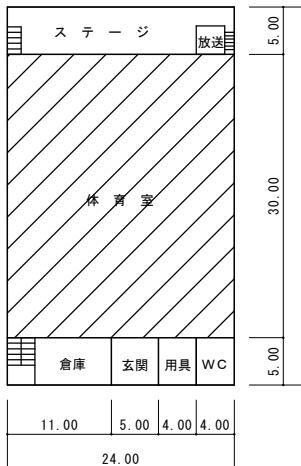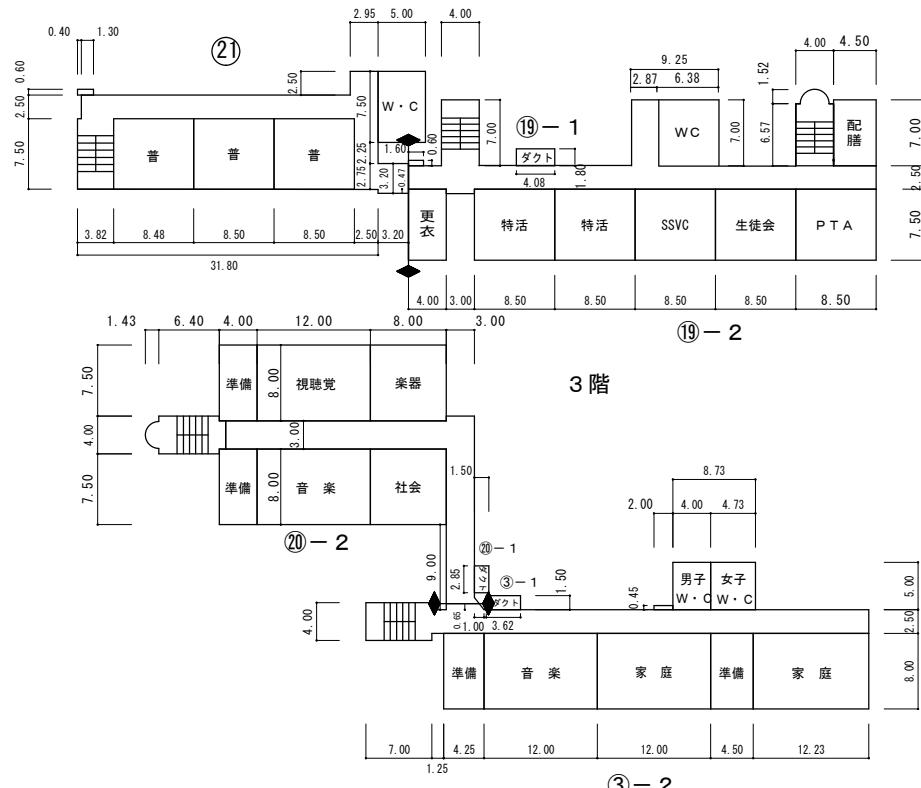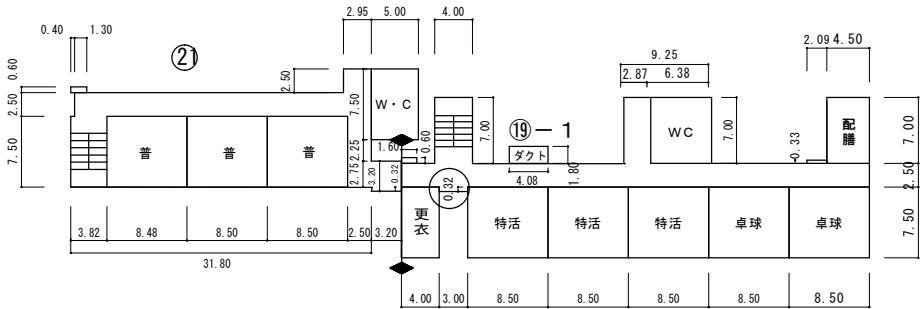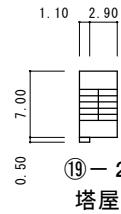

平面図

令和7年度

施設の配置図

縮
尺

1 / 1200

0 5 10 20 30 40 50 m

学
校
名

入間野中学校

調
査
番
号

(都道府県)

(市町村)

(学
校)整
理
番
号

111

2115

3191410

凡 例

建 物

未 未とりこわし建物

危 危険建物（非木）

危 危険建物（木造）

借 借用建物

一時 一時使用建物

他 当該学校以外の建物

建物以外の工作物等

自 自転車置場

倉 倉庫

吹 吹抜け渡廊下

温 温室

動 動物小屋

簡 簡易な小規模構造物

門 正門・通用門


 
ゴミ 小屋

P 独立受水槽ポンプ室

E 電気機械室

電 キューピクル

囲 囲障

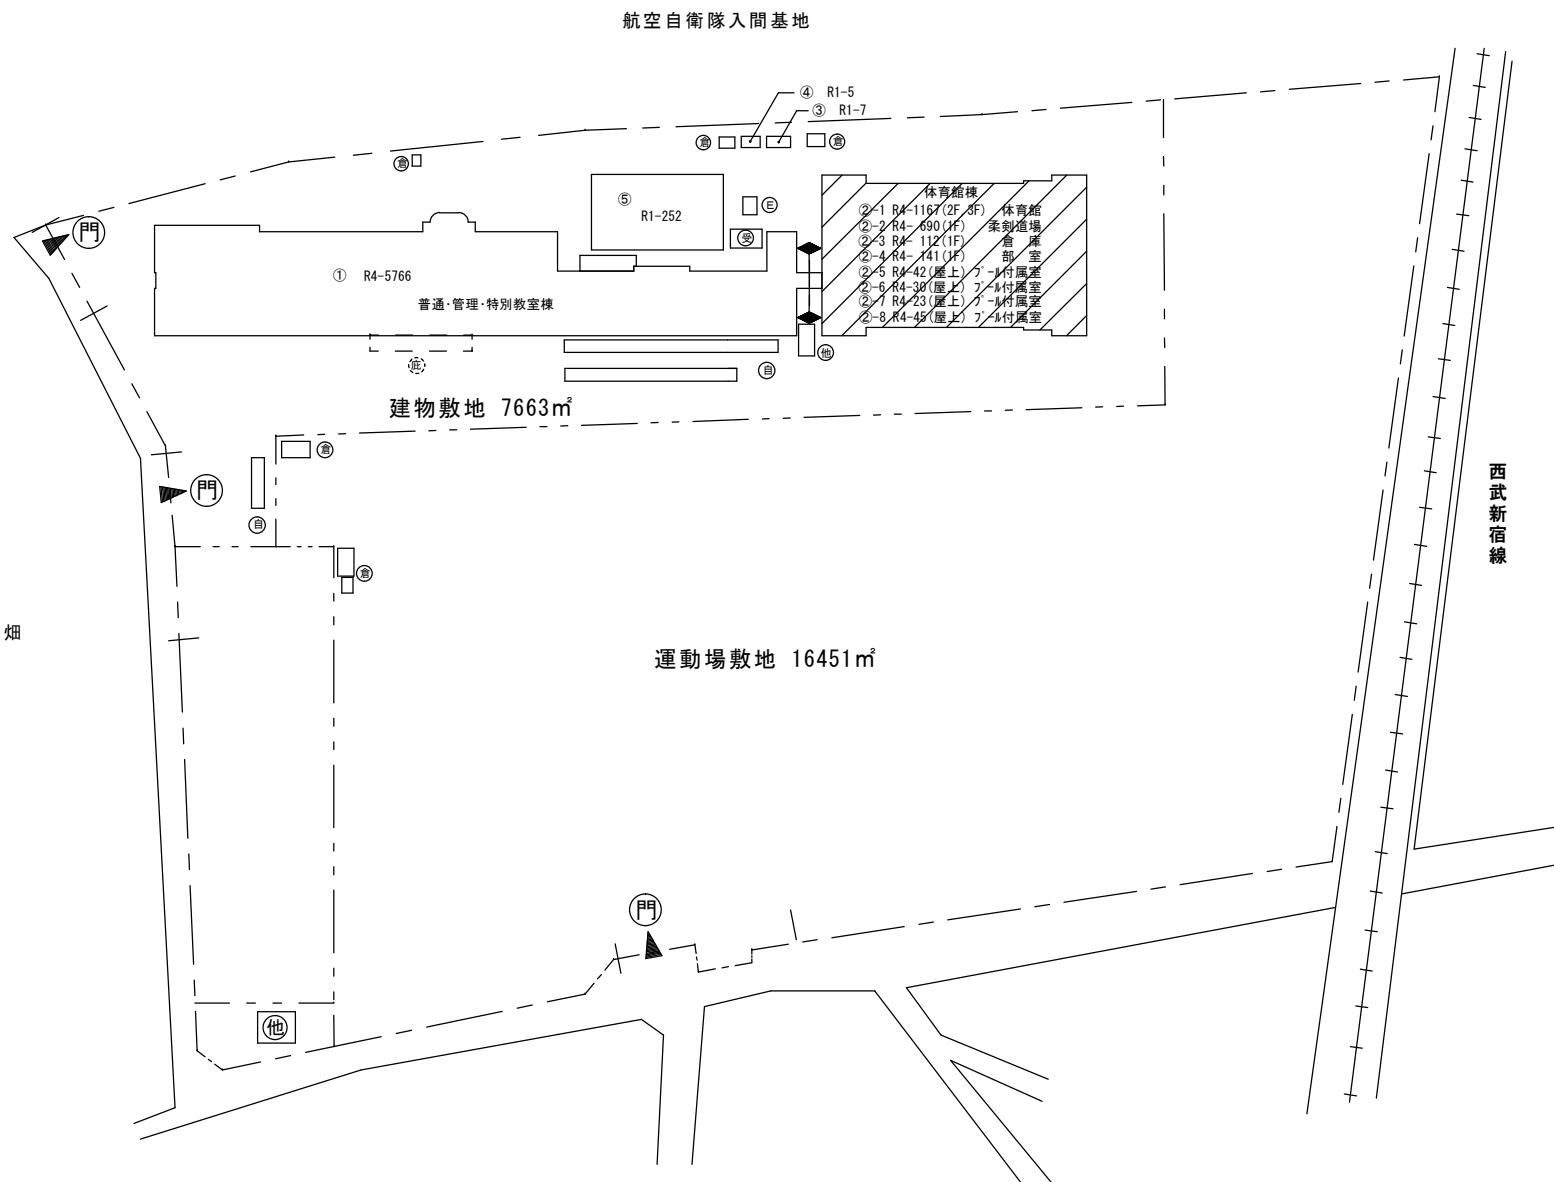


令和7年度

平面圖

1 / 800

入間野中学校


11 215 3940

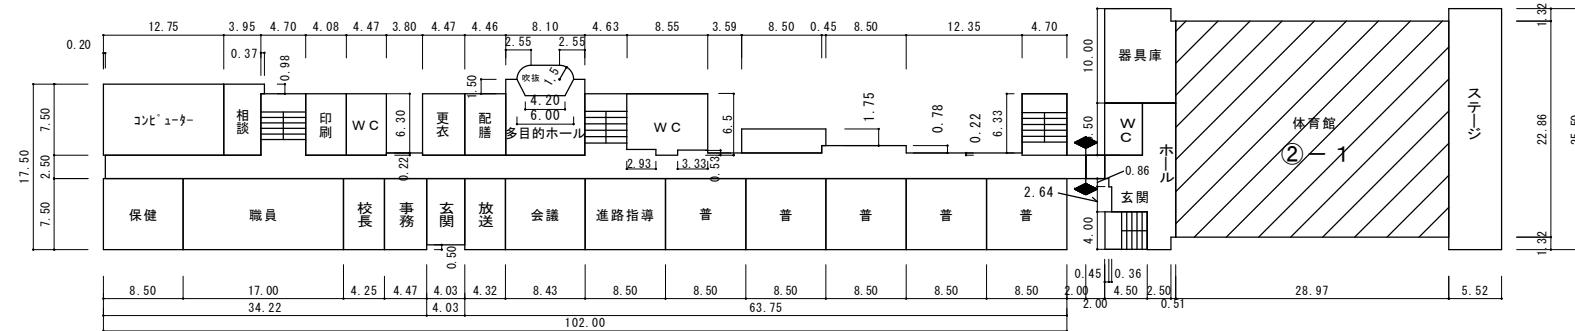

1

2 階

①-1 R 4-5766

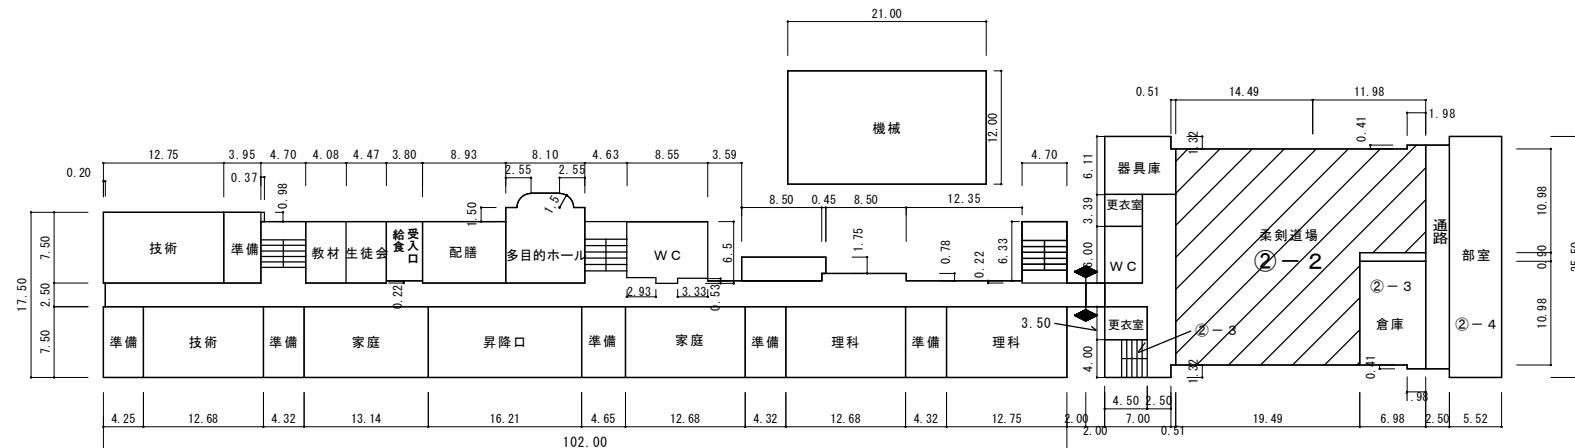

1

1 階

凡例

普通教室	普
準備室	準備
理科教室	理科
音楽教室	音楽
美術教室	美術
技術教室	技術

平面圖

令和7年度

施設の配置図

縮
尺

1 / 1200

0 5 10 20 30 40 50 m

学校名

堀兼中学校



調査番号

(都道府県)
1 1 2 1 5 3 9 3 3
(市町村)

(学校)

整理番号

凡 例	
建 物	
未 未とりこわし建物	
危 危険建物（非木）	
危 危険建物（木造）	
借 借用建物	
時 一時使用建物	
他 当該学校以外の建物	
建物以外の工作物等	
自 自転車置場	
倉 倉庫	
吹 吹抜け渡廊下	
温 温室	
動 動物小屋	
簡 簡易な小規模構造物	
門 正門・通用門	
ゴミ ゴミ小屋	
P 独立受水槽ポンプ室	
E 電気機械室	
電 キューピクル	
囲 囲障	

 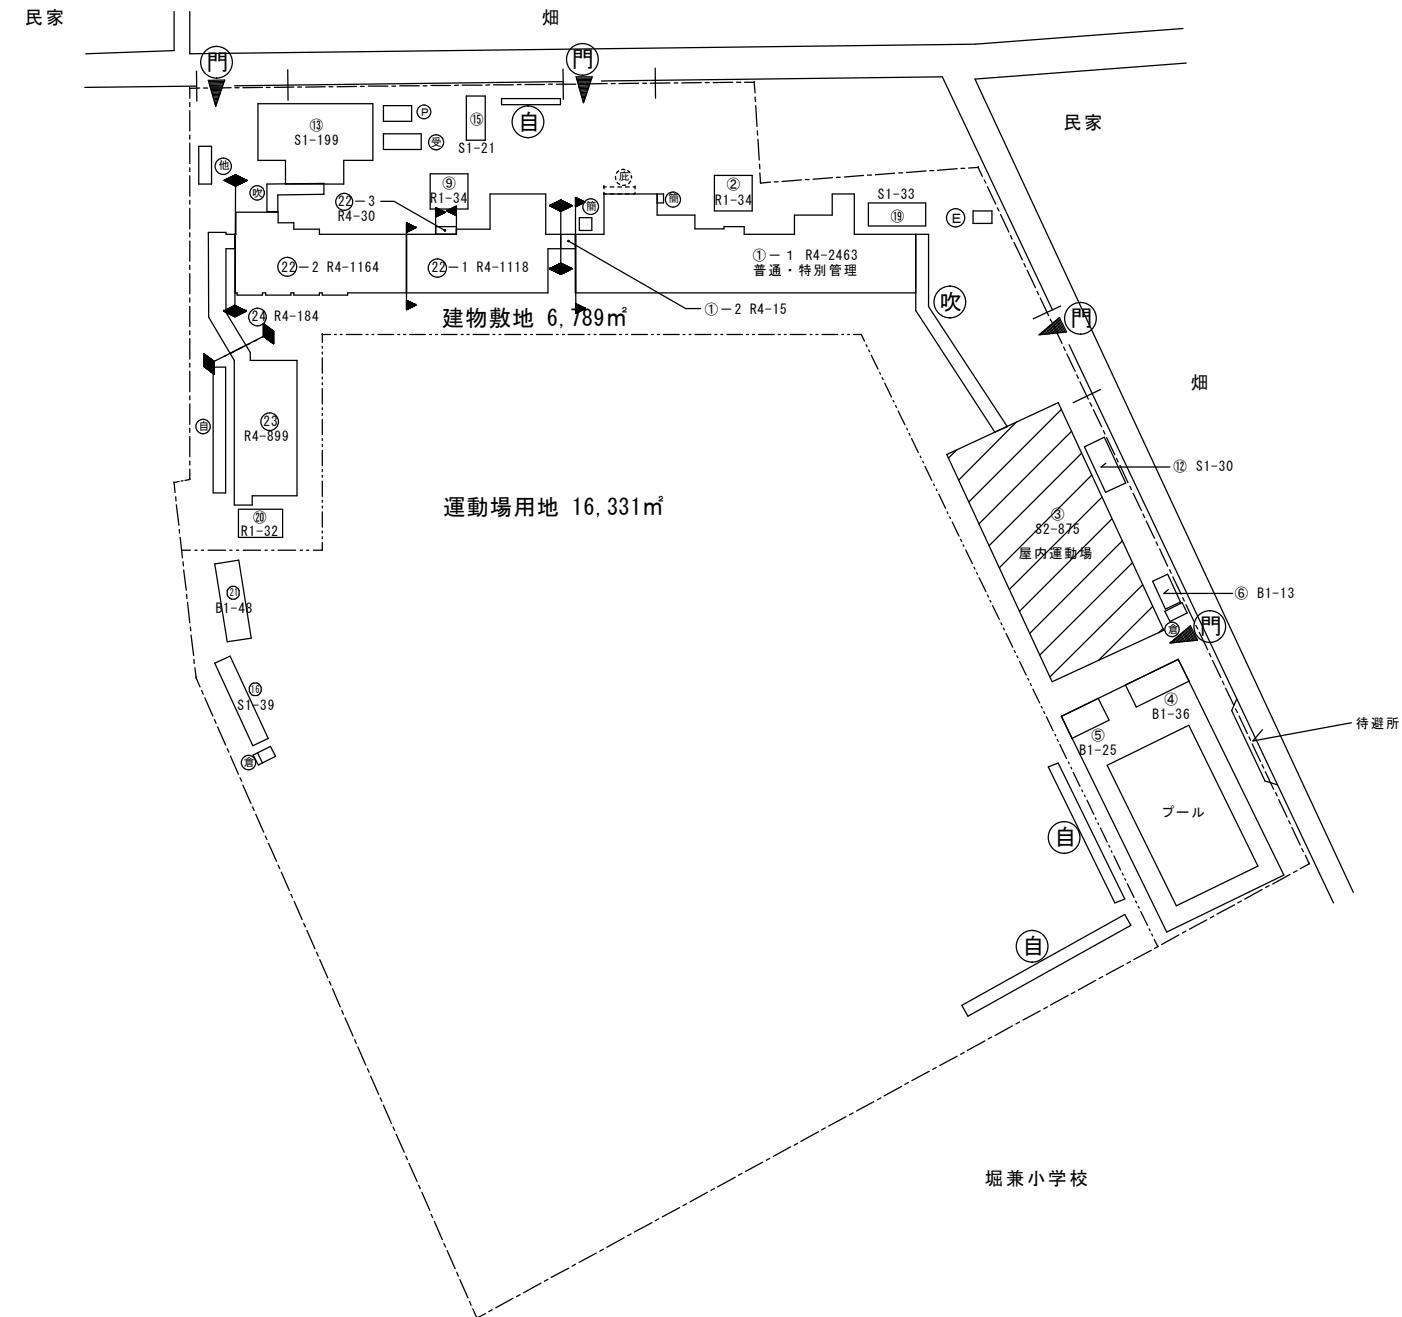

令和7年度

平面図 縮 1/800 0 5 10 15 20 25 m

堀兼中学校

調査番号	(都道府県)	(市町村)	(学校)	整理番号
	111	2115	39138	

凡例

普通教室	普
準備室	準備
理科教室	理科
音楽教室	音楽
家庭教室	家庭
美術教室	美術
便所	W C
技術教室	技術
特別活動室	特活

(15) 危用具 3.00

2.00	5.00
------	------

18.25

13

柔道場	剣道場
更衣	更衣
玄関	
更衣	

9.25

3.80 | 9.00

12 物置 8.00

④ 機械 更衣 教官 3.88
[2.80] 3.20 [3.32]

⑤ 更衣 教官 3.88
[3.26] 3.26

14.40

16

部室	"	"	"	"	"	部室
1.80	1.80	1.80	1.80	1.80	1.80	2.70

1.80 | 1.80 | 1.80 | 1.80 | 1.80 | 1.80

⑥ W C 2.64
[4.86]

卓球場 20.70

4.73

③ 2階

19.52





5.26	2.50	4.00	2.00	3.76
5.26	2.00	2.00	2.00	3.76

多目的	便所			
更衣室				
更衣室				
玄関				
教官室				
器具庫				

3.91 | 31.00 | 39.82

③ 1階


平面図

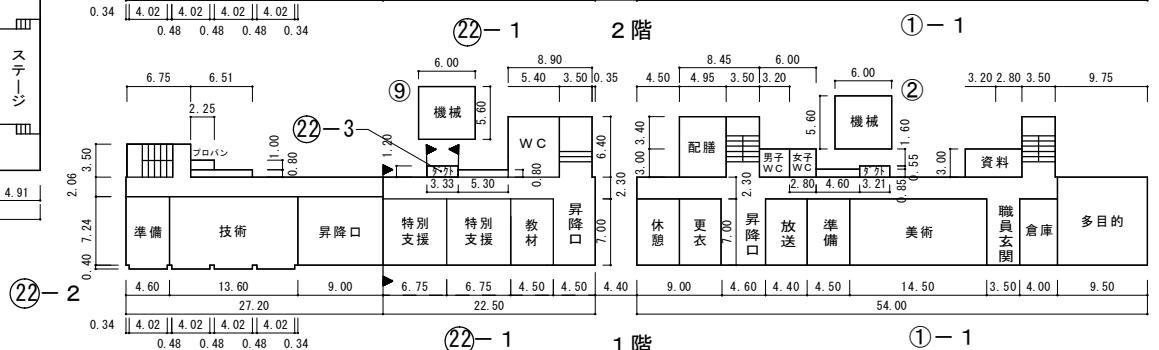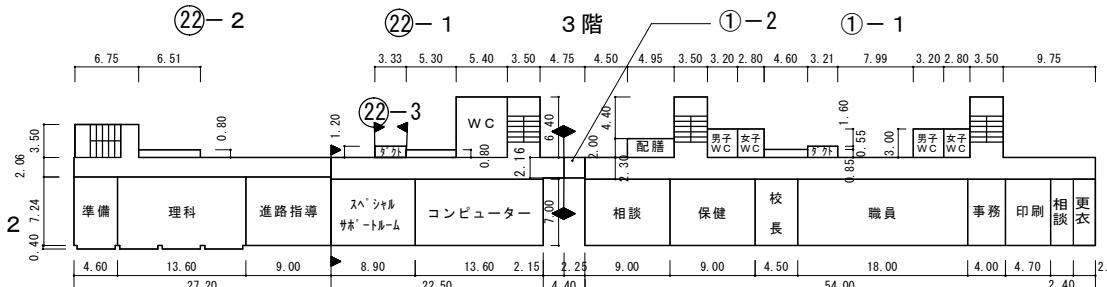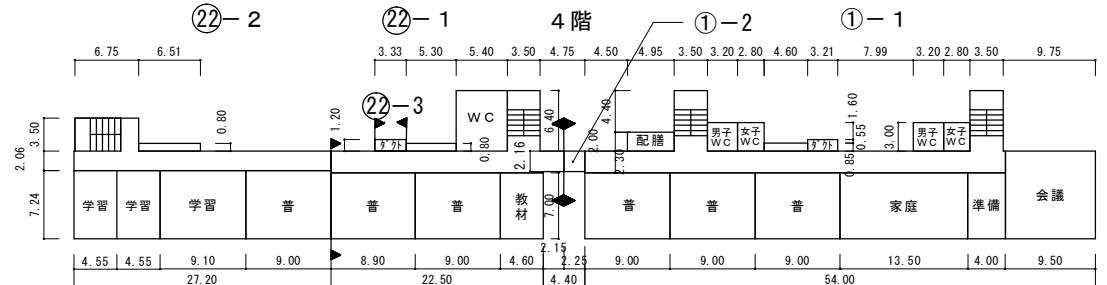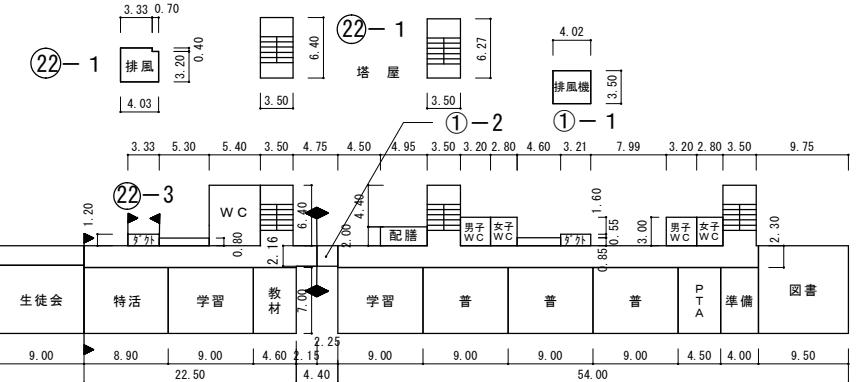

文部科学省

令和7年度

施設の配置図	縮尺	1 / 1500 m	学校名	狭山台中学校	調査番号	(都道府県)	(市町村)	(学校)	整理番号
					1112153935				

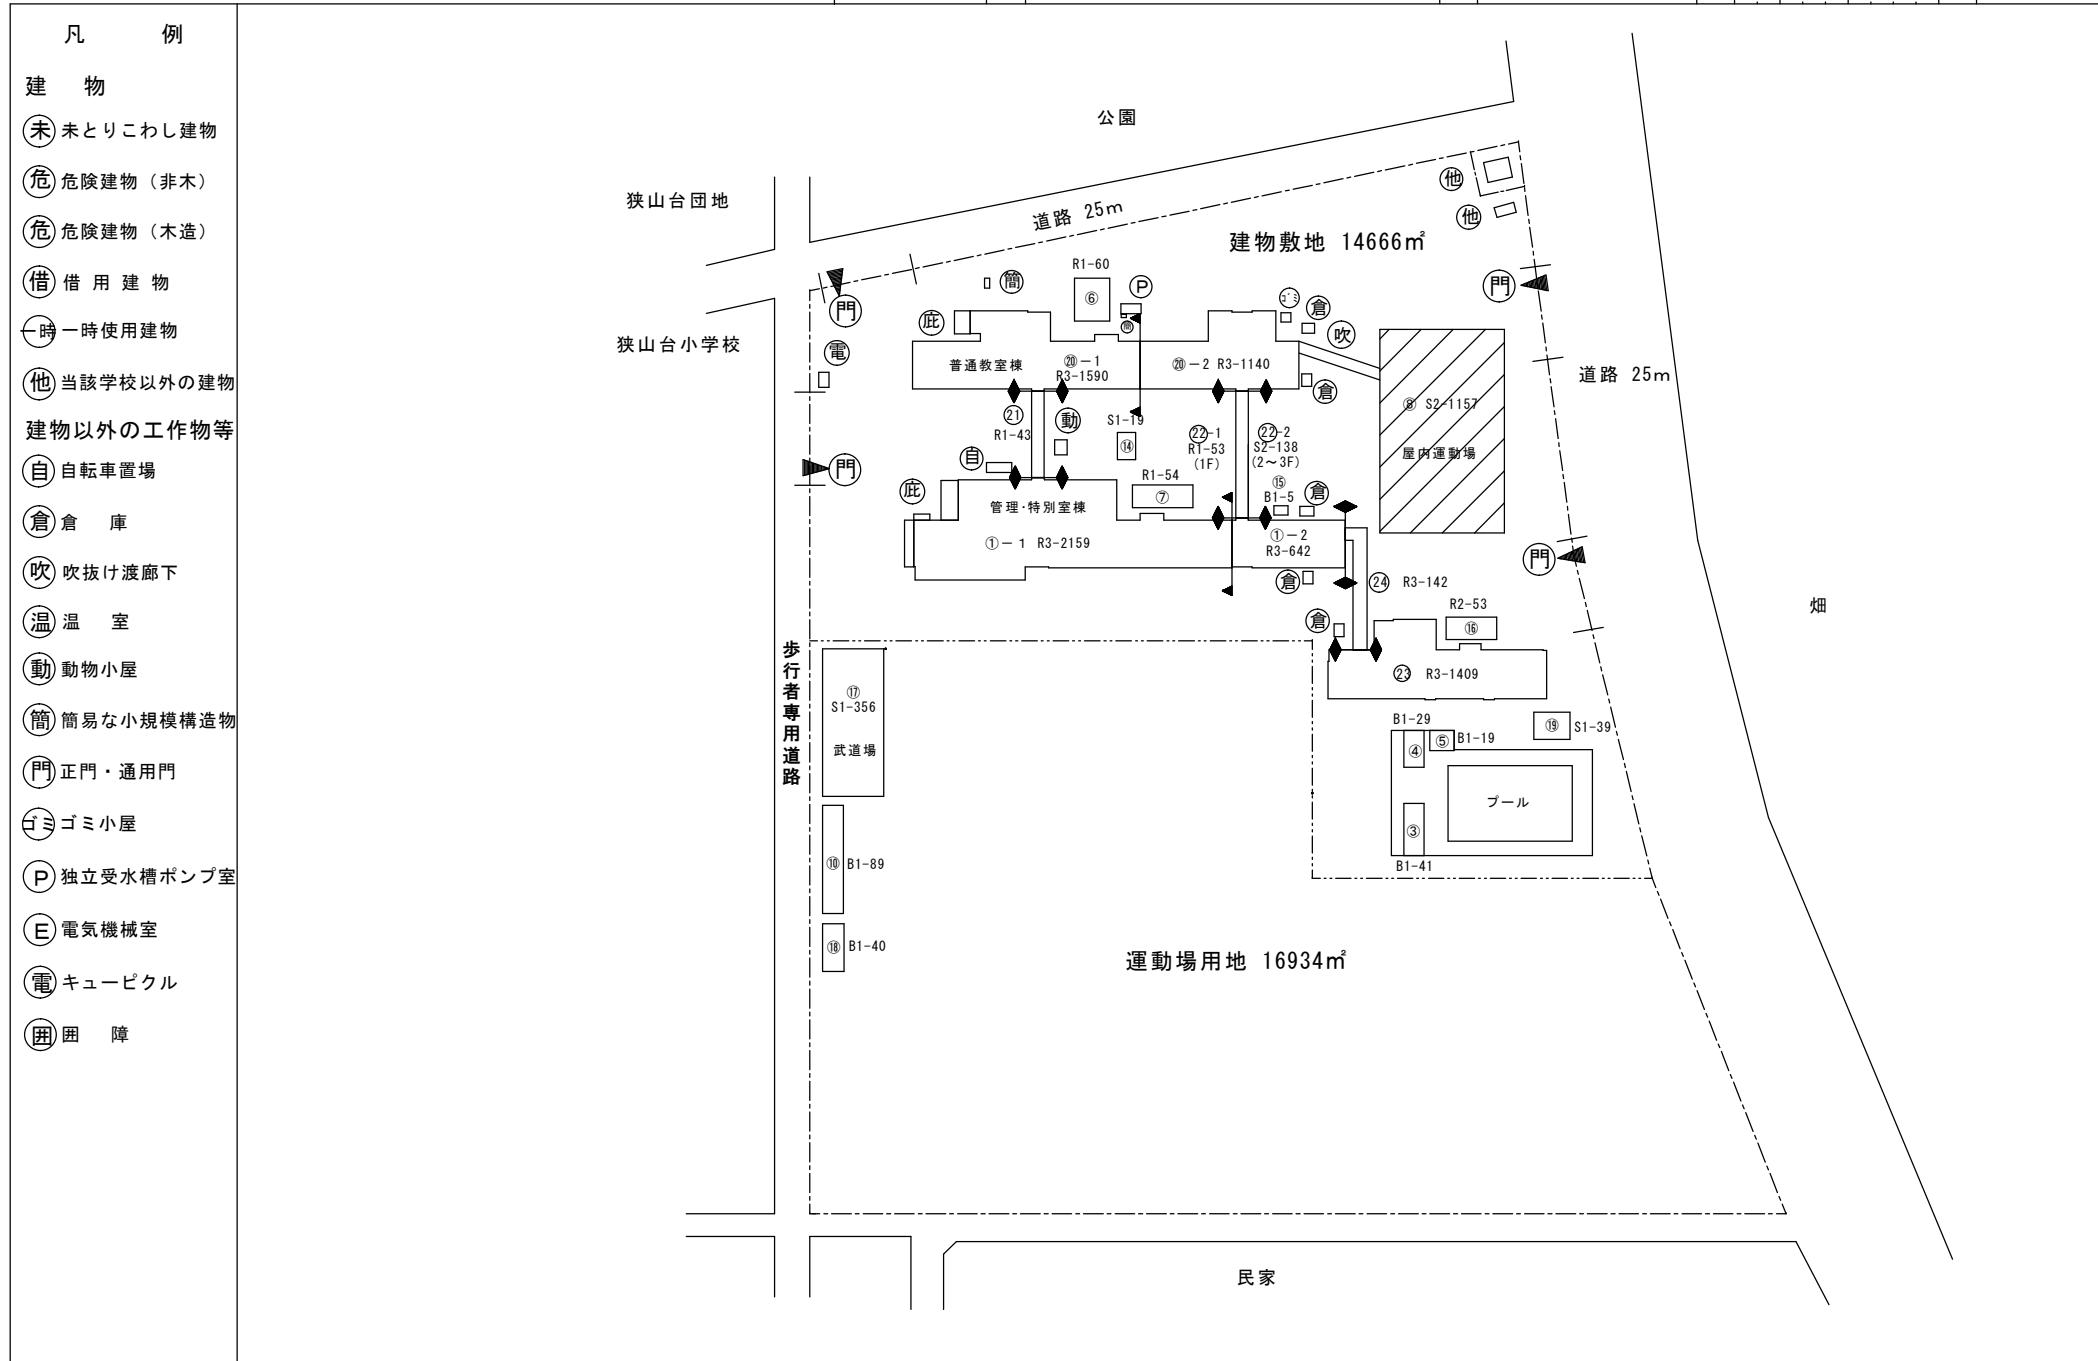

令和7年度

平面図

縮尺


1 / 800

0 5 10 15 20 25 m





狹山台中学校

(都道府県)	(市町村)	(学校)
1 1	2 1 5	3 9 3 5

整理番号

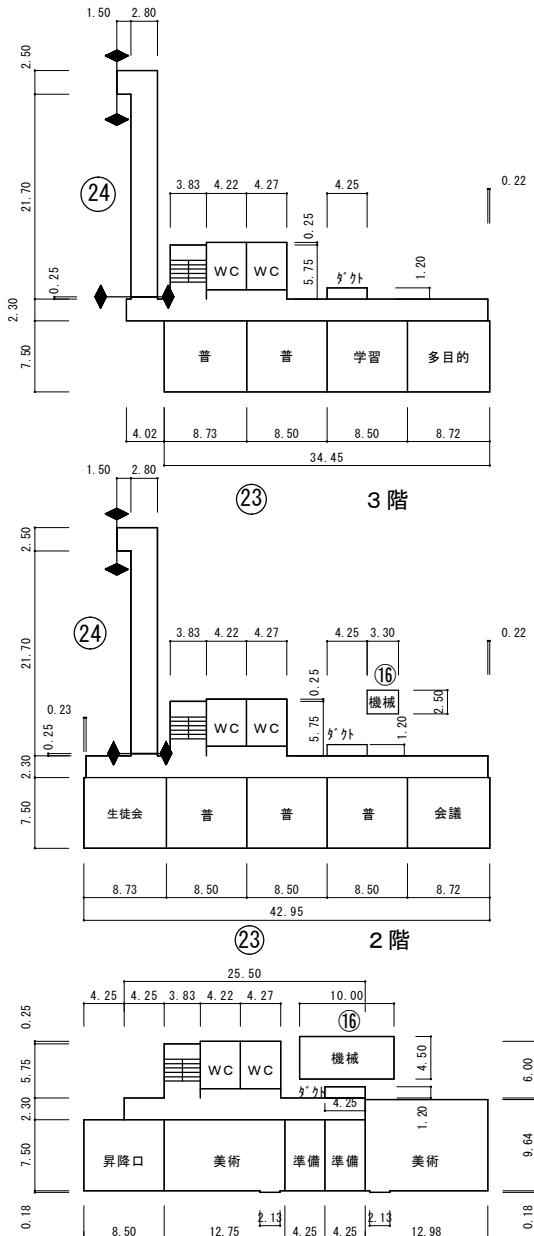

平面図

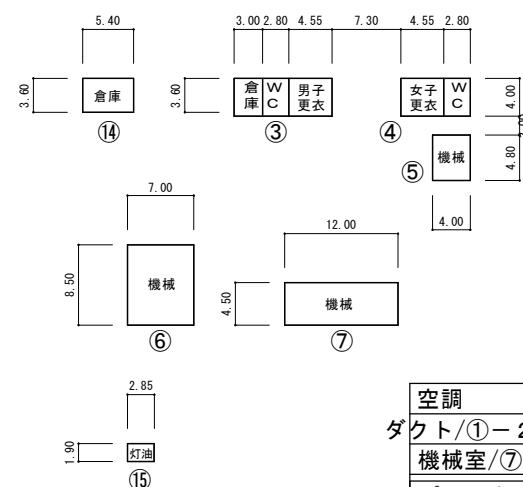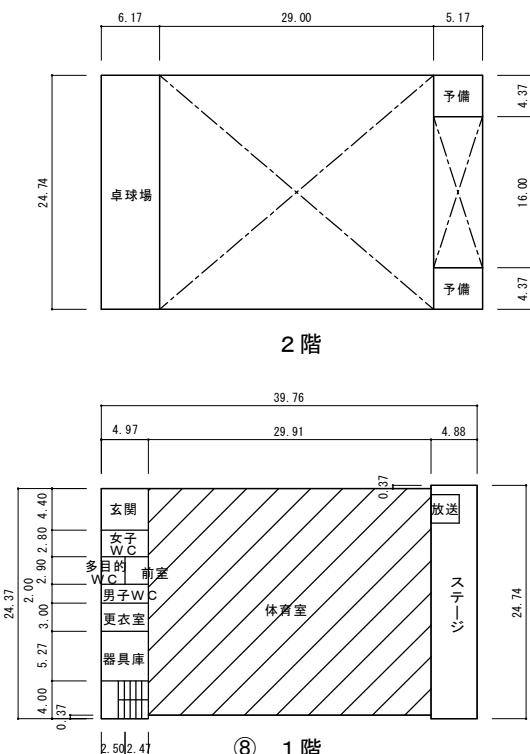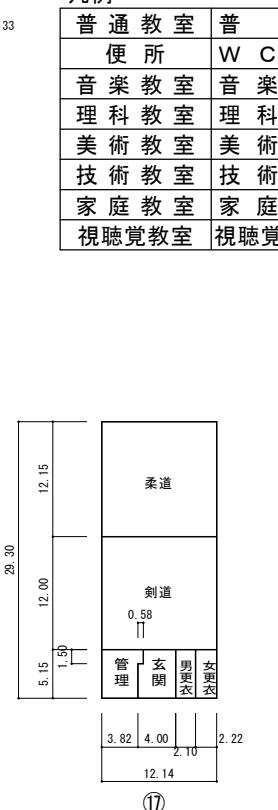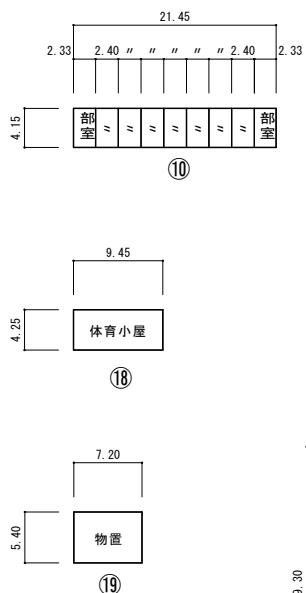


空調
ダクト/①-2, ①-3, ①-7,
機械室/⑦, ⑯ 218 m ²
プール専用付属室 89 m ²
クラブ室 ⑩ 89 m ²



令和7年度

施設の配置図	縮尺	1 / 1500	m	学校名	柏原中学校	調査番号	都道府県	(市町村)	(学校)	整理番号
		11	215	3938						

凡 例
建 物
未 未とりこわし建物
危 危険建物（非木）
危 危険建物（木造）
借 借用建物
一時 一時使用建物
他 当該学校以外の建物
建物以外の工作物等
自 自転車置場
倉 倉庫
吹 吹抜け渡廊下
温 温室
動 動物小屋
簡 簡易な小規模構造物
門 正門・通用門
ゴミ ゴミ小屋
P 独立受水槽ポンプ室
E 電気機械室
電 キューピクル
囲 囲障
方 位
(北に矢印を付す)

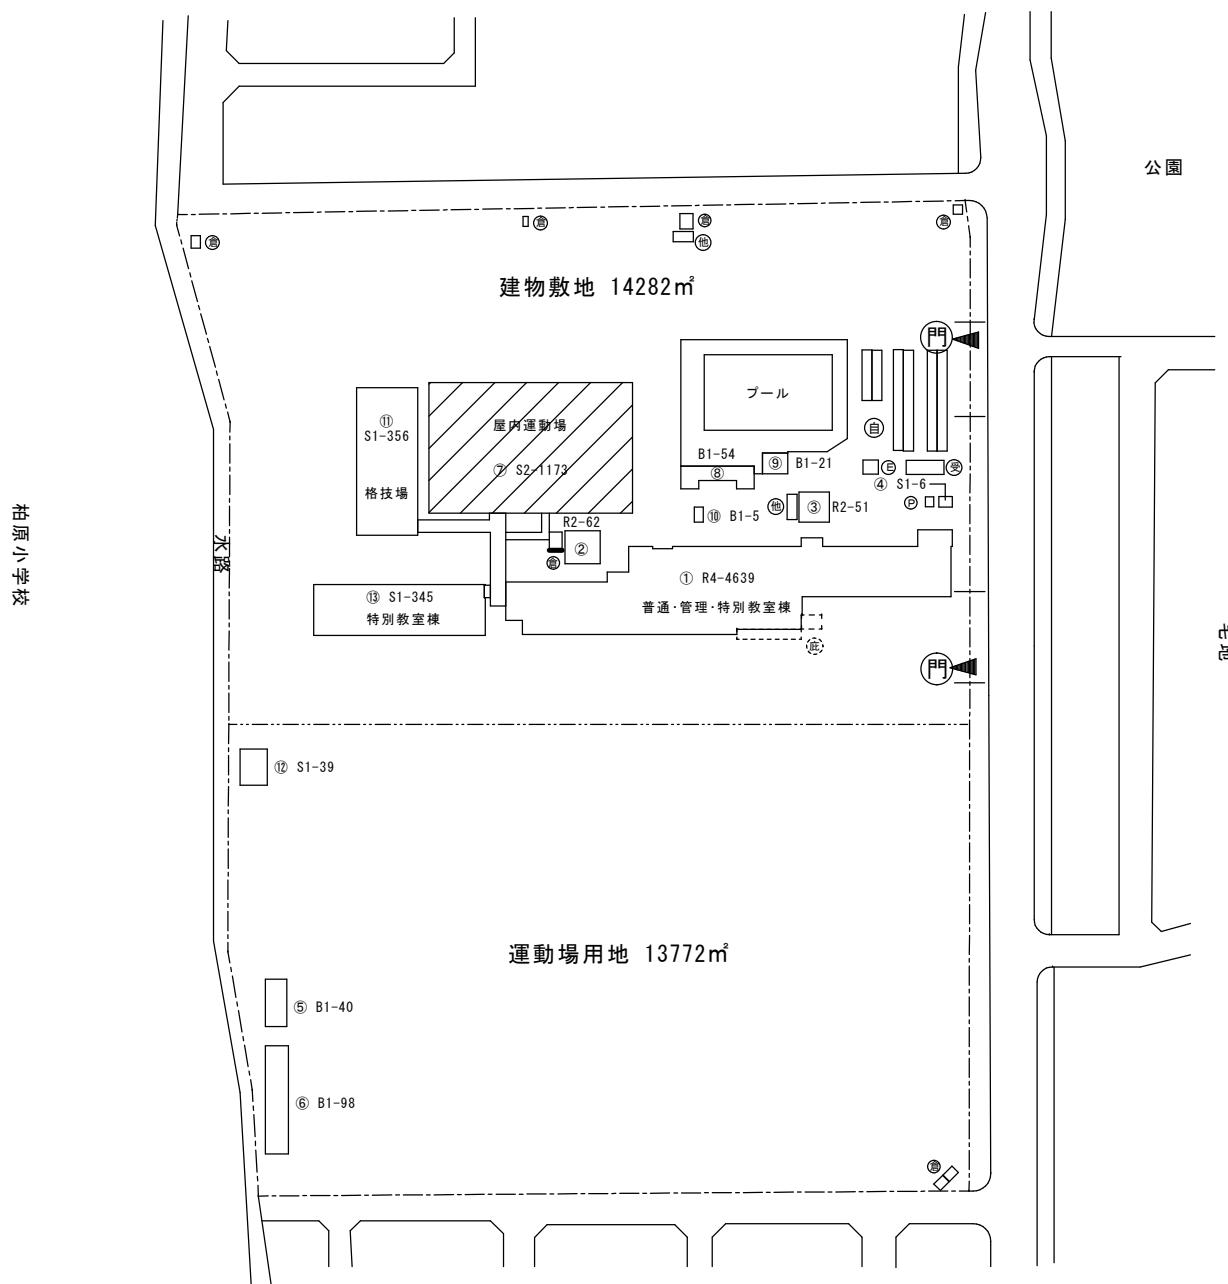

令和7年度

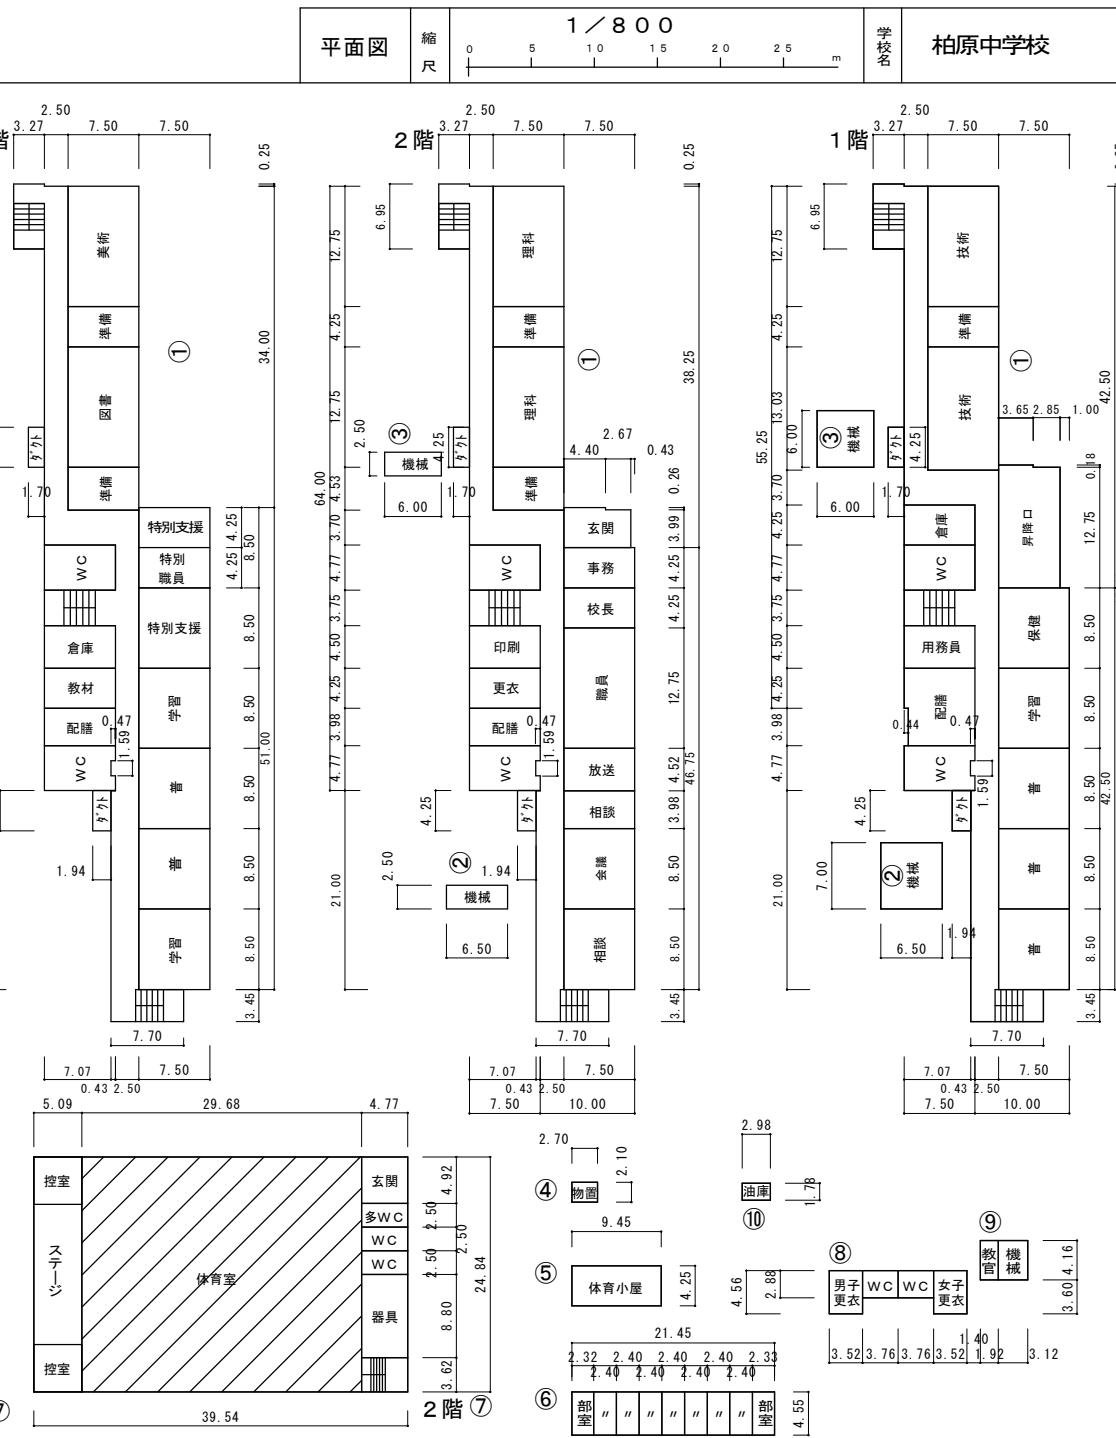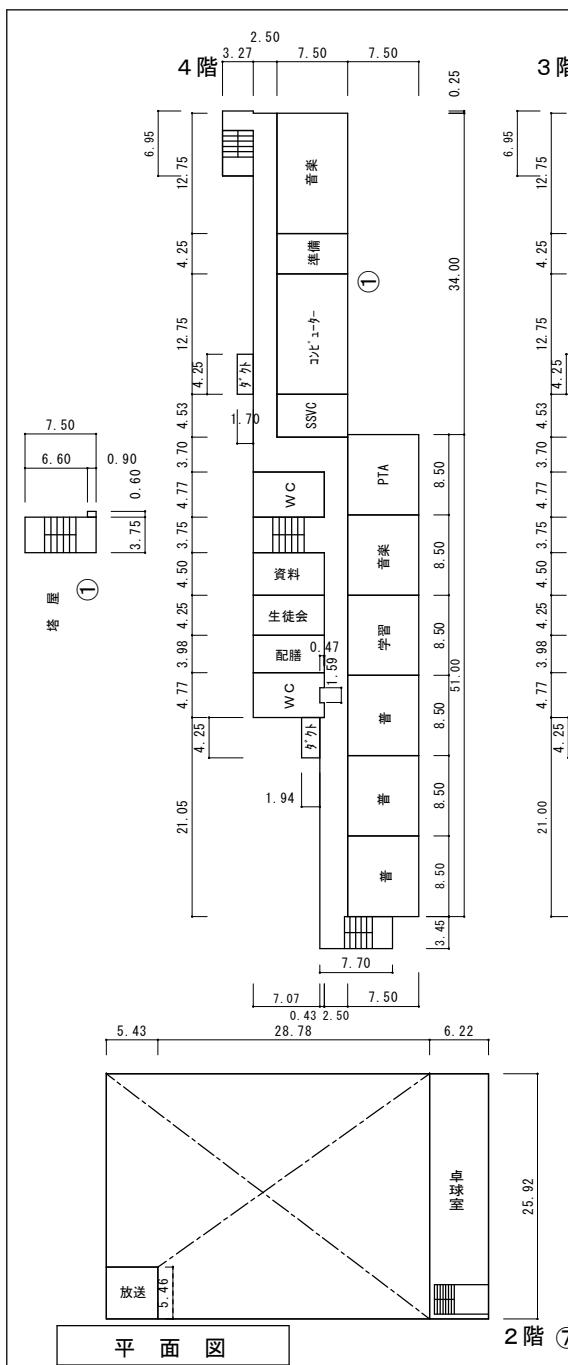

普通教室	普
技術教室	技術
理科教室	理科
家庭教室	家庭
図書室	図書
美術教室	美術
視聴覚教室	視聴覚
音楽教室	音楽
便所	W C

空調		
ダクト	①-2	33m ²
ダクト	①-3	29m ²
機械	②	62m ²
機械	③	51m ²

クラブ室		
クラブ室	⑥	98m ²