


縮尺 1 : 2500







記 号	名 称
	実 施 路 線
	既 設 路 線
	計 画 路 線
	1号縦立マンホール
	横円縦立マンホール
	小口径マンホール
	水 道 管
	ガ ス 管
	NTTケーブル
	東電ケーブル

工 事 名	不5-9污水枝線築造工事(第15-14工区)		
工事箇所	狭山市大字煎茶地内	年度	R O 6
図 面 名	系 統 図		
縮 尺	図 示	図面番号	1 / 9
狭 山 市 上 下 水 道 部 下 水 道 施 設 課			

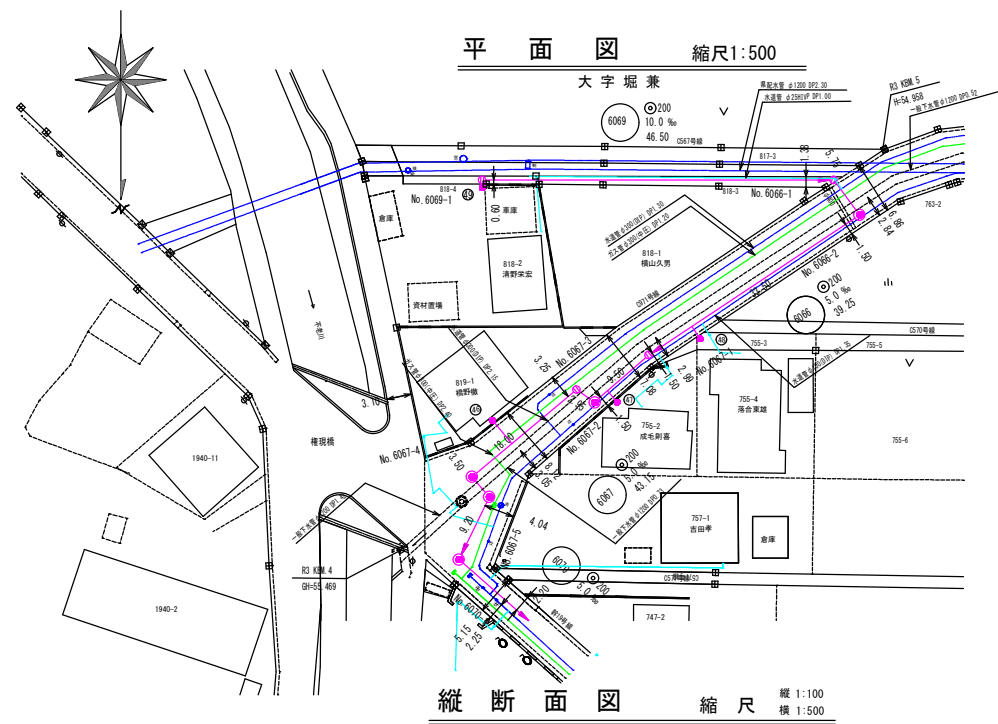


横断図 縮尺1:100

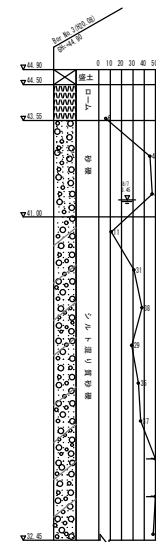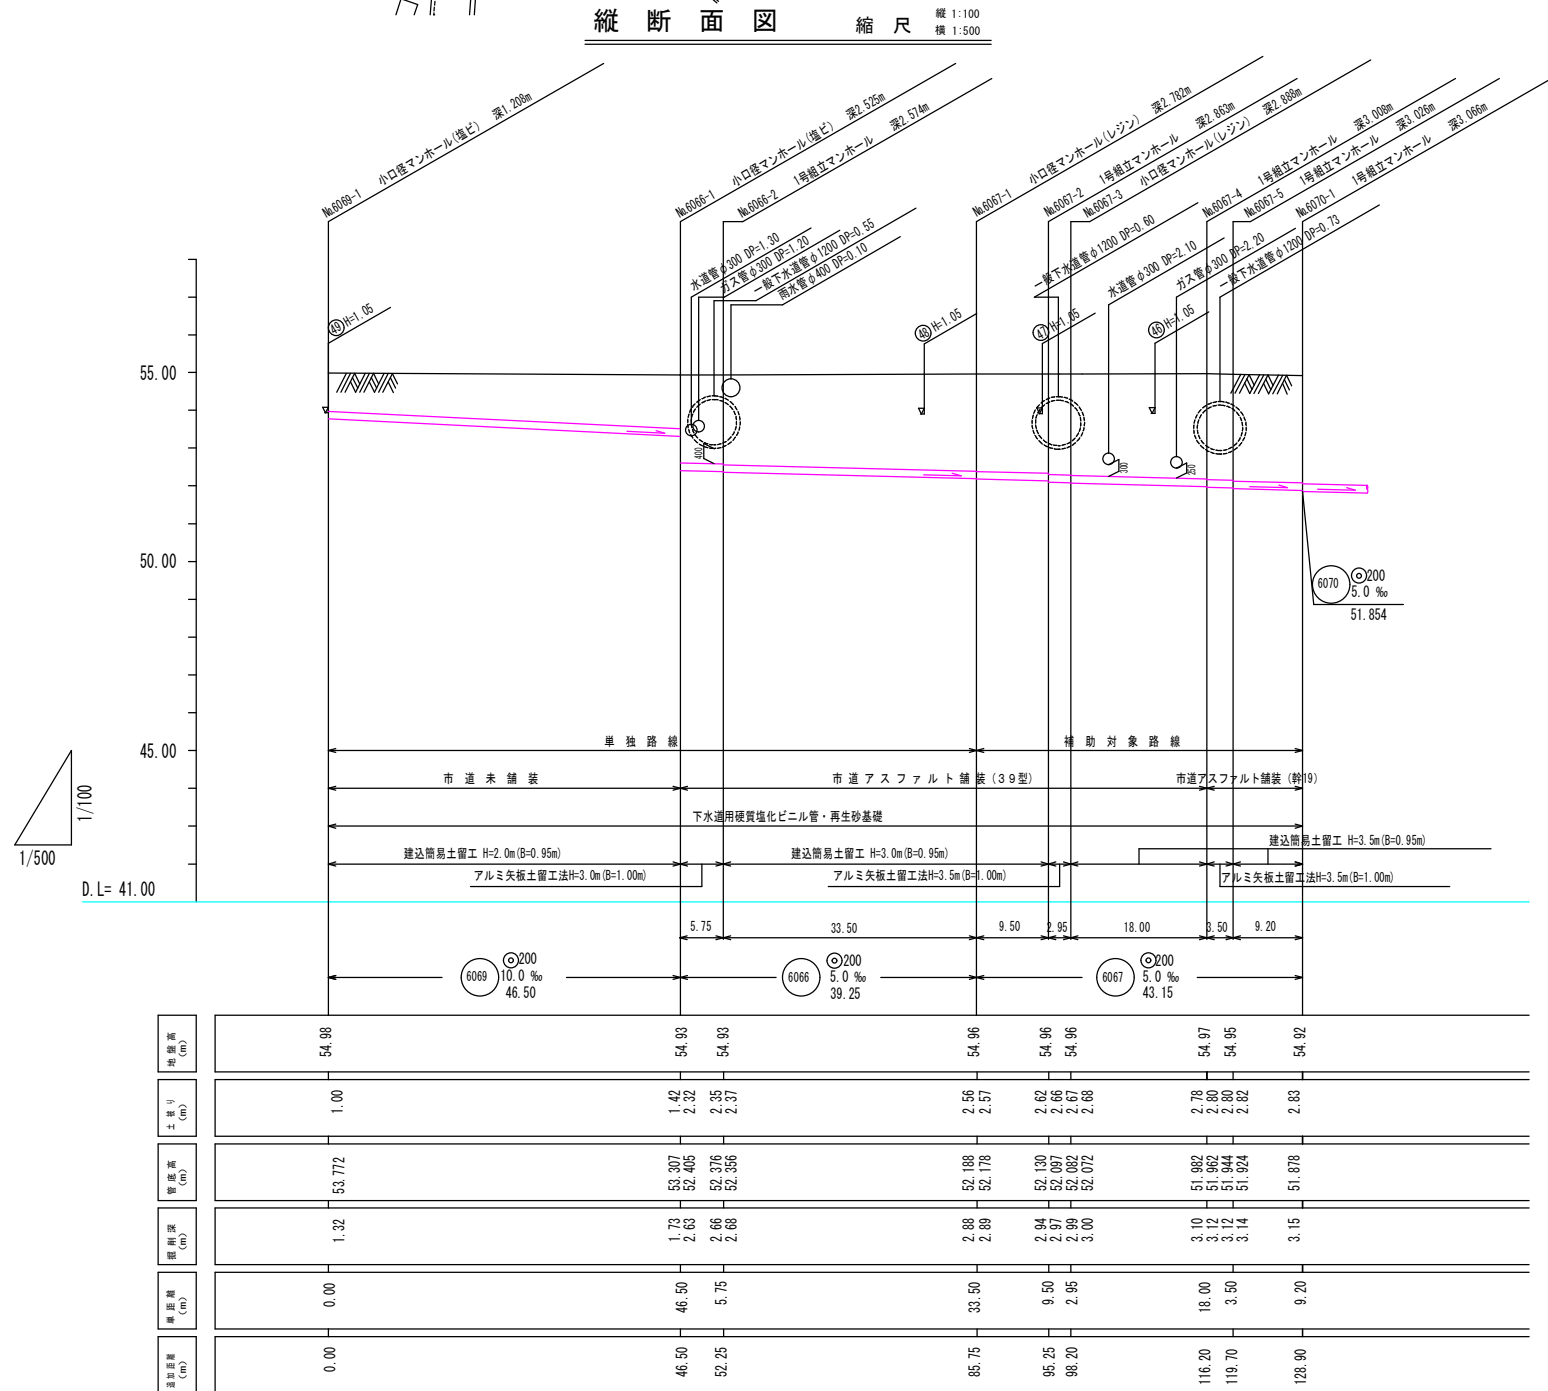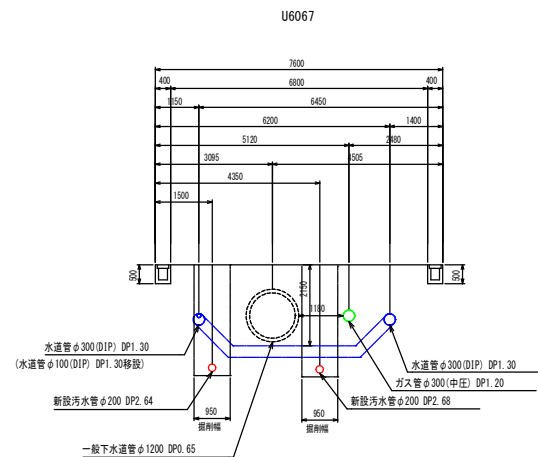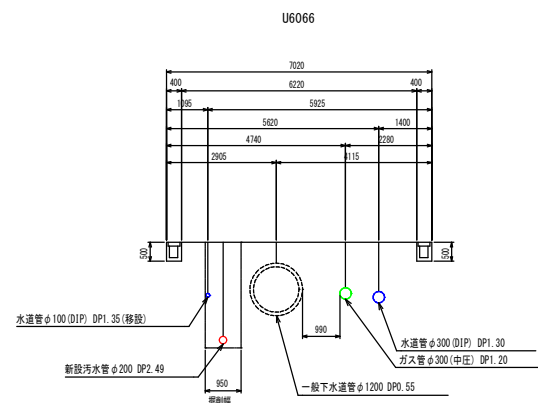


工 事 名	不5-9污水枝線築造工事(第15-14工区)		
工事箇所	狹山市大字堀兼地内	年度	R 0 6
図 面 名	平面図・縦断面図		
縮 尺	図 示	図面番号	2 / 9
狹山市上下水道部下水道施設課			


平面図 縮尺1:500

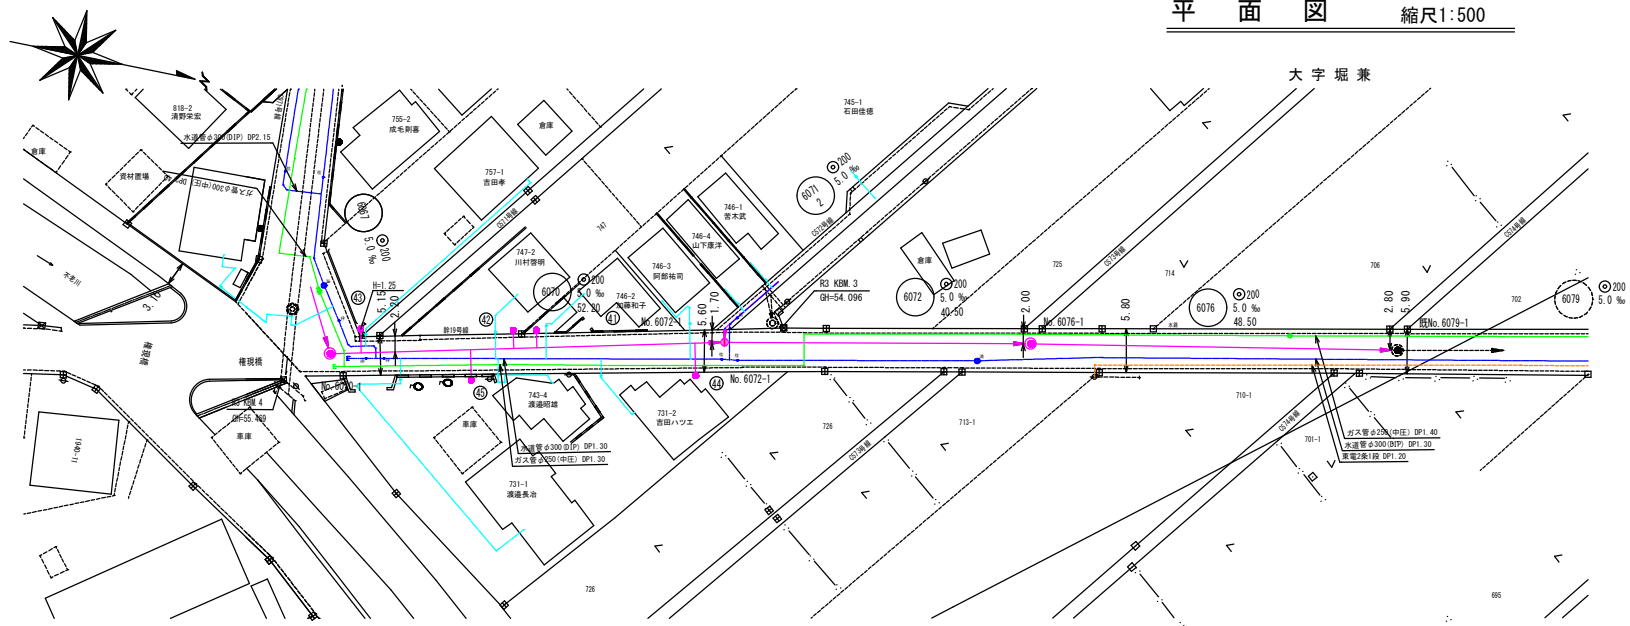


縦断面図 縮尺 縦 1:100 横 1:500

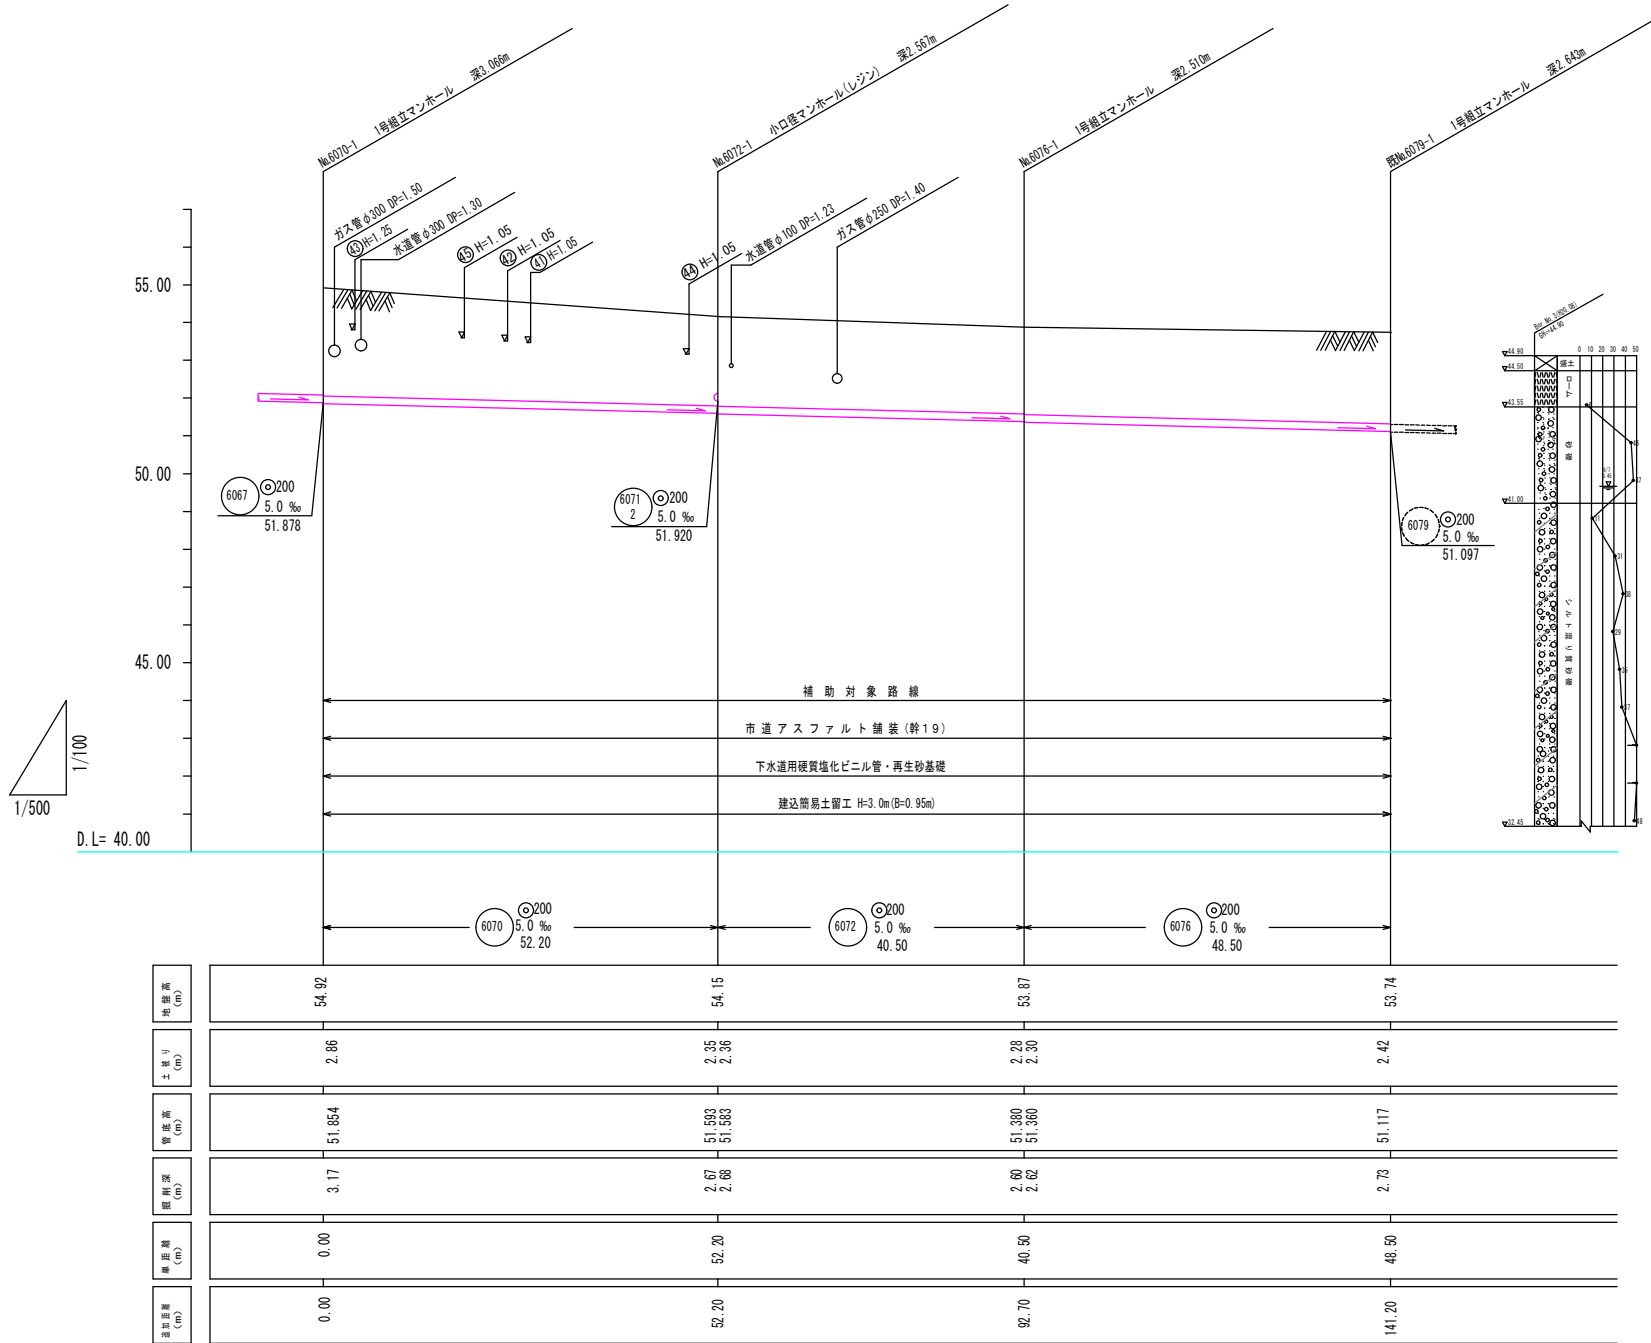

横断面図 縮尺1:100

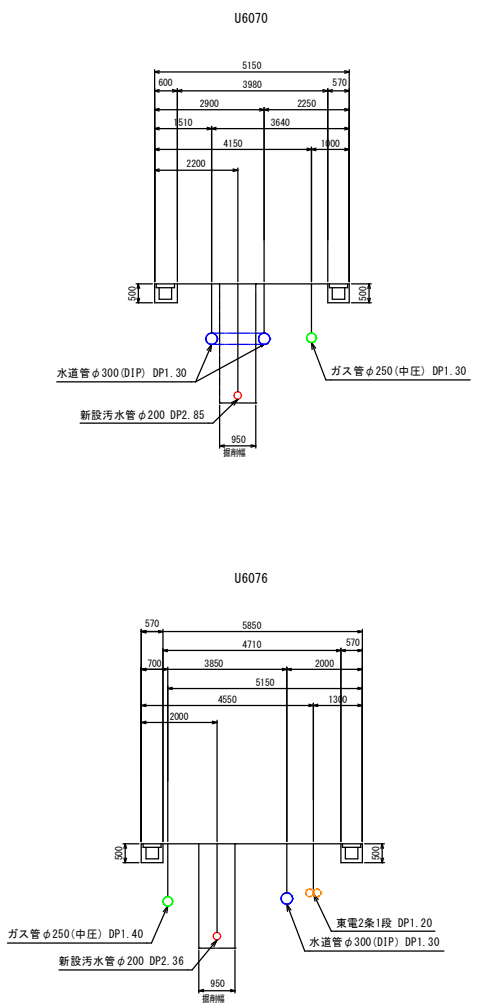


工 事 名	不5-9污水枝線築造工事(第15-14工区)		
工事箇所	狹山市大字堀兼地内	年度	R 0 6
図 面 名	平面図・縦断面図		
縮 尺	図 示	図面番号	3 / 9
狹 山 市 上 下 水 道 部 下 水 道 施 設 課			

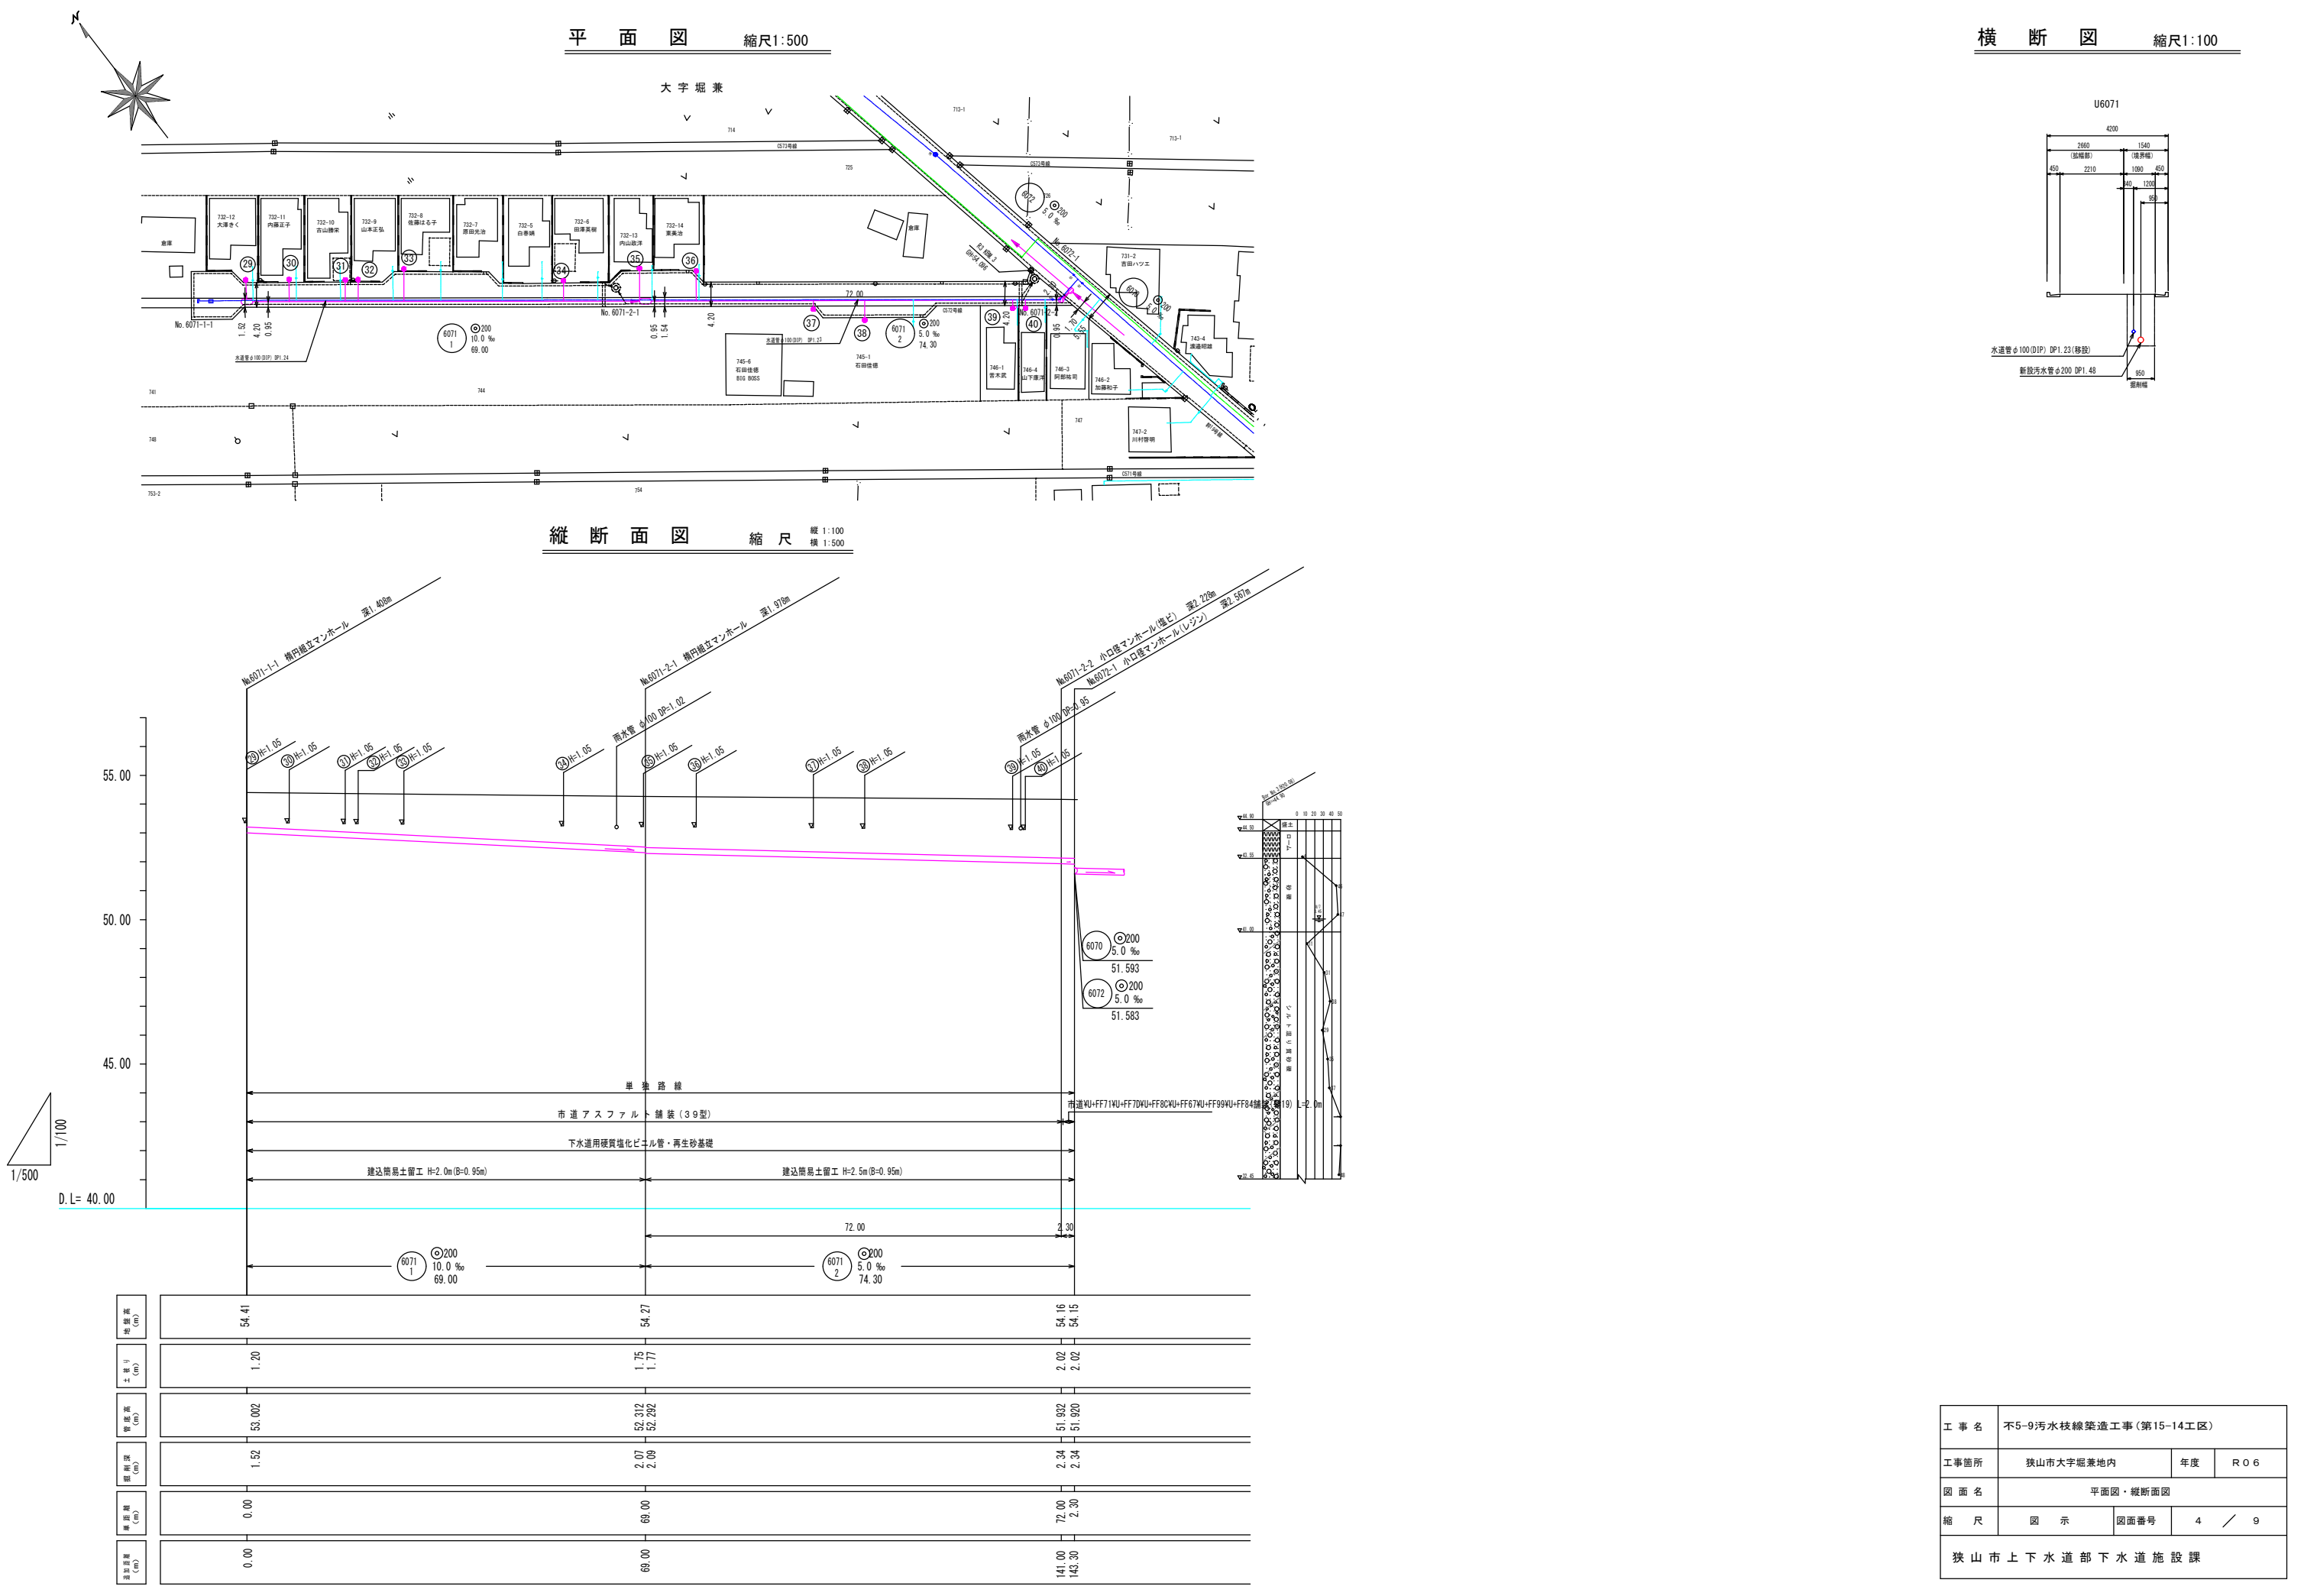


1号組立マンホール


平面図

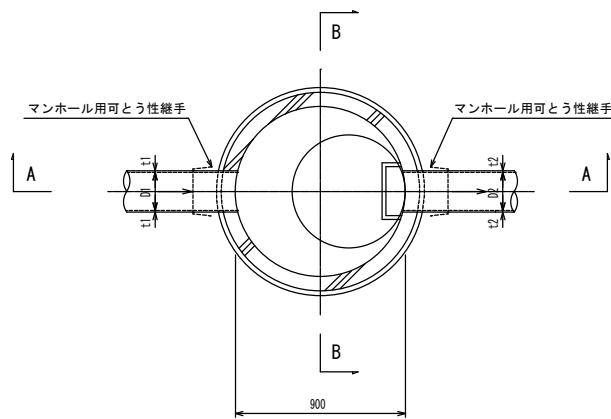


A - A 断面図

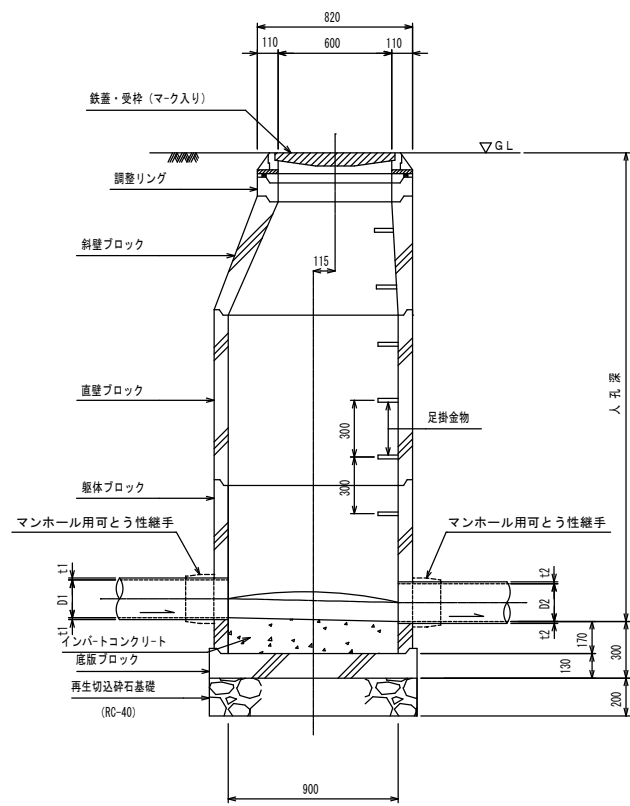


B - B 断面図

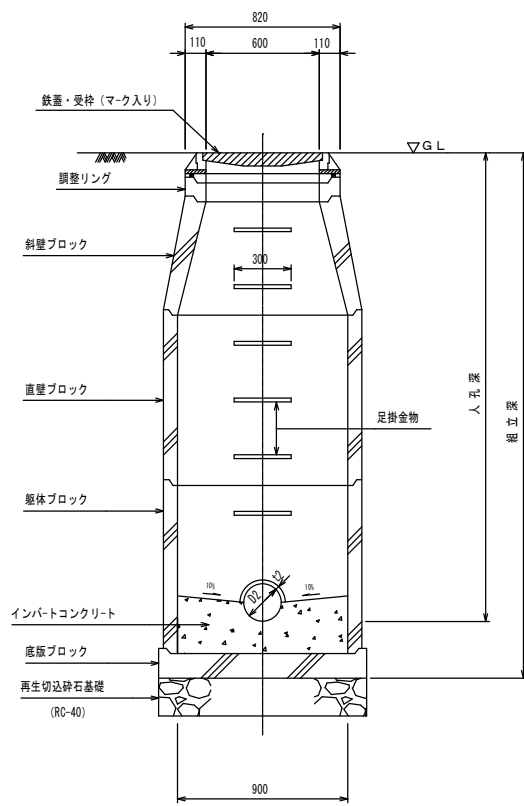

C - C 断面図

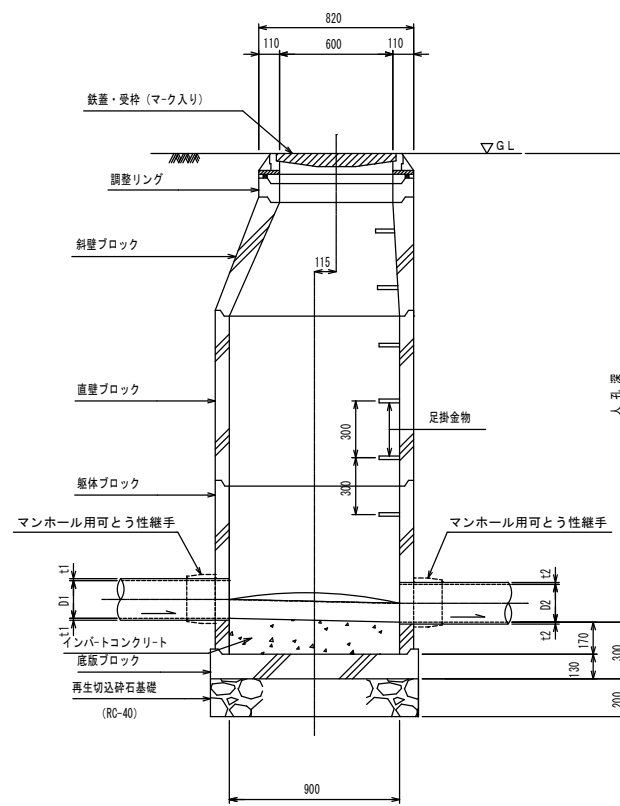


D - D 断面図

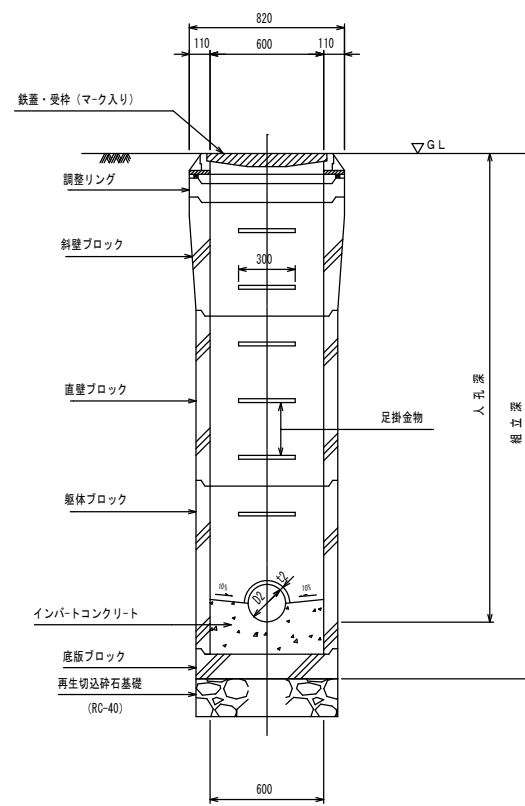

楕円組立マンホール


平面図

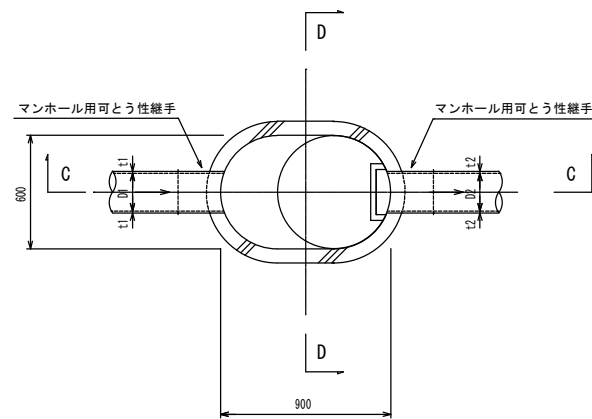


工事名	不5-9污水枝線築造工事(第15-14工区)		
工事箇所	狹山市大字堀兼地内	年度	R06
図面名	1号組立マンホール標準構造図 楕円組立マンホール標準構造図		
縮尺	図示	図面番号	5 / 9
狹山市上下水道部下水道施設課			

建込簡易土留

平面図

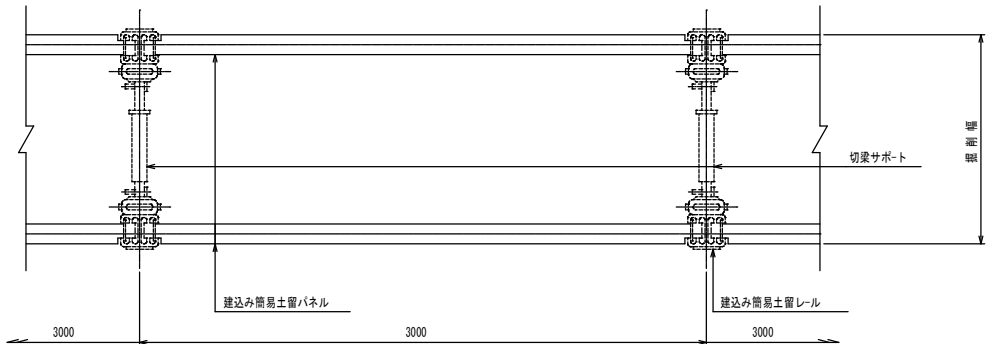


断面図

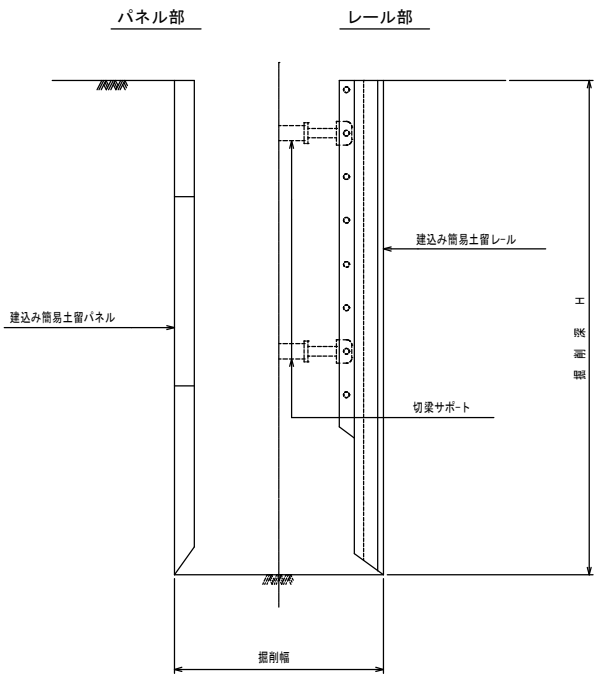


アルミ矢板土留

平面図

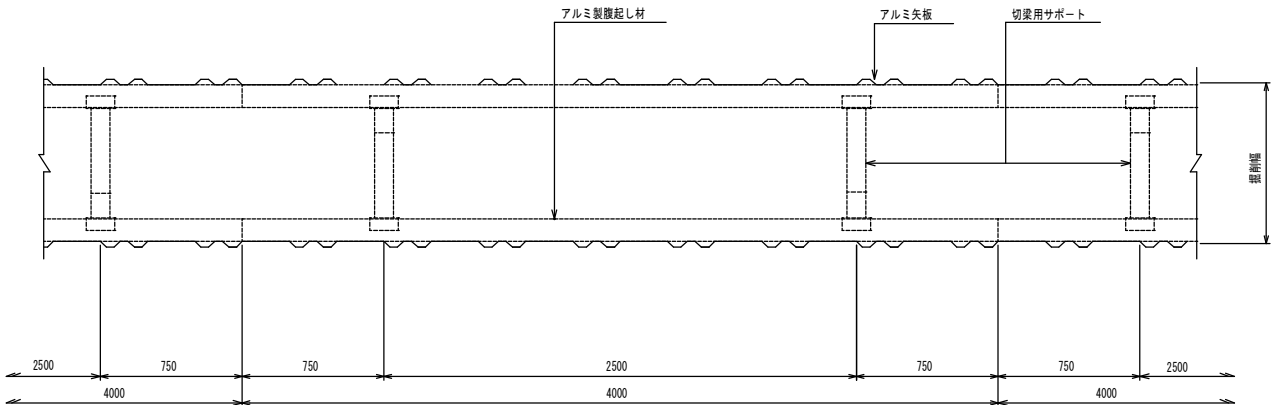

断面図

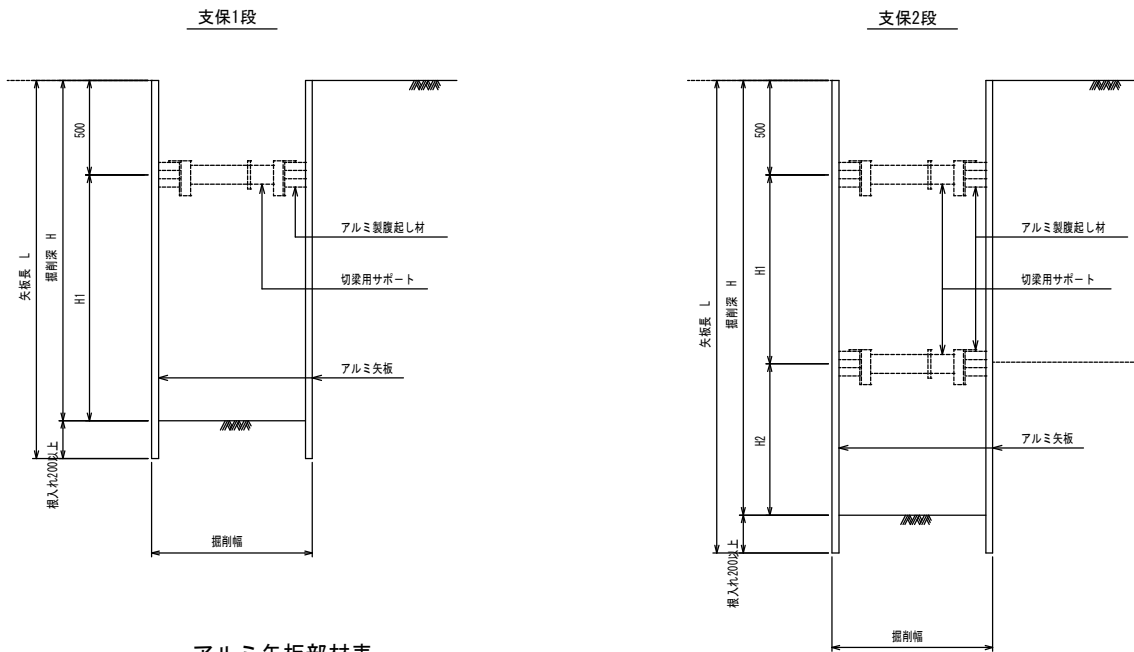


アルミ矢板部材表


掘 削 深	矢 板 材		支 保 材(アルミ)		
	矢板長 (m)	使用率 (%)	段数	掘起し	切梁
H≤1.5	素掘り	——	——	——	——
1.5<H≤1.8	2.0	100	1	アルミ製	アルミ製
1.8<H≤2.0	2.5	100	1	アルミ製	アルミ製
2.0<H≤2.3	2.5	100	2	アルミ製	アルミ製
2.3<H≤2.8	3.0	100	2	アルミ製	アルミ製
2.8<H≤3.3	3.5	100	2	アルミ製	アルミ製

工 事 名	不5-9汚水枝線築造工事(第15-14工区)		
工事箇所	狭山市大字堀兼地内	年度	R 0 6
図 面 名	山留工標準図		
縮 尺	図 示	図面番号	7 / 9
狭 山 市 上 下 水 道 部 下 水 道 施 設 課			

土工標準図 縮尺1:20

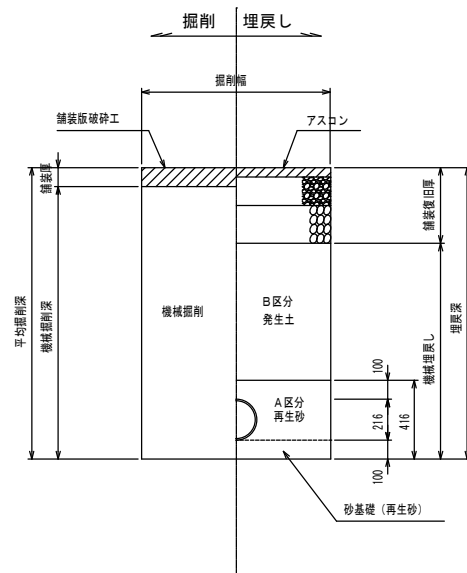


舗装組成図 縮尺1:10

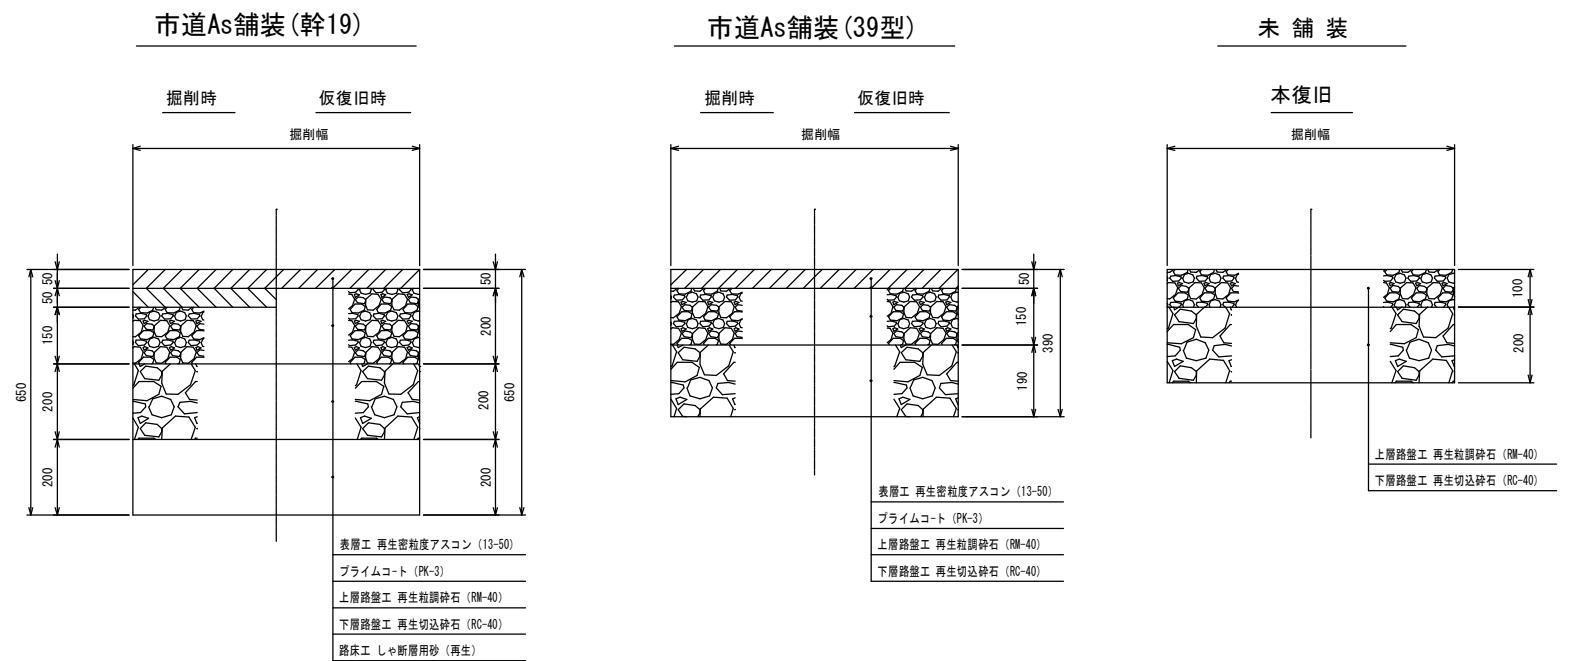


取付管標準布設図 縮尺1:20

取付管布設図

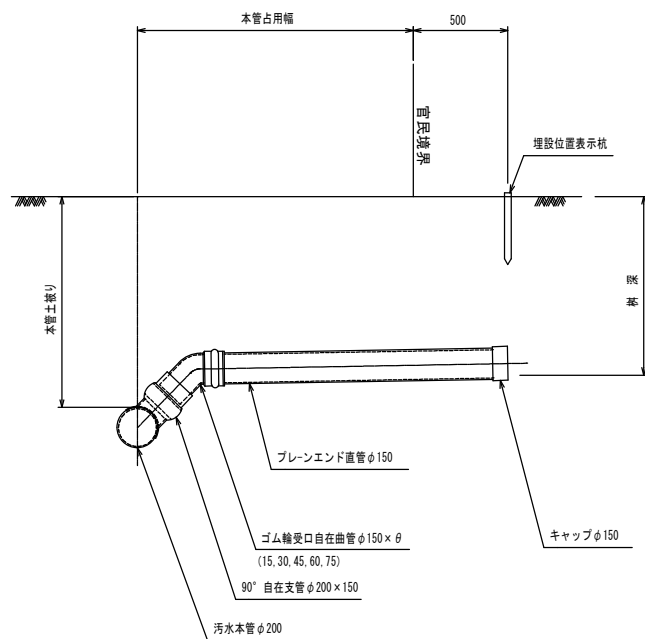


取付管土工図

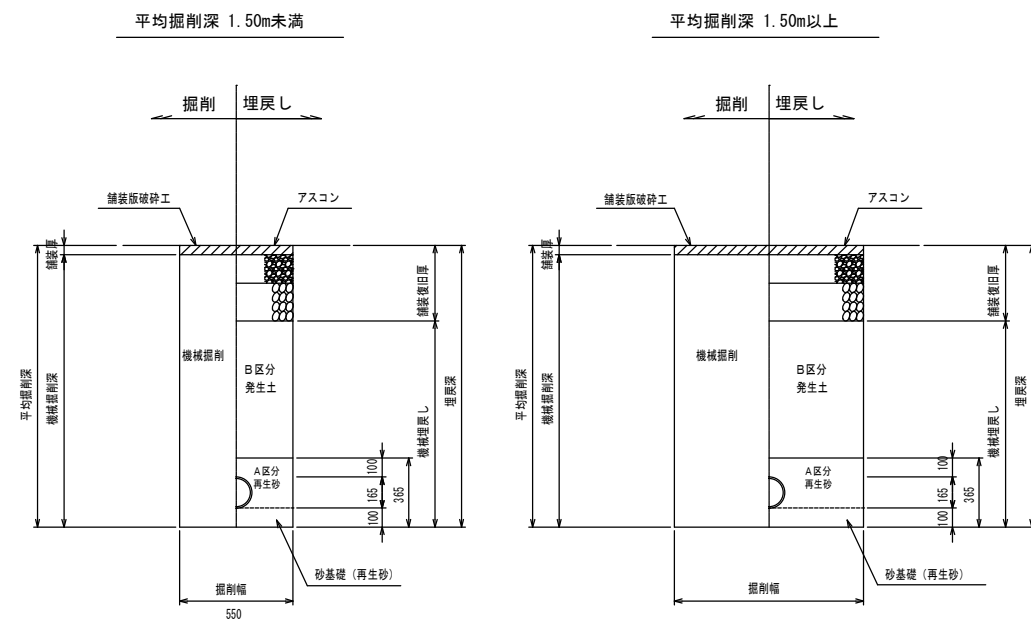

工 事 名	不5-9汚水枝線構築工事 (第15-14工区)		
工事箇所	狹山市大字堀兼地内	年度	R 0 6
図 面 名	土工標準図、舗装組成図 取付管標準布設図、取付管土工図		
縮 尺	図 示	図面番号	8 / 9
狹山市上下水道部下水道施設課			



平面図

縮尺 FREE

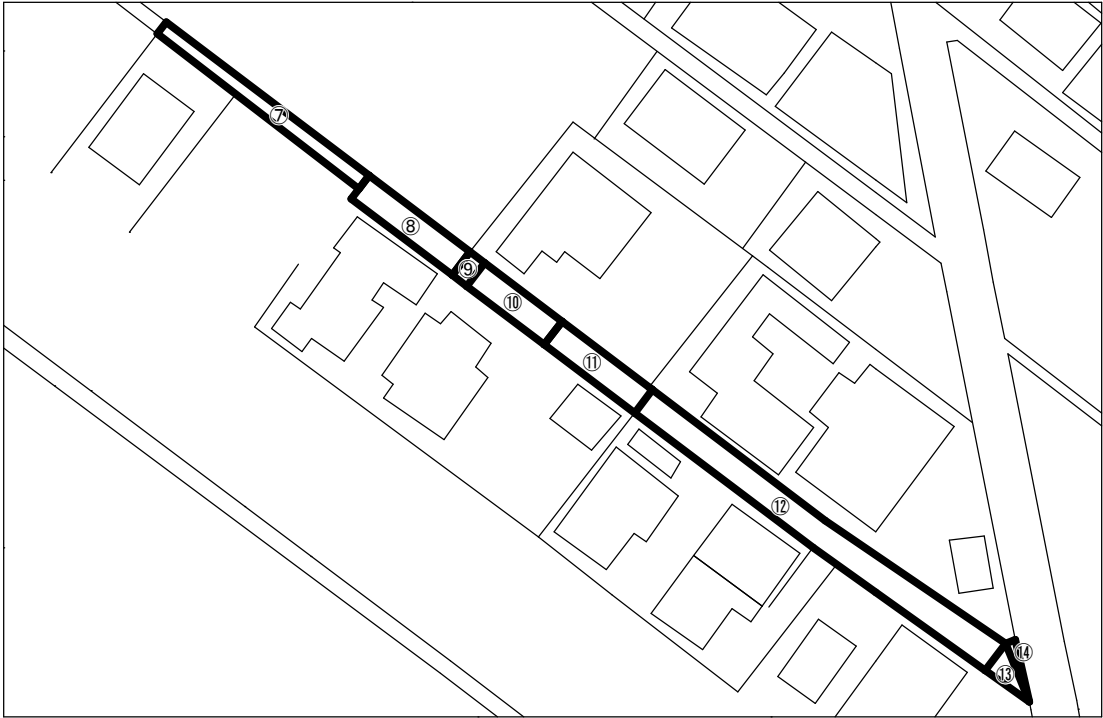


舗装復旧図

縮尺 FREE

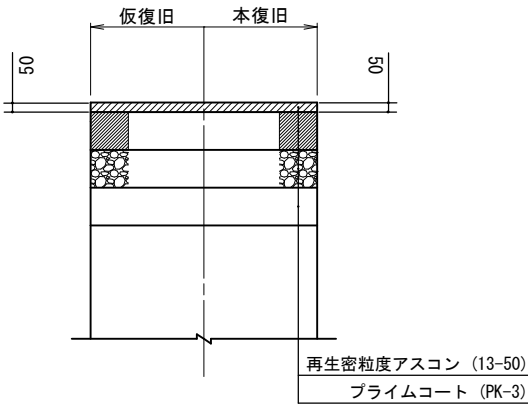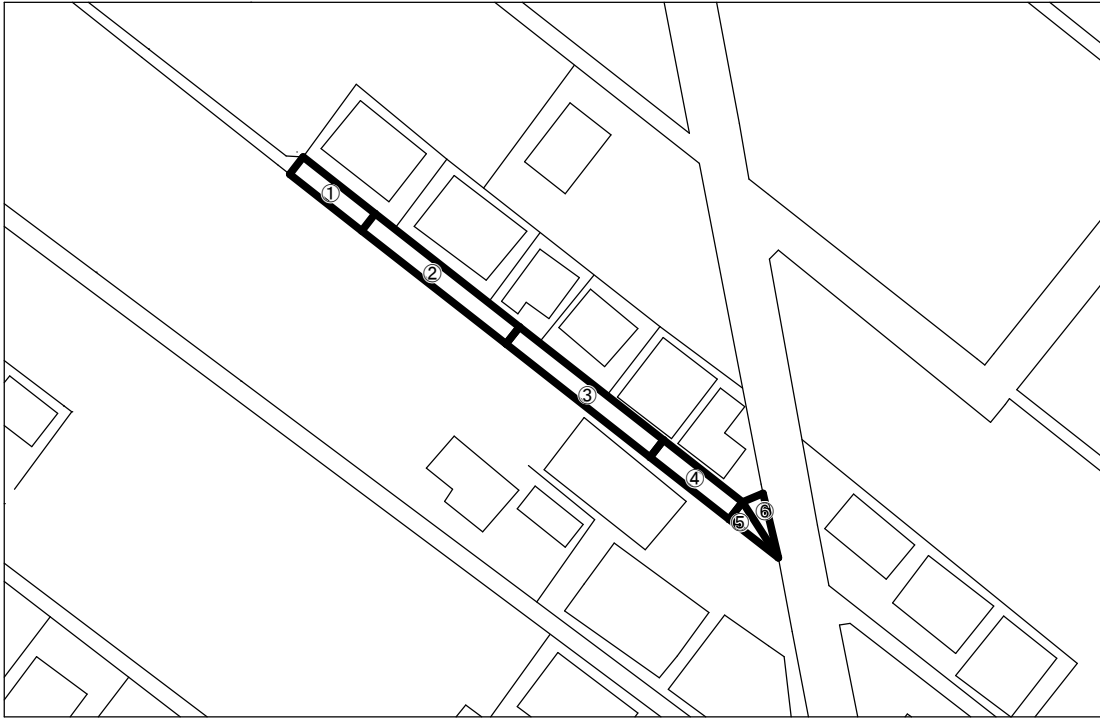

求積図

縮尺 FREE

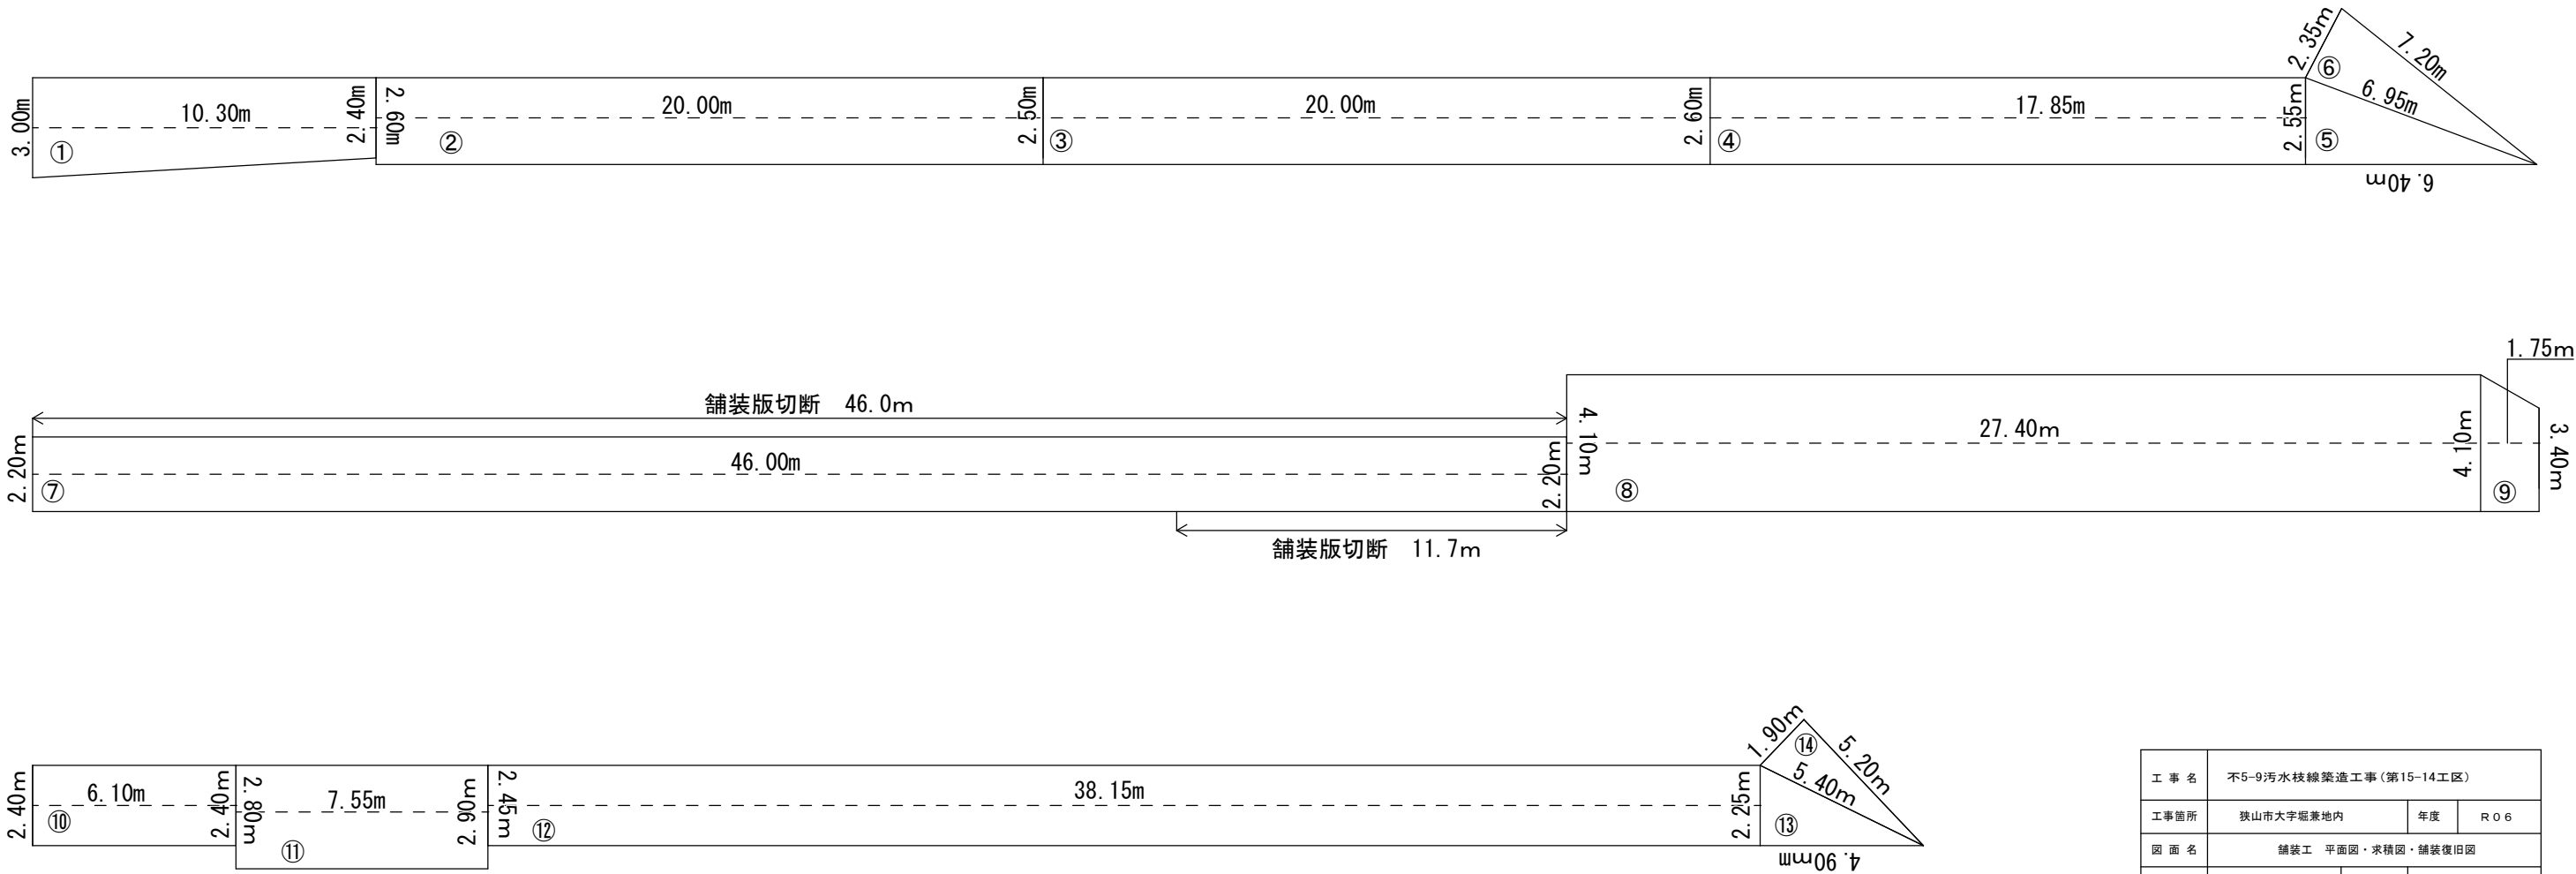

工 事 名	不5-9污水枝線築造工事(第15-14工区)		
工事箇所	狭山市大字郷兼地内	年度	R 0 6
図 面 名	舗装工 平面図・求積図・舗装復旧図		
縮 尺	図 示	図面番号	9 / 9
狭 山 市 上 下 水 道 部 下 水 道 施 設 課			