


平面図




道路組成図

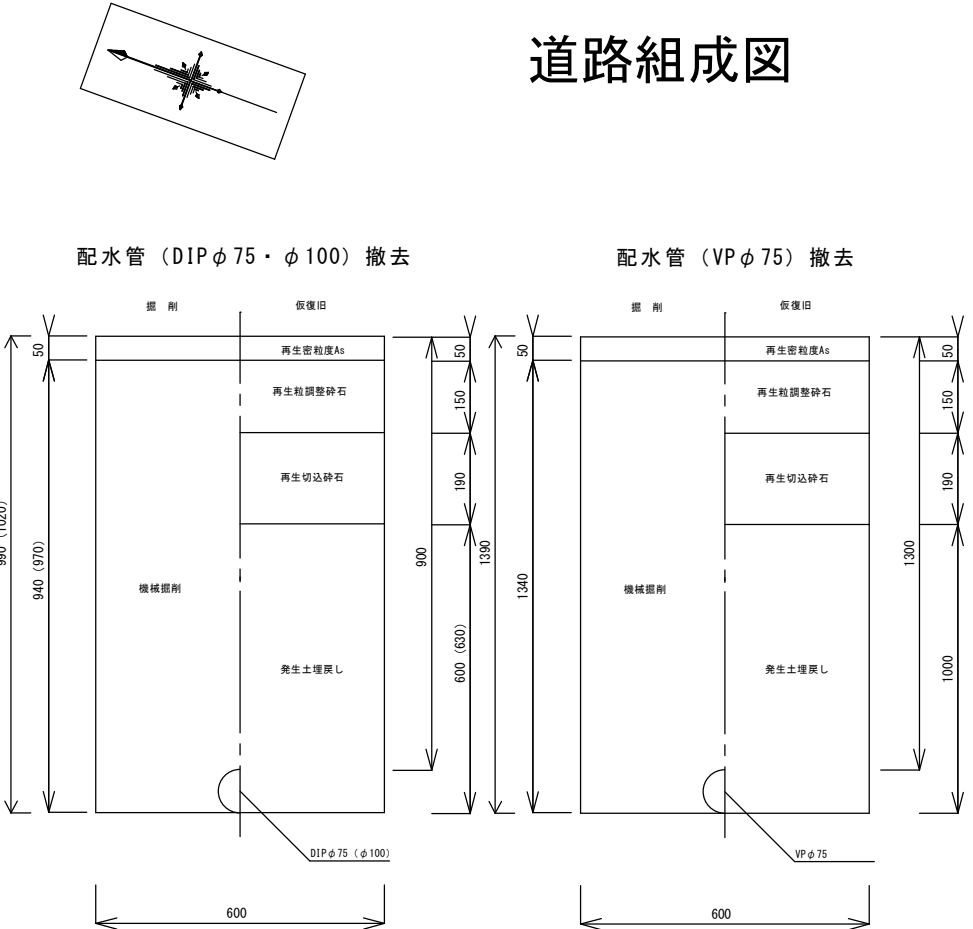


案内図




配水管 (DIPφ75) 設置

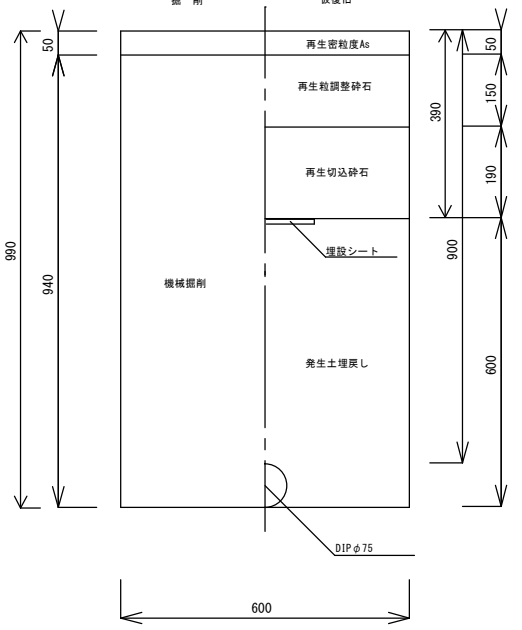

配水管 (DIPφ100) 設置


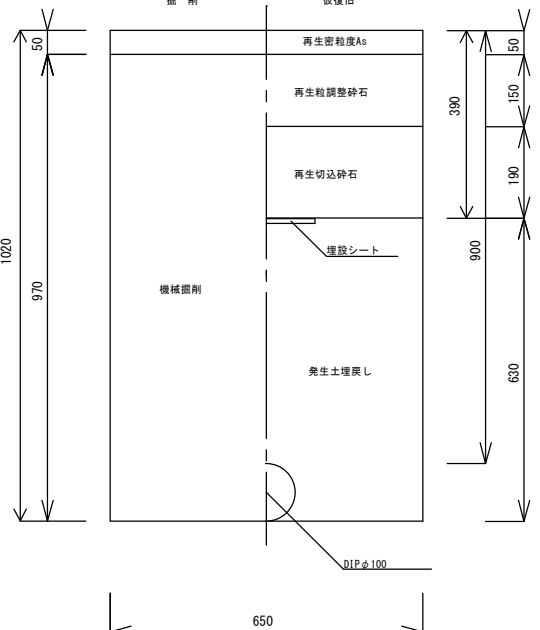


給水管 (HIVPφ20～φ50) 設置

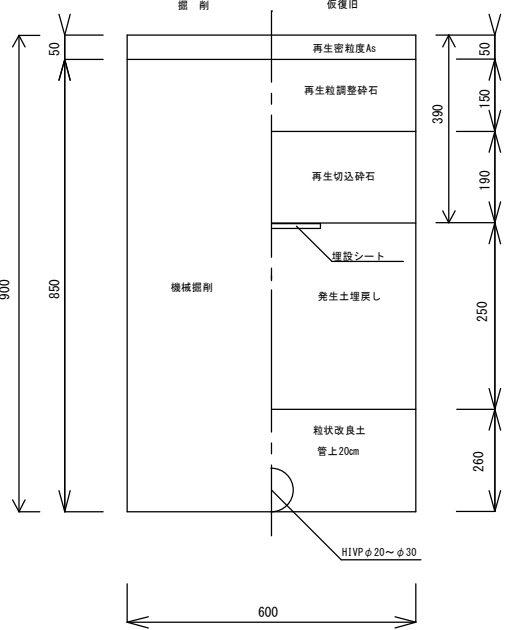

工事名称	市道H第55号線外4線配給水管改良工事		
工事番号	R6-B・4-15		
設計年度	令和6年度	図面番号	2枚の内 1
図面名称	平面図・案内図・道路組成図		
		縮尺	Free
		狭山市上下水道部	

配水管詳細図

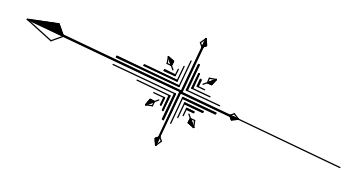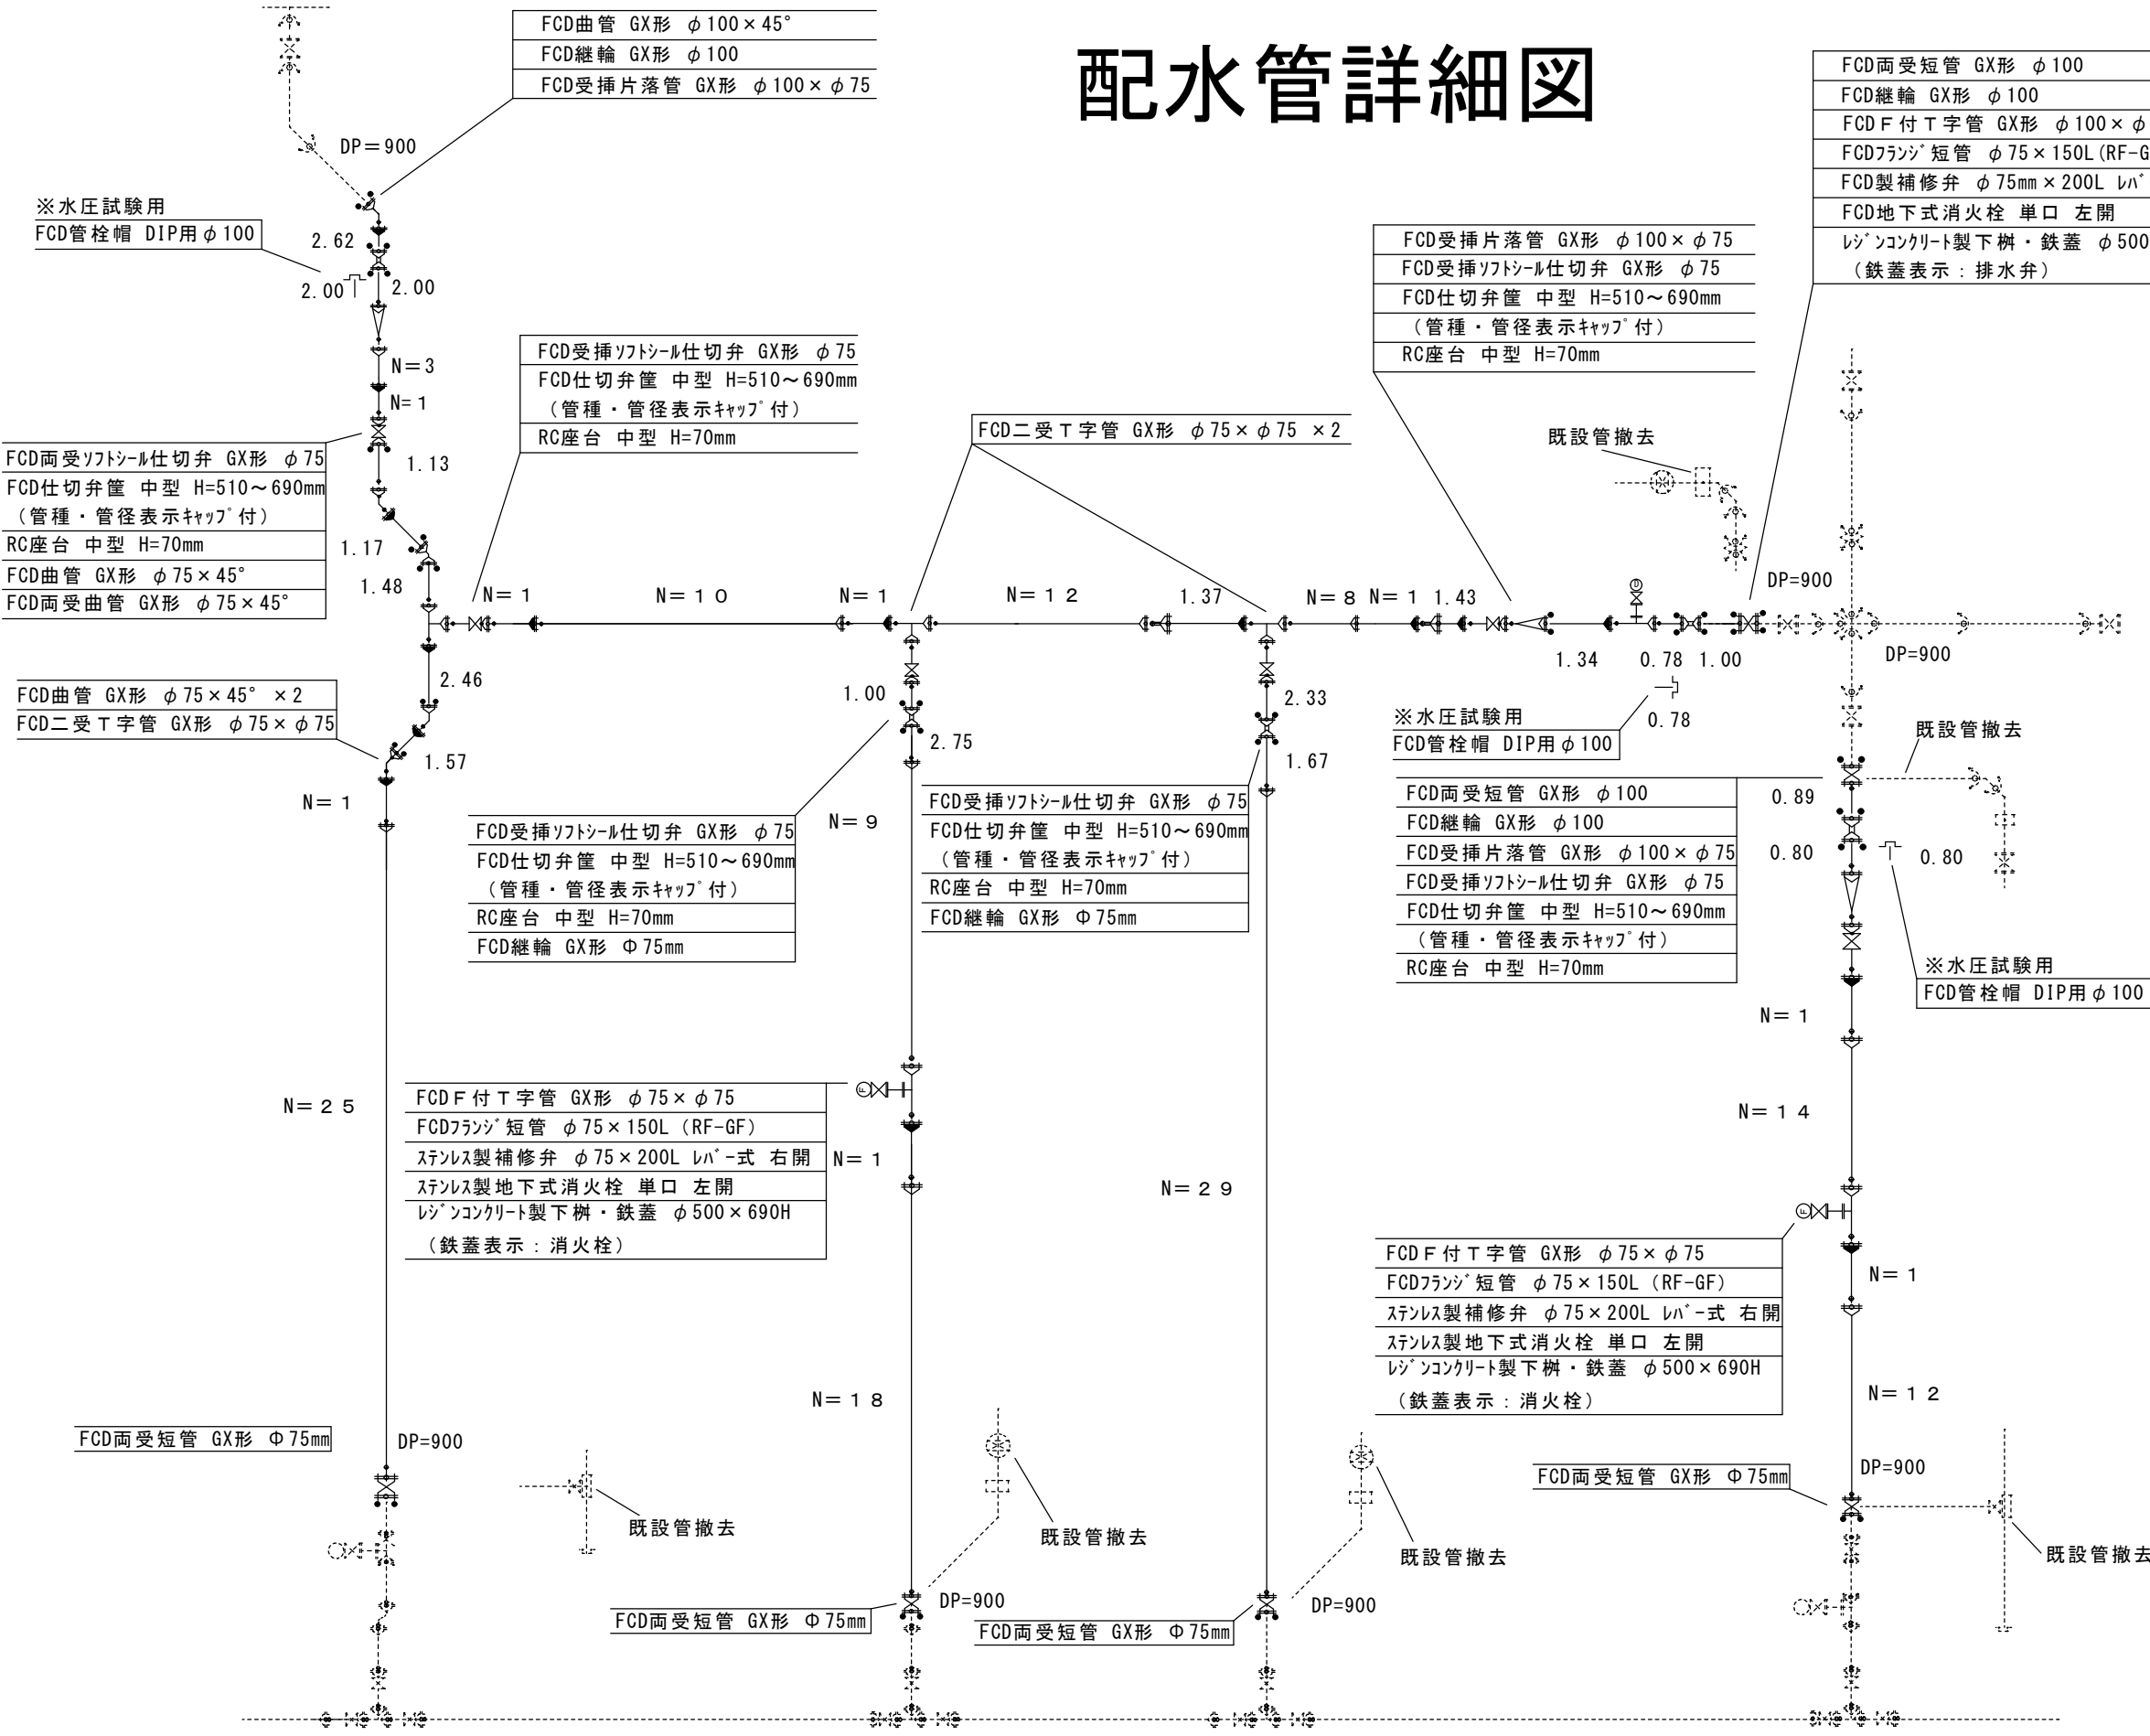

凡 例	
	Gリンク
	Pリンク
	ライナ

案内図



工事名称	市道H第55号線外4線配給水管改良工事		
工事番号	R6-B・4-15		
設計年度	令和6年度	図面番号	2枚の内 2
図面名称	配管図・案内図		
狭山市上下水道部			縮 尺
			Free