





平面図

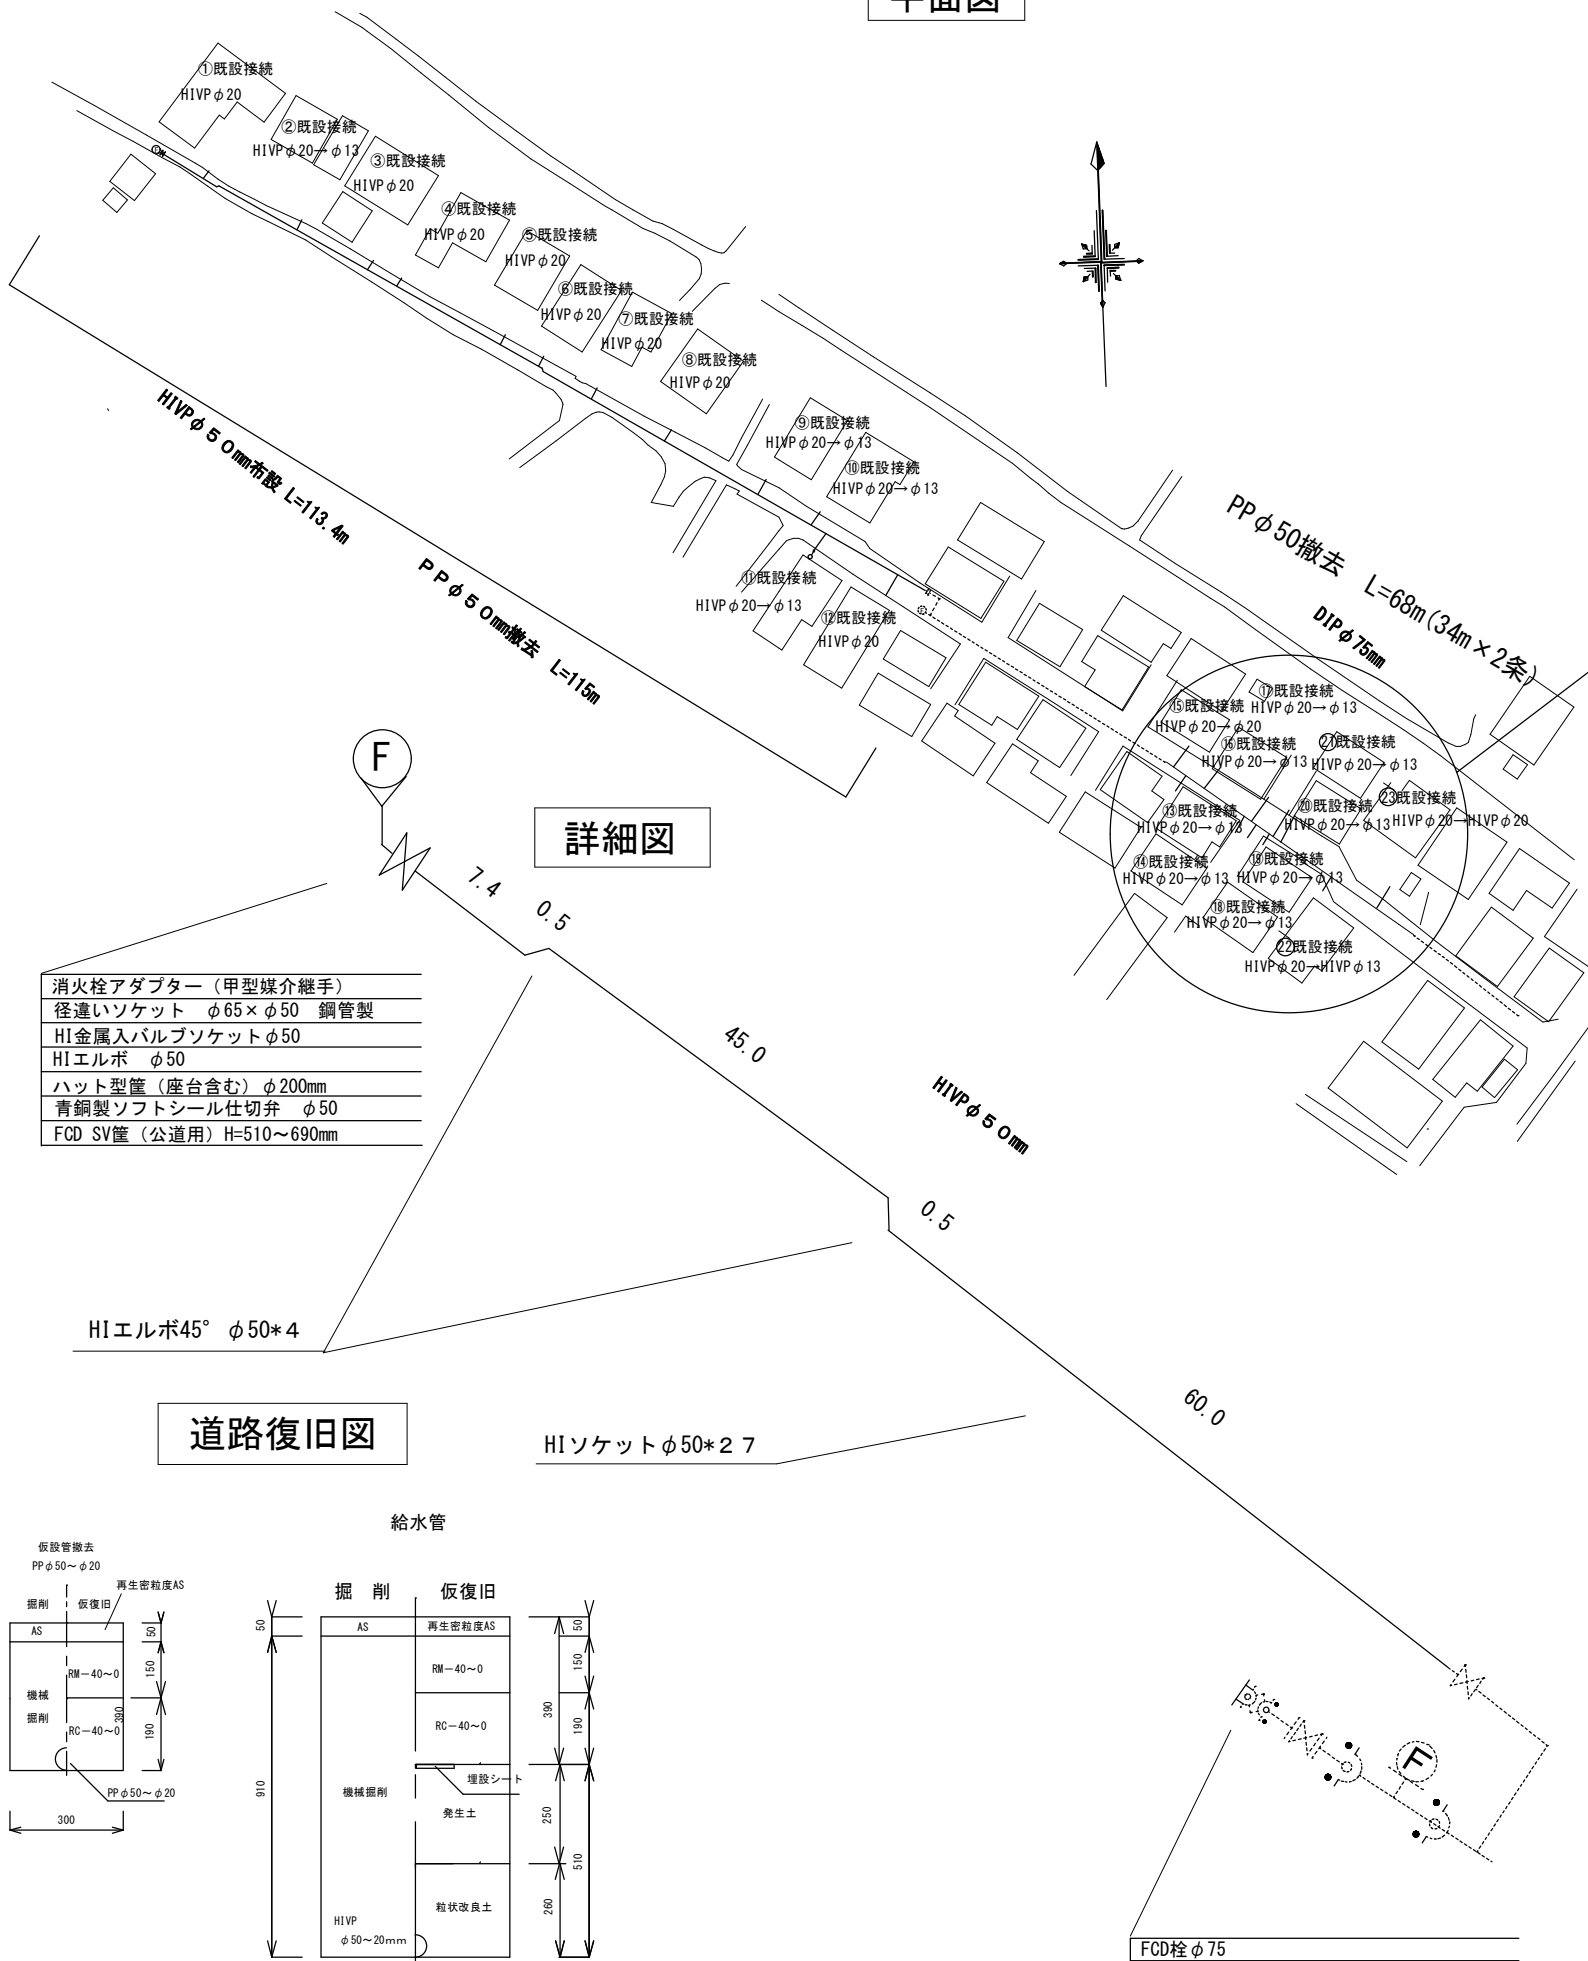


詳細図

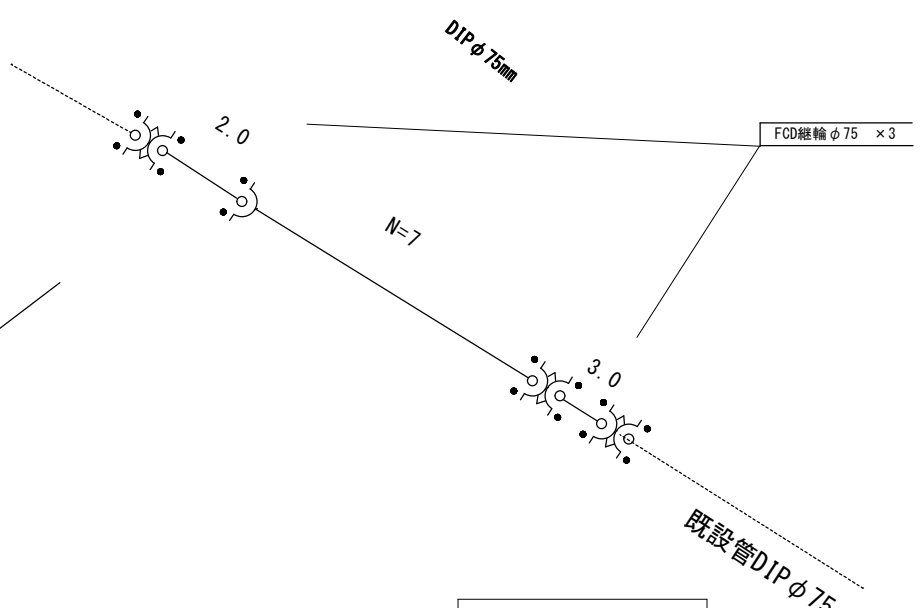

道路復旧図

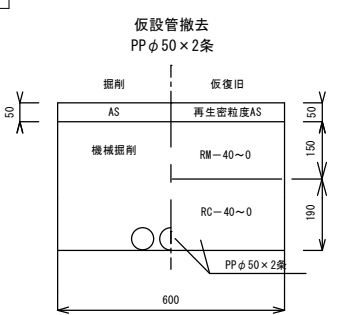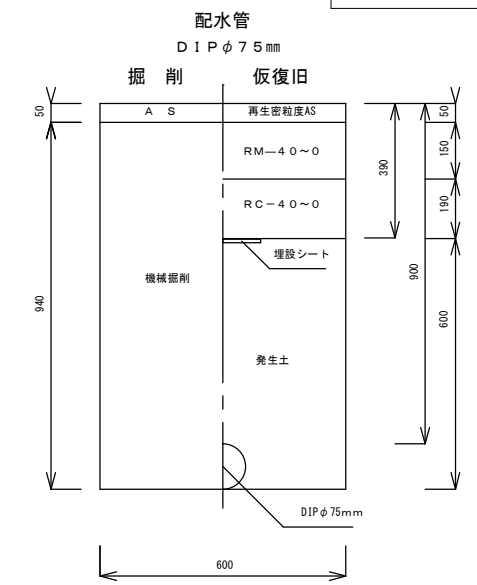

案内図

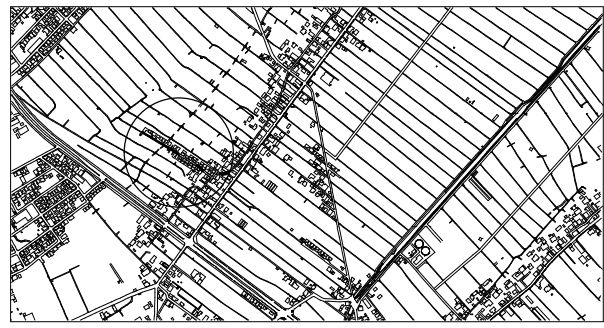






工事名称	市道C第540号線外2線下水道工事に伴う配給水管布設工事		
工事場所	狭山市大字堀兼地内		
設計年度	令和6年度 R6 - C・4 - 11		
図面名称	平面図・詳細図・道路復旧図		
縮尺	FREE	図面番号	1/2
狭山市 上下水道部			

詳細図

消火栓アダプター（甲型媒介継手）
径違いソケット φ65×φ50 鋼管製
HI金属入バルブソケットφ50
HIエルボ φ50
ハット型筐（座台含む）φ200mm
青銅製ソフトシール仕切弁 φ50
FCD SV筐（公道用）H=510～690mm

道路復旧図

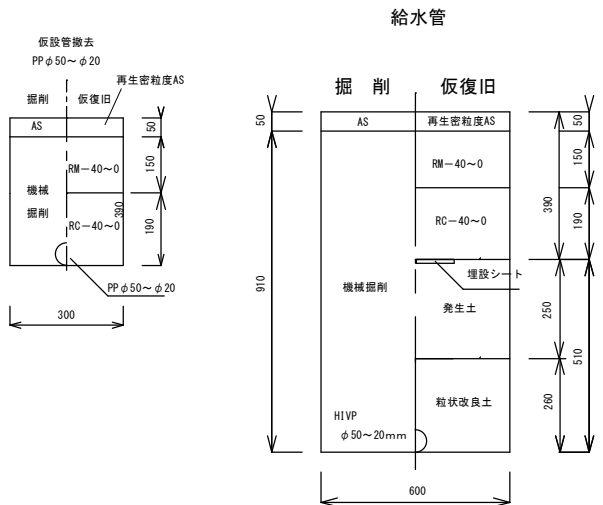

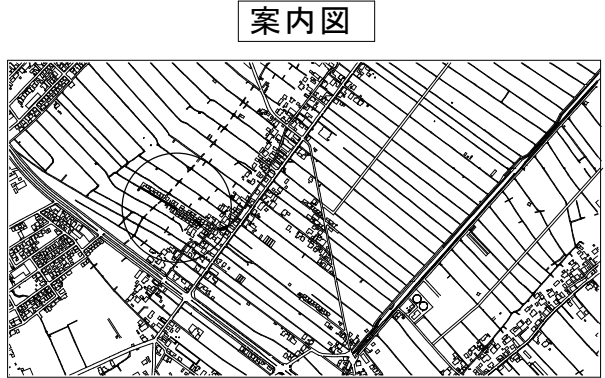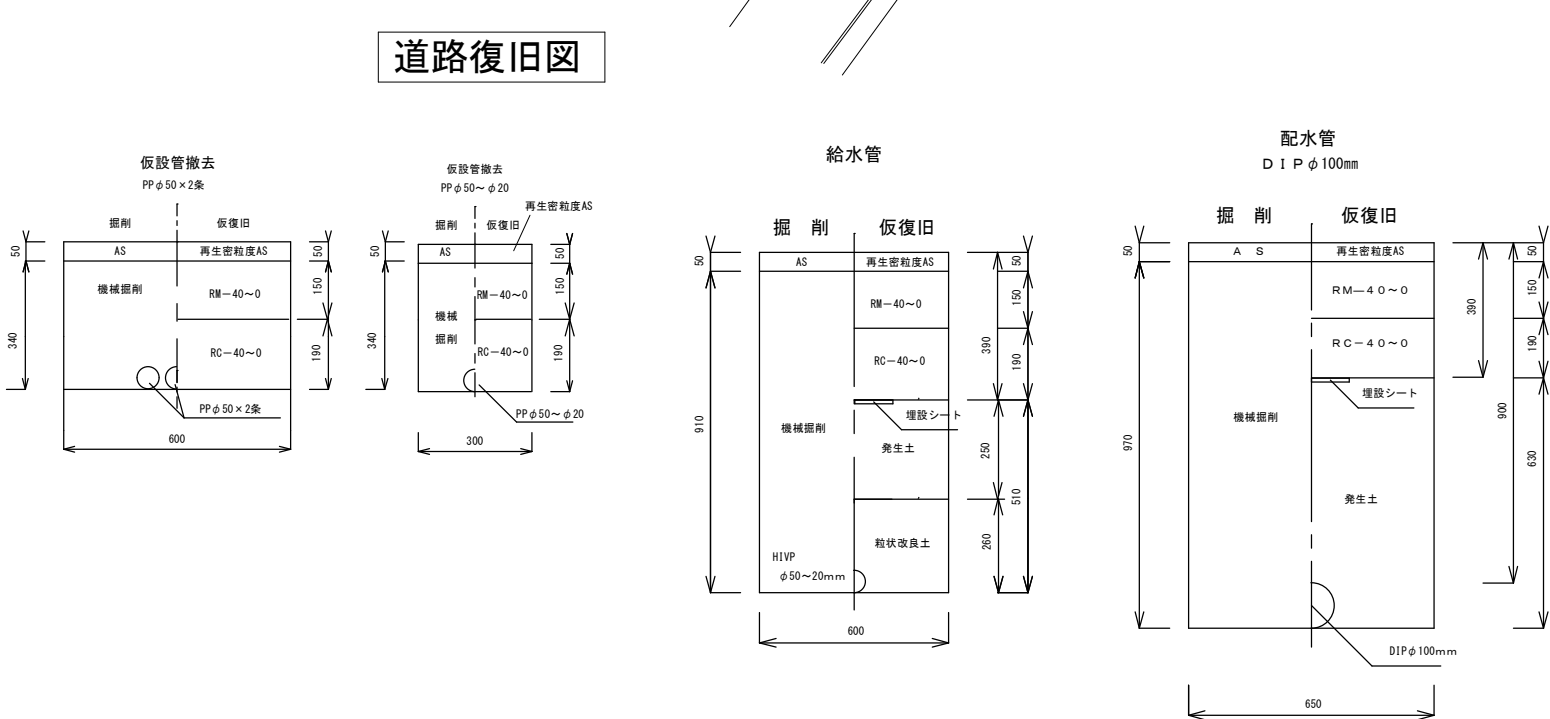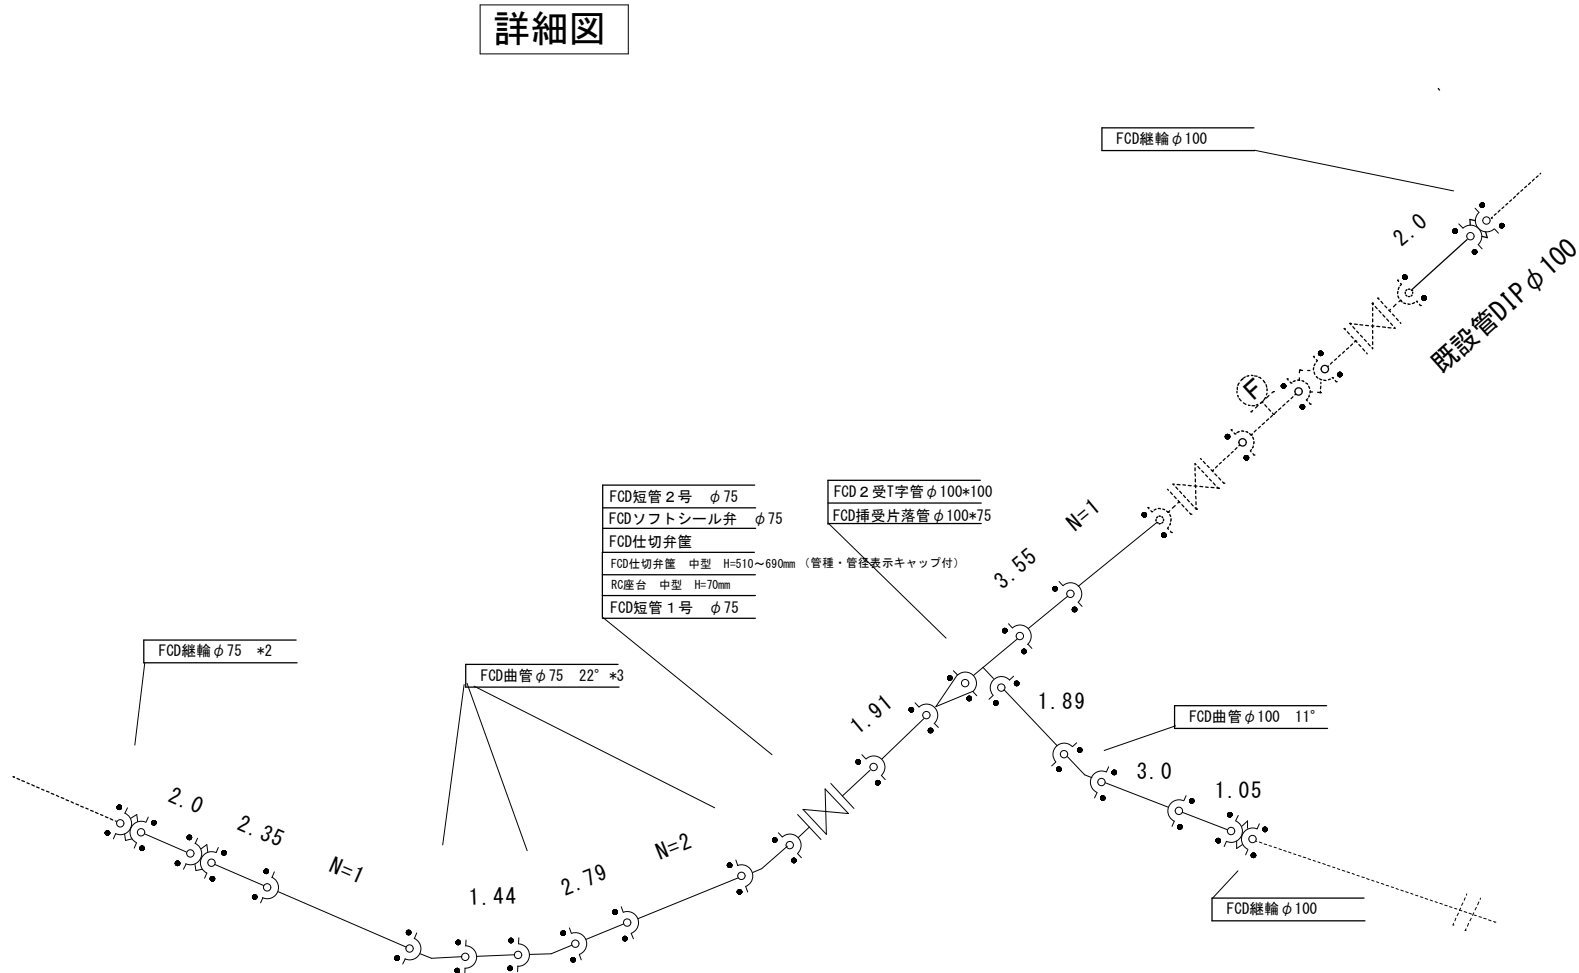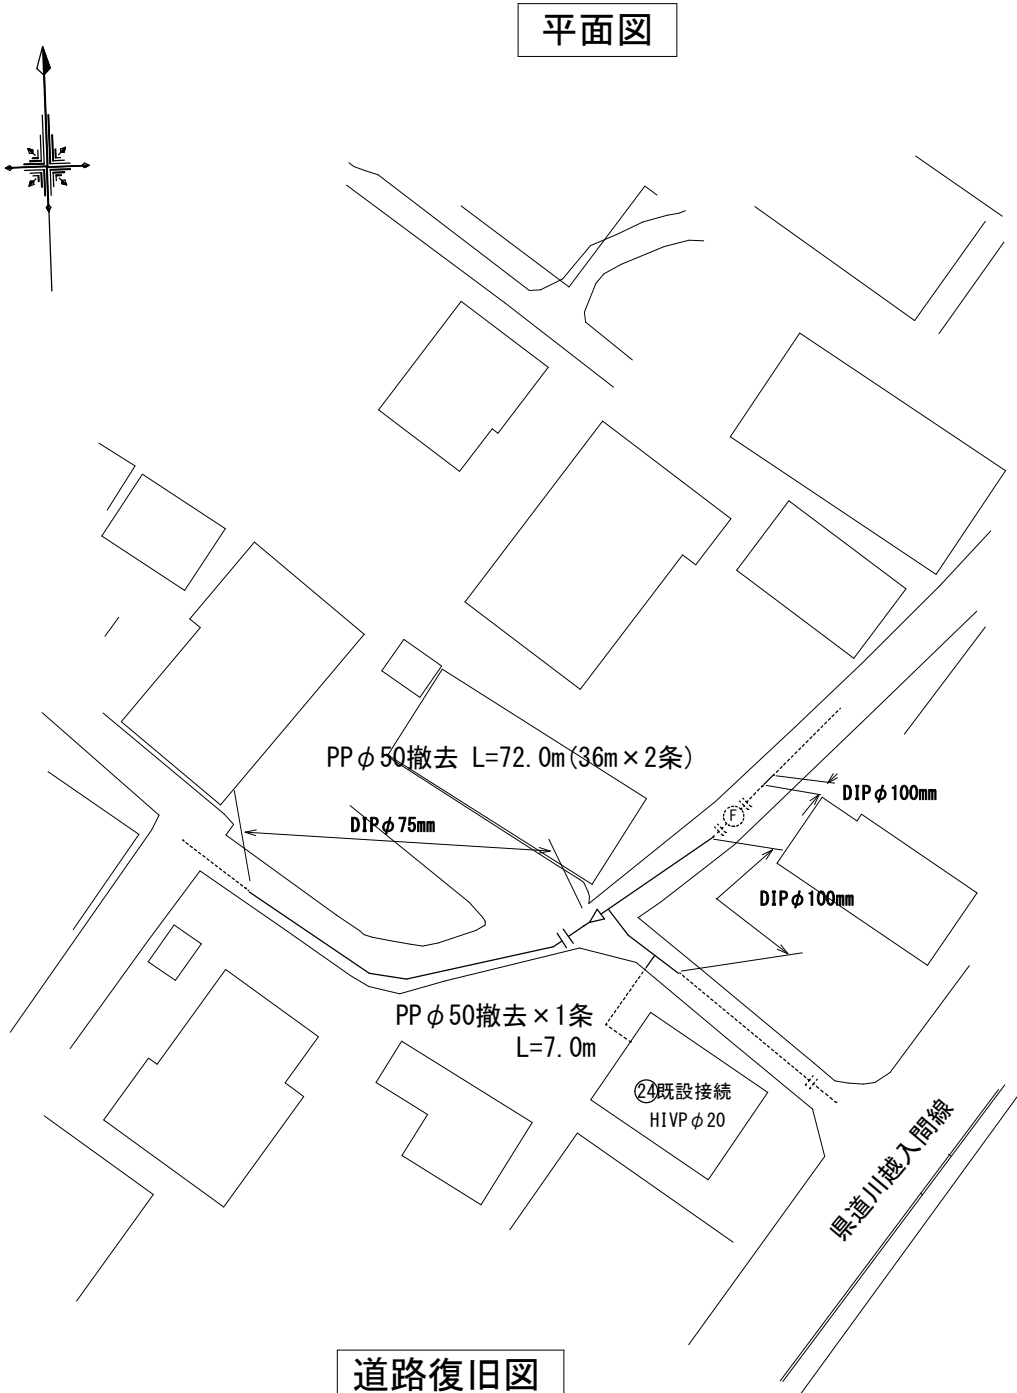

工事名称	市道C第540号線外2線下水道工事に伴う配給水管布設工事		
工事場所	狭山市大字堀兼地内		
設計年度	令和6年度 R6 - C・4 - 11		
図面名称	平面図・詳細図・道路復旧図		
縮尺	FREE	図面番号	2/2
狭山市 上下水道部			