



平面図

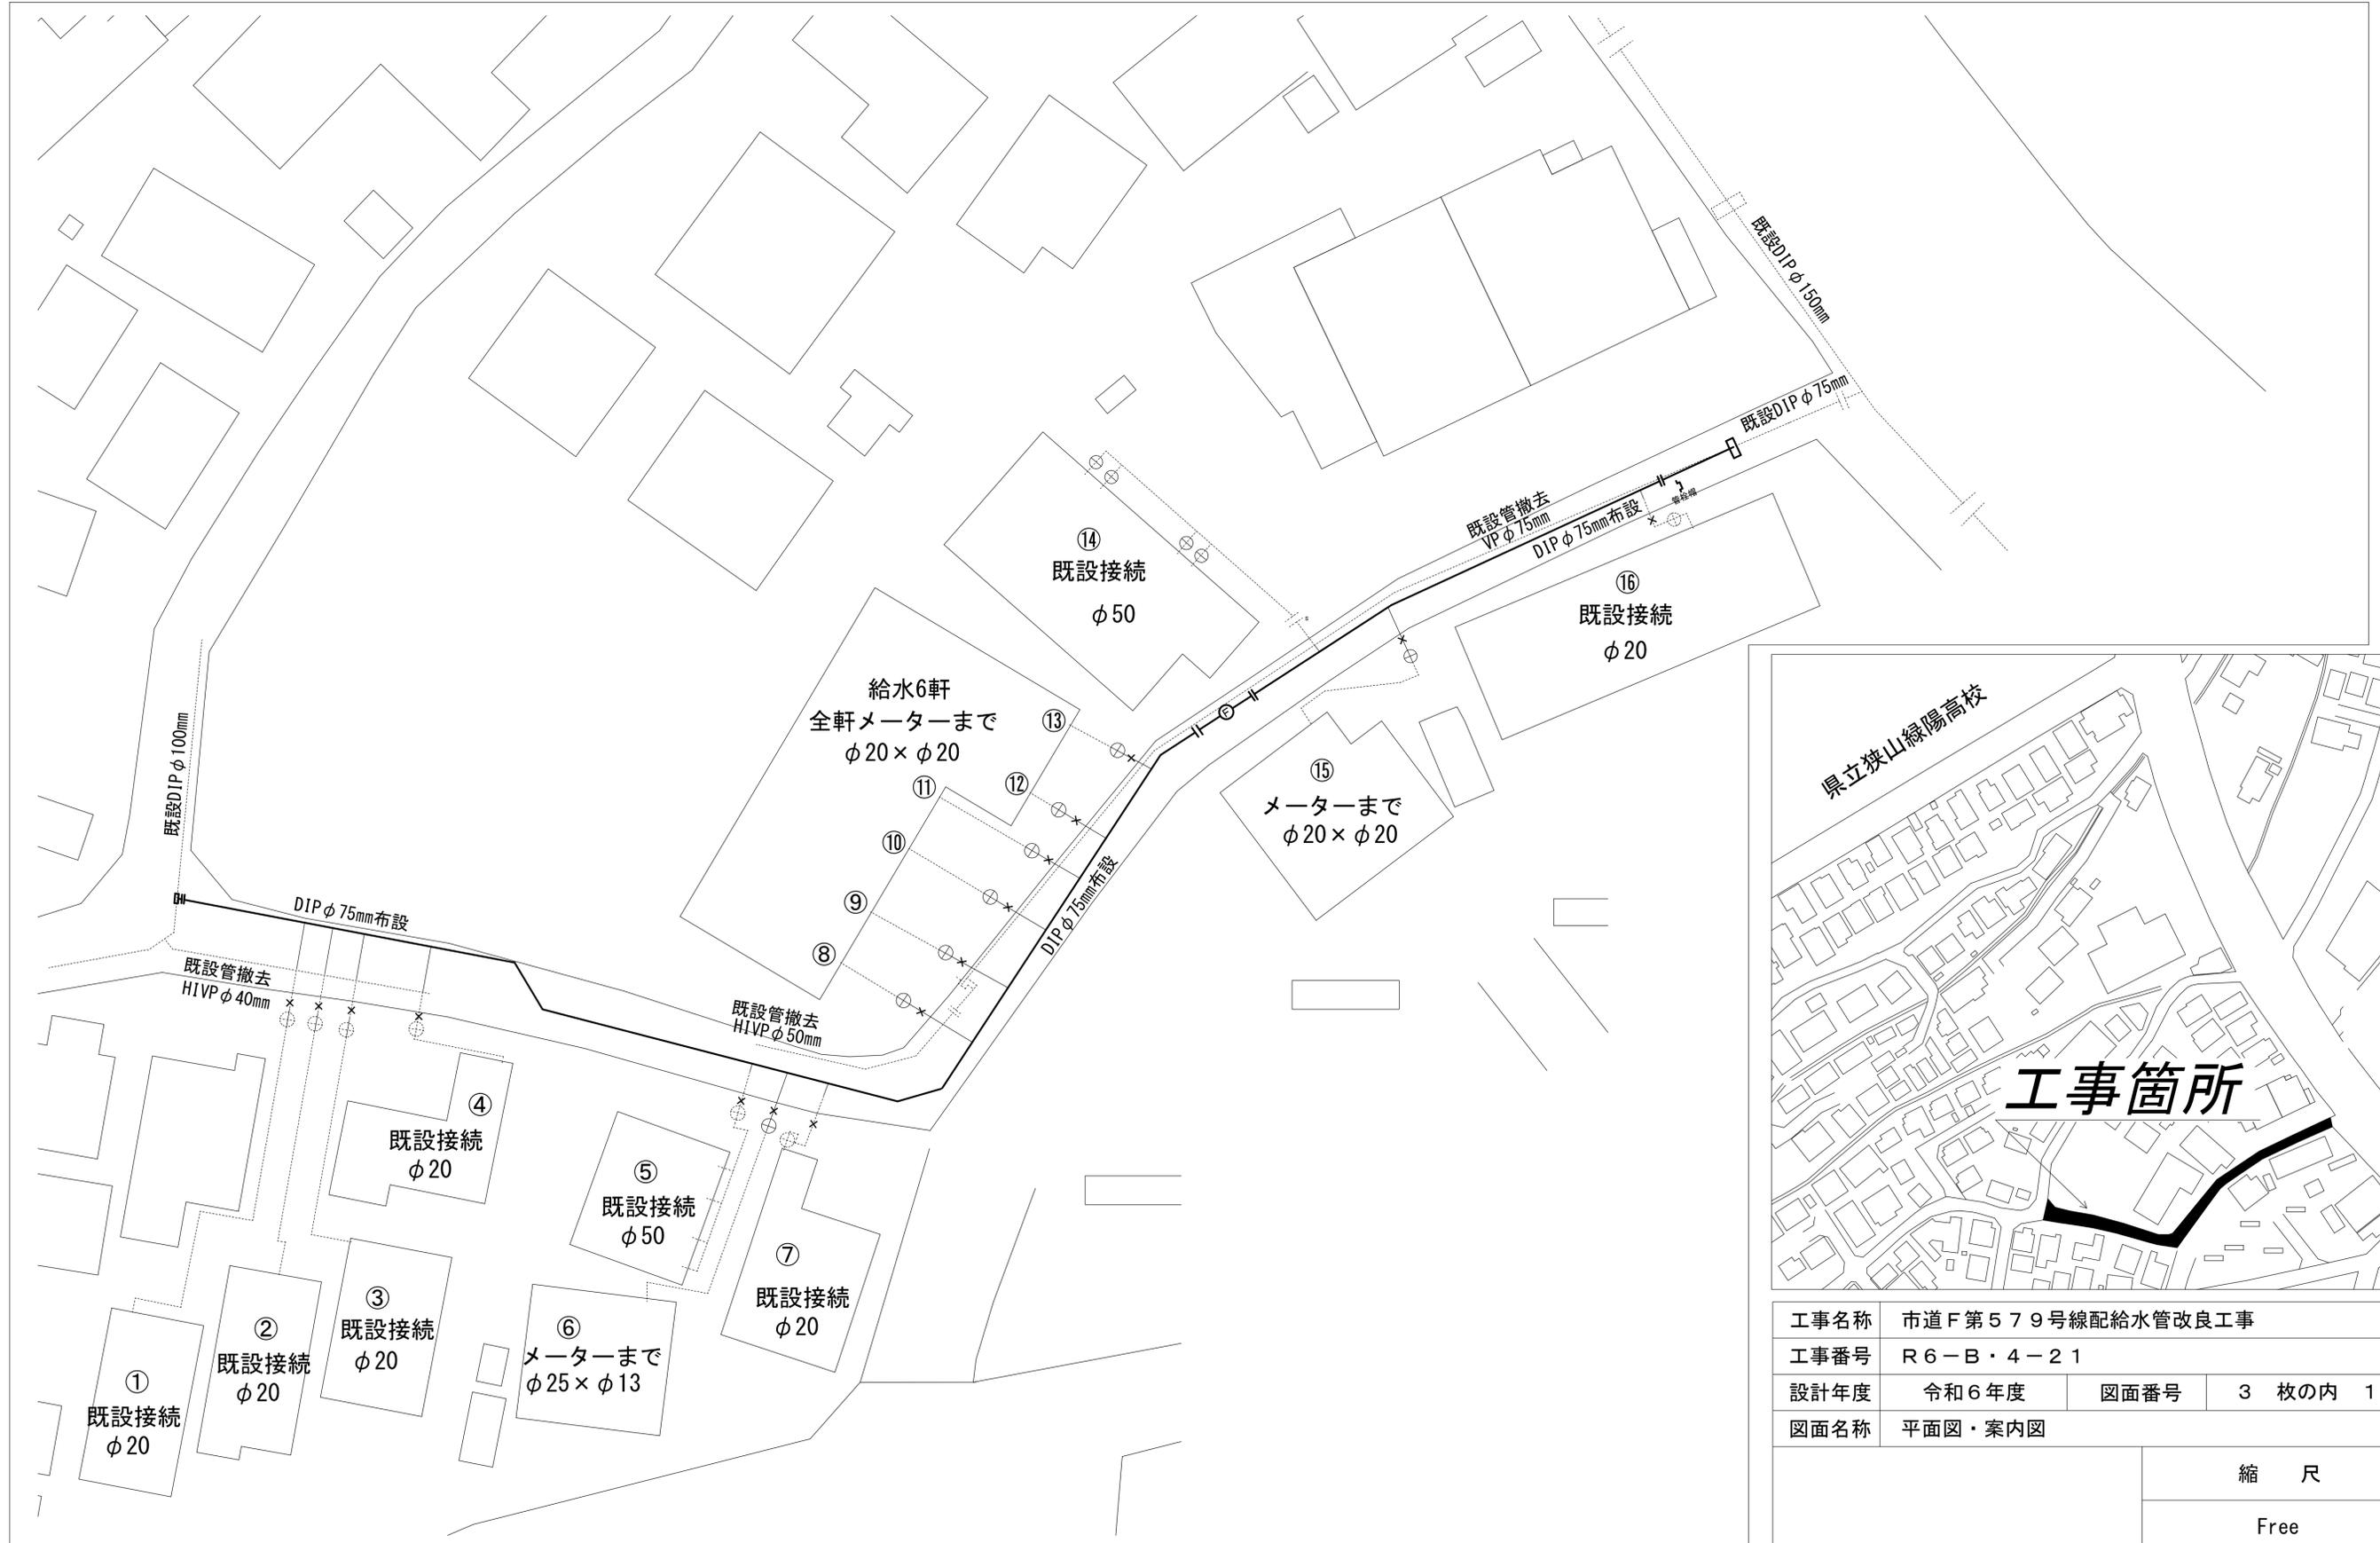

工事名称	市道F第579号線配給水管改良工事		
工事番号	R6-B-4-21		
設計年度	令和6年度	図面番号	3枚の内 1
図面名称	平面図・案内図		
		縮尺	
		Free	
狭山市上下水道部			

FCD両受曲管 GX形 22° 1/2 φ75mm
FCDソフトシール仕切弁 GX形 φ75mm受挿し
FCD仕切弁筐 中型 H=510~690mm ×2 (管種・管径表示キャップ付)
RC座台 中型 H=70mm ×2
FCDフラジ付T字管 GX形 φ75mm×φ75mm
ステンズ製補修弁 φ75mm×200H レバー式 (右開)
ステンズ製地下式消火栓 単口 (左閉)
レゾンコンクリート製下柵・鉄蓋 φ500×690H (鉄蓋表示:消火栓)
FCDソフトシール仕切弁 GX形 φ75mm両受
FCD曲管 GX形 11° 1/4 φ75mm


詳細図

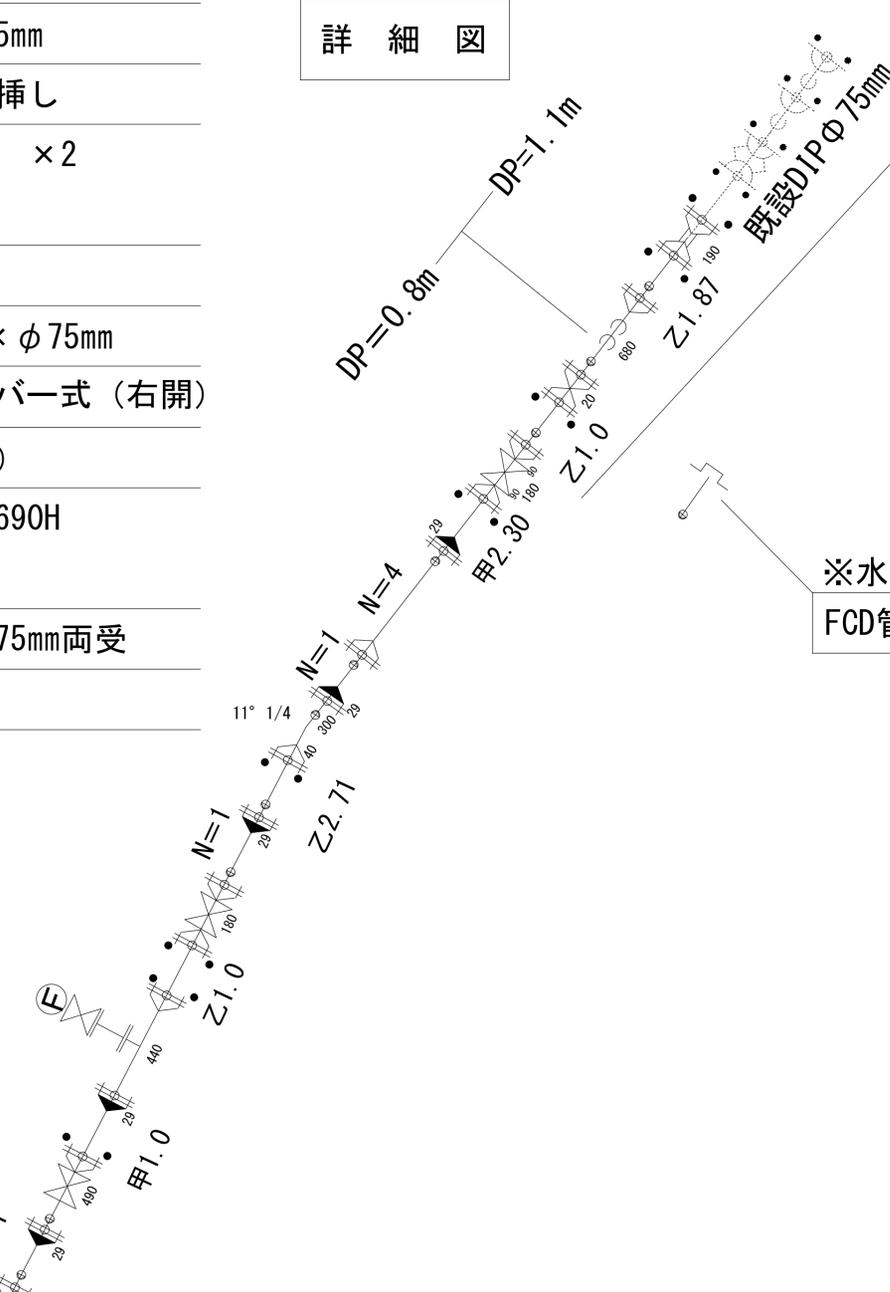

FCD両受ソフトシール仕切弁 GX形 φ75mm
FCD仕切弁筐 中型 H=510~690mm (管種・管径表示キャップ付)
RC座台 中型 H=70mm
FCD両受短管 GX形 φ75mm
FCD乙字管 GX形 φ75mm H=300mm
FCD継輪 GX形 φ75mm

※水圧試験・洗管
FCD管栓帽 GX形 φ75mm

不断水割T字管 DIP用 φ100mm×φ75mm (ソフトシール仕切弁付、メカ挿し口)
FCD仕切弁筐 中型 H=510~690mm (管種・管径表示キャップ付)
RC座台 中型 H=70mm
FCD両受短管 GX形 φ75

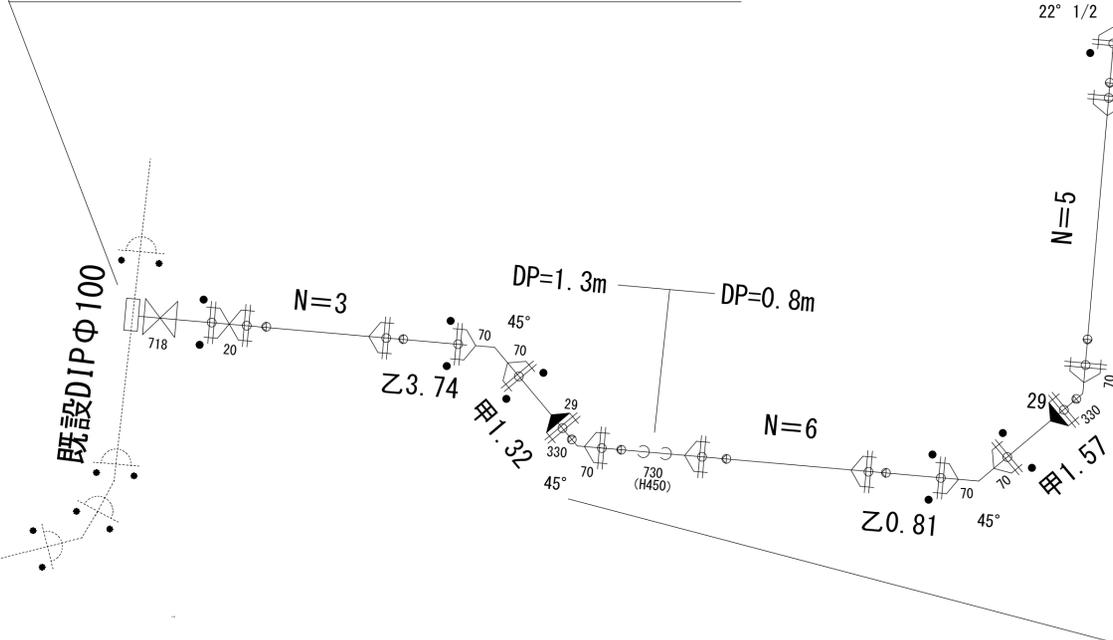

FCD両受曲管 GX形 45° φ75mm
FCD曲管 GX形 45° φ75mm










FCD両受曲管 GX形 45° φ75mm
FCD曲管 GX形 45° φ75mm
FCD乙字管 GX形 φ75mm H=450mm

案内図



工事名称	市道F第579号線配給水管改良工事		
工事番号	R6-B・4-21		
設計年度	令和6年度	図面番号	3枚の内 2
図面名称	詳細図・案内図		
		縮尺	Free
狭山市上下水道部			

道路組成図

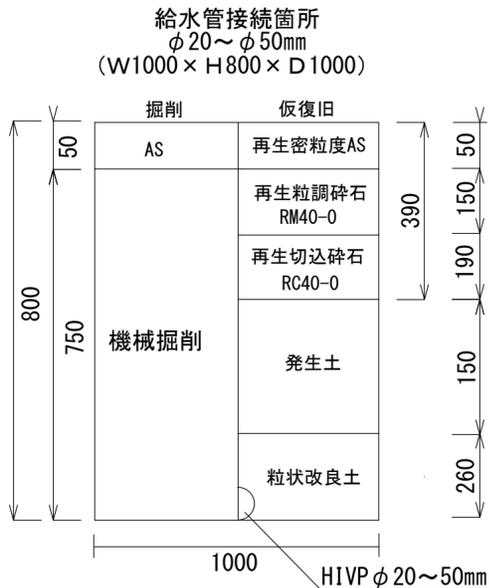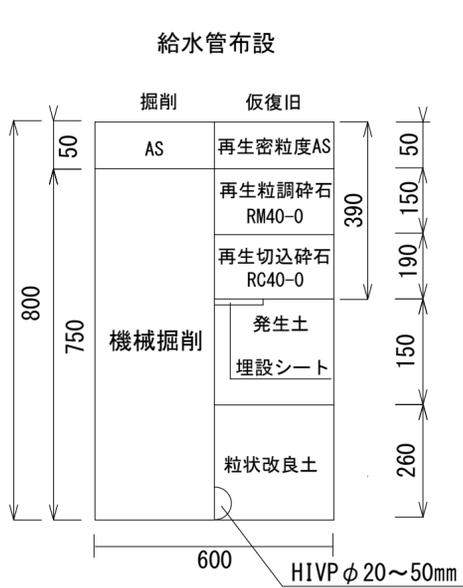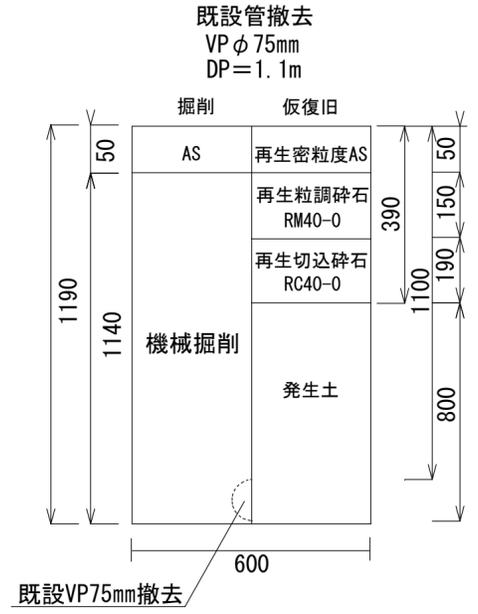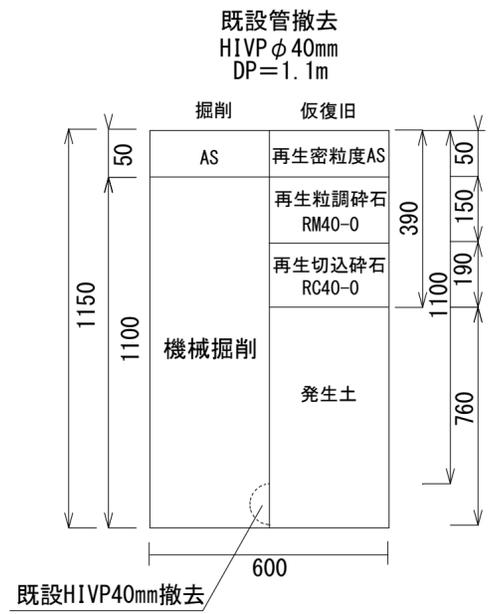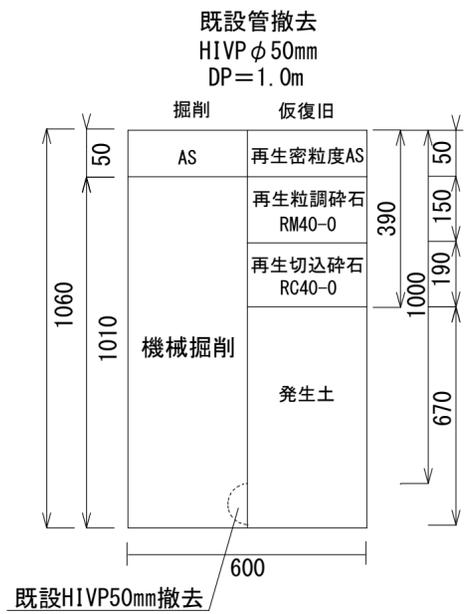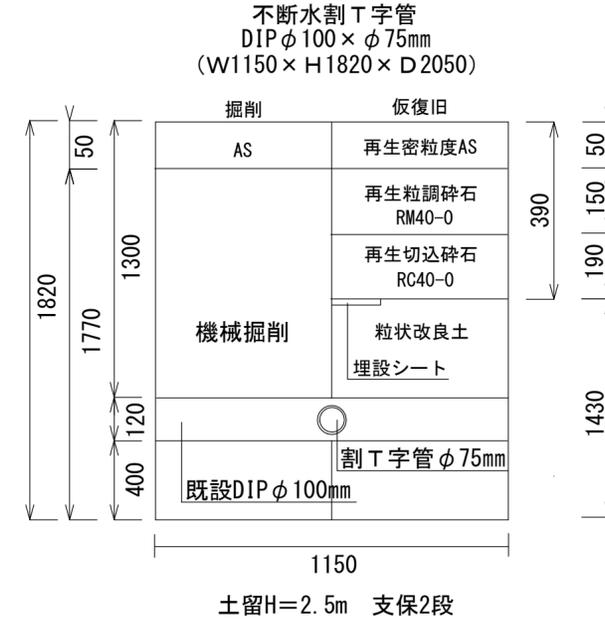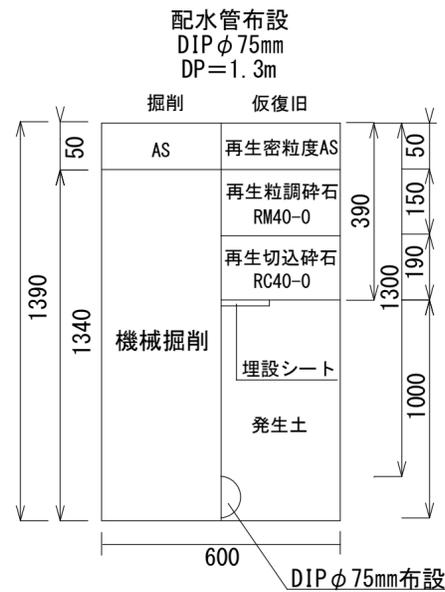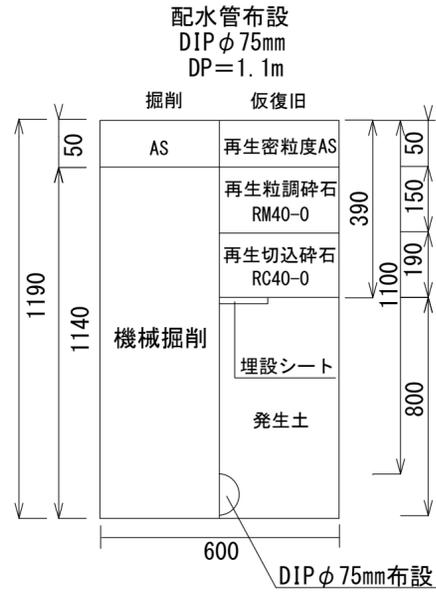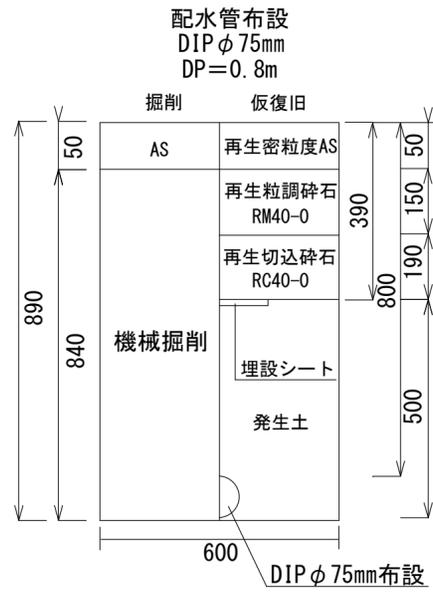

案内図



工事名称	市道F第579号線配給水管改良工事		
工事番号	R6-B・4-21		
設計年度	令和6年度	図面番号	3枚の内 3
図面名称	道路組成図・案内図		

縮尺	
Free	
狭山市上下水道部	