


平面図

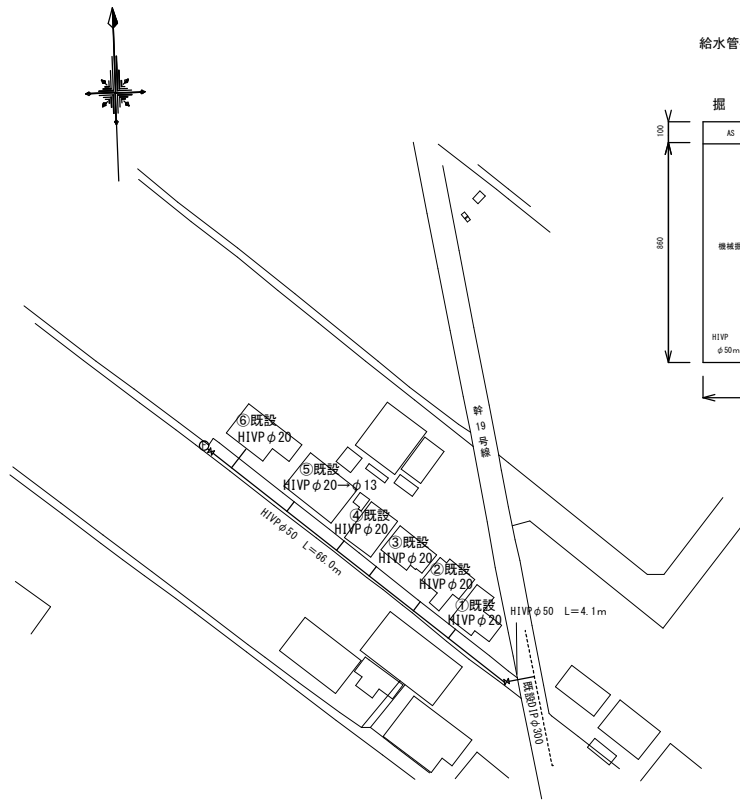

詳細図

HIエルボ φ50
HIバルブソケット φ50
青銅製ソフトシール弁 φ50
SV筐（公道用）
口径、開閉表示型 H=510~690mm
RC座台 H=70mm
径違いソケット φ65×50
消火栓アダプター φ65
ハット型筐（座台含む）

HIVPφ50 L=66.0m

HIソケット φ50 ~3
青銅製ソフトシール仕切弁 φ50
FCD SV筐（公道用）
口径、開閉表示型 H=510~690mm
RC座台 H=70mm

HIベンド 45° φ50


分水栓キャップ φ50

HIVPφ50 L=4.1（幹19）
（エルボφ50×2）


サドル付分水栓 CIP用 φ300×φ50
（防食フィルム付き・密着コア付）
フレキシブル継手 φ50×800L

道路復旧図


給水管布設 φ50（幹19）
DP=0.9m

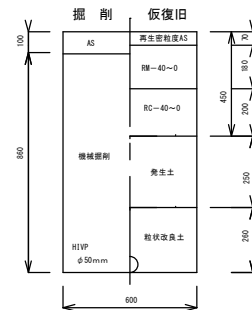


分水栓キャップ
DP=1.2m

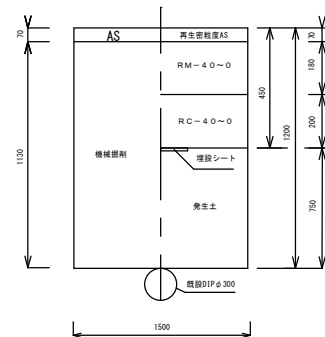


給水管布設
DP=0.9m

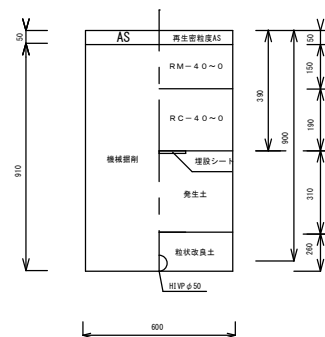


給水管φ20

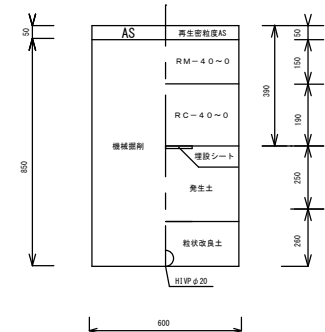


サドル付分水栓
DP=1.1m

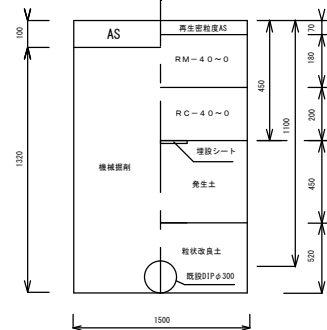


仮設管撤去

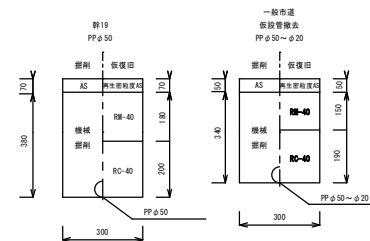

給水管既設接続

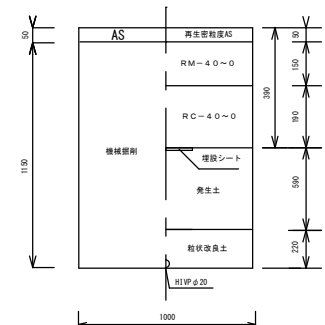


案内図

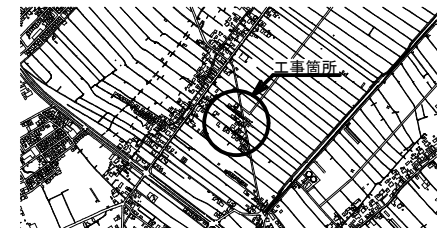


0

工事名称	市道C第576号線外2線下水道工事に伴う給水管布設工事		
工事場所	狭山市大字堀兼地内		
設計年度	令和6年度	R6 - C - 3 - 18	
図面名称	平面図・詳細図・案内図・道路復旧図		
縮 尺	FREE	図面番号	1/2
狭 山 市 上 下 水 道 部			


平面図

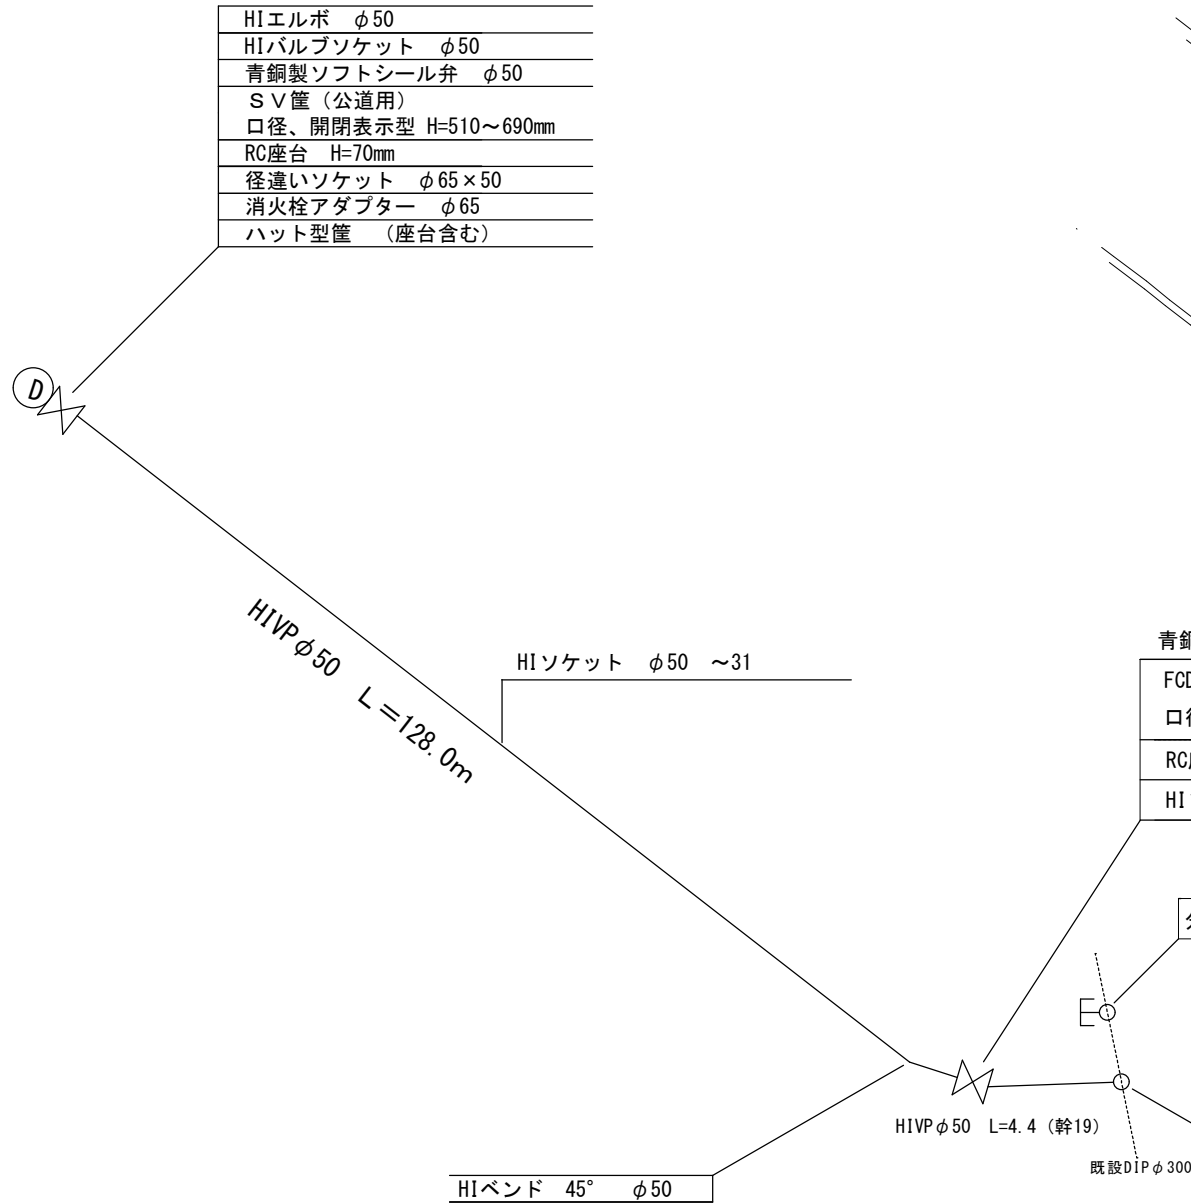

詳細図

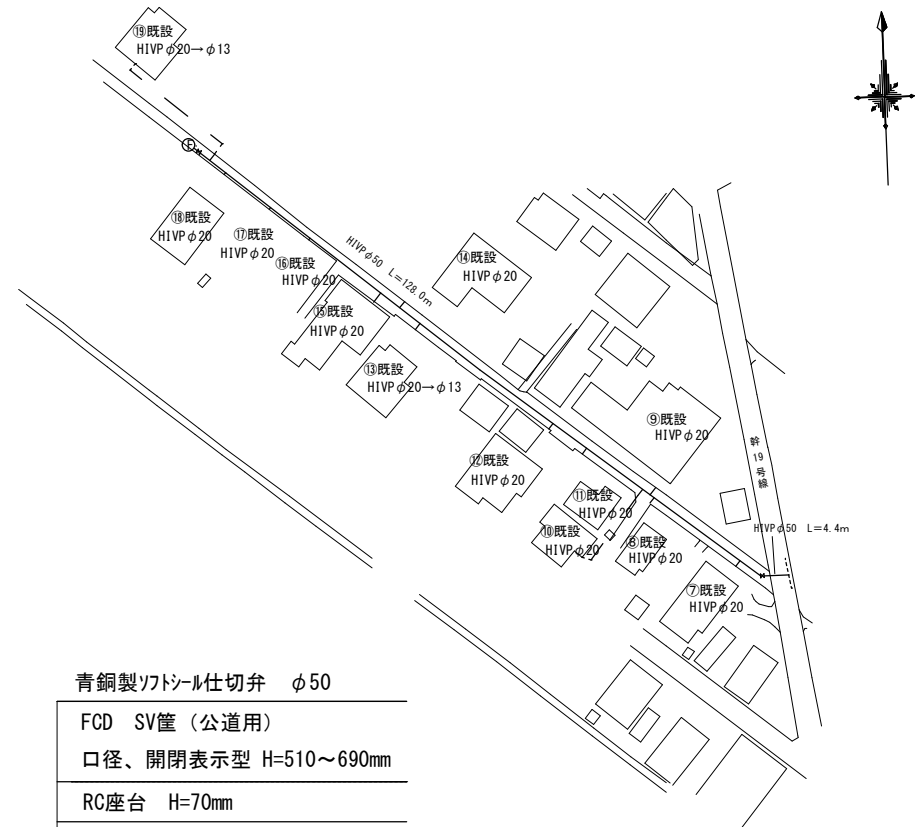

案内図

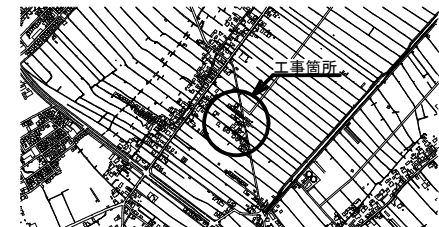

工事名称	市道C第576号線外2線下水道工事に伴う給水管布設工事		
工事場所	狭山市大字堀兼地内		
設計年度	令和6年度	R6 - C・3 - 18	
図面名称	平面図・詳細図・案内図		
縮尺	FREE	図面番号	2/2
狭山市上下水道部			