

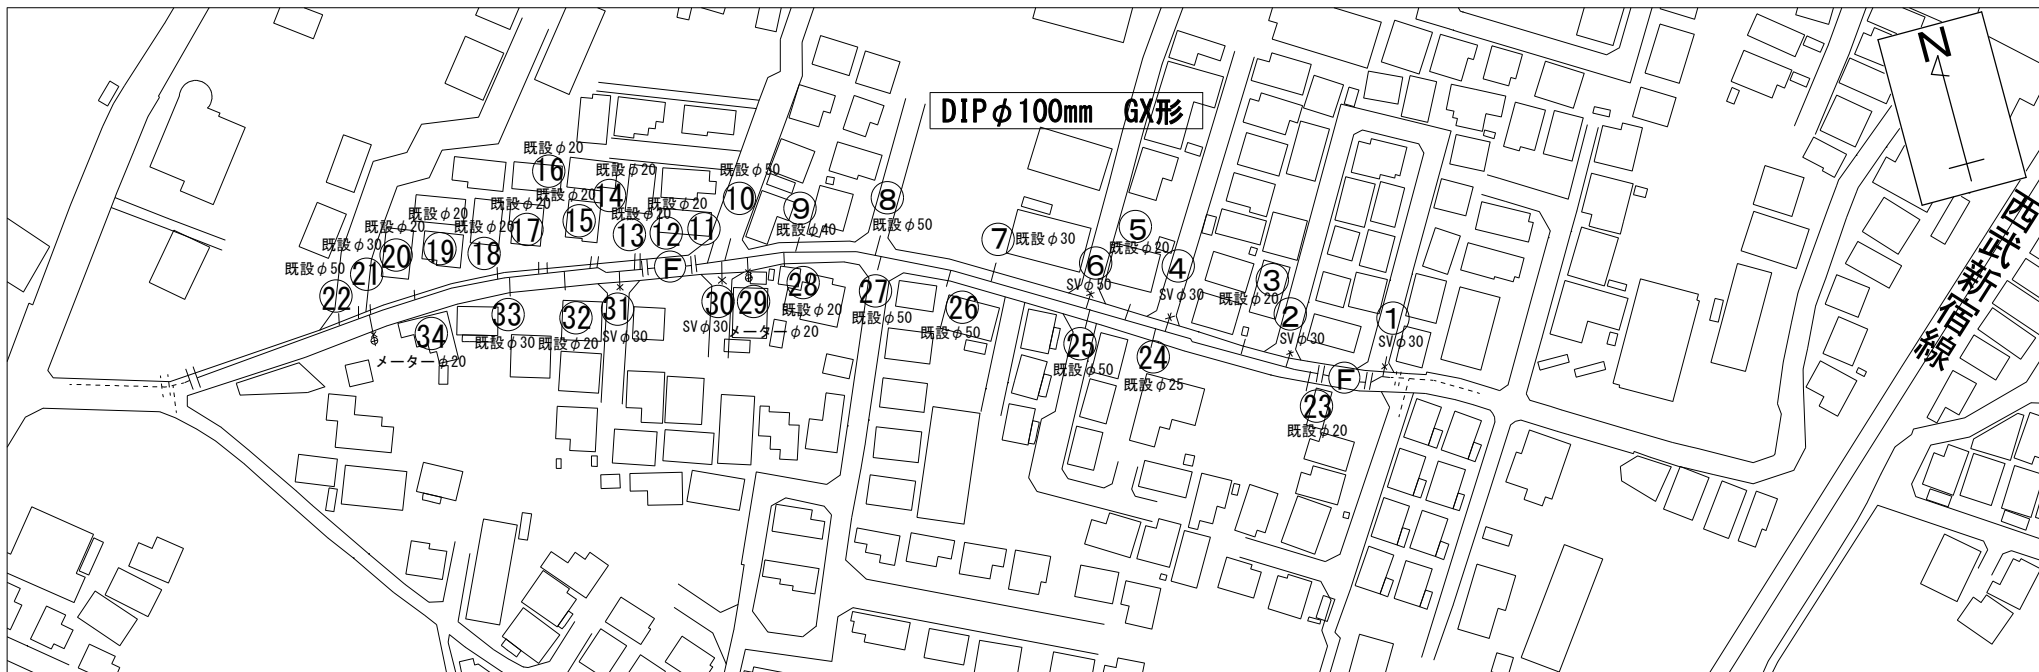


## 縮尺：FREE


 
 
 

 
 


 
 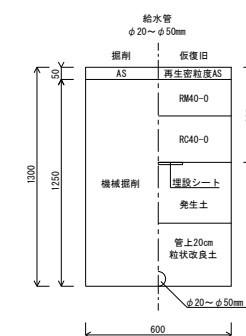


復旧組成図

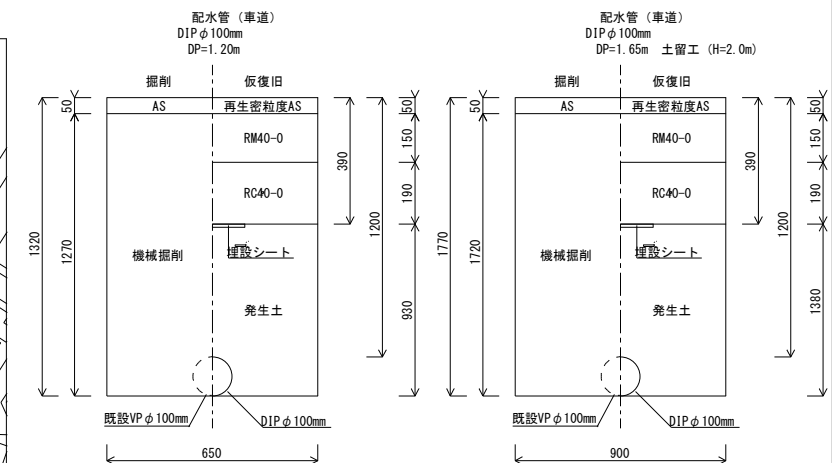

本管詳細図


縮尺：FREE

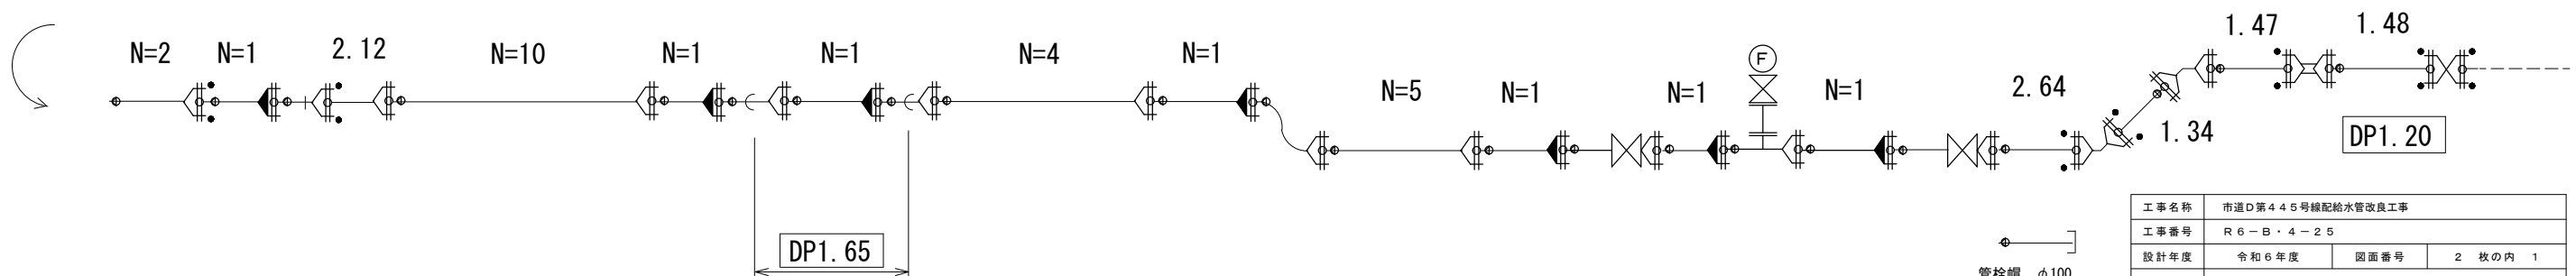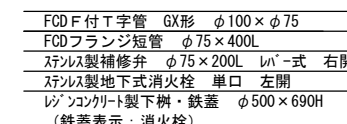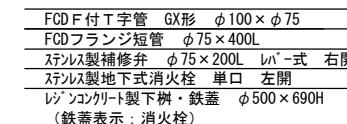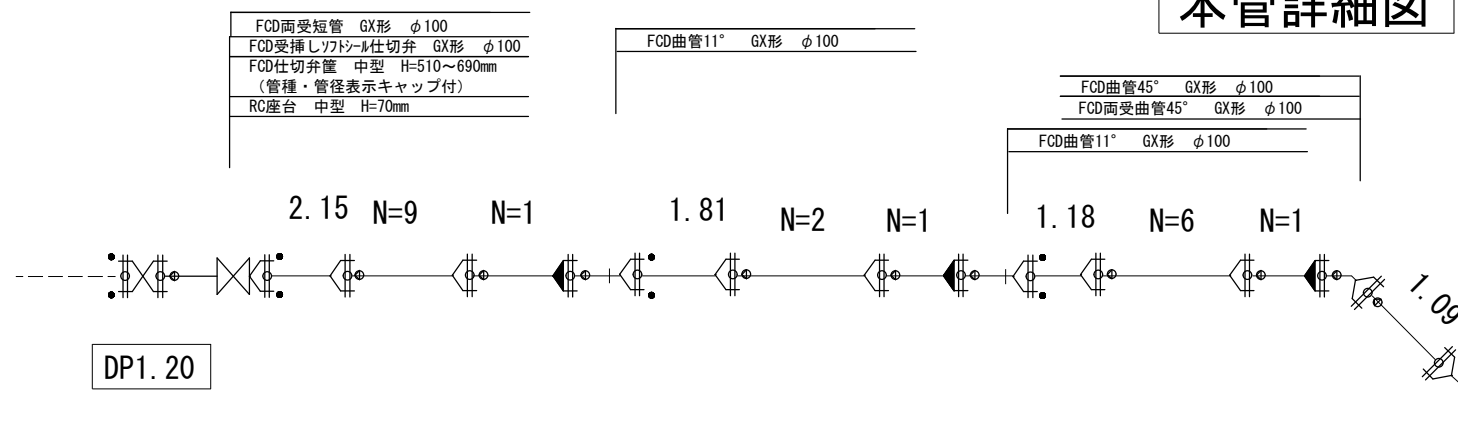


|                 |                   |      |        |
|-----------------|-------------------|------|--------|
| 工事名称            | 市道D第445号線配給水管改良工事 |      |        |
| 工事番号            | R6-B・4-25         |      |        |
| 設計年度            | 令和6年度             | 図面番号 | 2枚の内 1 |
| 図面名称            | 平面図・本管詳細図・復旧組成図   |      |        |
|                 |                   | 縮 尺  |        |
|                 |                   | 図 示  |        |
| 狹 山 市 上 下 水 道 部 |                   |      |        |

平面図



縮尺：FREE

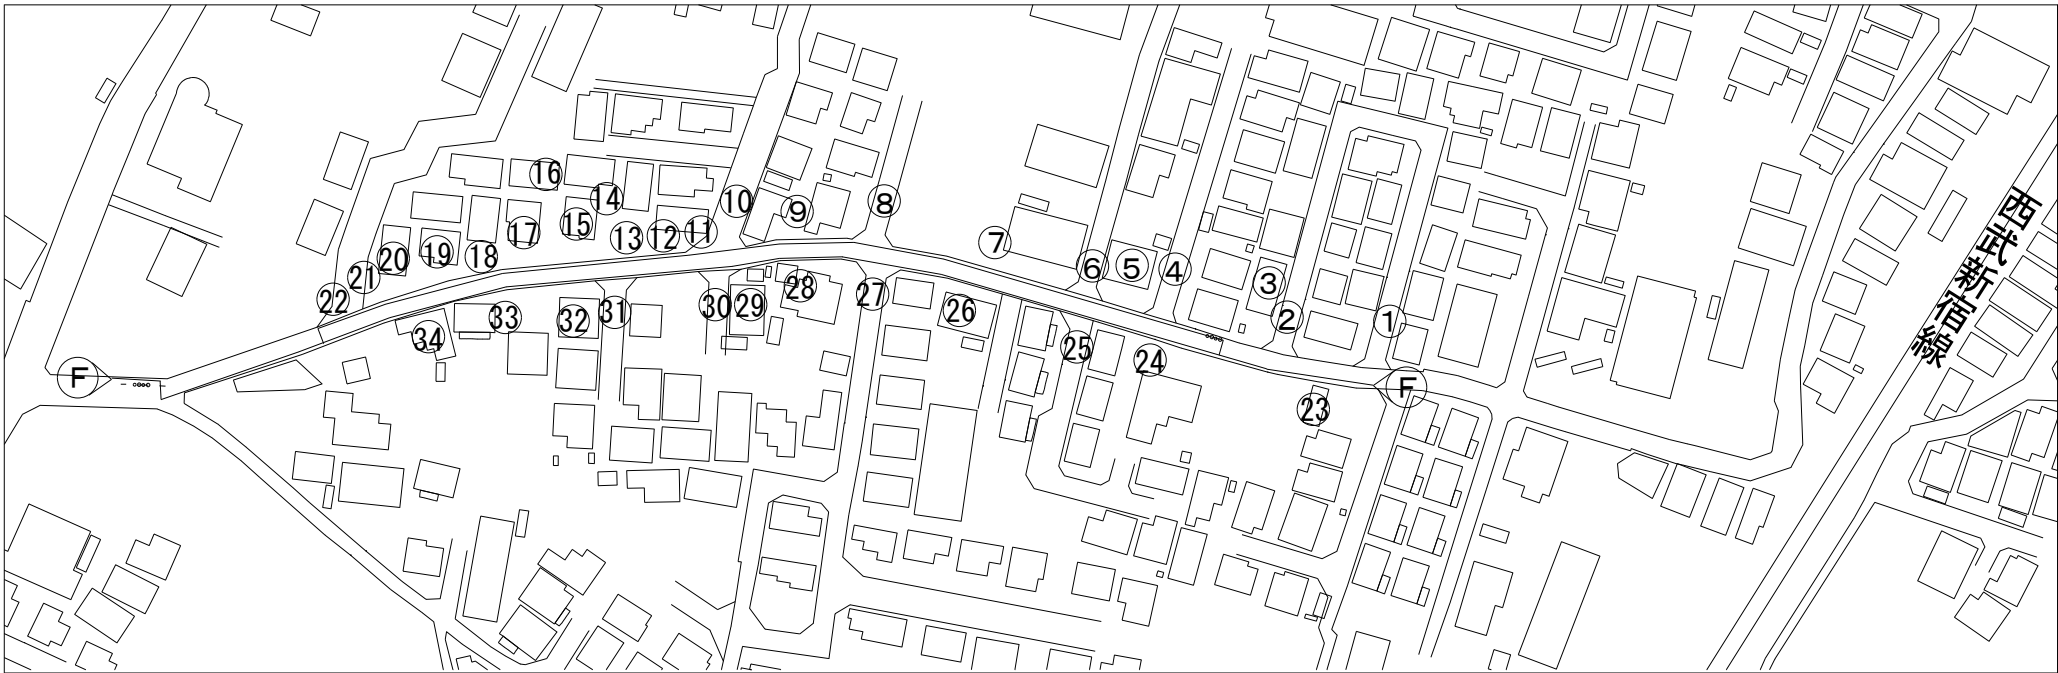

仮設管詳細図

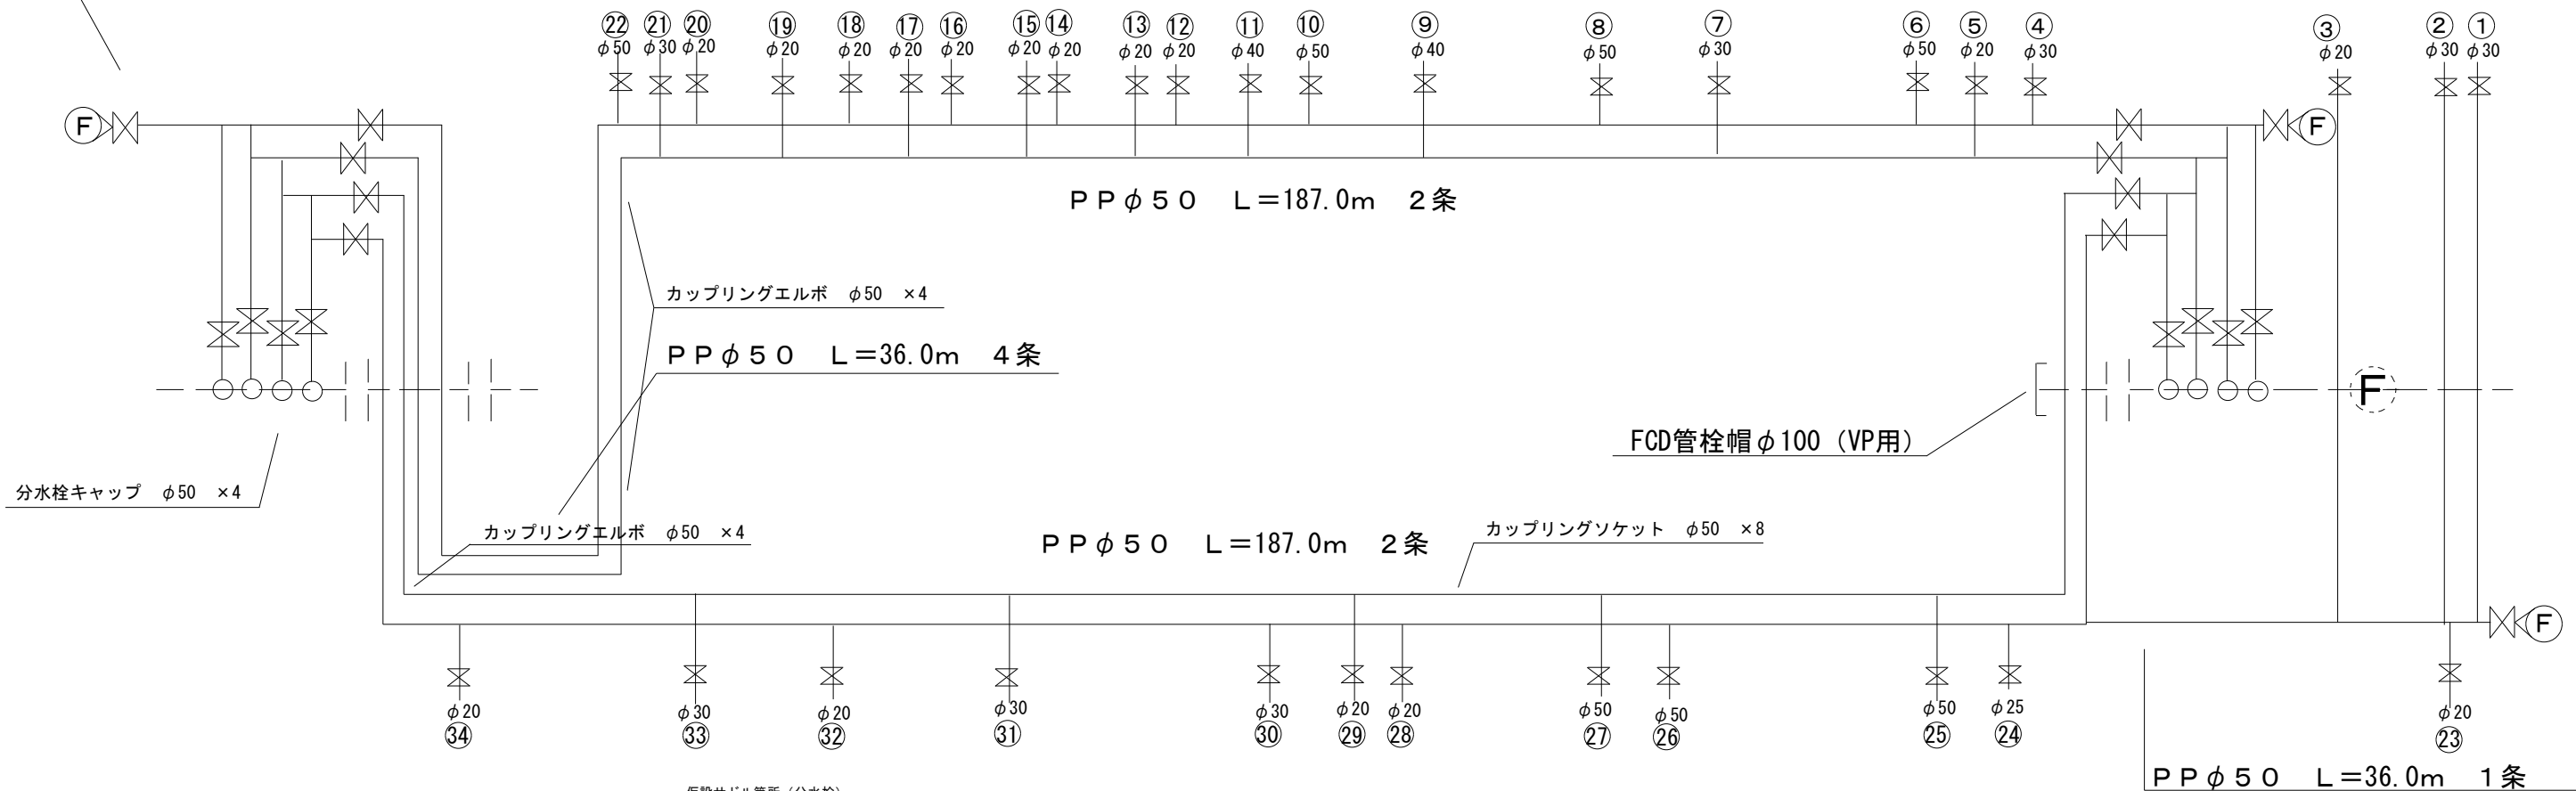

道路組成図 S=FREE

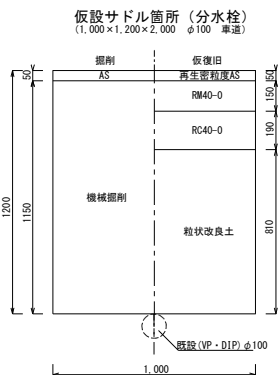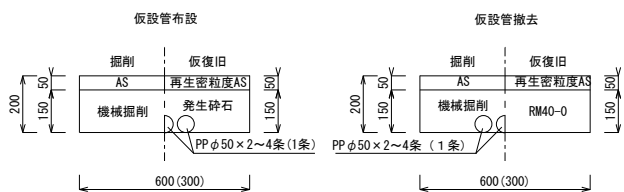

仮設給水管材料組み合わせ一覧表

|                         |                         |                         |
|-------------------------|-------------------------|-------------------------|
| ※仮設給水管φ20               | ※仮設給水管φ25               | ※仮設給水管φ30               |
| 枝形'カップ'リング'チーズ' φ50×φ20 | 枝形'カップ'リング'チーズ' φ50×φ25 | 枝形'カップ'リング'チーズ' φ50×φ30 |
| ニップル φ20×150 L          | ニップル φ25×150 L          | ニップル φ30×150 L          |
| ボールバルブ φ20              | ボールバルブ φ25              | ボールバルブ φ30              |
| バルブボックス φ150            | バルブボックス φ150            | バルブボックス φ150            |
| HIバルブソケット φ20           | HIバルブソケット φ25           | HIバルブソケット φ30           |
| HIエルボ φ20 ×3            | HIエルボ φ25 ×3            | HIエルボ φ30 ×3            |
| ※仮設給水管φ40               | ※仮設給水管φ50               |                         |
| 枝形'カップ'リング'チーズ' φ50×φ40 | 枝形'カップ'リング'チーズ' φ50×φ50 |                         |
| ニップル φ40×150 L          | ニップル φ50×150 L          |                         |
| ボールバルブ φ40              | ボールバルブ φ50              |                         |
| バルブボックス φ150            | バルブボックス φ150            |                         |
| HIバルブソケット φ40           | HIバルブソケット φ50           |                         |
| HIエルボ φ40 ×3            | HIエルボ φ50 ×3            |                         |

|                 |                   |      |         |
|-----------------|-------------------|------|---------|
| 工事名称            | 市道D第445号線配給水管改良工事 |      |         |
| 工事番号            | R 6 - B ・ 4 - 2 5 |      |         |
| 設計年度            | 令和 6 年度           | 図面番号 | 2 枚の内 2 |
| 図面名称            | 平面図・仮設管詳細図・復旧組成図  |      |         |
|                 | 縮 尺               |      |         |
|                 | 図 示               |      |         |
| 狭 山 市 上 下 水 道 部 |                   |      |         |