 



平面図


縮尺：FREE

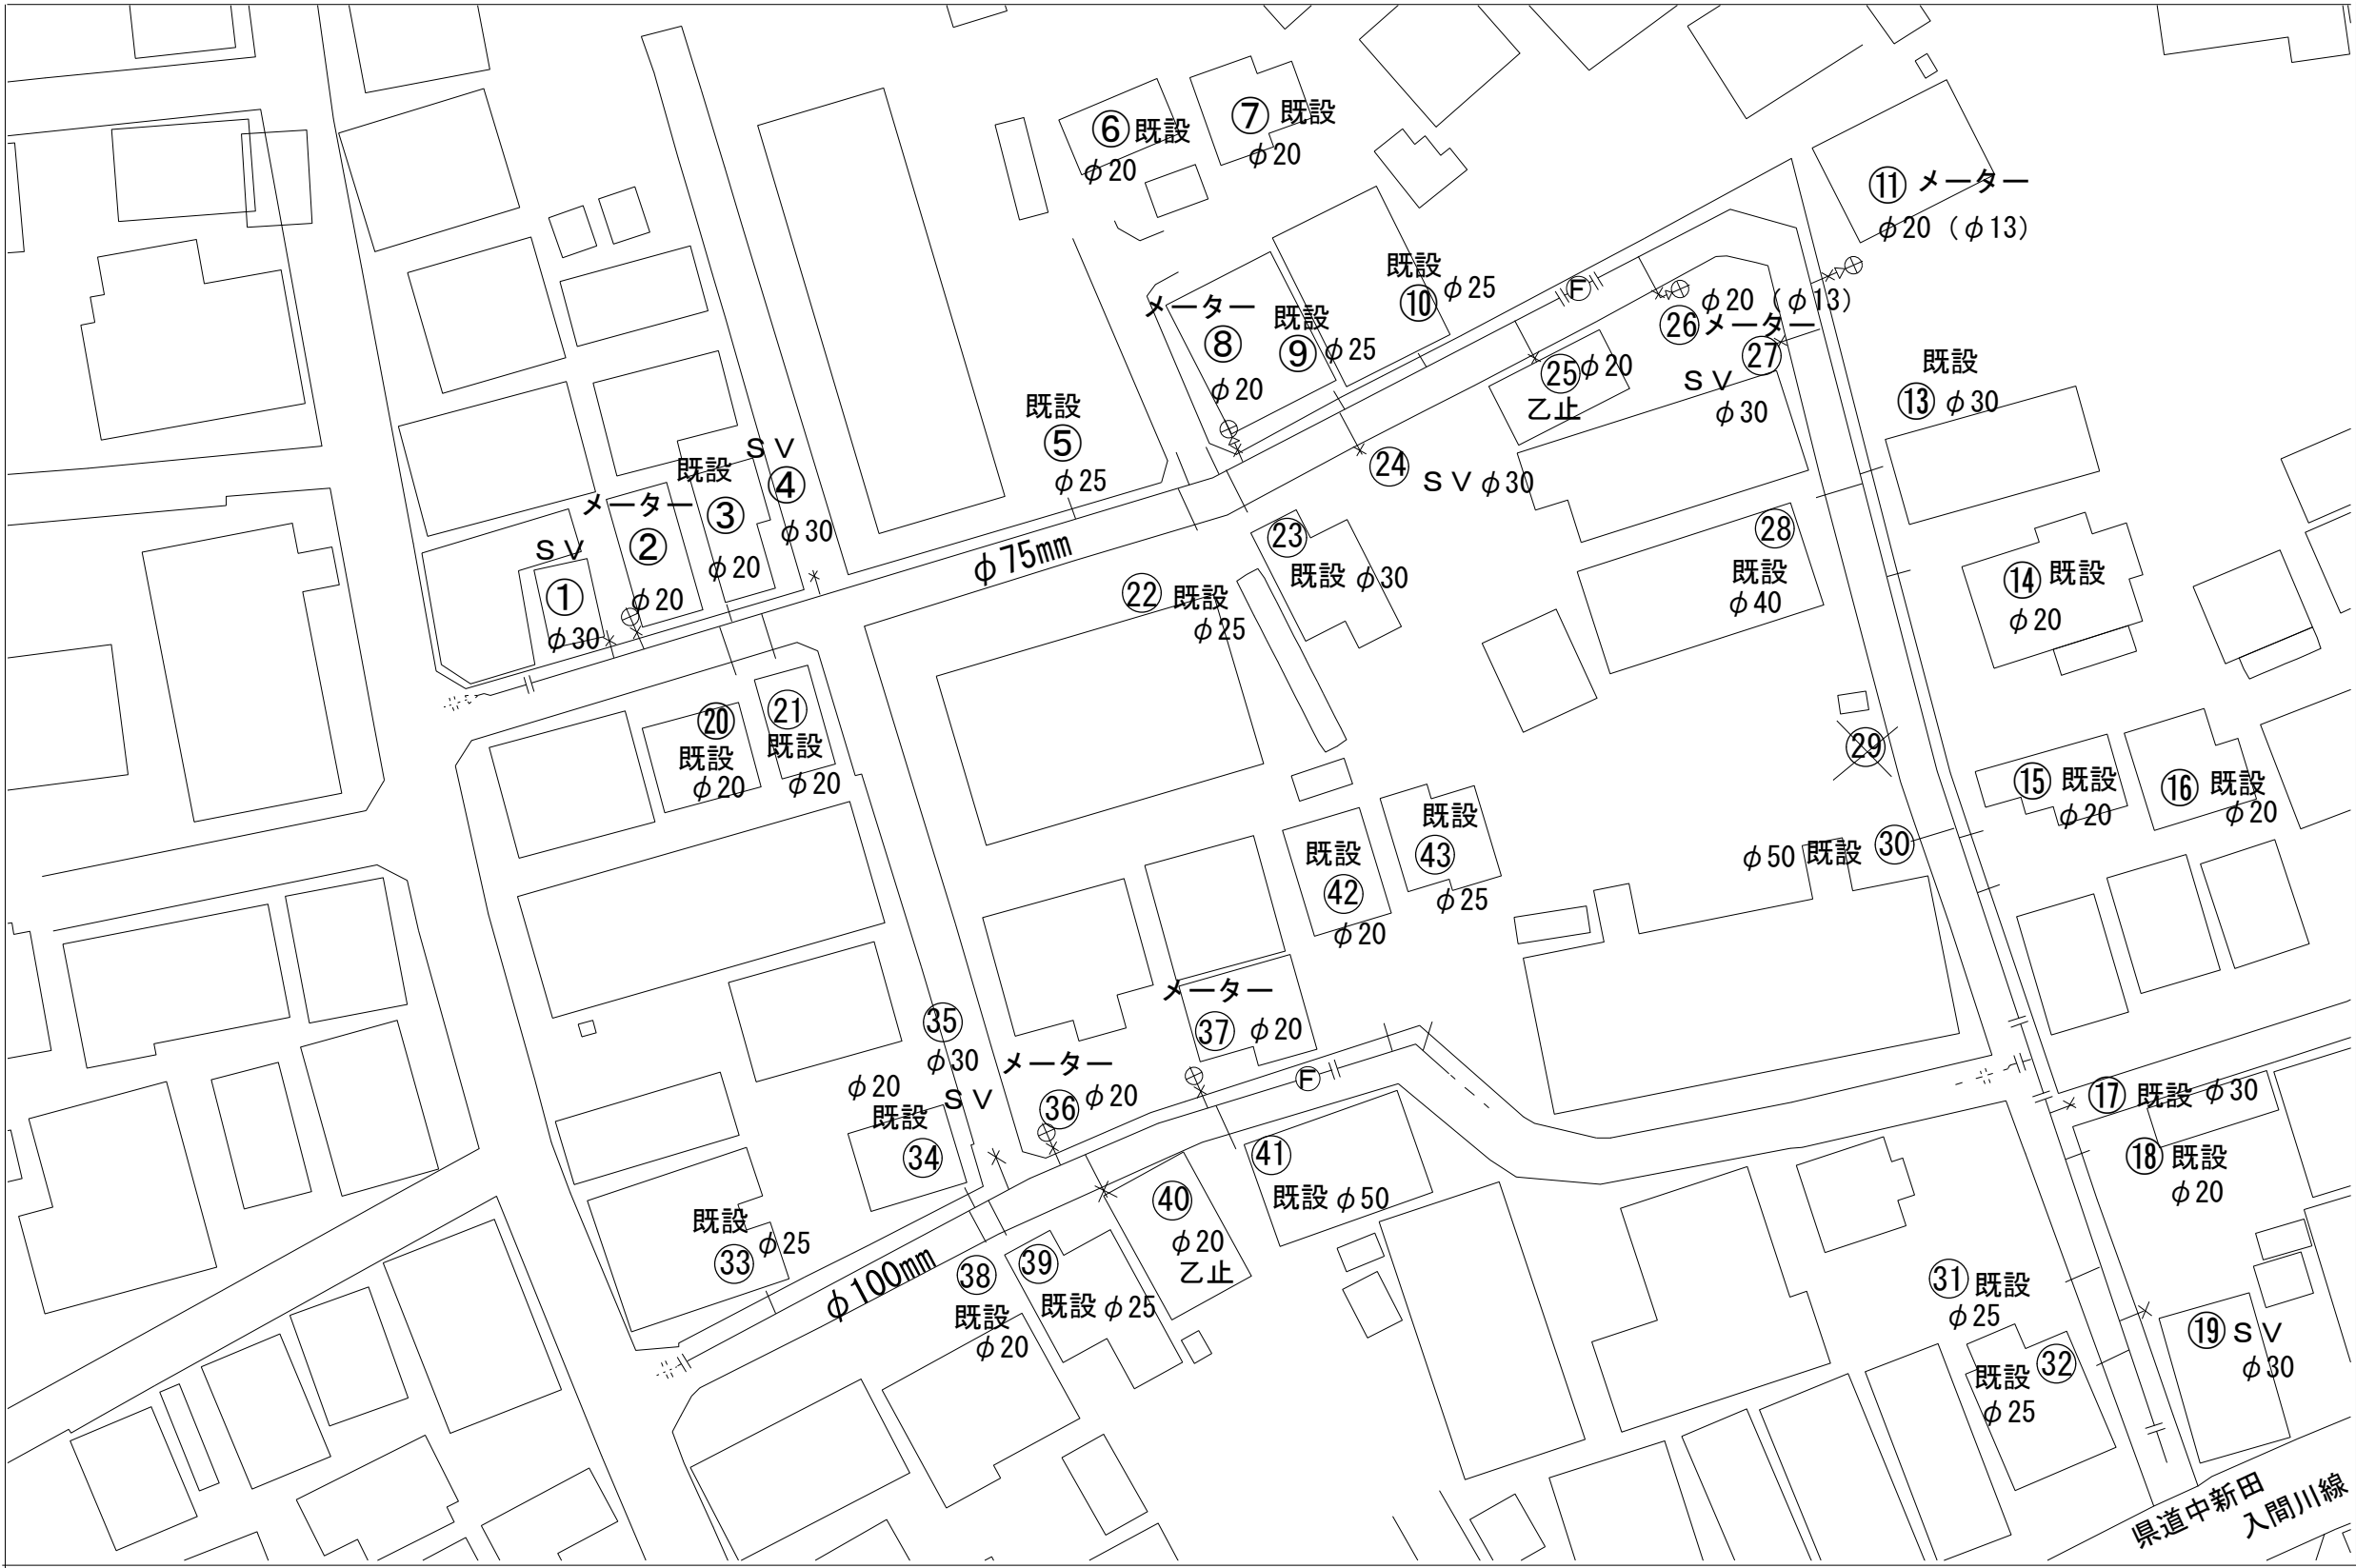

工事名称	市道C第255号線外2線配給水管改良工事		
工事番号	R6-B・4-26		
設計年度	令和6年度	図面番号	3枚の内 1
図面名称	平面図		
		縮 尺	
		図 示	



本管詳細図

縮尺：FREE


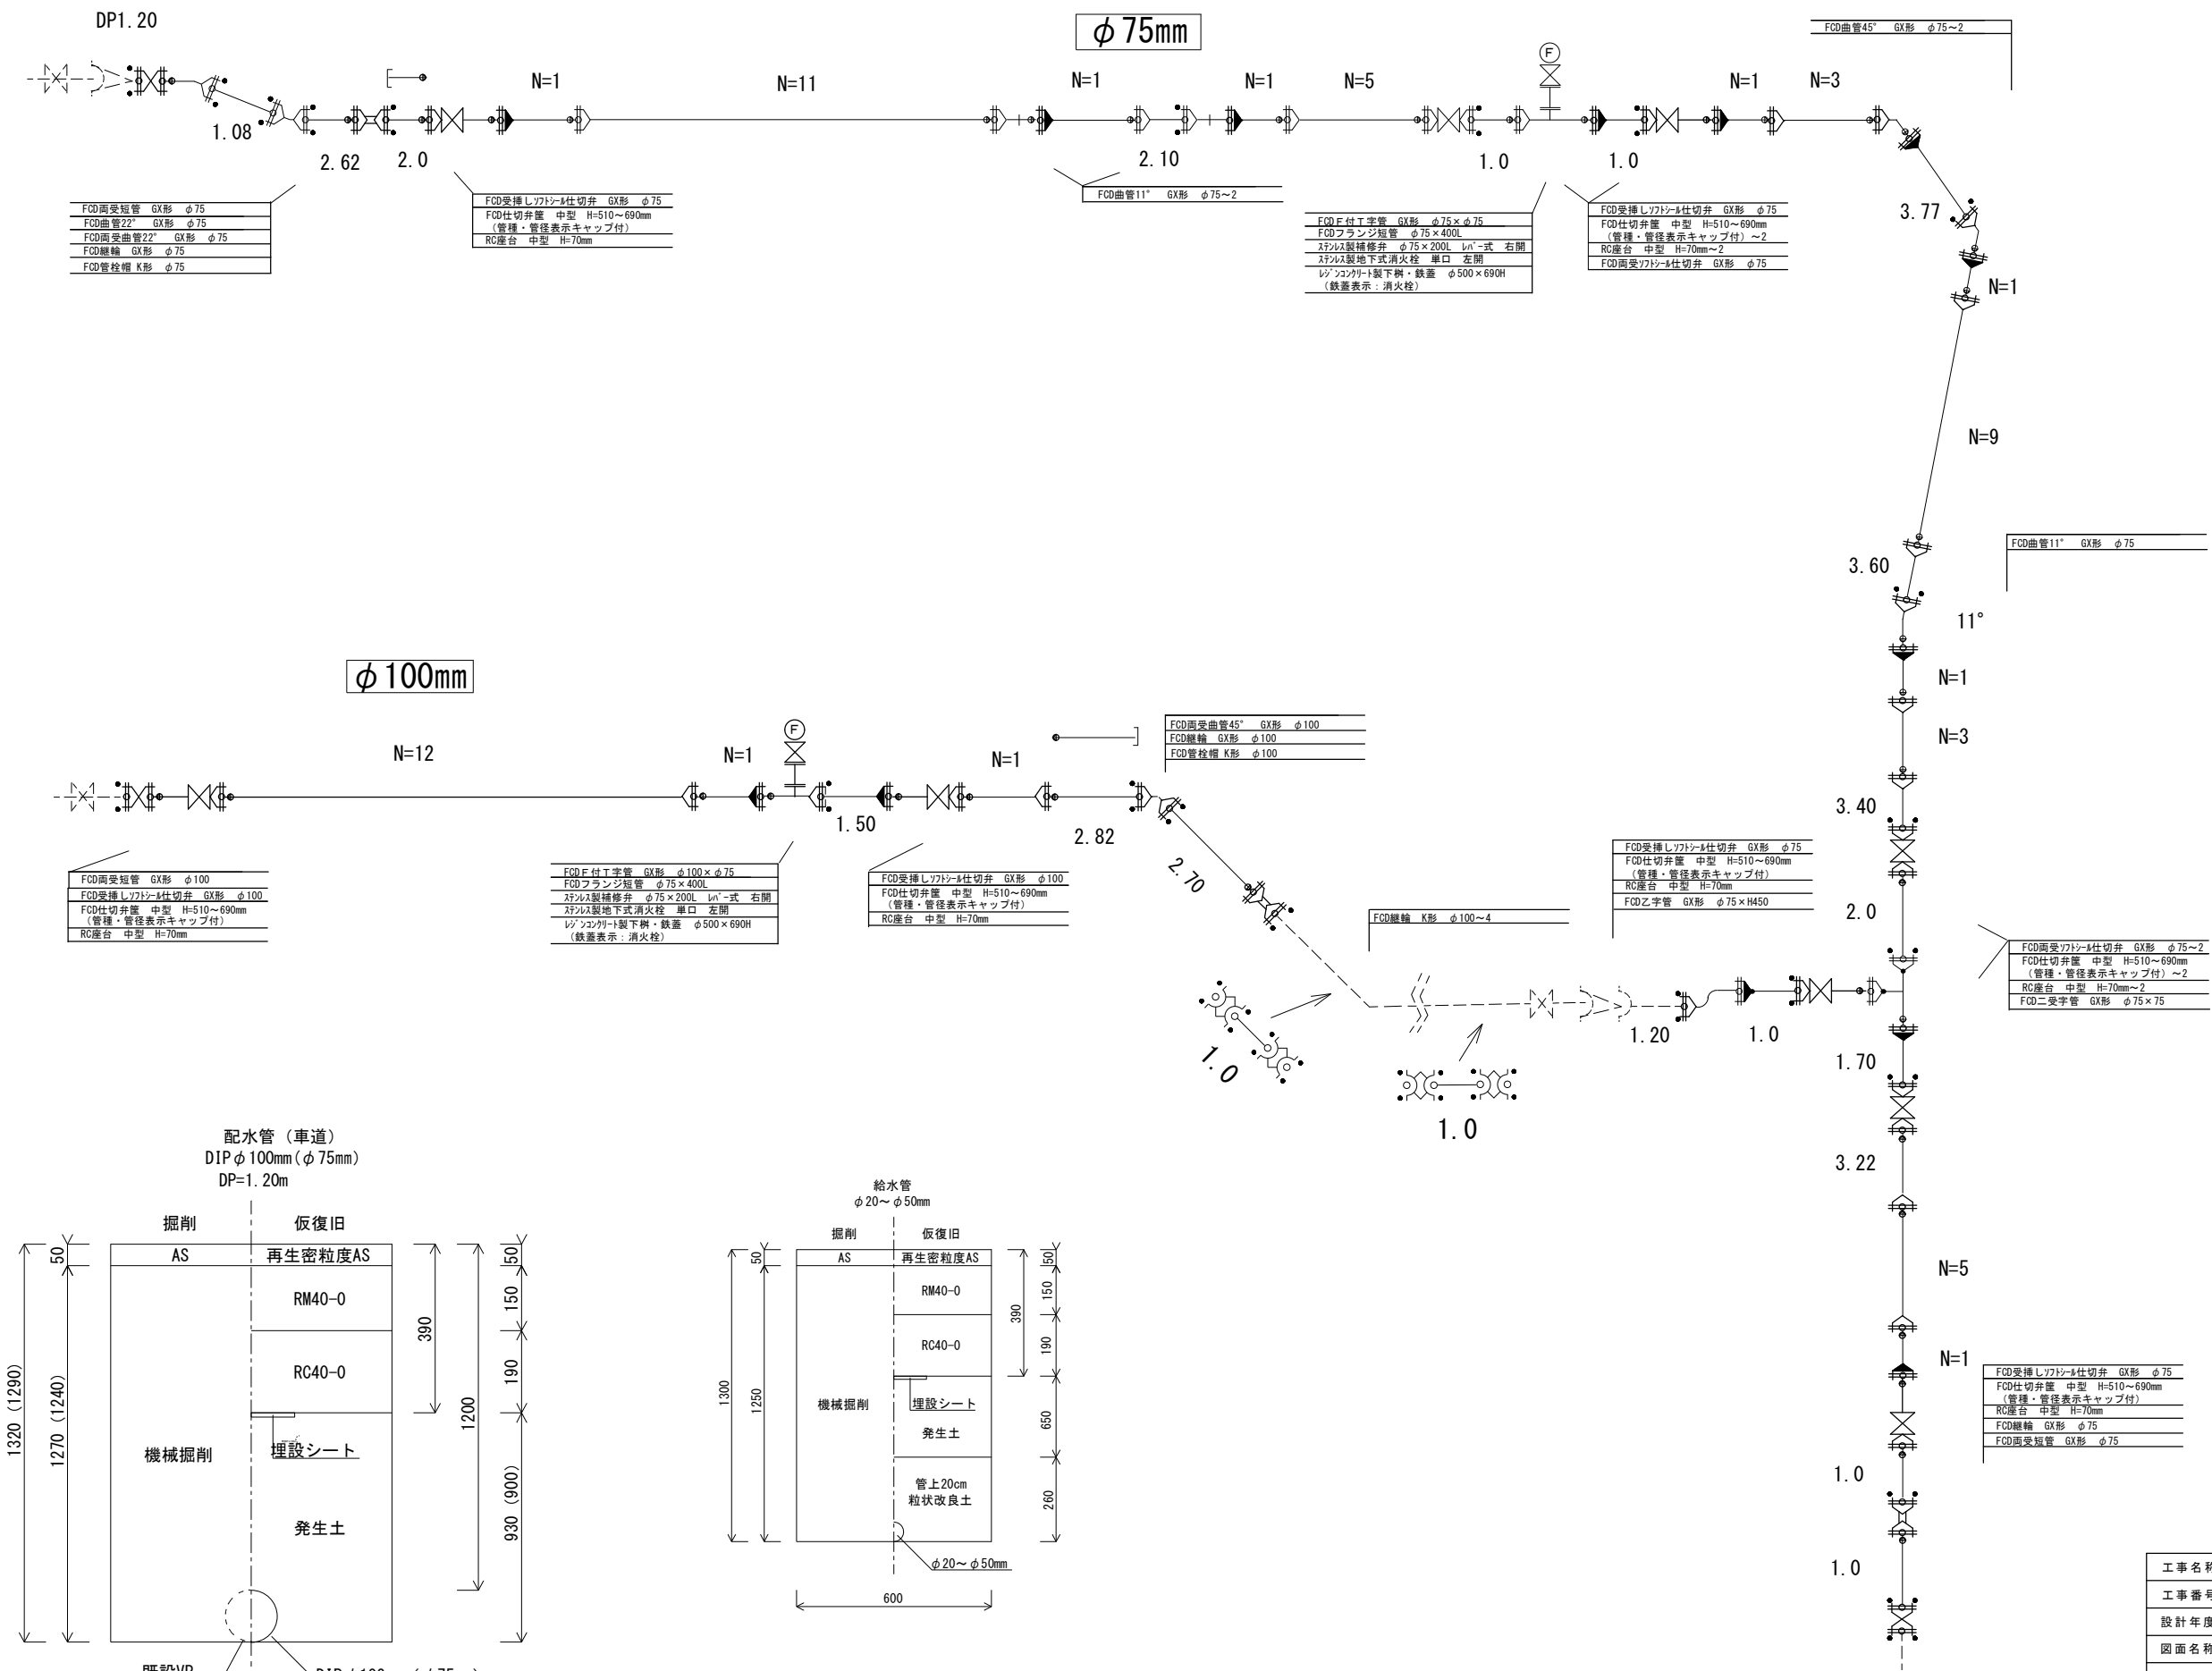


工事名称	市道C第255号線外2線配給水管改良工事		
工事番号	R6-B・4-26		
設計年度	令和6年度	図面番号	3枚の内 2
図面名称	配水管詳細図・案内図・復旧組成図		
	縮尺		
	図示		

 
平面図 縮尺：FREE

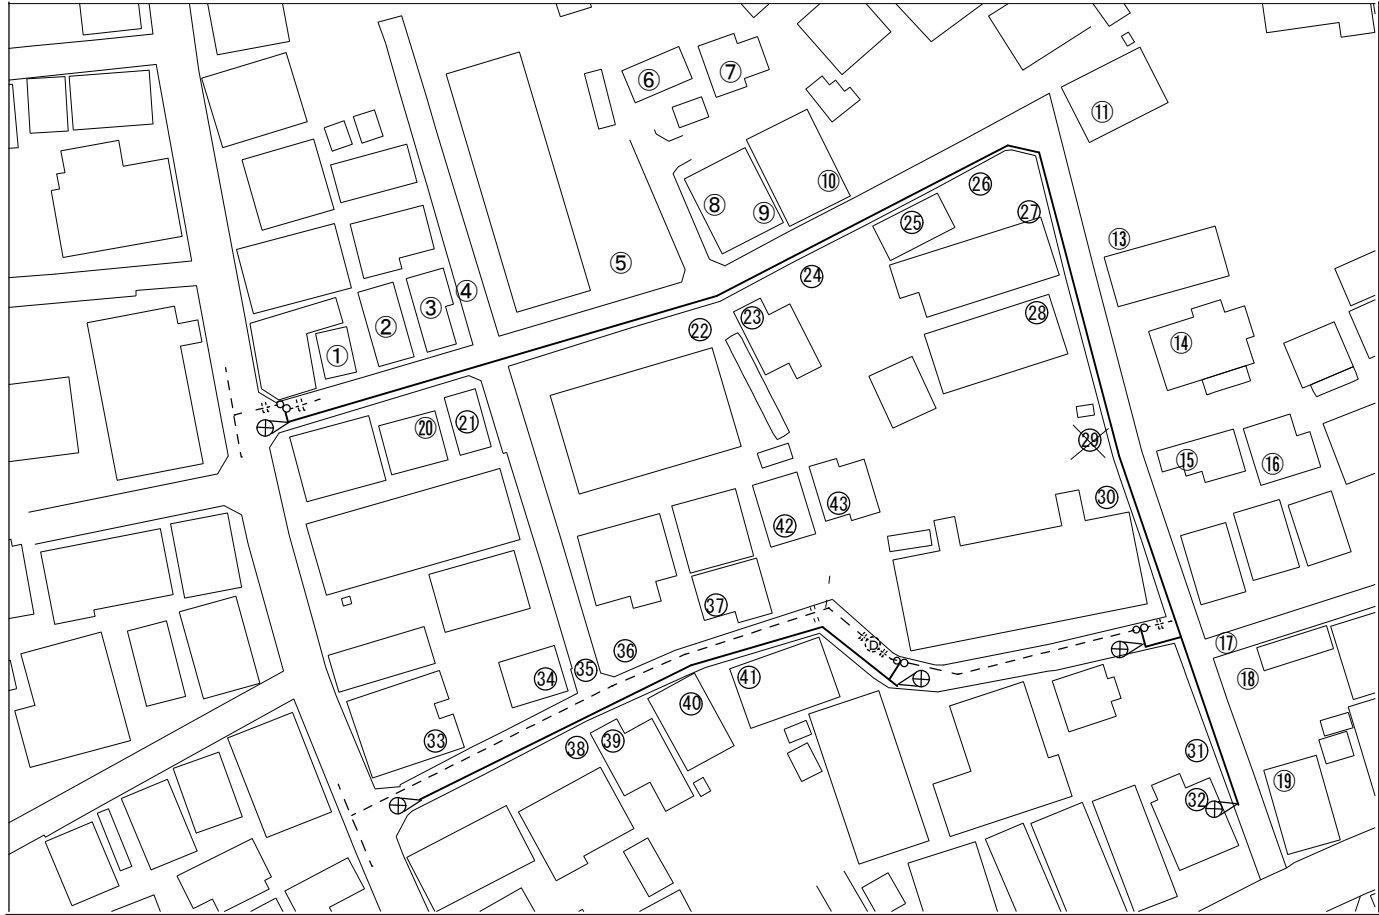

道路組成図 S=FREE

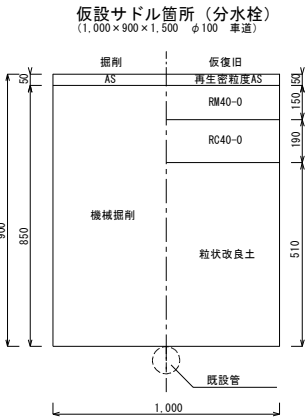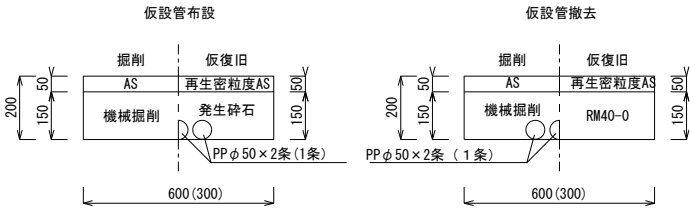

サドル付分水栓 DIPφ75×φ50 ×2 (防食フィルム・密着コア付)
メスアダプター φ50 ×2
カップリングエルボ φ50 ×4
オスアダプター φ50 ×14
ボールバルブ φ50 ×5
バルブボックス(鉄蓋) φ150 ×6
枝形'カップ'リング'チーズ' φ50×φ50 ×3
径違いエルボ φ65×φ50
消火栓アダプター

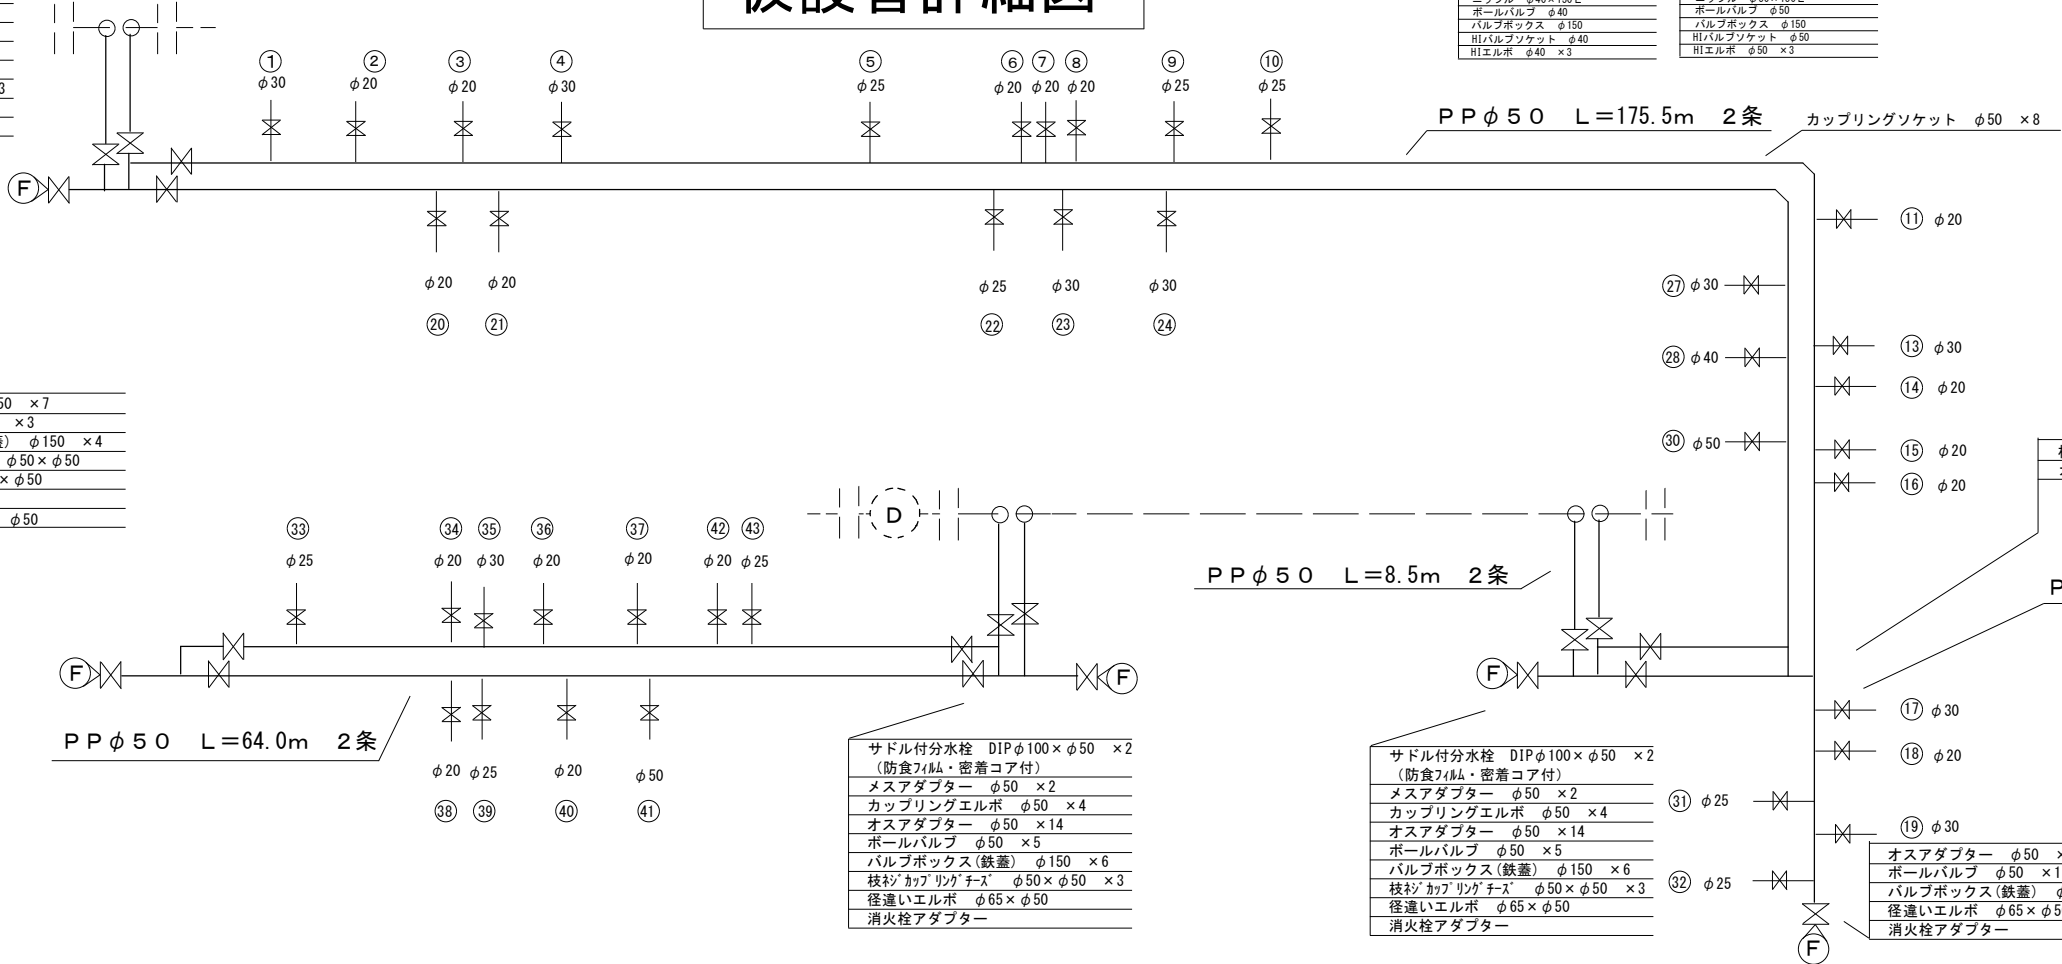

仮設管詳細図

仮設給水管材料組み合わせ一覧表

※仮設給水管φ20
枝形'カップ'リング'チーズ' φ50×φ20
ニップル φ20×150L
ボールバルブ φ20
バルブボックス φ150
HIバルブソケット φ20
HIエルボ φ20 ×3

※仮設給水管φ25
枝形'カップ'リング'チーズ' φ50×φ25
ニップル φ25×150L
ボールバルブ φ25
バルブボックス φ150
HIバルブソケット φ25
HIエルボ φ25 ×3

※仮設給水管φ30
枝形'カップ'リング'チーズ' φ50×φ30
ニップル φ30×150L
ボールバルブ φ30
バルブボックス φ150
HIバルブソケット φ30
HIエルボ φ30 ×3

※仮設給水管φ40
枝形'カップ'リング'チーズ' φ50×φ40
ニップル φ40×150L
ボールバルブ φ40
バルブボックス φ150
HIバルブソケット φ40
HIエルボ φ40 ×3

※仮設給水管φ50
枝形'カップ'リング'チーズ' φ50×φ50
ニップル φ50×150L
ボールバルブ φ50
バルブボックス φ150
HIバルブソケット φ50
HIエルボ φ50 ×3

オスアダプター φ50 ×7
ボールバルブ φ50 ×3
バルブボックス(鉄蓋) φ150 ×4
枝形'カップ'リング'チーズ' φ50×φ50
径違いエルボ φ65×φ50
消火栓アダプター
カップリングエルボ φ50

サドル付分水栓 DIPφ100×φ50 ×2 (防食フィルム・密着コア付)
メスアダプター φ50 ×2
カップリングエルボ φ50 ×4
オスアダプター φ50 ×14
ボールバルブ φ50 ×5
バルブボックス(鉄蓋) φ150 ×6
枝形'カップ'リング'チーズ' φ50×φ50 ×3
径違いエルボ φ65×φ50
消火栓アダプター

サドル付分水栓 DIPφ100×φ50 ×2 (防食フィルム・密着コア付)
メスアダプター φ50 ×2
カップリングエルボ φ50 ×4
オスアダプター φ50 ×14
ボールバルブ φ50 ×5
バルブボックス(鉄蓋) φ150 ×6
枝形'カップ'リング'チーズ' φ50×φ50 ×3
径違いエルボ φ65×φ50
消火栓アダプター

枝形'カップ'リング'チーズ' φ50×φ50 ×3
オスアダプター φ50 ×3

工事名称	市道C第255号線外2線配給水管改良工事		
工事番号	R6-B・4-26		
設計年度	令和6年度	図面番号	3枚の内 3
図面名称	平面図・仮設管詳細図・復旧組成図		
		縮	尺
		図	示