


平面図 縮尺 1:1000




縦断面図 縮尺 縦 1:100 横 1:1000


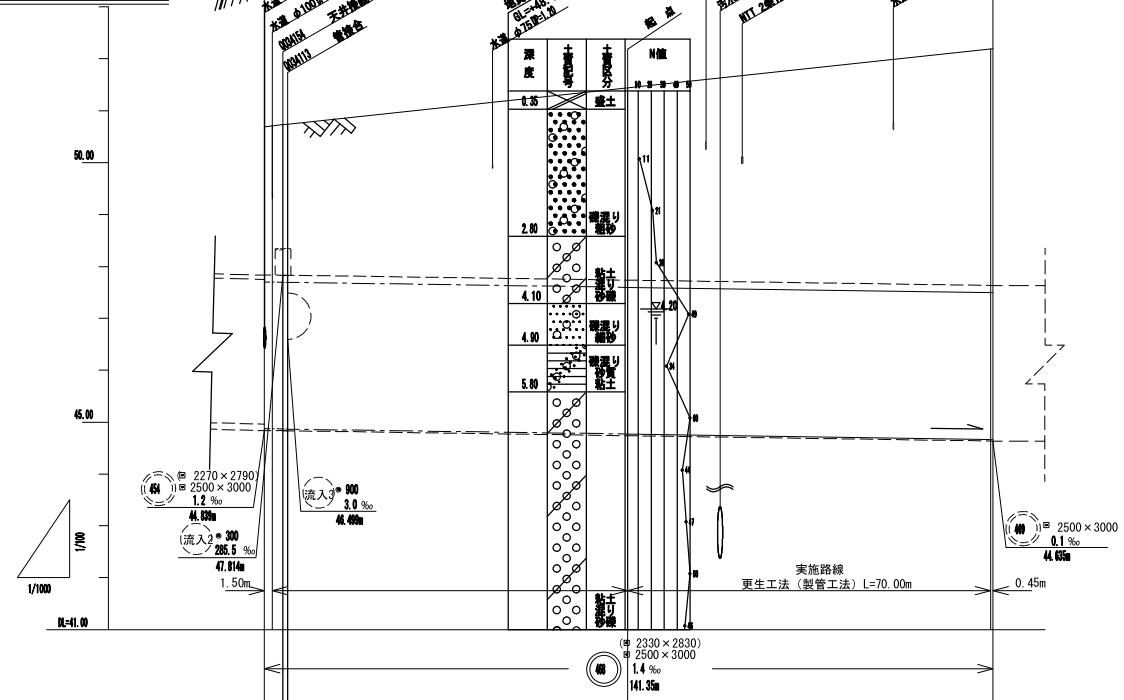


項目	管線番号	管径	管長	管径	管長
管線番号	00012	2270 x 2790	47.81m	00013	2270 x 2790
管径	2270	2790	47.81	2270	2790
管長	47.81	47.81	47.81	47.81	47.81
管径	2270	2790	47.81	2270	2790
管長	47.81	47.81	47.81	47.81	47.81
管径	2270	2790	47.81	2270	2790
管長	47.81	47.81	47.81	47.81	47.81
管径	2270	2790	47.81	2270	2790
管長	47.81	47.81	47.81	47.81	47.81

管渠更生断面図 縮尺 1:100

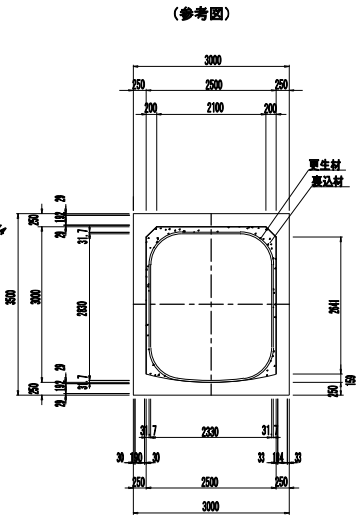

既設管渠断面図 縮尺 1:100

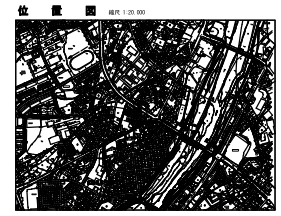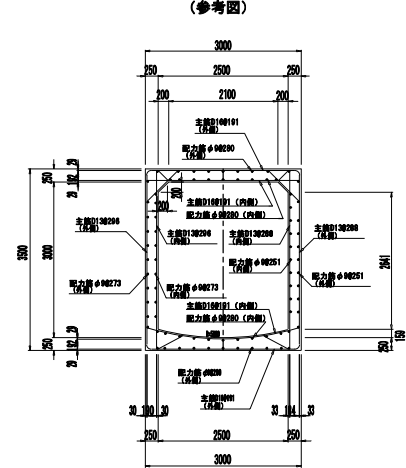


管渠番号	管径	管長
00012	2270 x 2790	47.81m
00013	2270 x 2790	47.81m

工事名称	下川原雨水管渠改修工事（第1工区）
工事箇所	秋山町 庄園東三丁目 地内
計画年度	令和6年度
計画名称	下水道部・下水道課・下水道課
計画年度	令和6年度
計画名称	下水道部・下水道課・下水道課
計画年度	令和6年度
計画名称	下水道部・下水道課・下水道課
計画年度	令和6年度
計画名称	下水道部・下水道課・下水道課
計画年度	令和6年度


※（ ）内は更生後の数値

更生管屈曲部詳細図 縮尺 1:40
(参考図)


IP2 (27°)

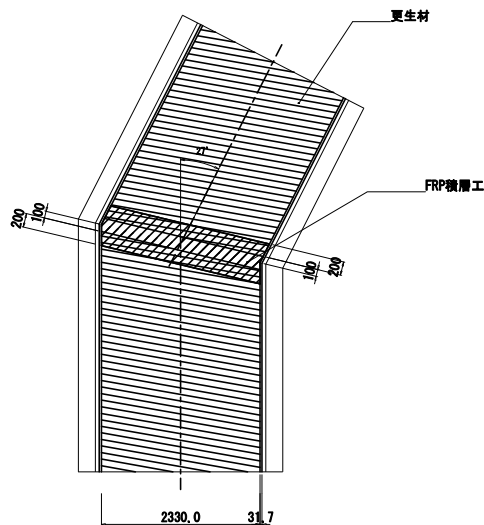

IP3 (21°)

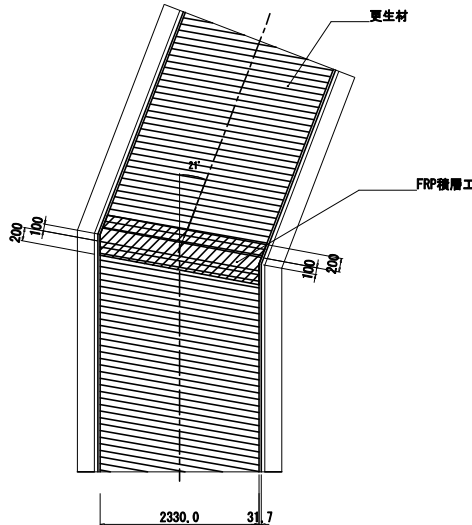

標準積層構成

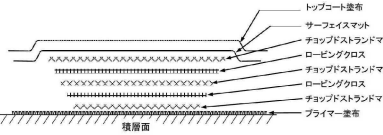

工事名称	下川原雨水管耐震化工事（第1工区）		
工事箇所	狹山市 広瀬東三丁目 地内	年度	令和6年度
図面名称	更生管屈曲部詳細図(参考図)	縮尺	1:40
02 数の内	2	狹山市上下水道部下水道施設課	