



平面図

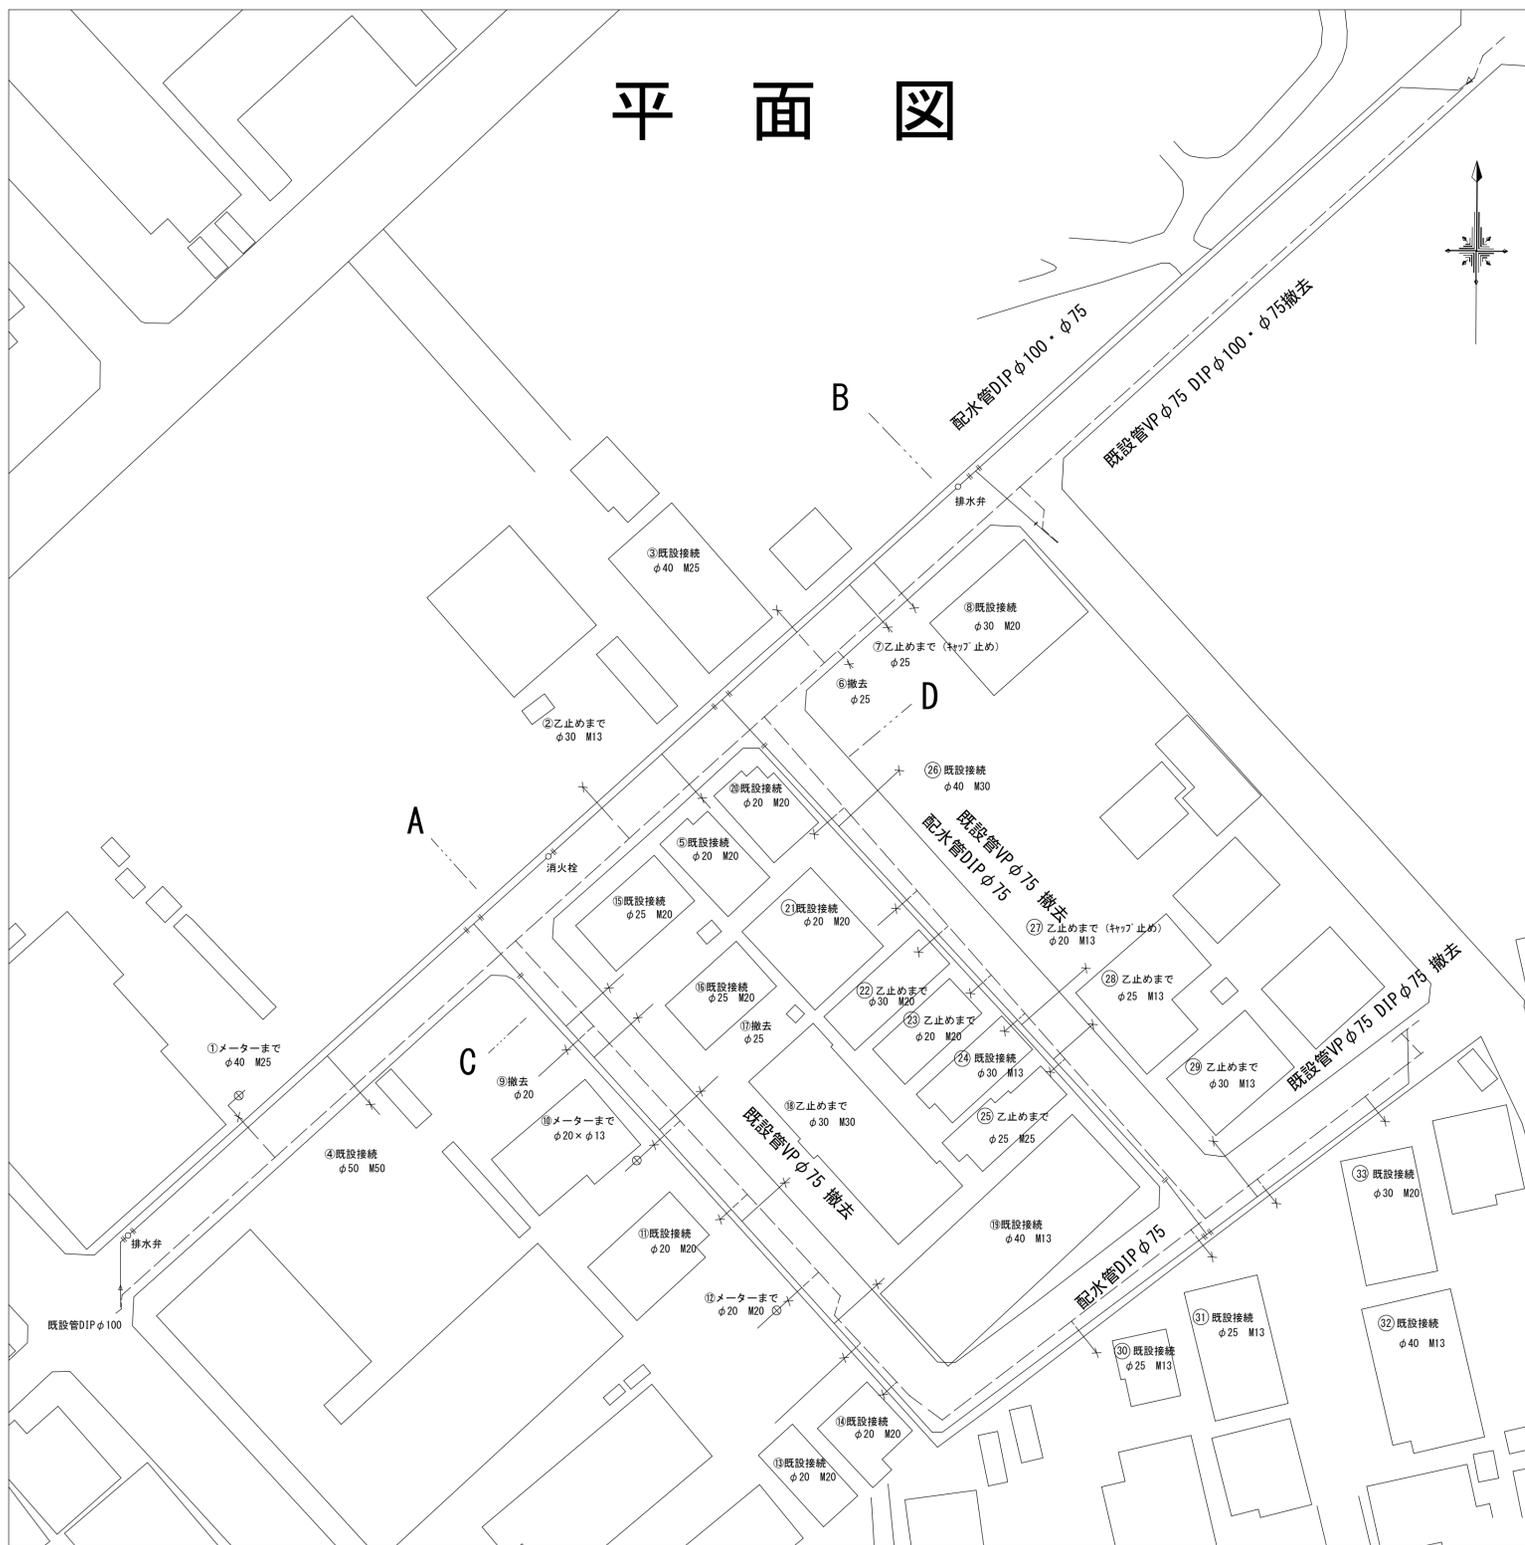


道路復旧図


配水管 (DIPφ75・φ100) 設置

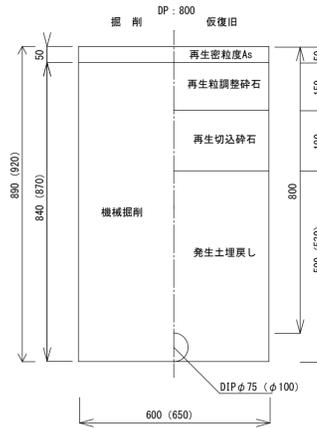


配水管 (DIPφ75・φ100) 設置

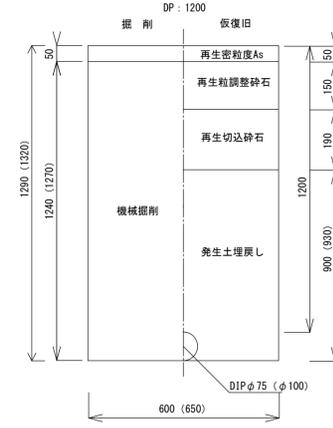



配水管 (DIPφ75) 設置

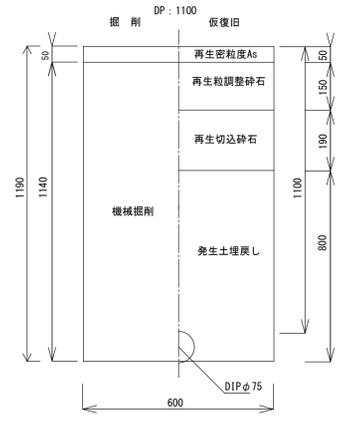

給水管 (HIVPφ20~φ50) 設置

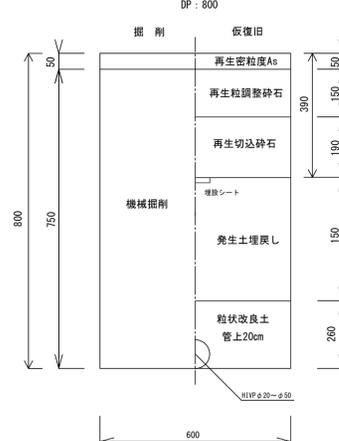

給水管 (HIVPφ20~φ25) 撤去

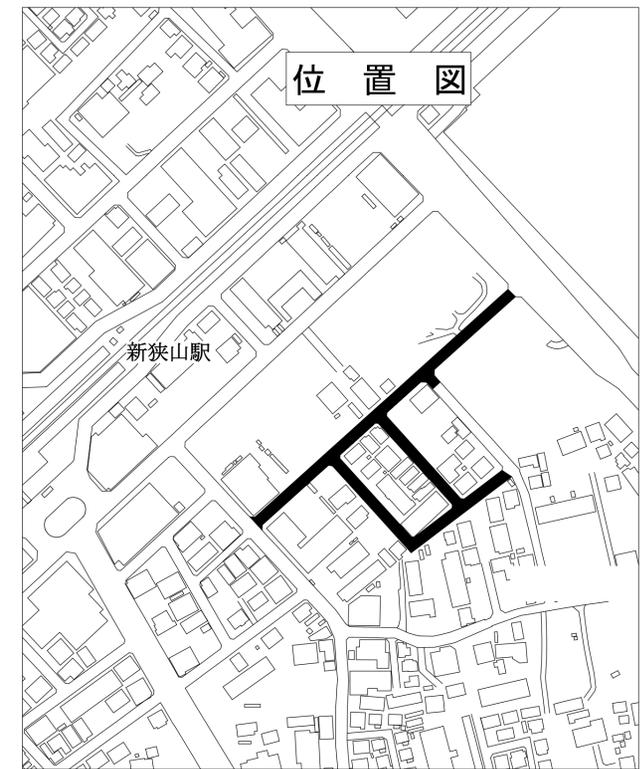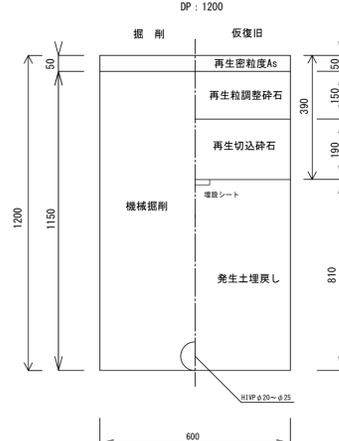

位置図


工事名称	市道G第38号線外3線配給水管改良工事 (ゼロ債務)		
工事番号	R7-B・4-1		
設計年度	令和6年度	図面番号	3枚の内 1
図面名称	平面図・道路復旧図・位置図		

縮尺


FREE

狭山市上下水道部


配水管 (DIPφ75) 撤去

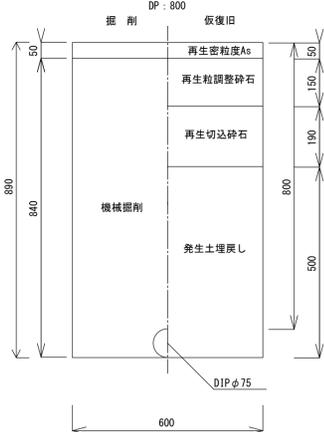


配水管 (VPφ75) 撤去

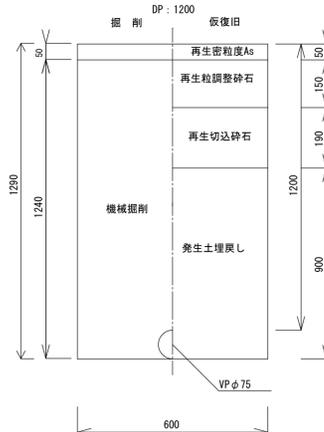

配水管 (DIPφ100) 撤去

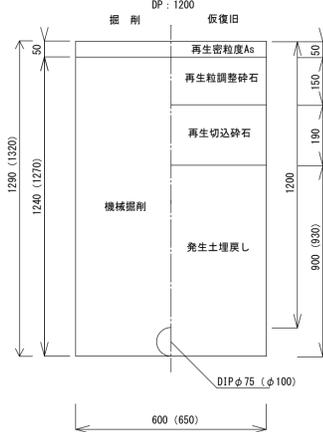



配水管 (DIPφ75) 撤去

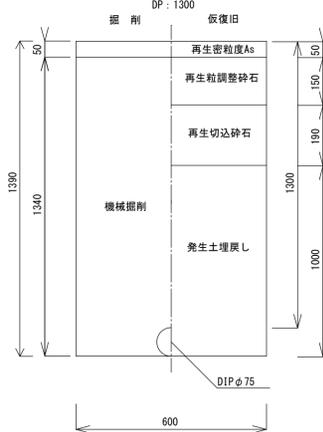

配水管詳細図

凡 例	
	Gリンク
	Pリンク
	ライナ

FCD付T字管 GX形 φ75×φ75
 FCD補修弁 φ75×200L レバー式 右開
 FCD地下式消火栓 単口 左開
 レゾンコンクリート製下樹・鉄蓋 φ500×690H
 (鉄蓋表示：排水弁)

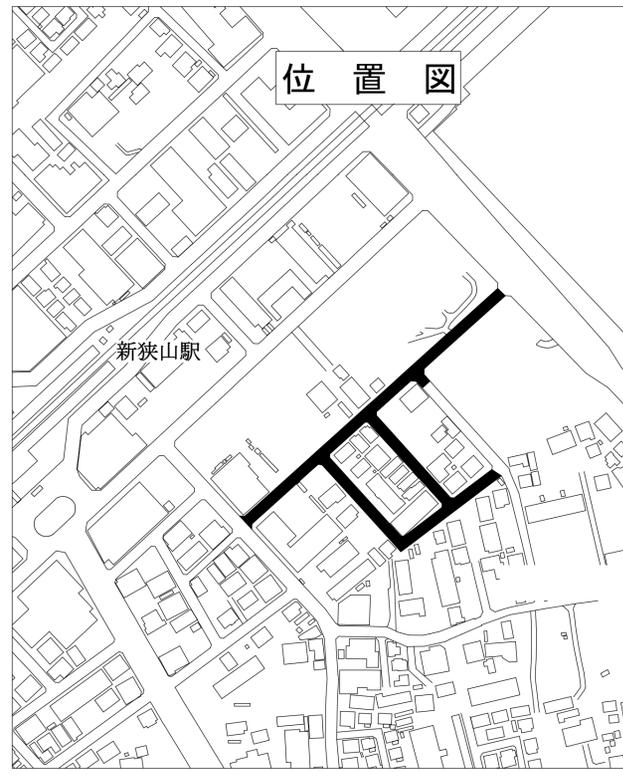
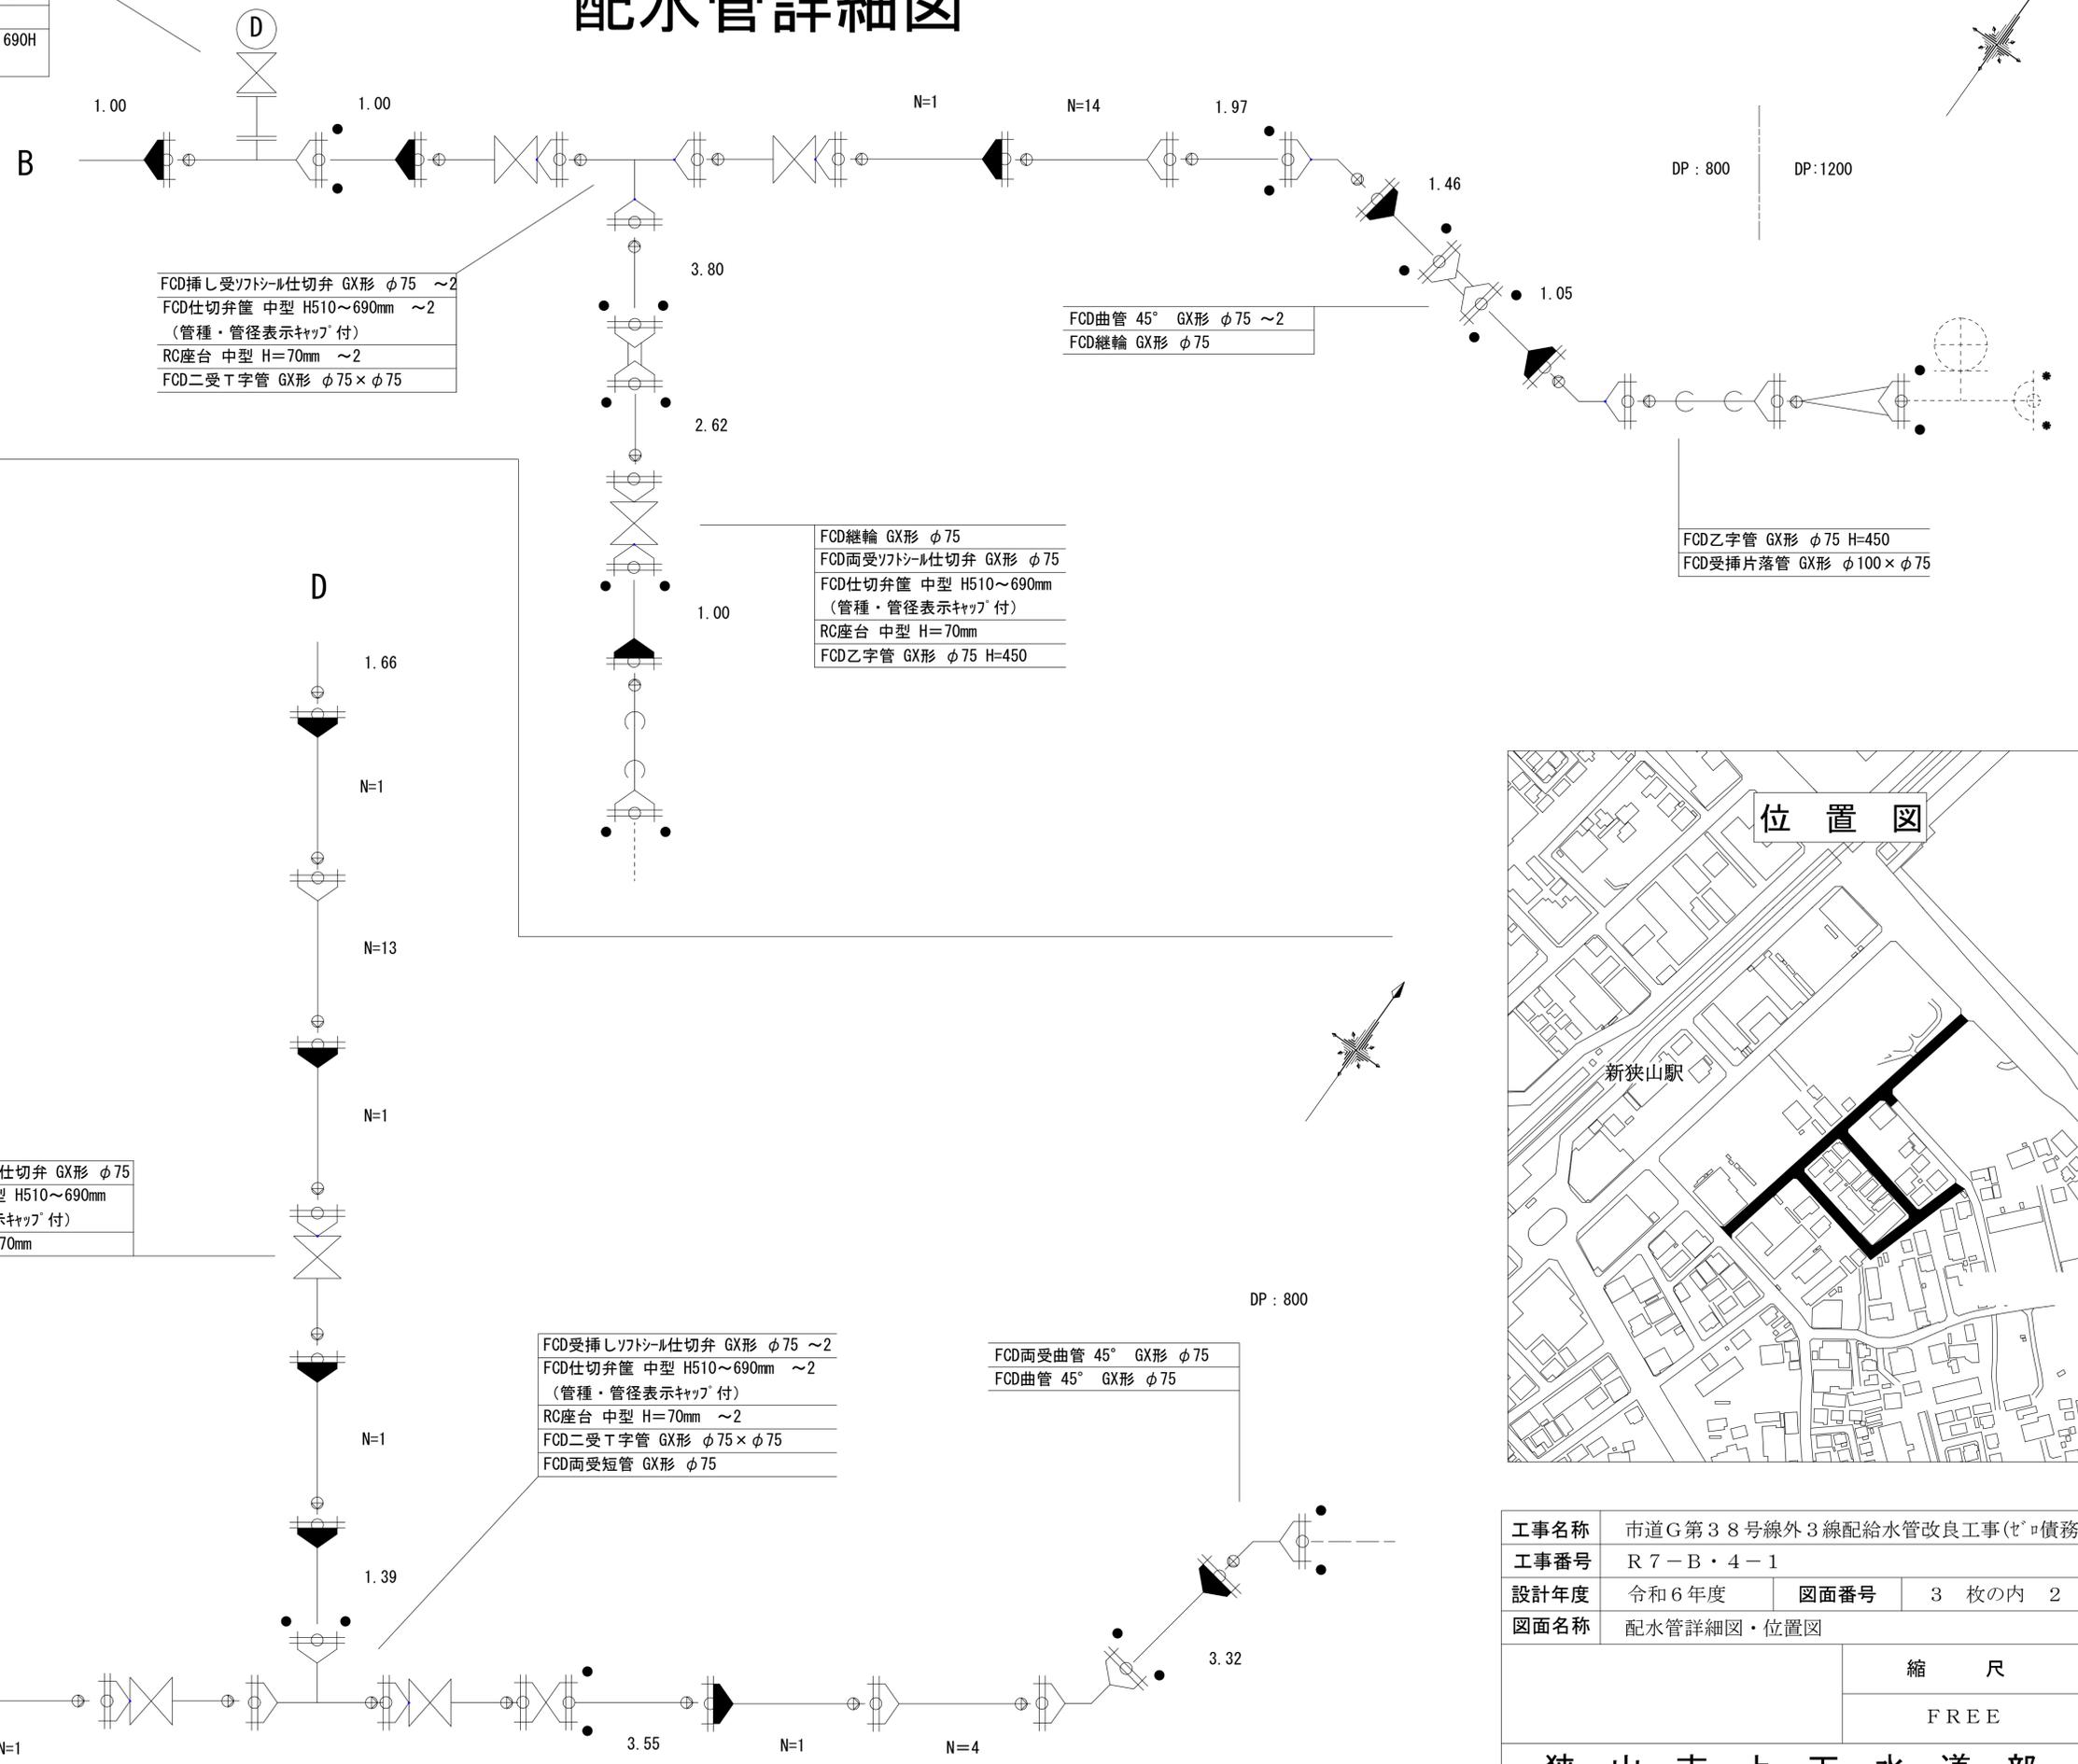


工事名称	市道G第38号線外3線配給水管改良工事(セパ債務)		
工事番号	R7-B-4-1		
設計年度	令和6年度	図面番号	3枚の内 2
図面名称	配水管詳細図・位置図		
		縮 尺	
		FREE	
狭山市上下水道部			

凡 例	
	Gリンク
	Pリンク
	ライナ

FCD受挿しソトシール仕切弁 GX形 φ75
FCD仕切弁筐 中型 H510~690mm ~2 (管種・管径表示キャップ付)
RC座台 中型 H=70mm ~2
FCD二受T字管 GX形 φ75×φ75
FCD両受ソトシール仕切弁 GX形 φ75
FCD乙字管 GX形 φ75 H=300

 DP:800 DP:1100

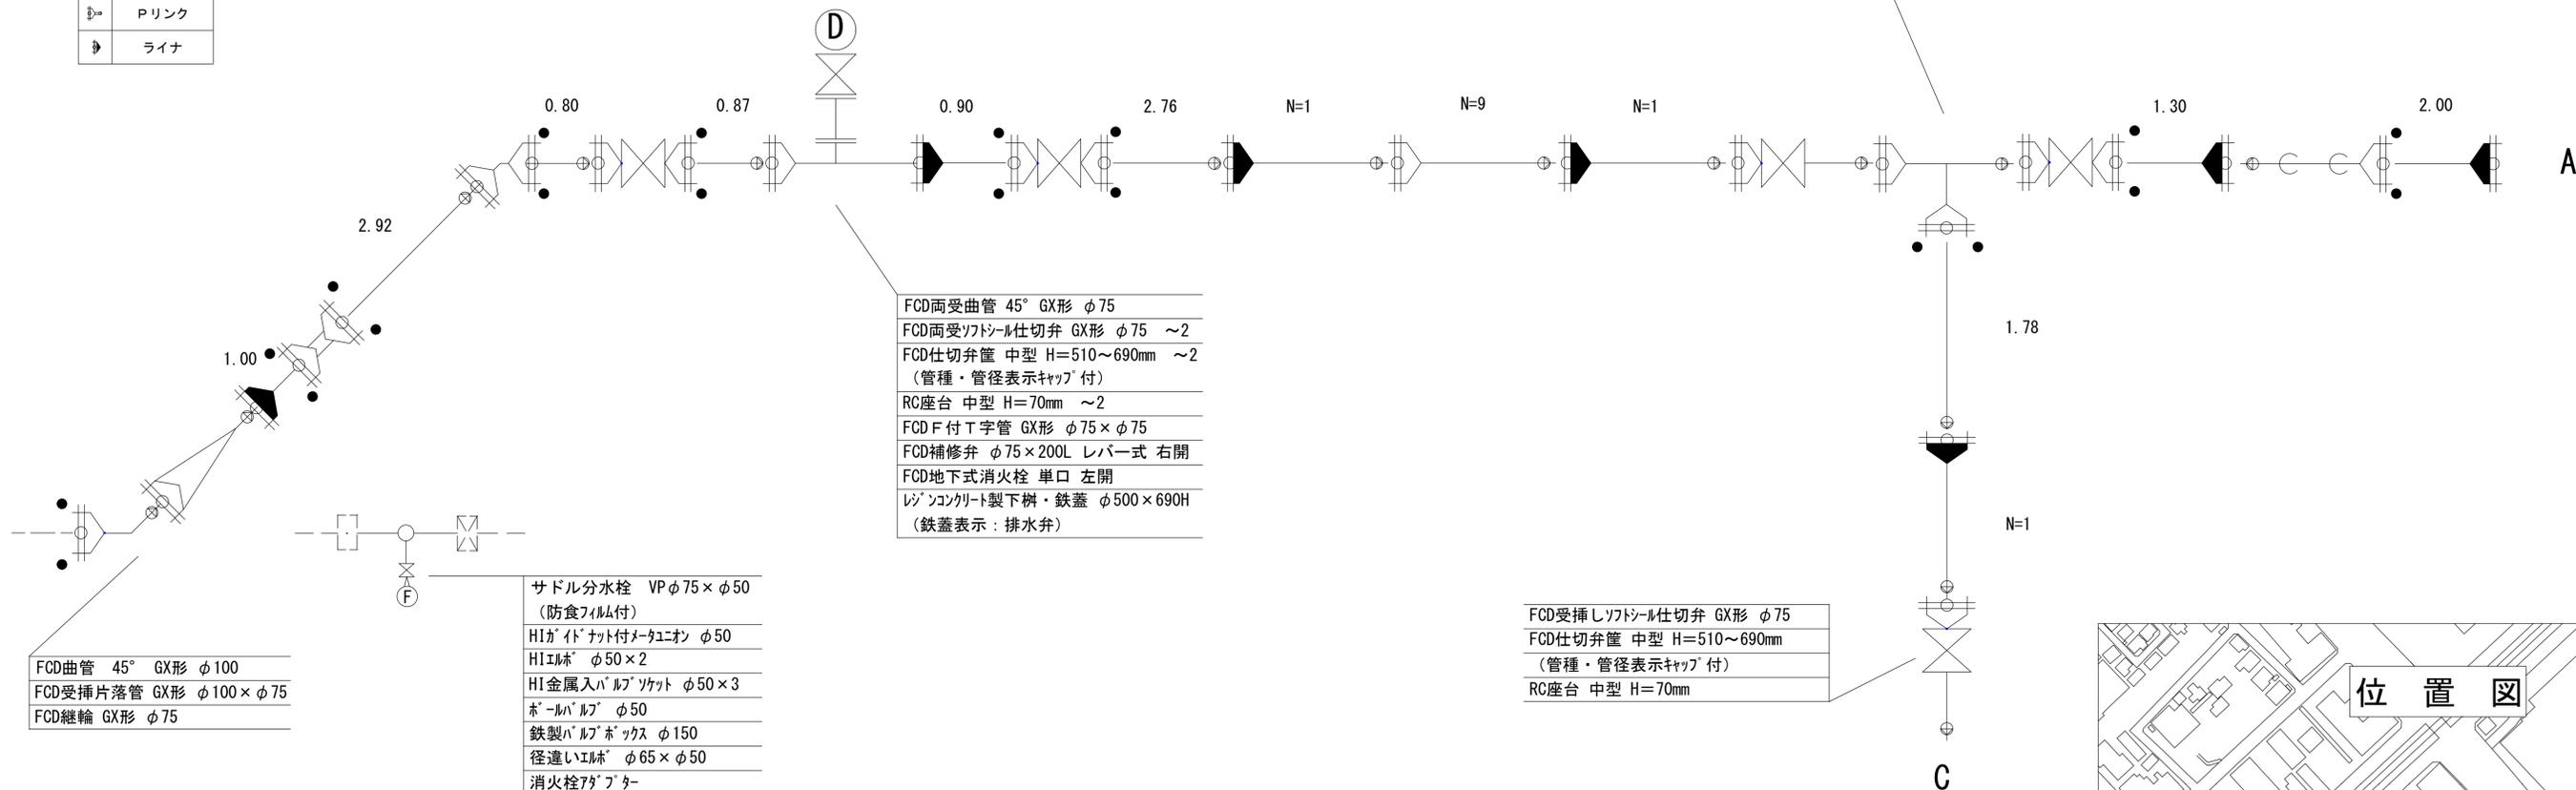


FCD曲管 45° GX形 φ100
FCD受挿片落管 GX形 φ100×φ75
FCD継輪 GX形 φ75

サドル分水栓 VPφ75×φ50 (防食フィルム付)
HIガードナット付メーカユニオン φ50
HIエルブ φ50×2
HI金属入バルブソケット φ50×3
ボールバルブ φ50
鉄製バルブボックス φ150
径違いエルブ φ65×φ50
消火栓アダプター

FCD両受曲管 45° GX形 φ75
FCD両受ソトシール仕切弁 GX形 φ75 ~2
FCD仕切弁筐 中型 H=510~690mm ~2 (管種・管径表示キャップ付)
RC座台 中型 H=70mm ~2
FCD F付T字管 GX形 φ75×φ75
FCD補修弁 φ75×200L レバー式 右開
FCD地下式消火栓 単口 左開
レゾンコンクリート製下柵・鉄蓋 φ500×690H (鉄蓋表示：排水弁)

FCD受挿しソトシール仕切弁 GX形 φ75
FCD仕切弁筐 中型 H=510~690mm (管種・管径表示キャップ付)
RC座台 中型 H=70mm

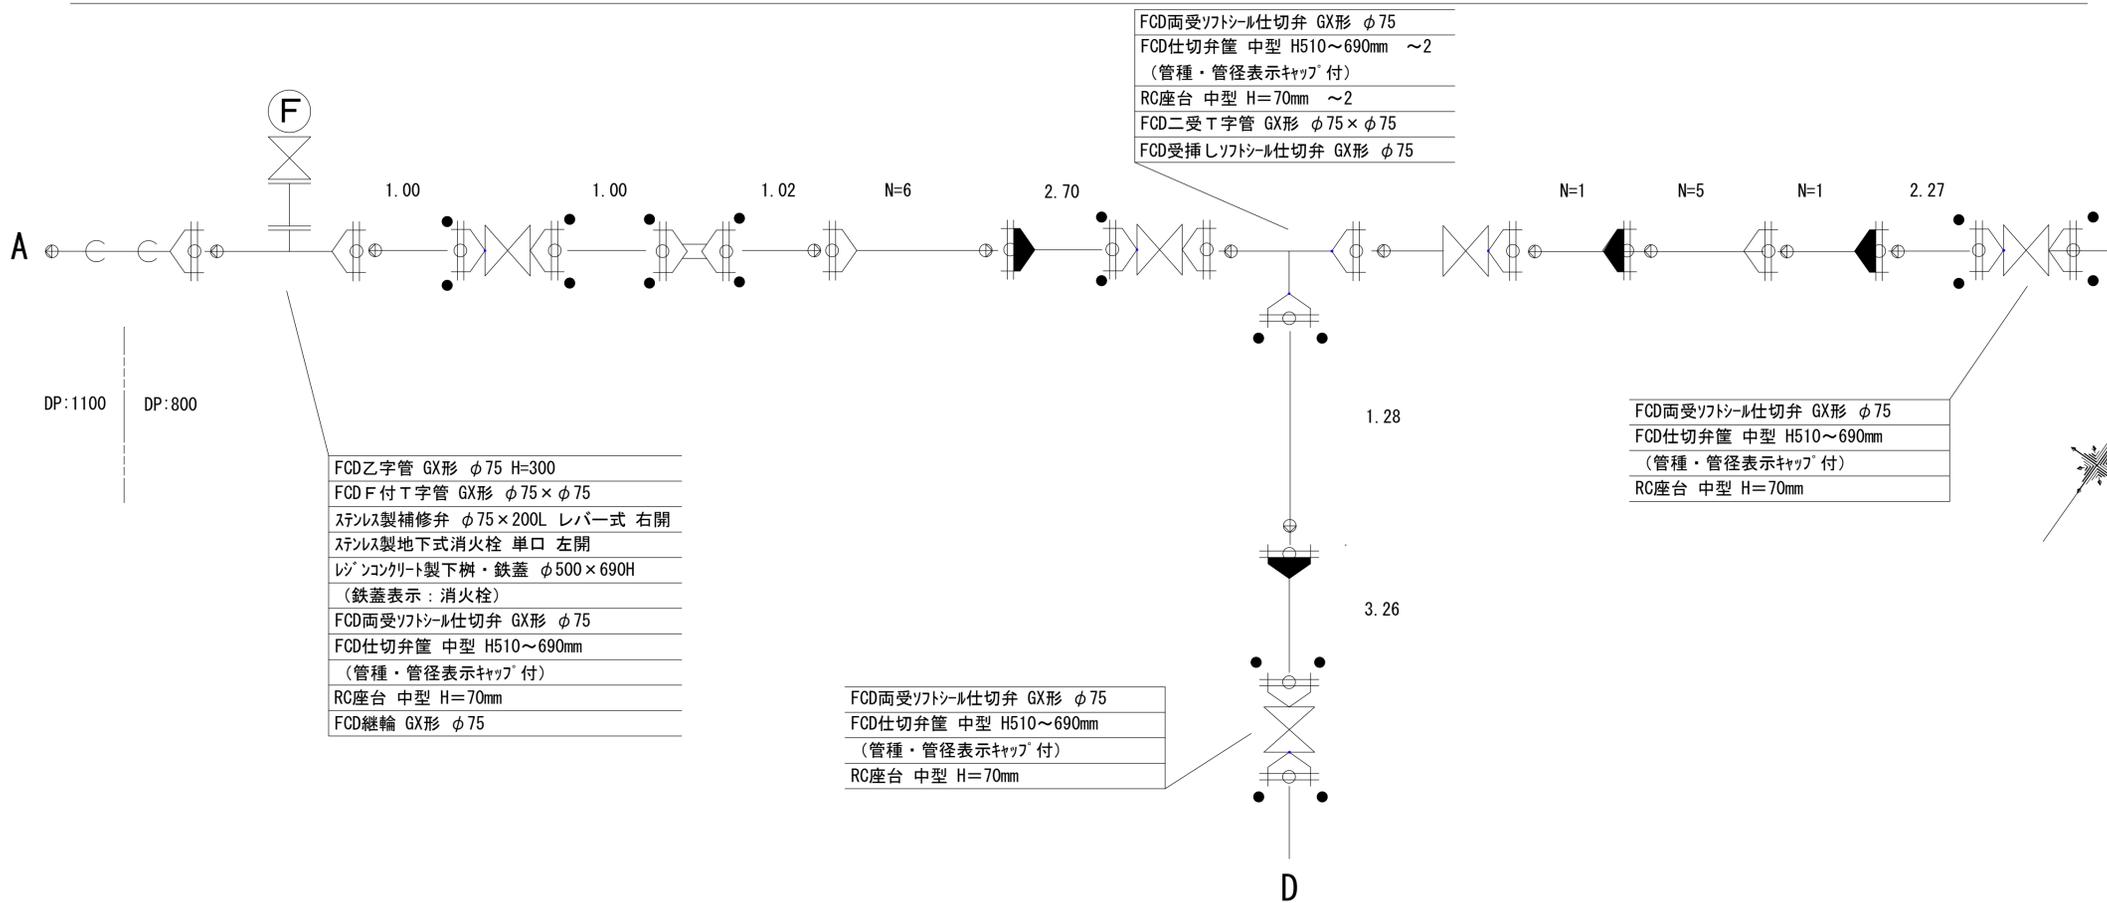


FCD両受ソトシール仕切弁 GX形 φ75
FCD仕切弁筐 中型 H510~690mm ~2 (管種・管径表示キャップ付)
RC座台 中型 H=70mm ~2
FCD二受T字管 GX形 φ75×φ75
FCD受挿しソトシール仕切弁 GX形 φ75

FCD乙字管 GX形 φ75 H=300
FCD F付T字管 GX形 φ75×φ75
ステンレス製補修弁 φ75×200L レバー式 右開
ステンレス製地下式消火栓 単口 左開
レゾンコンクリート製下柵・鉄蓋 φ500×690H (鉄蓋表示：消火栓)
FCD両受ソトシール仕切弁 GX形 φ75
FCD仕切弁筐 中型 H510~690mm (管種・管径表示キャップ付)
RC座台 中型 H=70mm
FCD継輪 GX形 φ75

FCD両受ソトシール仕切弁 GX形 φ75
FCD仕切弁筐 中型 H510~690mm (管種・管径表示キャップ付)
RC座台 中型 H=70mm

FCD両受ソトシール仕切弁 GX形 φ75
FCD仕切弁筐 中型 H510~690mm (管種・管径表示キャップ付)
RC座台 中型 H=70mm

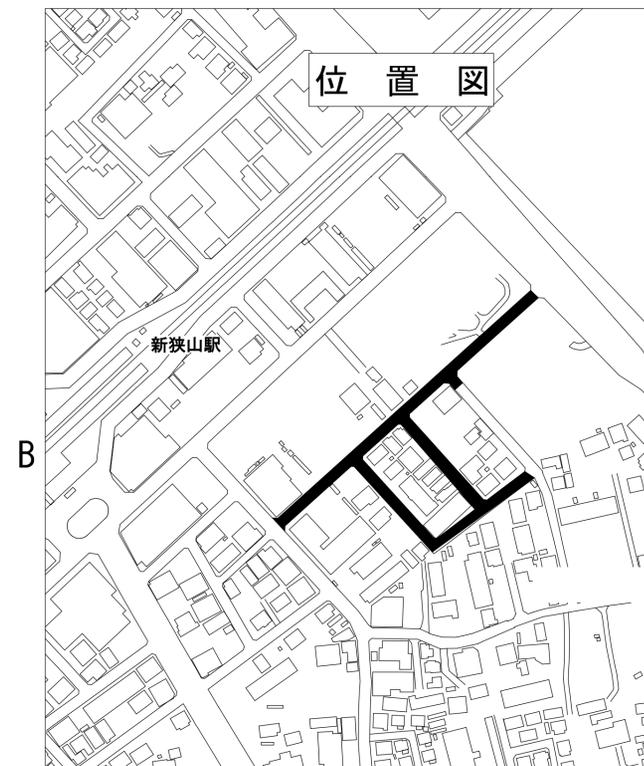

工事名称	市道G第38号線外3線配給水管改良工事(セパ債務)		
工事番号	R7-B-4-1		
設計年度	令和6年度	図面番号	3枚の内 3
図面名称	配水管詳細図・位置図		

縮 尺

FREE

狭山市上下水道部