
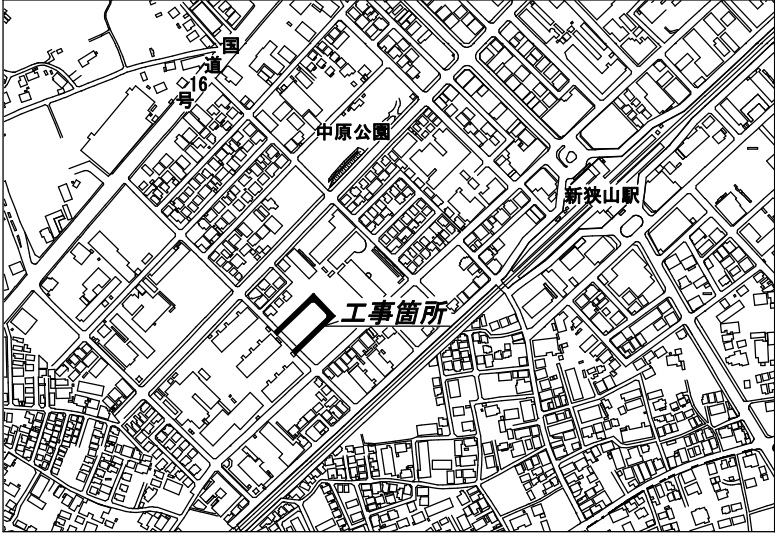
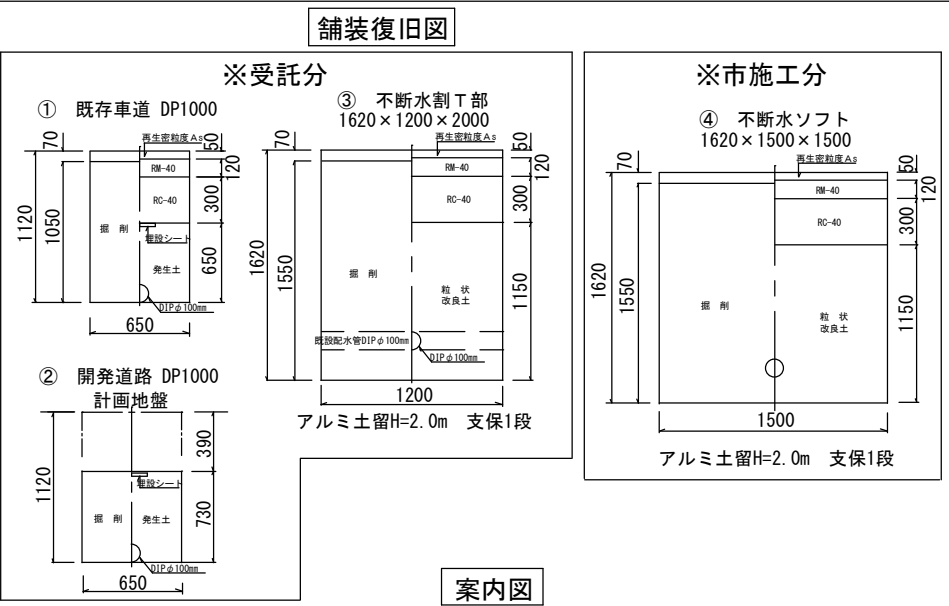
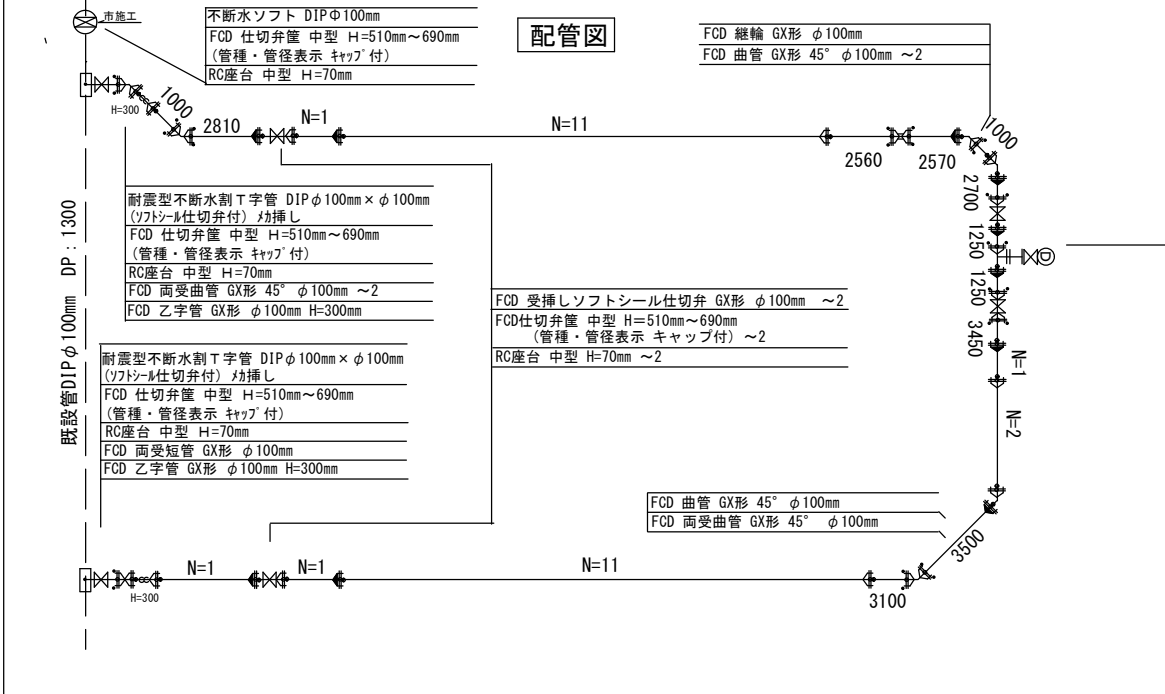


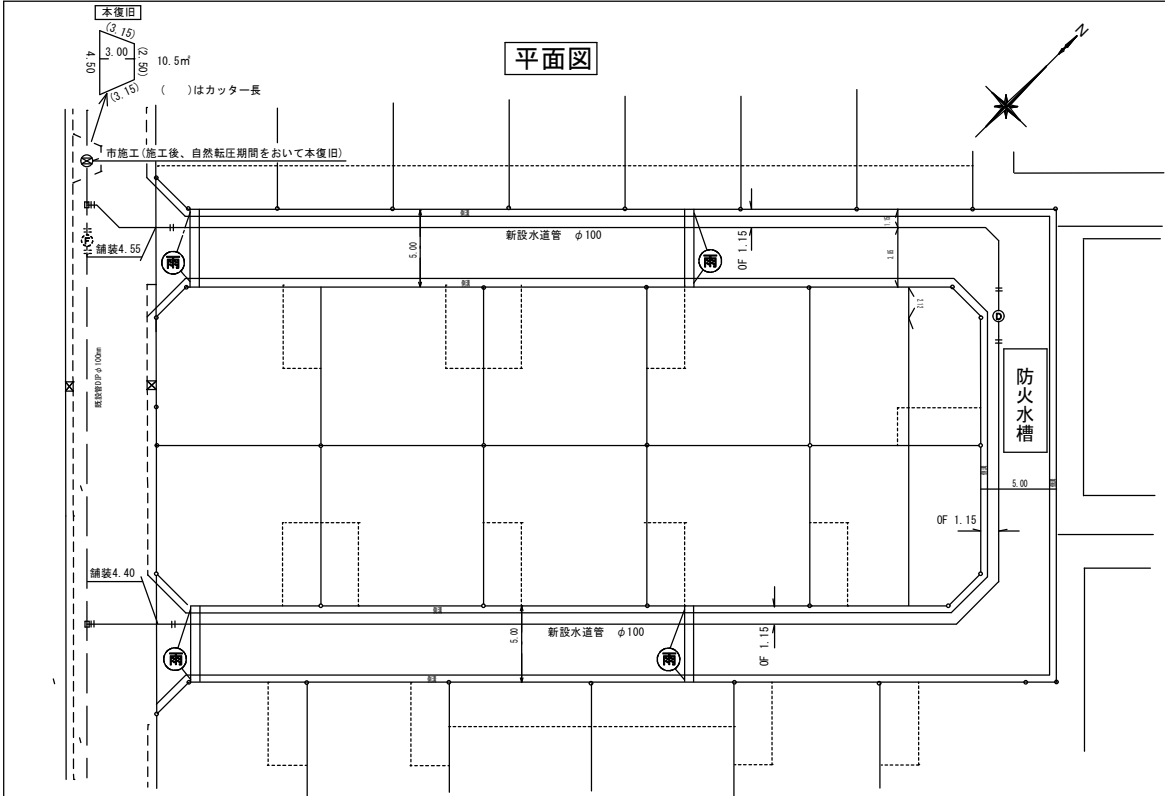

FCD 受挿しソフトシル仕切弁 GX形 φ100mm
FCD仕切弁籠 中型 H=510mm~690mm (管種・管径表示 キャップ付) ~2
RC座台 中型 H=70mm ~2
FCDフランジ付T字管 GX形 φ100×75mm
FCDフランジ短管 φ75×200mm (RF-GF)
FCD補修弁 φ75×200mm (レバー付)
FCD地下式消火栓 φ75mm 単口
レジンコンクリート製下樹・鉄蓋 φ500mm×690H (鉄蓋表示: 排水弁)
FCD 両受ソフトシル仕切弁 GX形 φ100mm

工事名	市道G第2号線配水管受託工事		
工事番号	R7-D-4-6		
設計年度	令和7年度	図面番号	1枚の内1
図面名称	平面図・配管図・舗装復旧図・案内図		
		縮尺	Free
狭山市上下水道部			