



平 面 図 (1) S=1:500

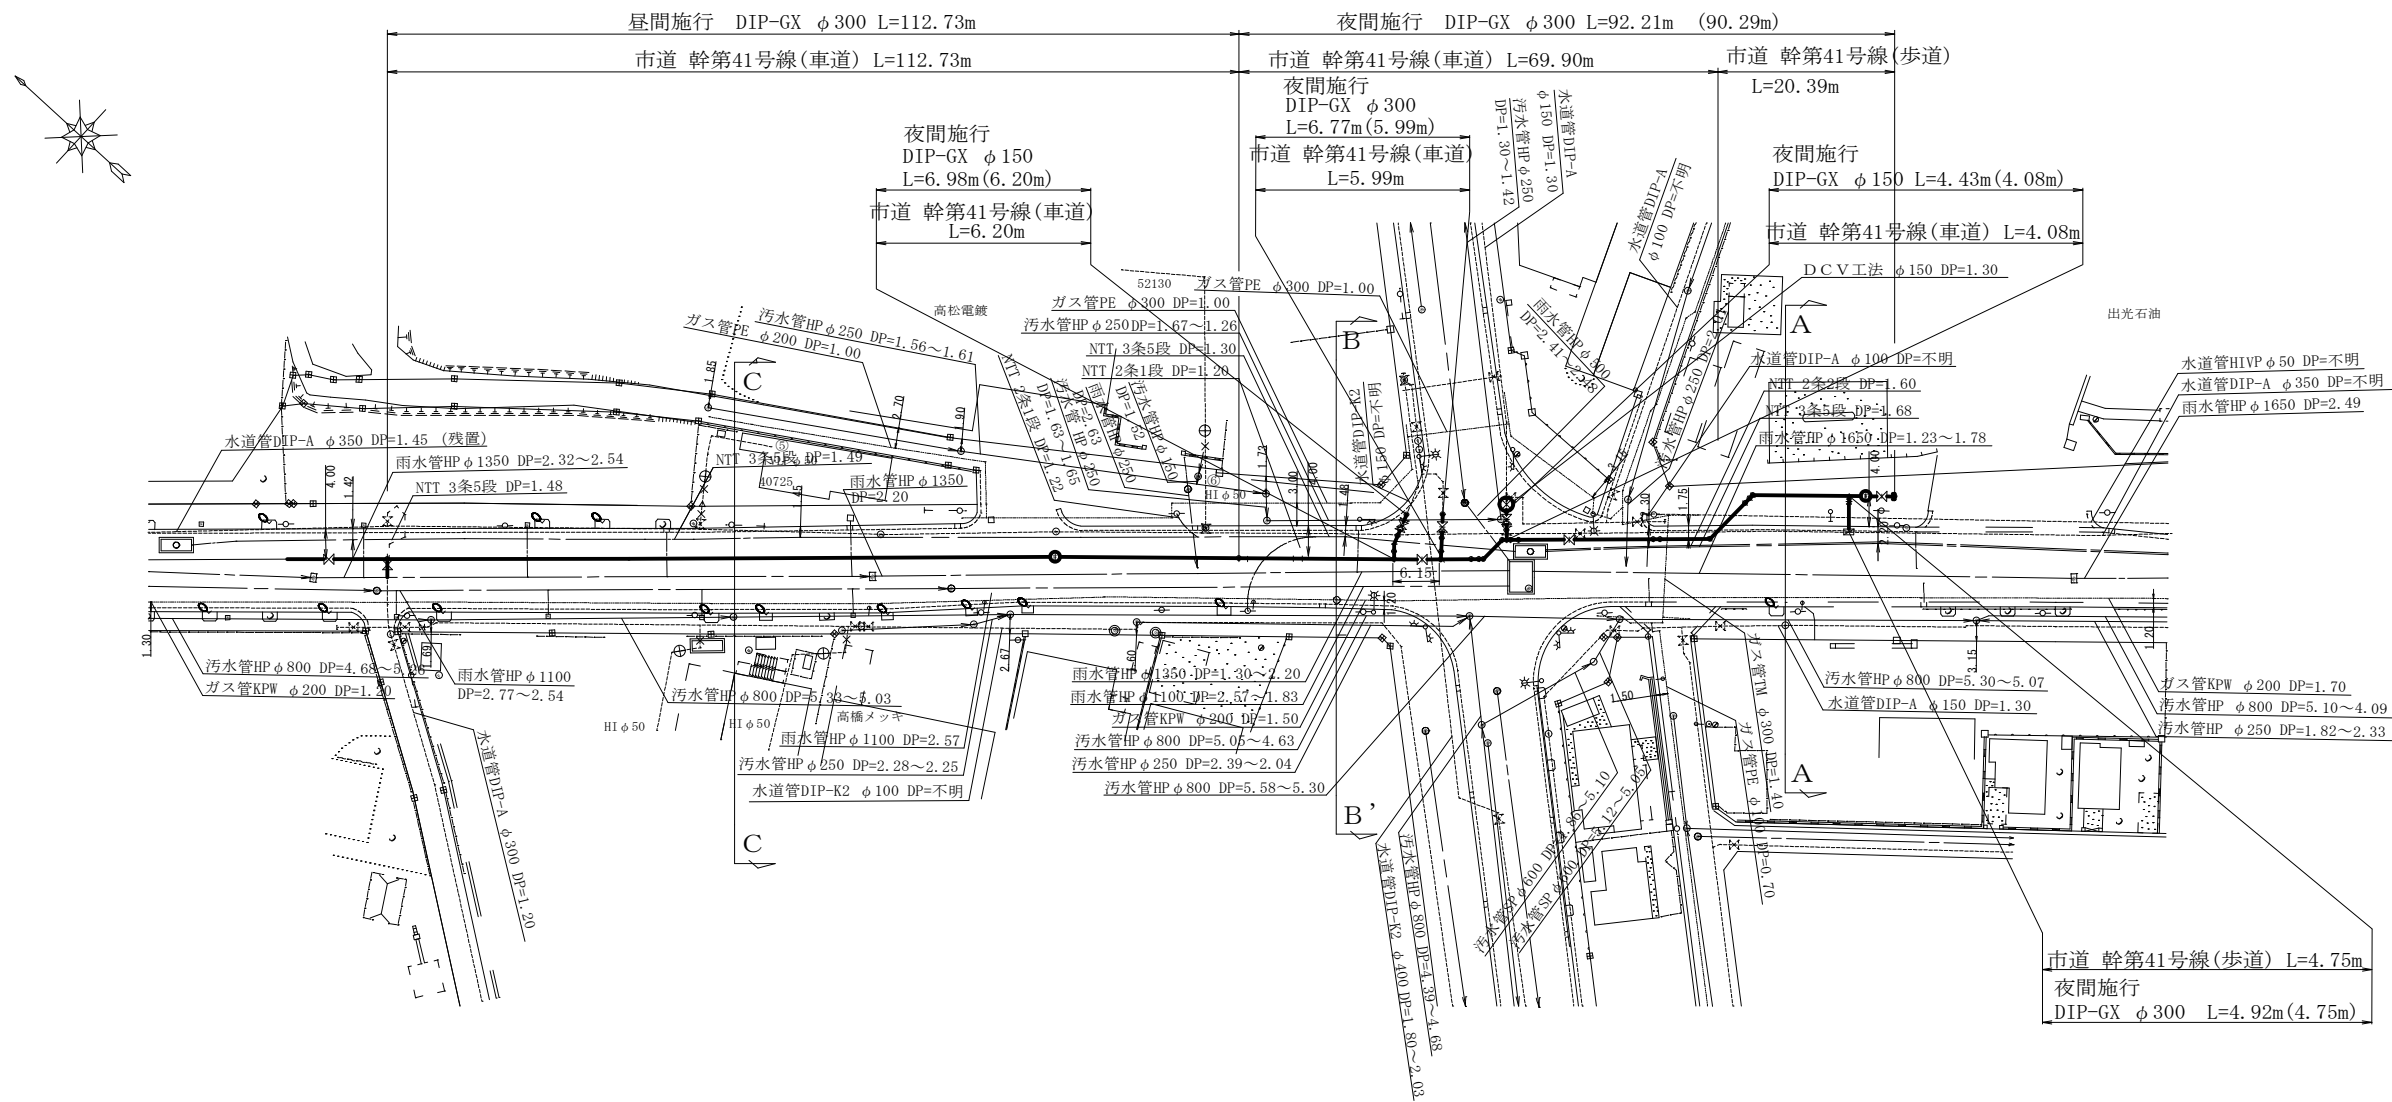


横 断 面 図 (1) S=1:100

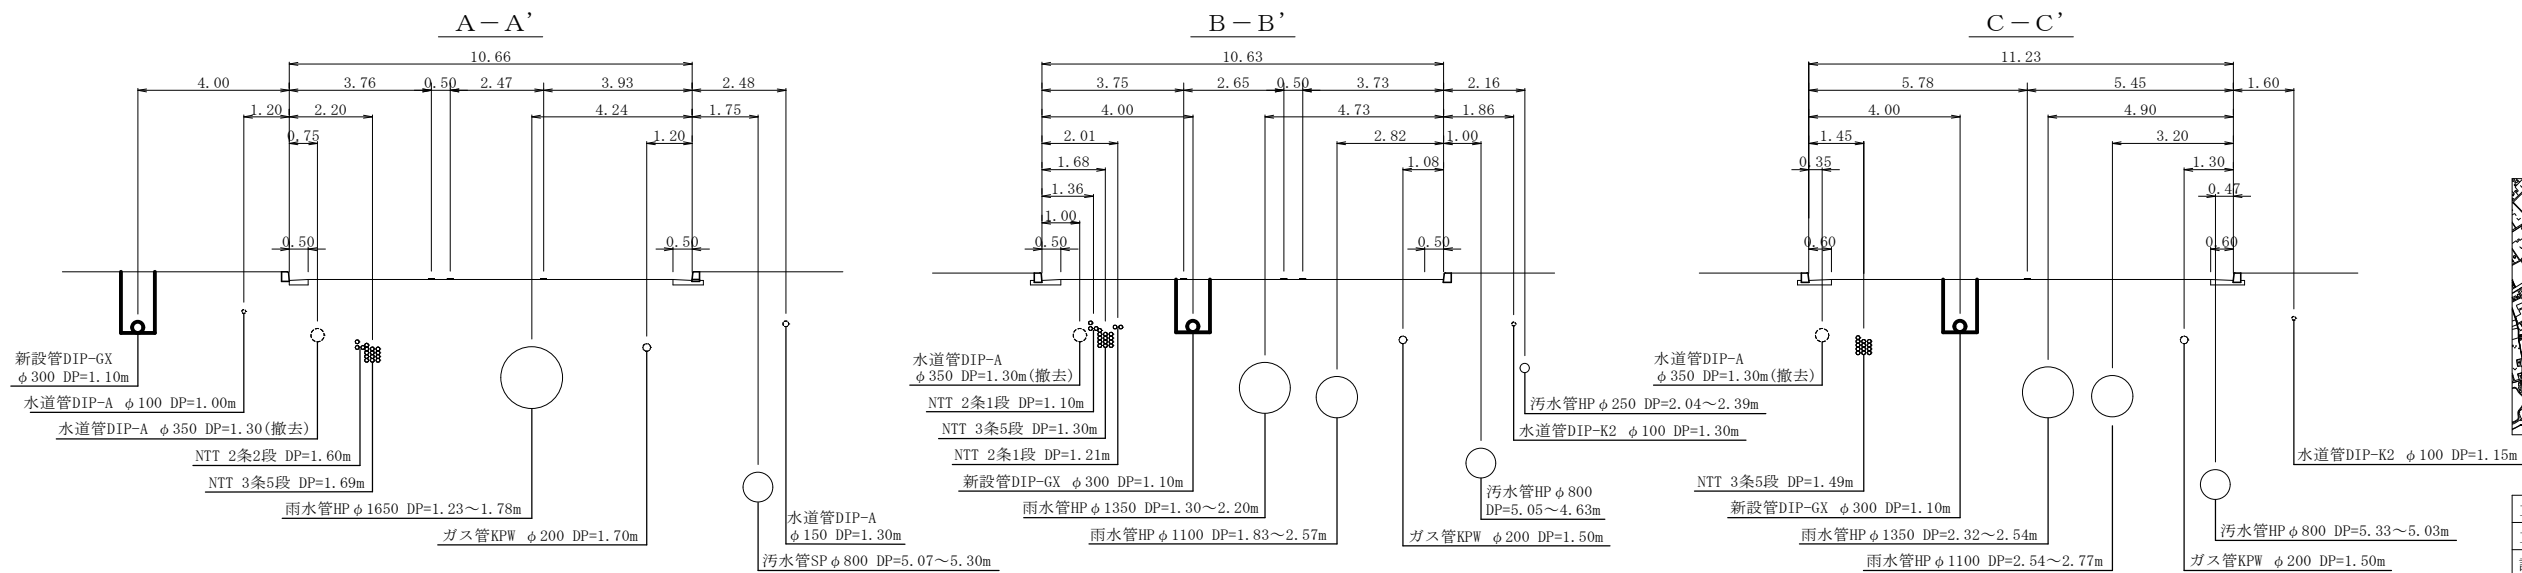


工事名称	市道幹第41号線外2線配給水管改良工事		
工事番号	R7-B・4・15		
設計年度	令和7年度	図面番号	5枚の内1
図面名称	平面図(1)・横断面図(1)		
平面図(1)・横断面図(1)	縮 尺		
	図 示		
狭 山 市 上 下 水 道 部			

平 面 図 (2) S=1:500

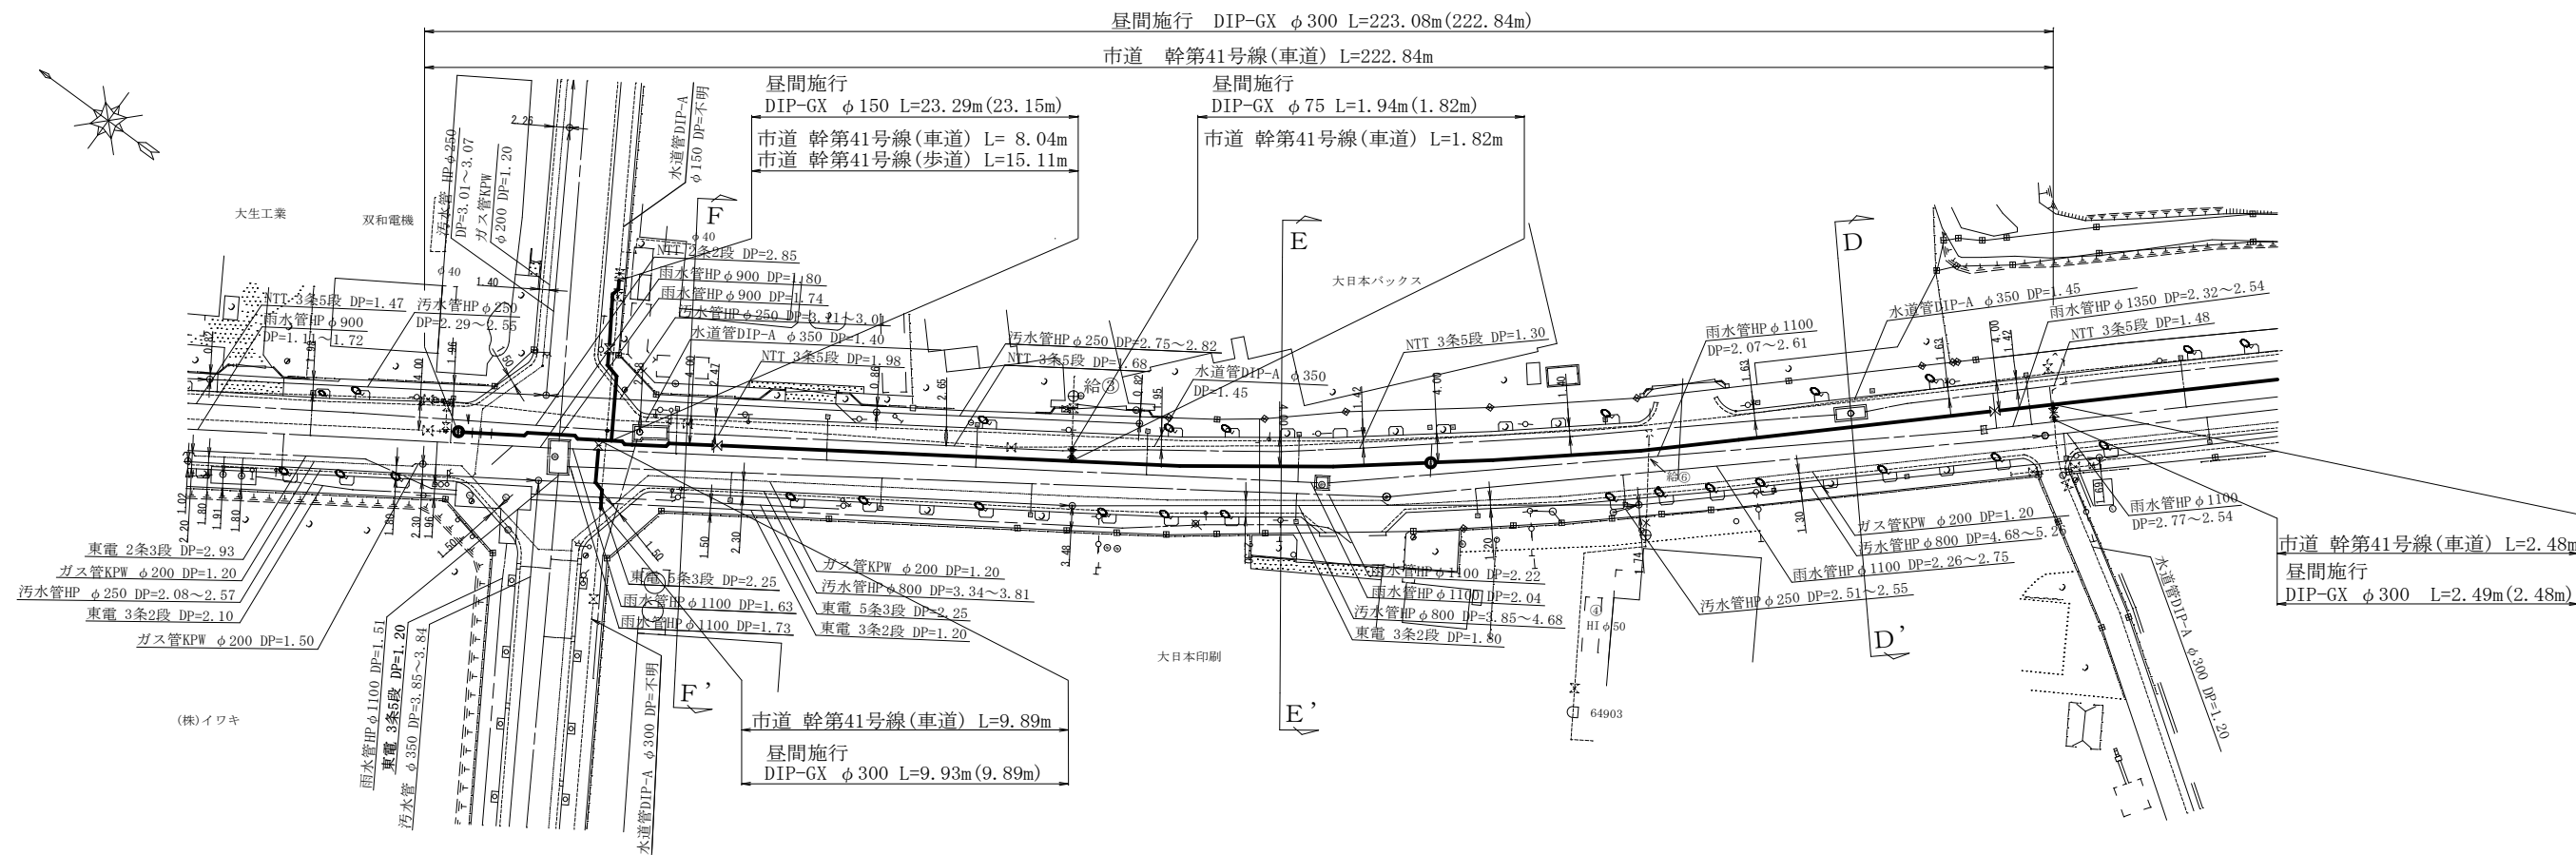


横 断 面 図 (1) S=1:100



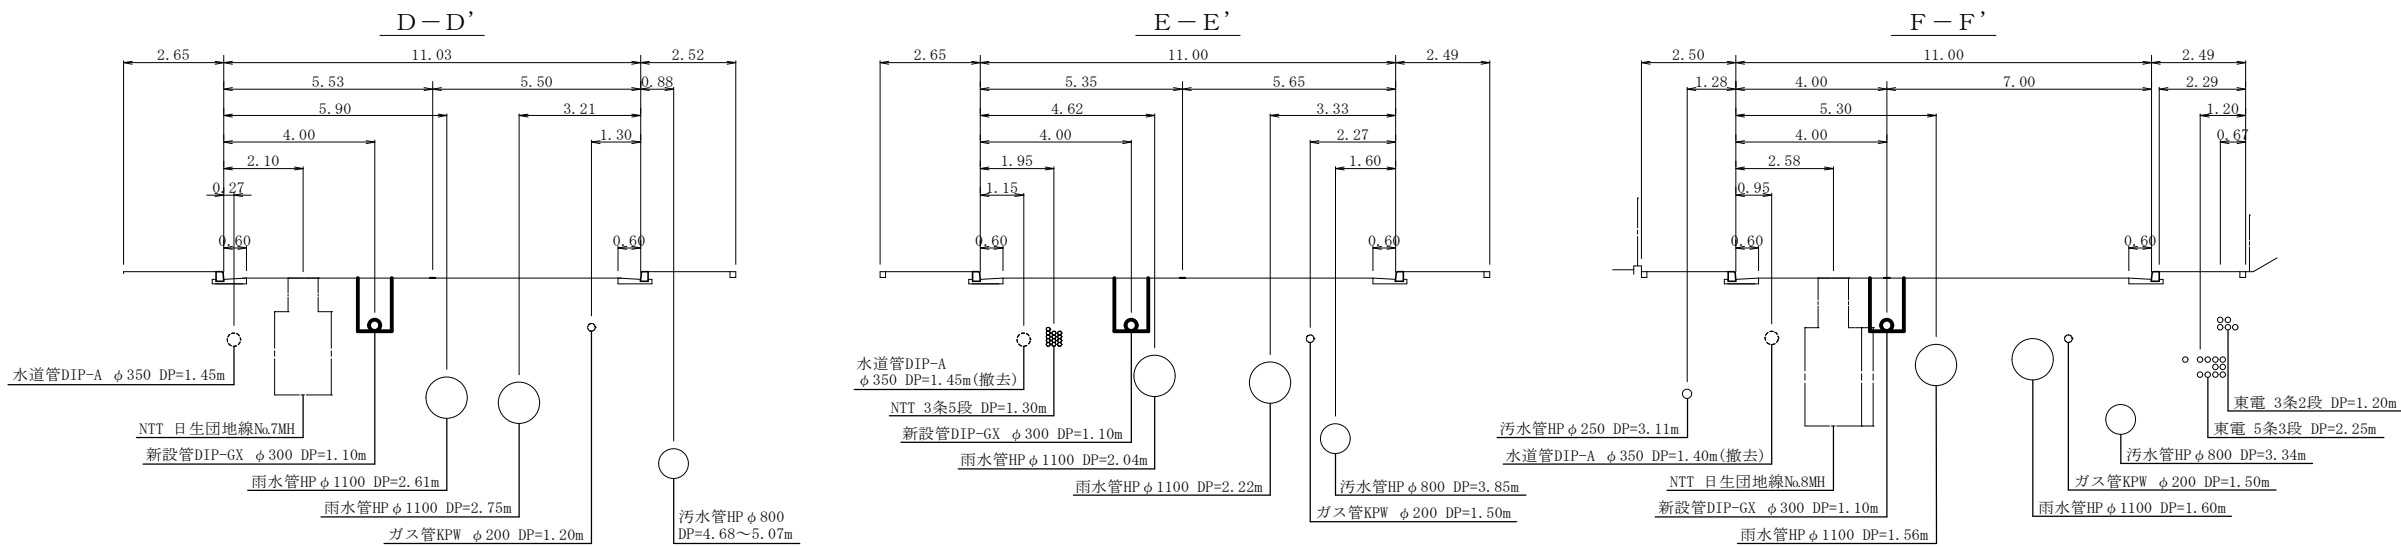


工事名称	市道幹第41号線外2線配給水管改良工事		
工事番号	R7-B・4-15		
設計年度	令和7年度	図面番号	5枚の内2
図面名称	平面図(2)・横断面図(2)		
平面図(2)・横断面図(2)	縮 尺		
	図 示		
狭 山 市 上 下 水 道 部			

配管詳細図(1) S=Free

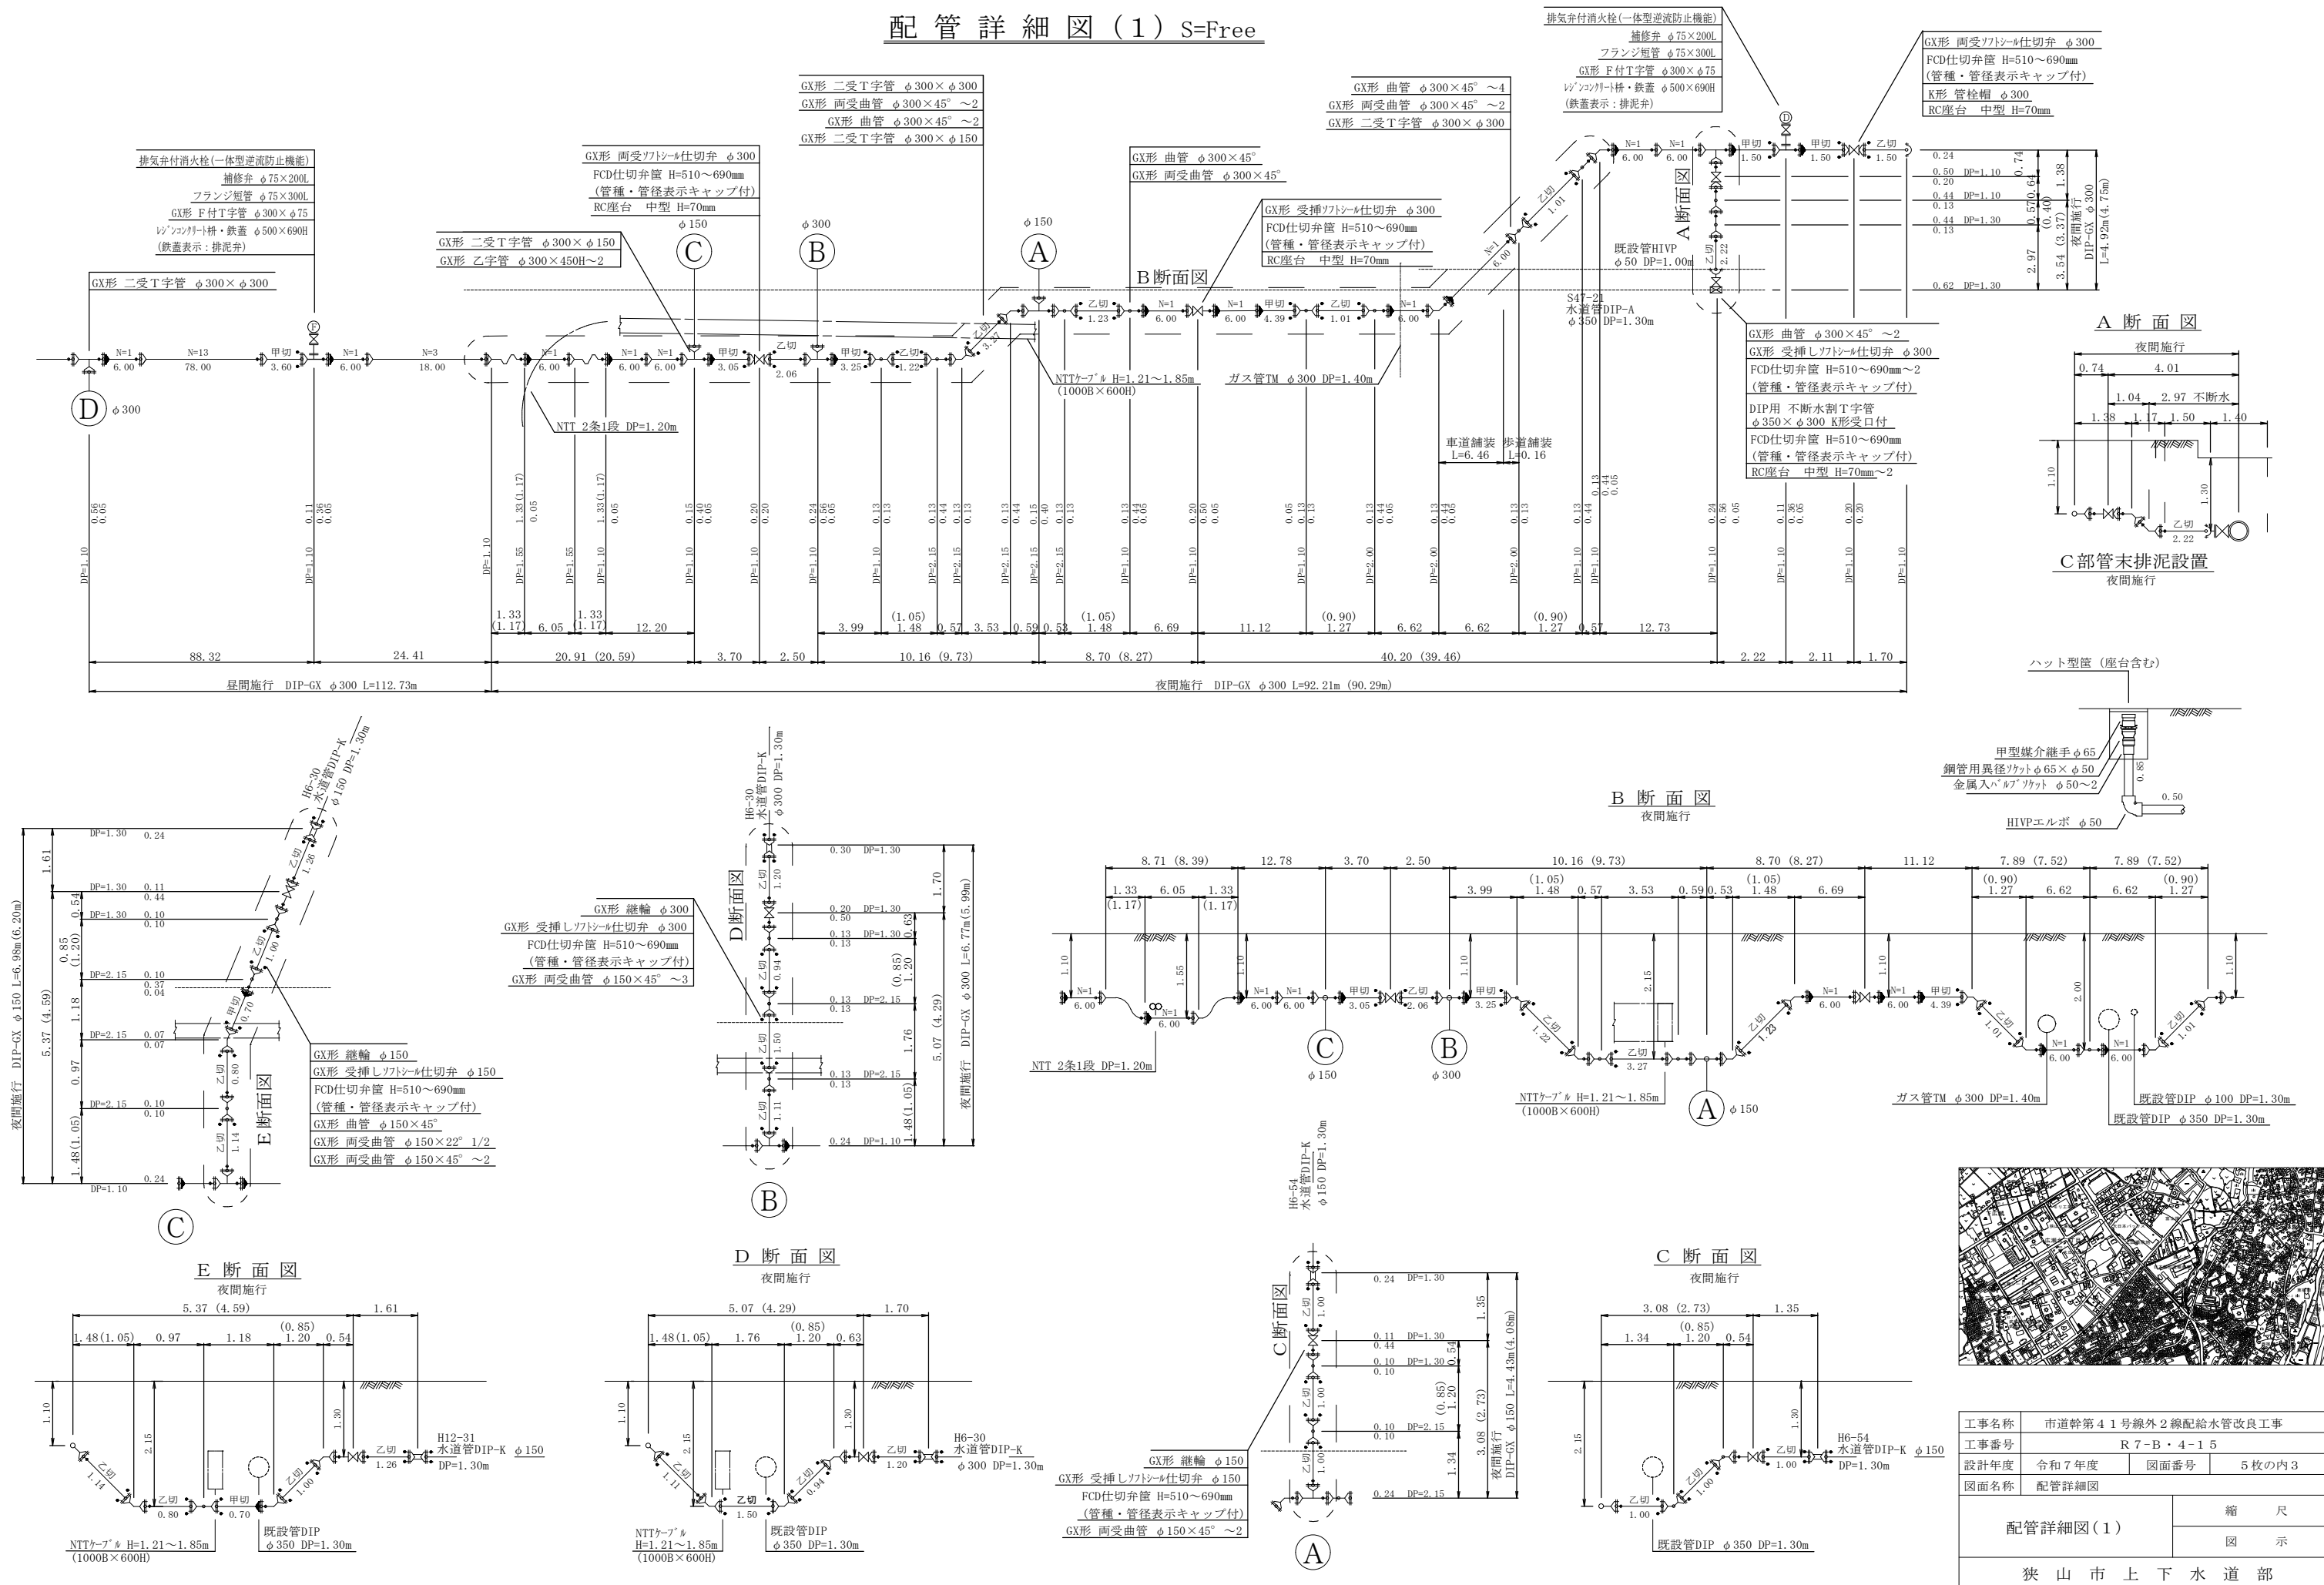


配管詳細図(2) S=Free

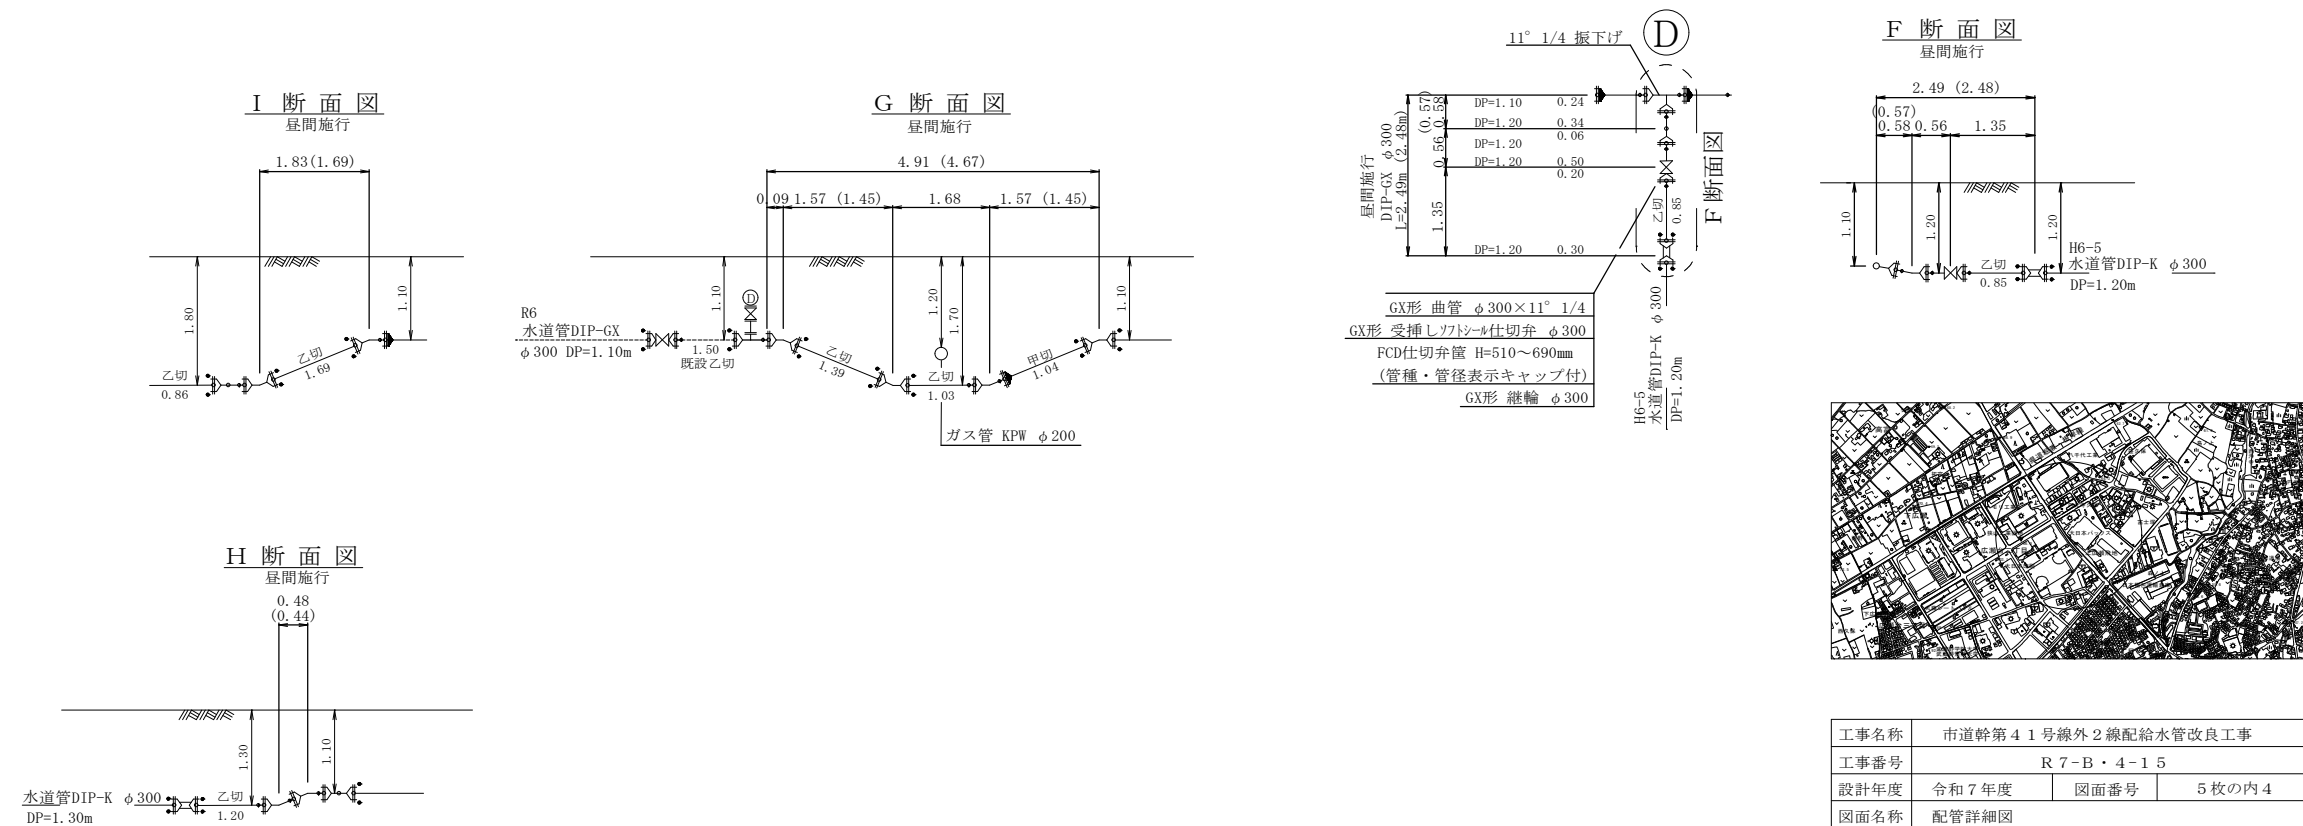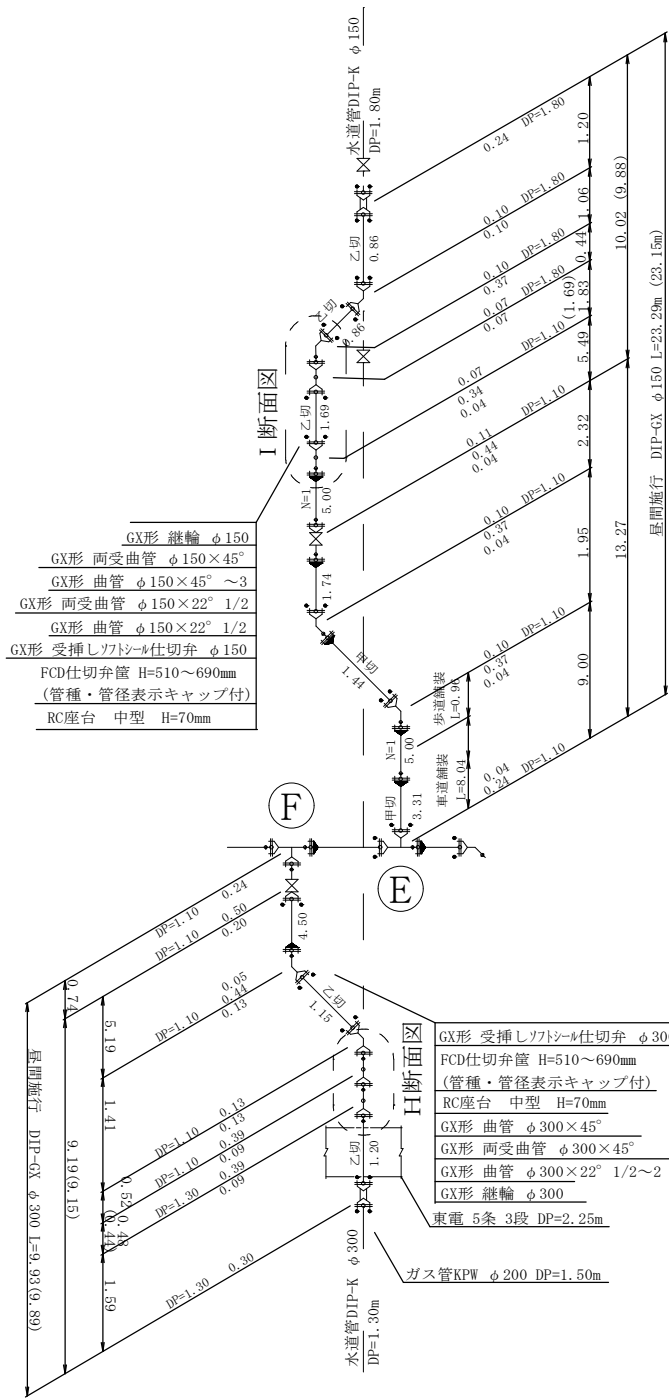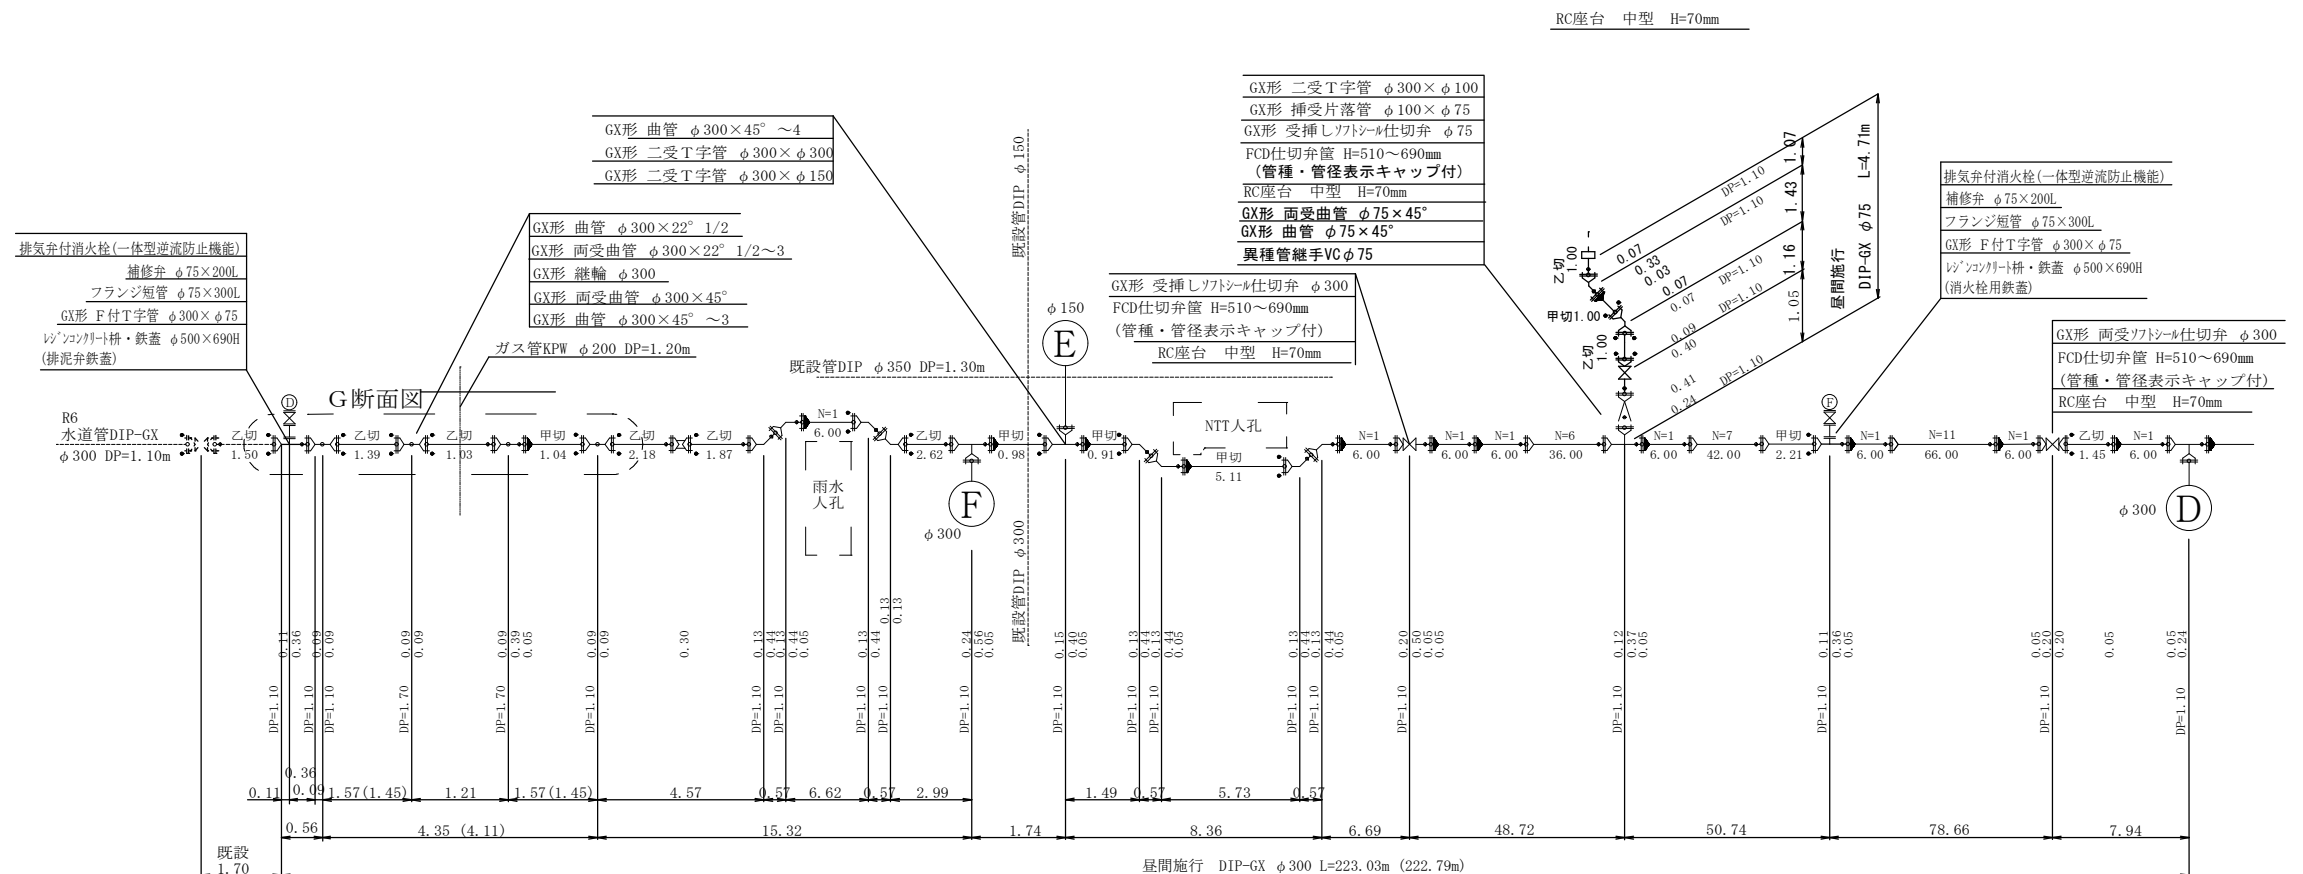


工事名称	市道幹第4 1号線外2線配給水管改良工事		
工事番号	R 7-B・4-1 5		
設計年度	令和7年度	図面番号	5枚の内4
図面名称	配管詳細図		
配管詳細図(2)		縮 尺	
		図 示	
狭 山 市 上 下 水 道 部			


仕切弁設置標準図 S=1/10

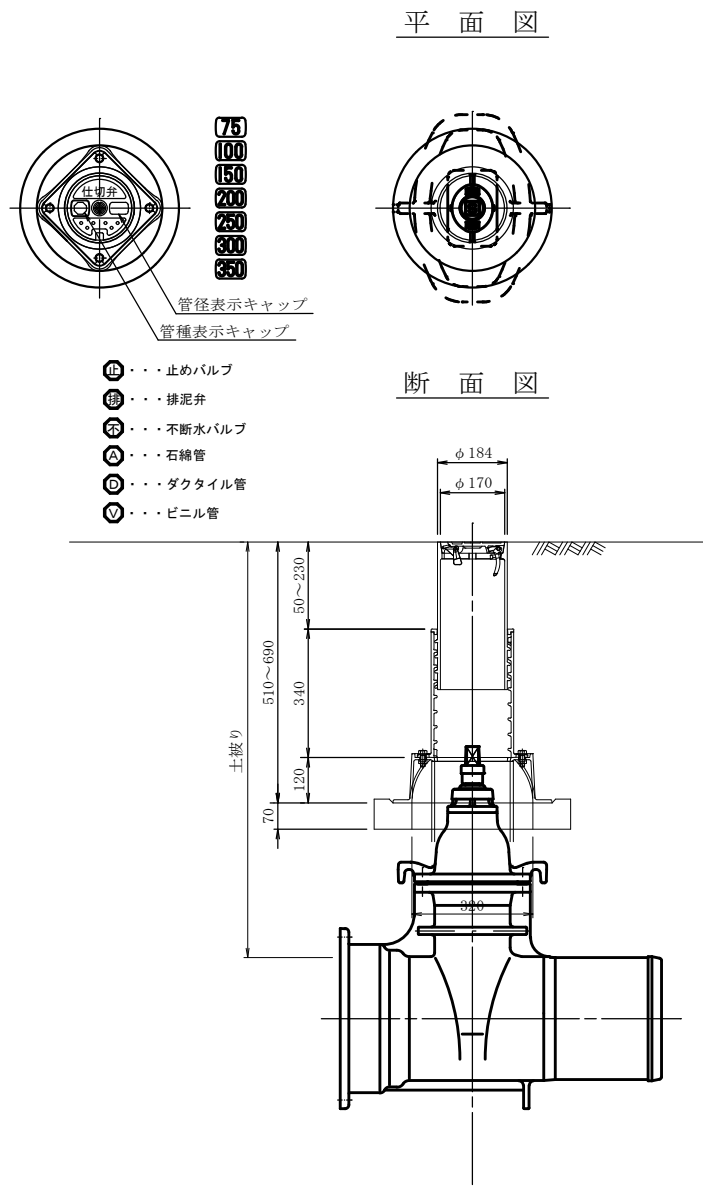


消火栓設置標準図 S=1/10

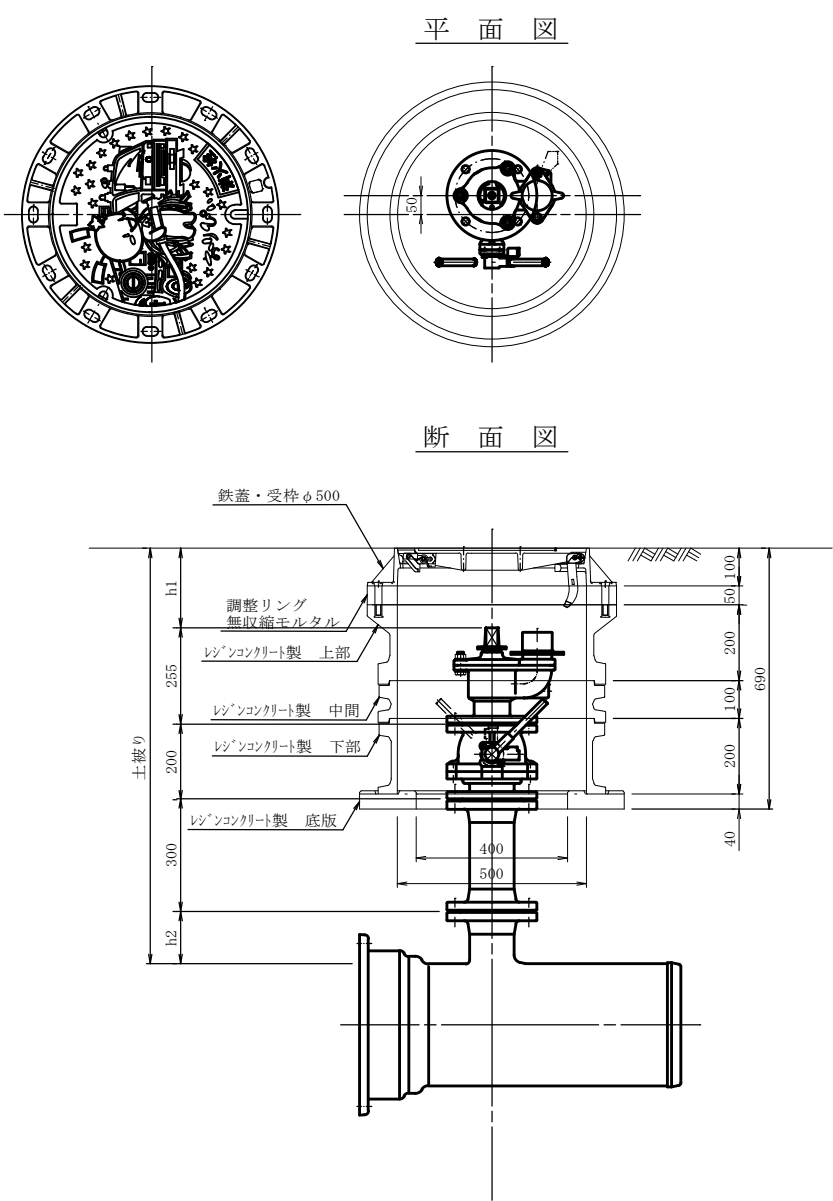


不断水割T字管土工図 S=1/30

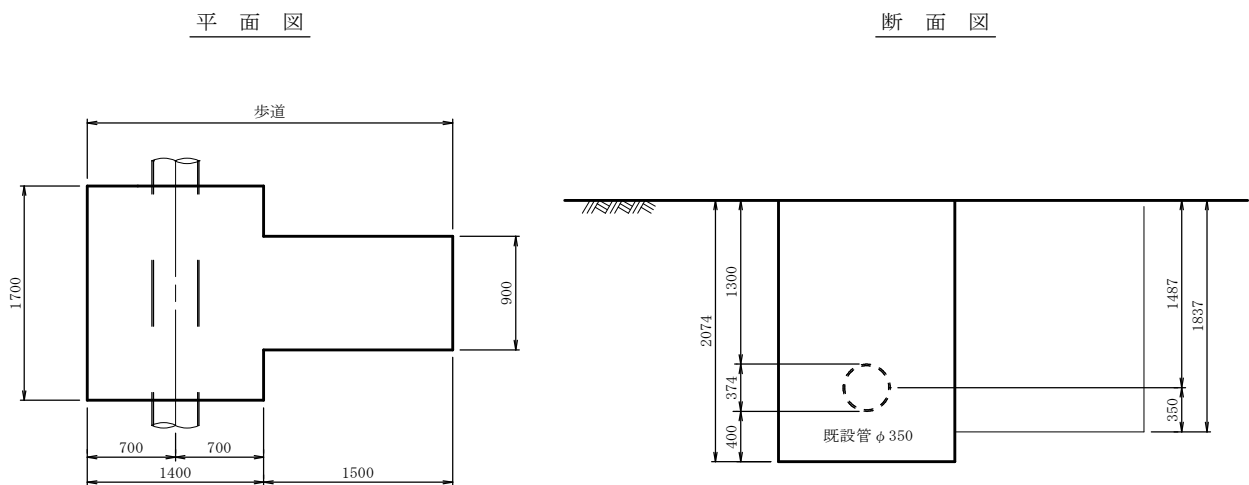

土工図及び道路復旧図 S=1/20

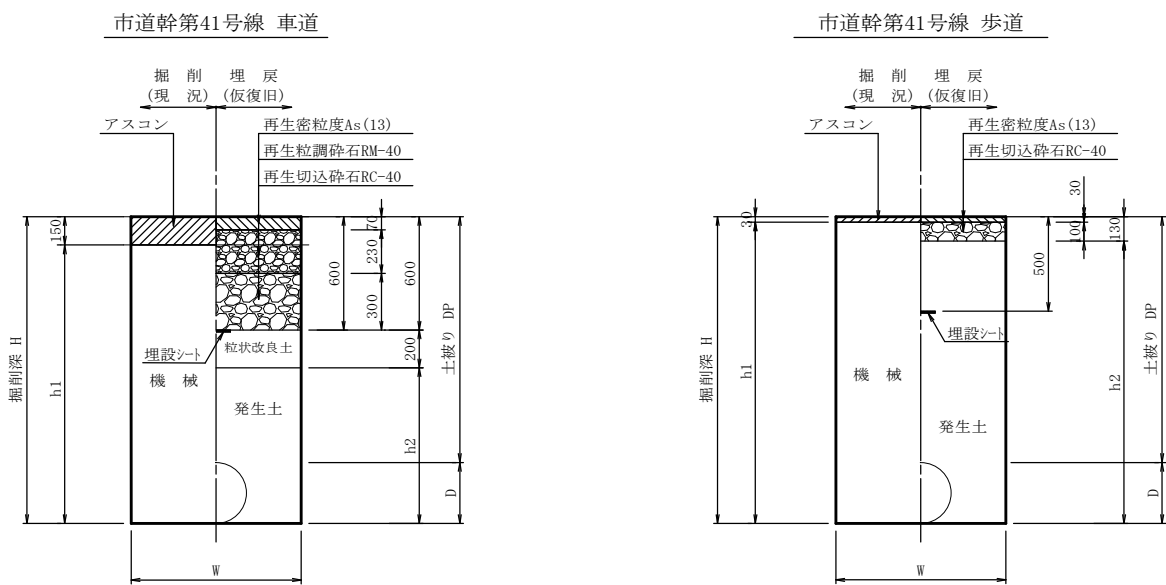

土留工標準図 S=1/20

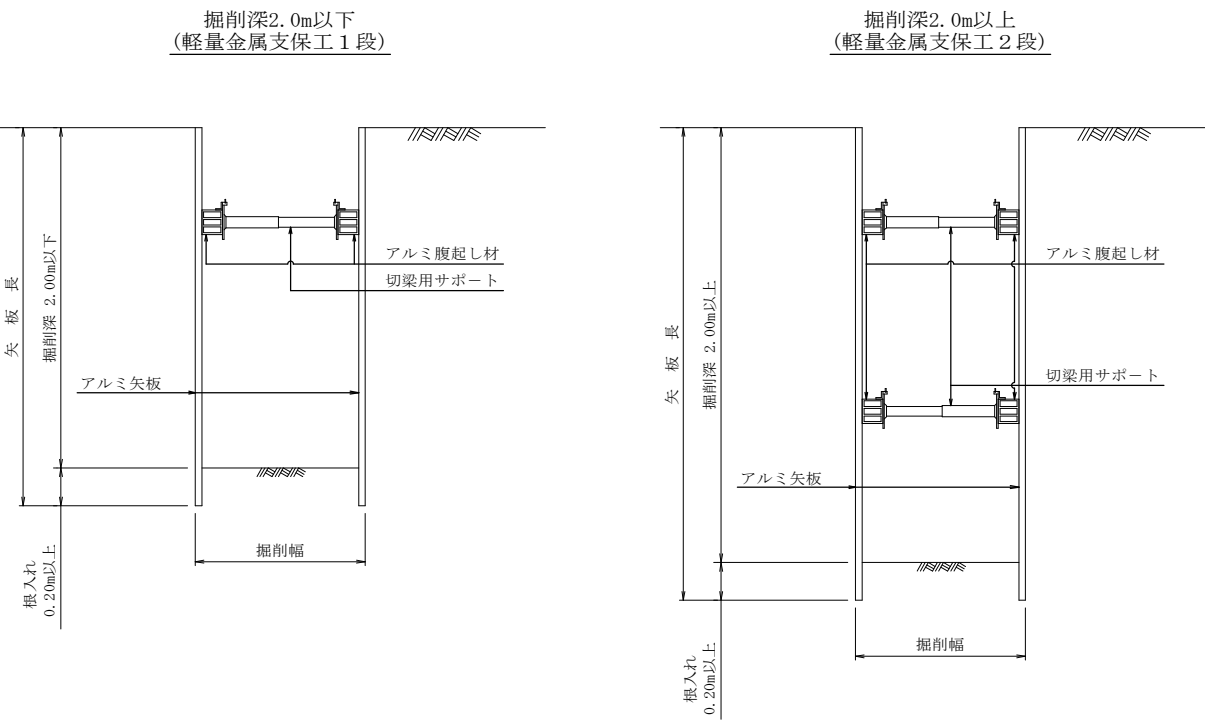

工事名称	市道幹第41号線外2線配給水管改良工事		
工事番号	R7-B・4-15		
設計年度	令和7年度	図面番号	5枚の内5
図面名称	仕切弁設置標準図・消火栓設置標準図・不断水割T字管土工図・土工図及び道路復旧図・土留工標準図		
仕切弁設置標準図・消火栓設置標準図	縮尺		図示
不断水割T字管土工図			
土工図及び道路復旧図・土留工標準図	図示		
狭山市上下水道部			