





平面図 Scale:free

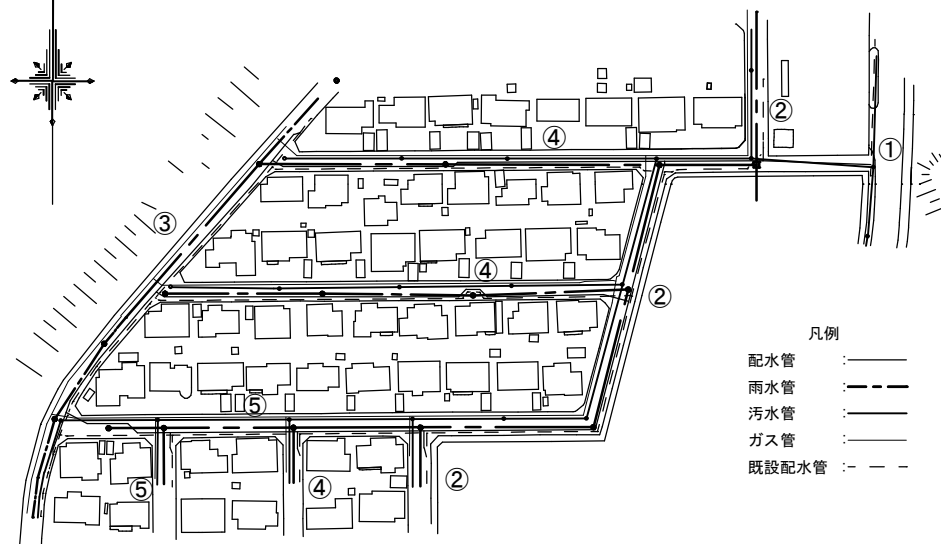


- 凡例
- 配水管 : ———
 - 雨水管 : - - - - -
 - 污水管 : ———
 - ガス管 : ———
 - 既設配水管 : - - - - -


道路組成図 Scale:free

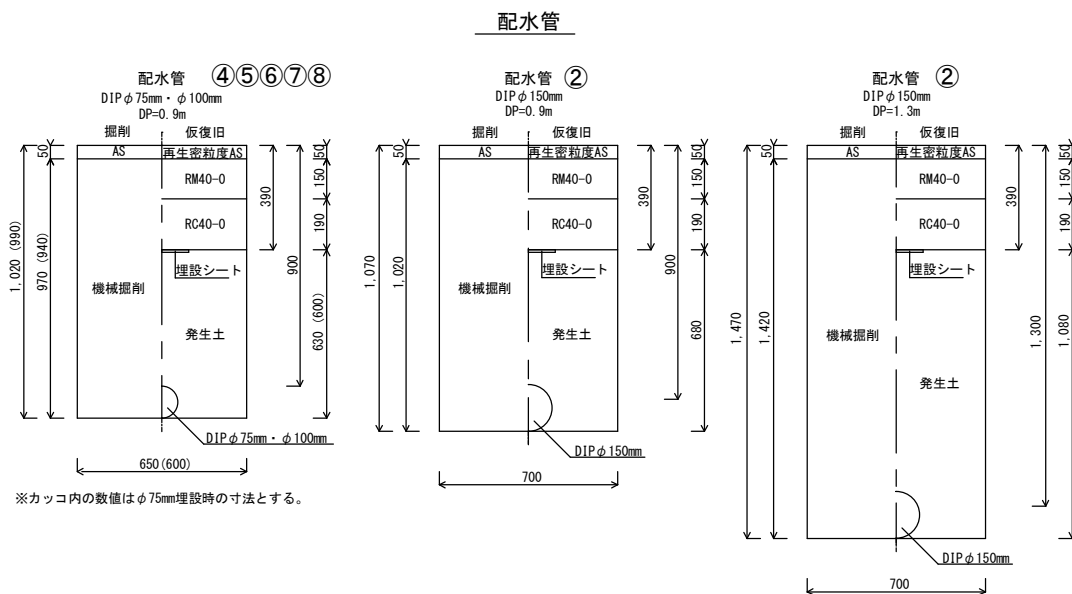

配水管撤去

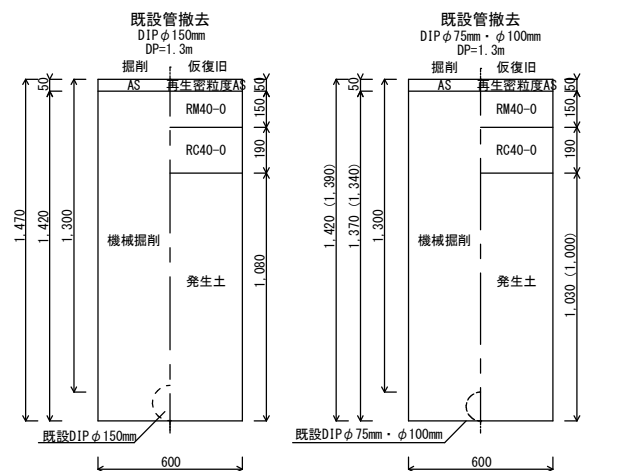


不断水バルブ ①-1

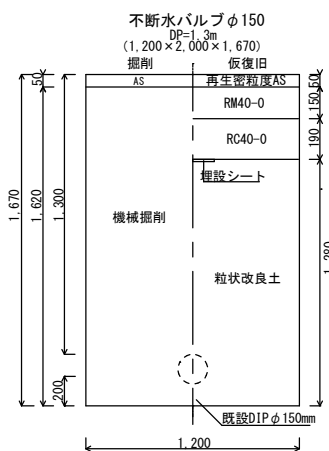

※土留工あり

不断水割T字管 ①

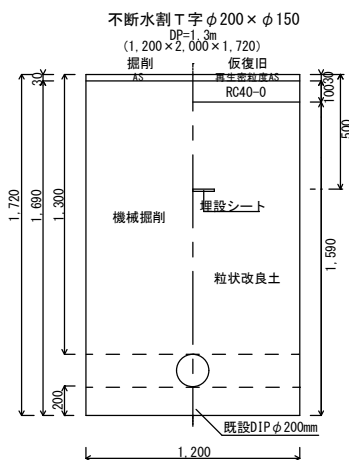

※土留工あり




工事名称	市道E第583号線外5線配給水管改良工事			
工事番号	R7-B・4-21			
設計年度	令和7年度	図面番号	3枚の内 1	
図面名称	平面図・道路組成図・案内図			
配給水管			縮尺	
			図示	
狭山市上下水道部				

詳細図 Scale:free

配水管 DIP GX形S種


	掘削延長(m)		管布設延長(m)	
DP	0. 90	1. 30	0. 90	1. 30
φ 75mm	239. 19		236. 74	
φ 100mm	104. 08		102. 12	
φ 150mm	189. 92	115. 38	185. 52	112. 0

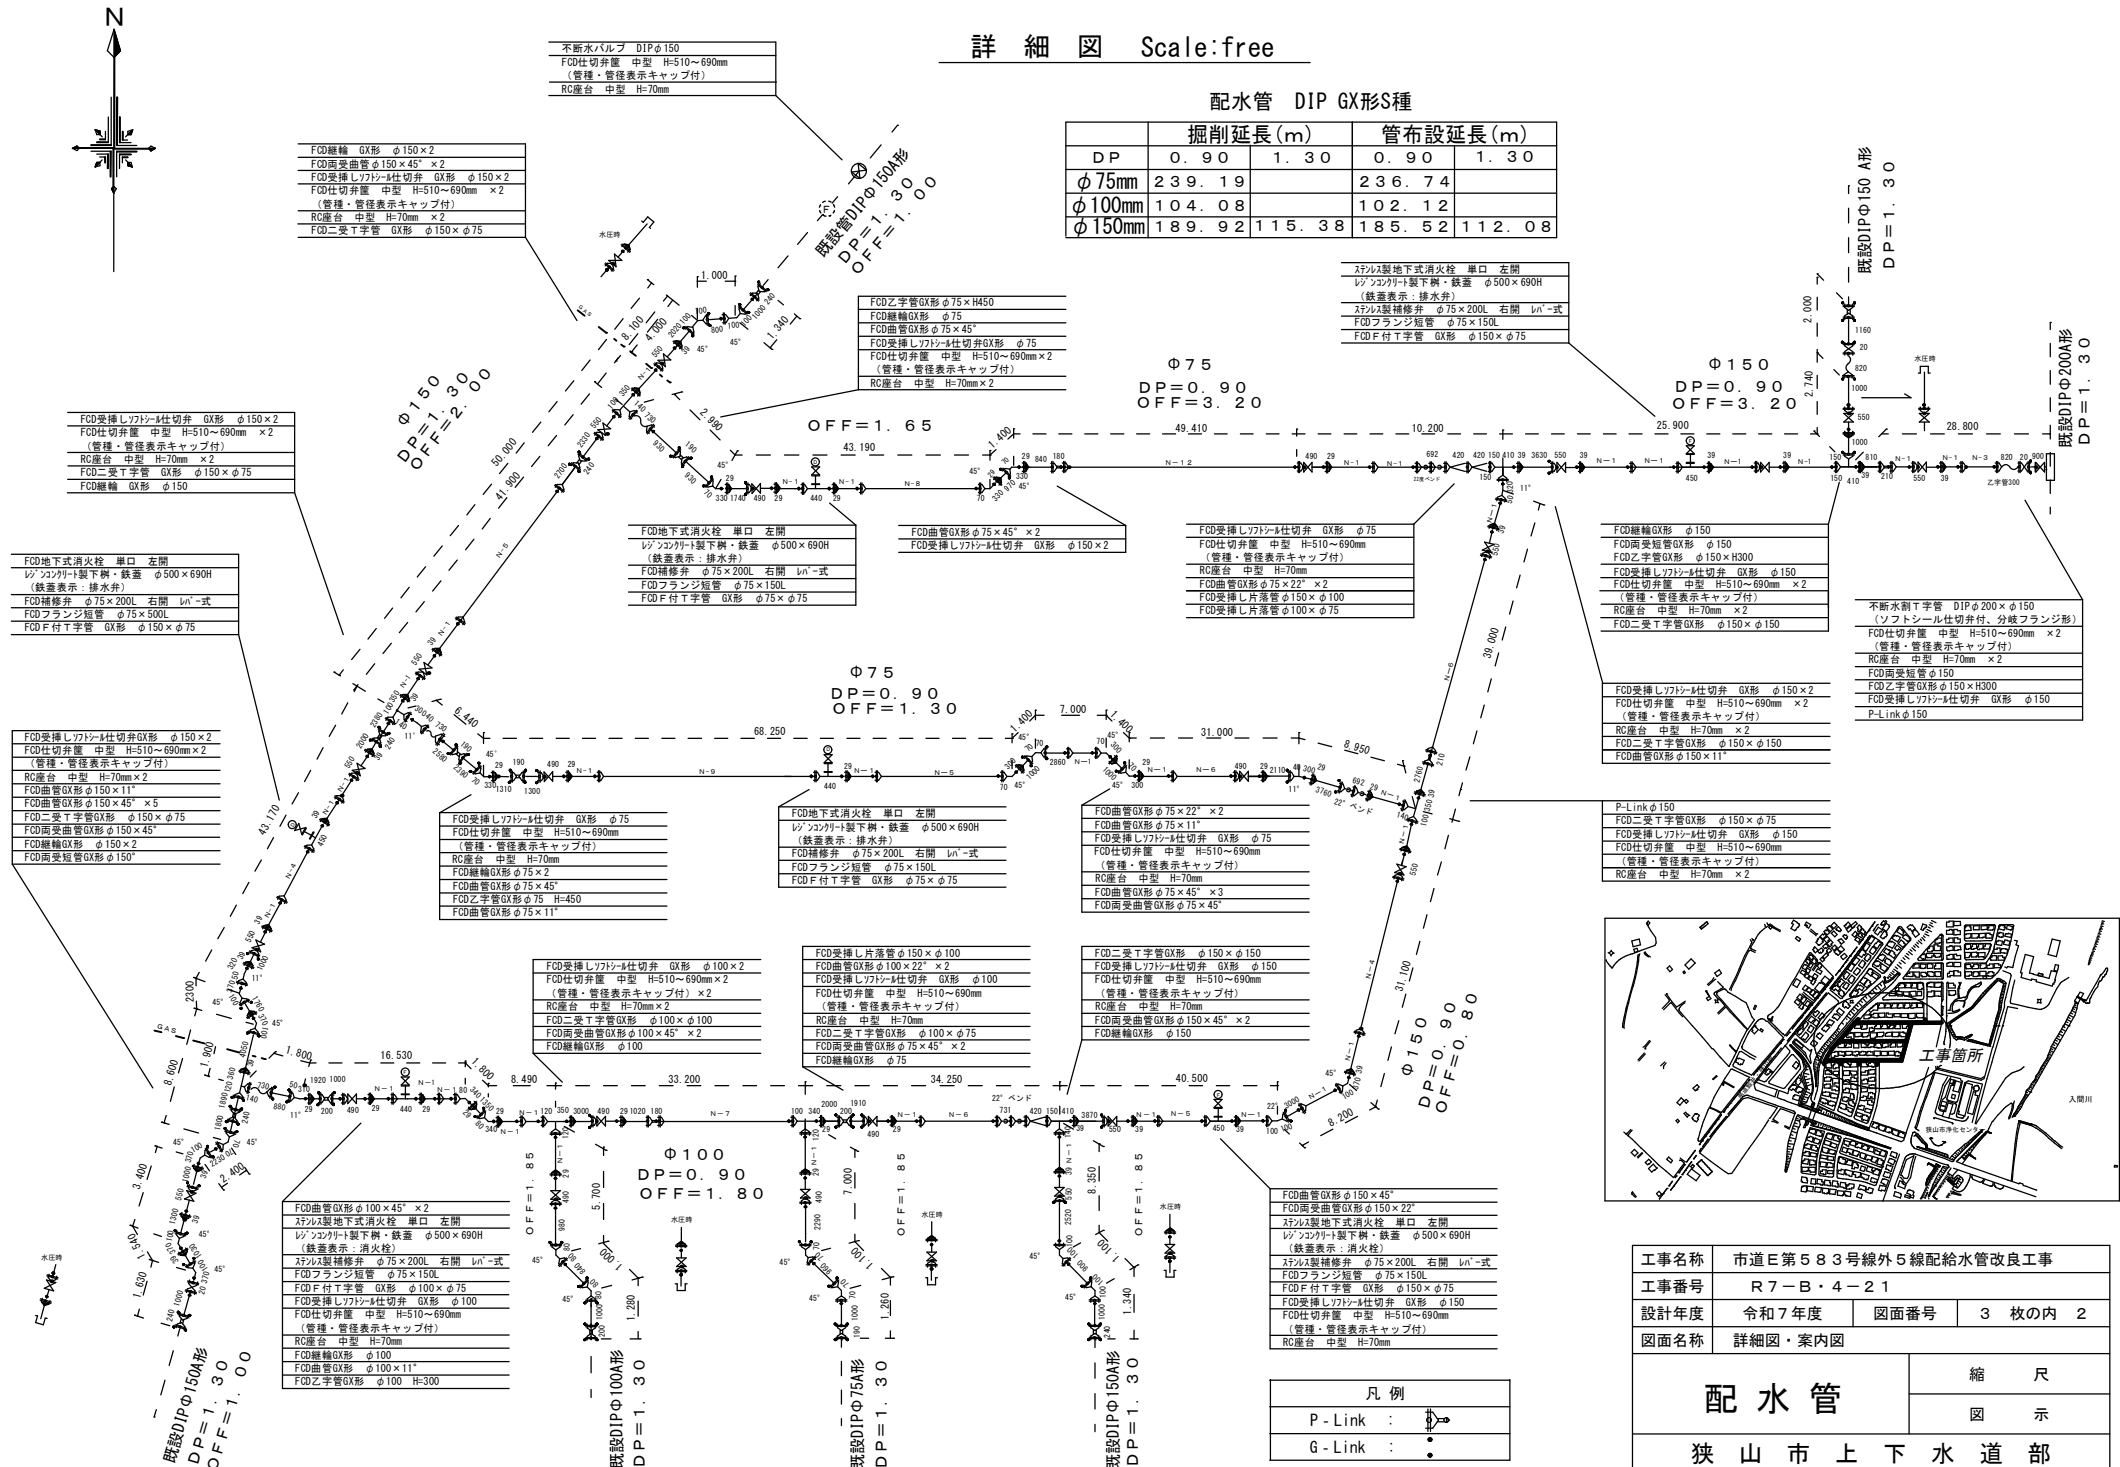




平面図 Scale:free



給水管:HIVP Φ 20

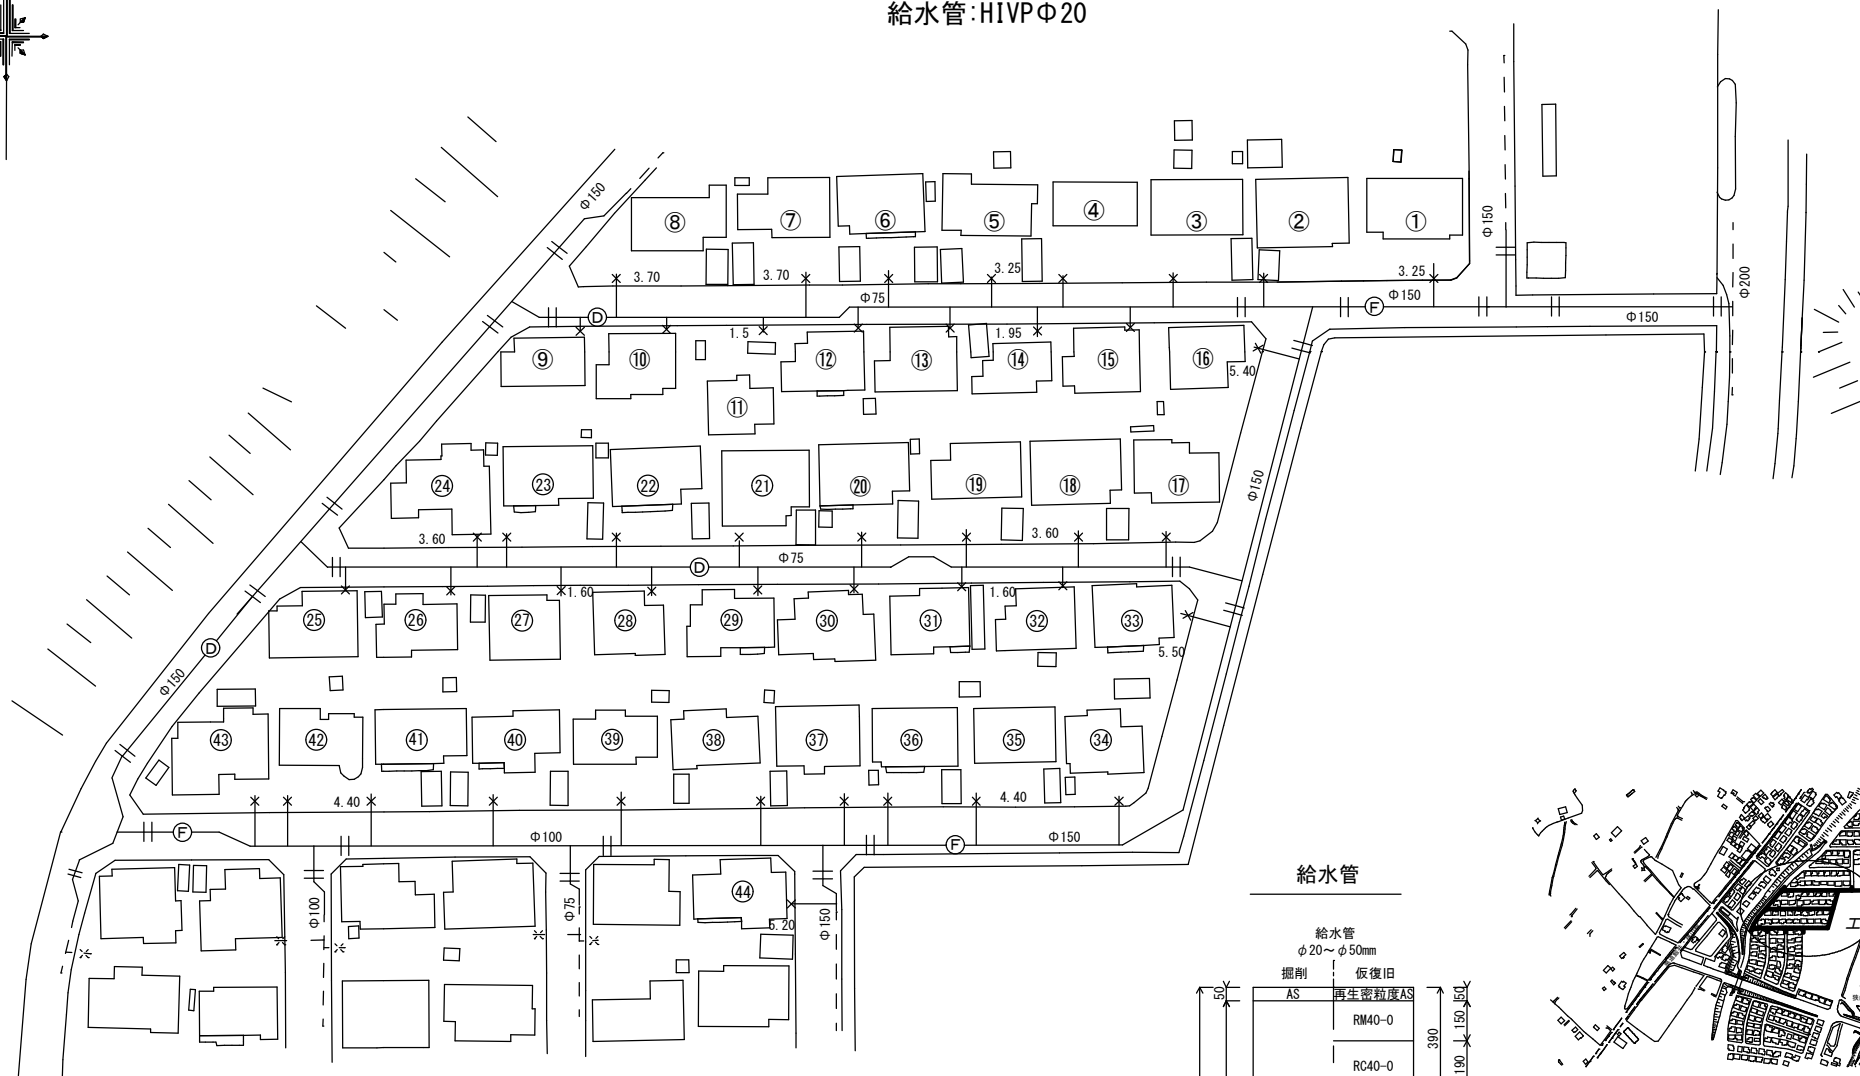

給水管 標準断面図

 

給水管

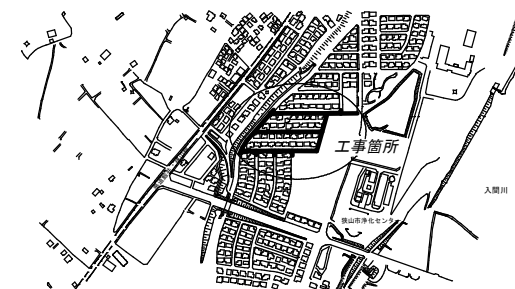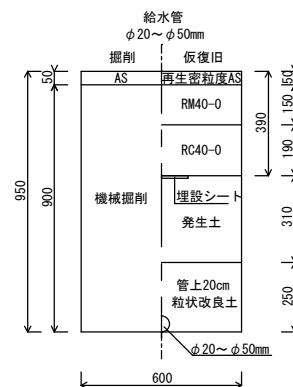

工事名称	市道E第583号線外5線配給水管改良工事		
工事番号	R7-B・4-21		
設計年度	令和7年度	図面番号	3枚の内3
図面名称	平面図・道路組成図・案内図		
給水管		縮尺	
		図示	
狭山市上下水道部			