



平面図 S=FREE

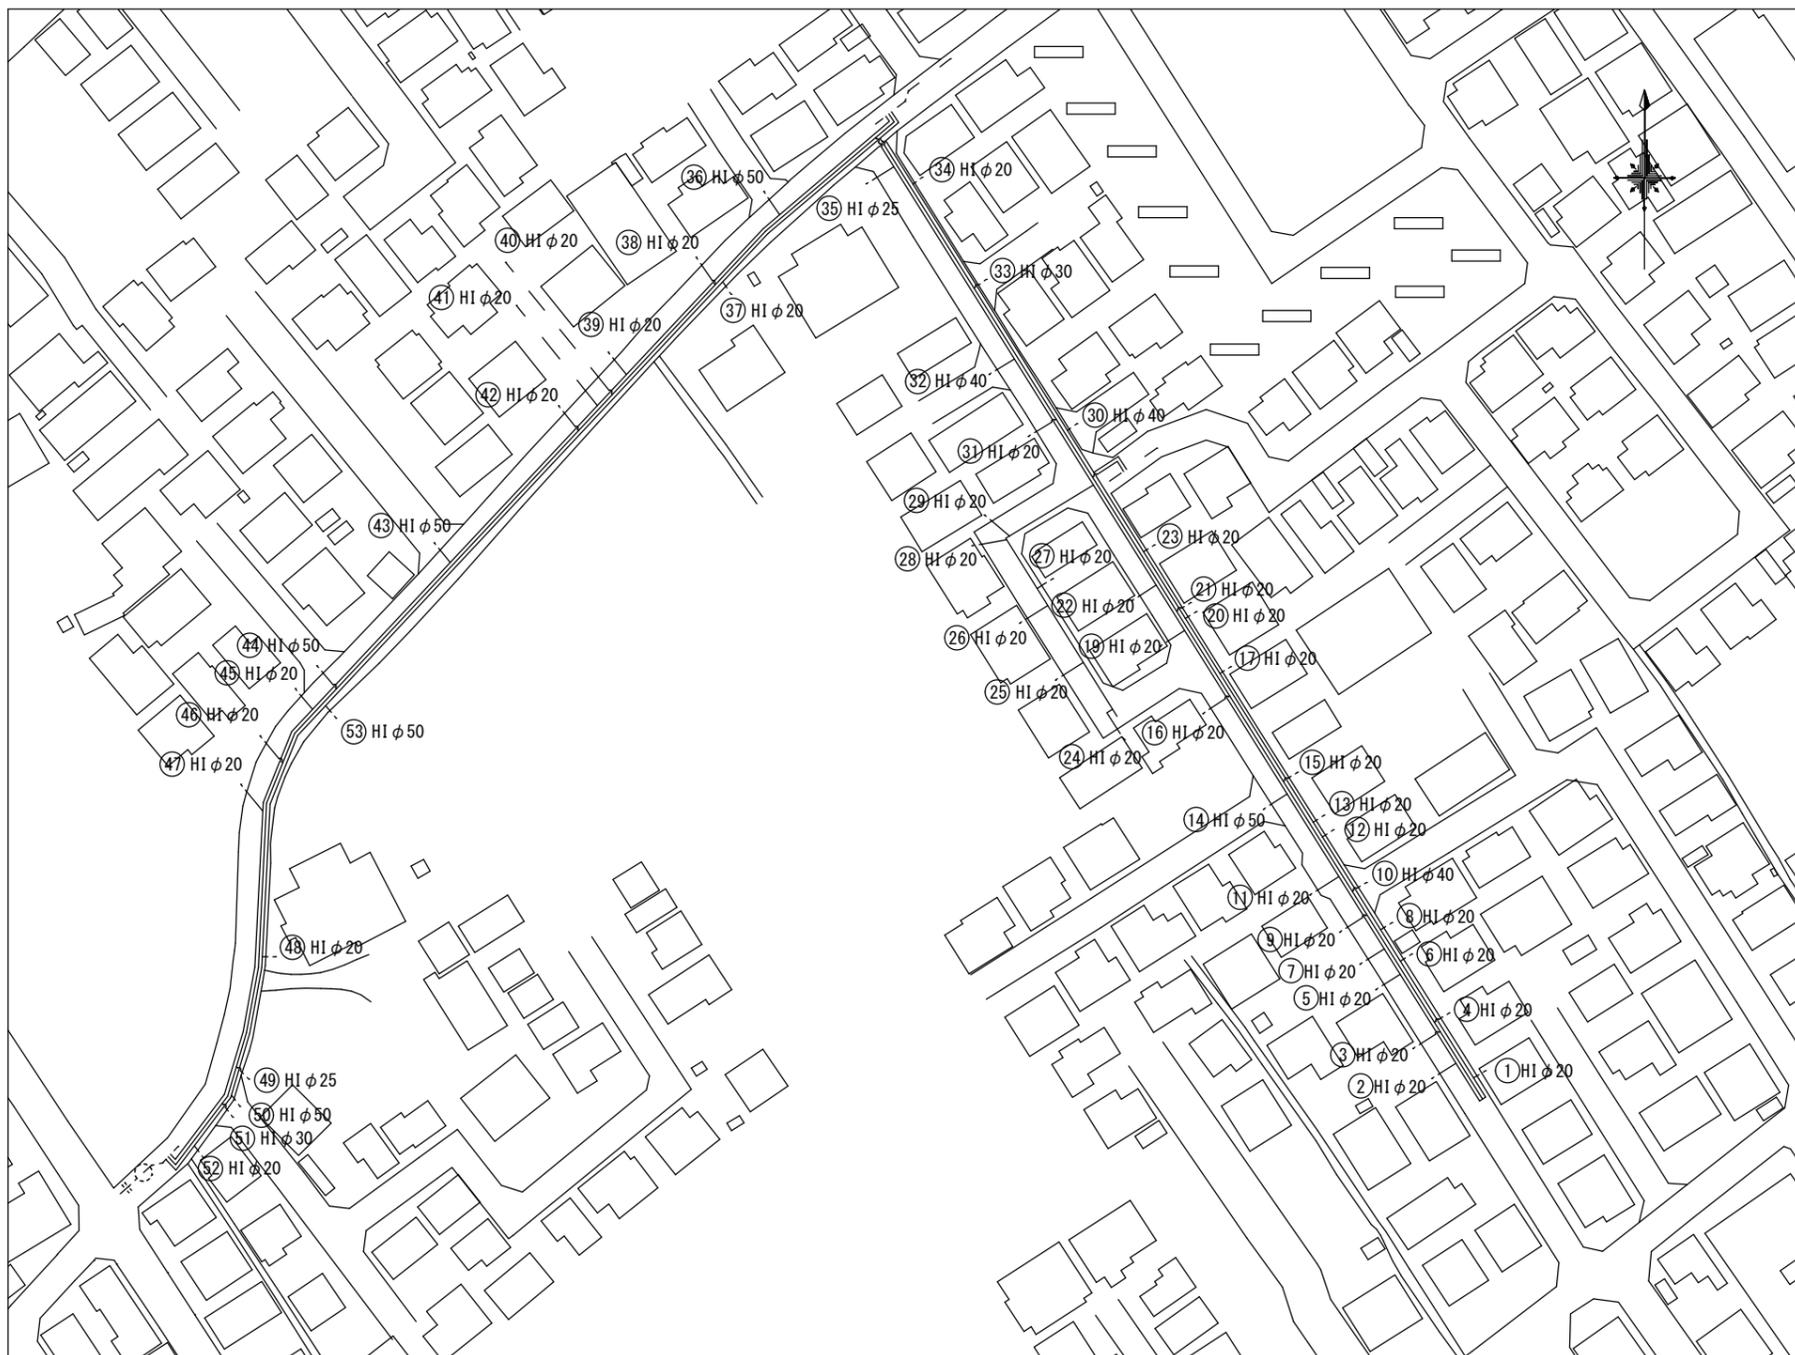

道路組成図 S=1:15

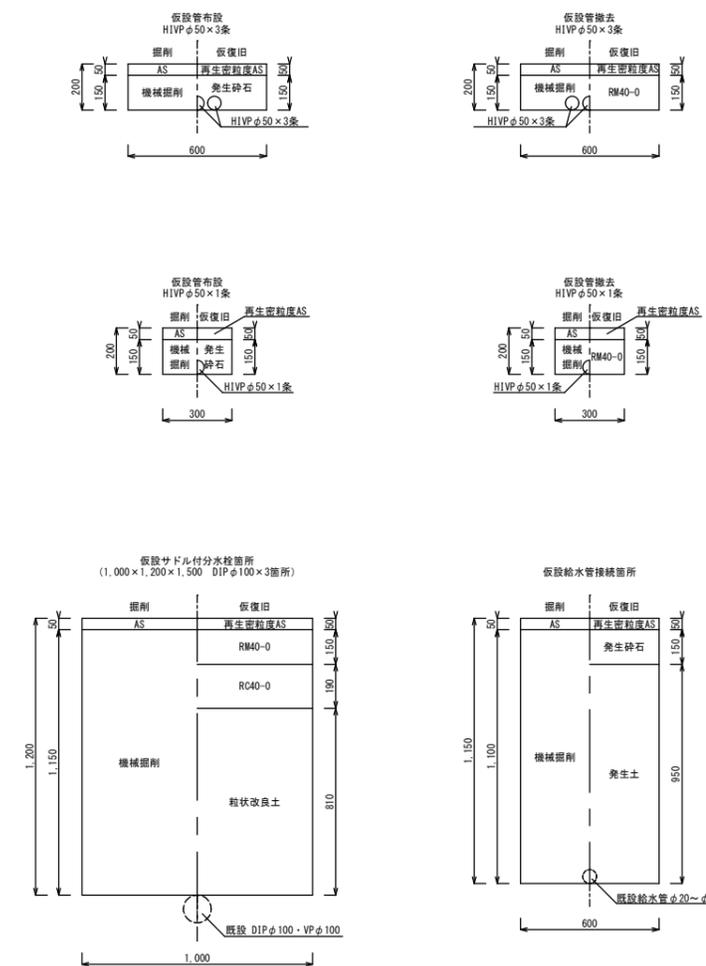

案内図




工事名称	市道第147号線外2線給水管改良工事		
工事番号	R7-B-4-17		
設計年度	令和7年度	図面番号	4 枚の内 1
図面名称	平面図・道路組成図・案内図		
仮設管	縮尺		
	図示		
狭山市上下水道部			


仮設管詳細図 S=FREE

HI金属入バルブソケット	φ50	~15
ボールバルブ	φ50	~7
HIチーズ	φ50	~5
径違いエルボ	φ65×φ50	
消火栓アダプター	φ65	
バルブボックス	鉄製φ150	~7
バルブボックス	PVC製φ200	

HIVP φ50×3条 198m×3条 (594m)

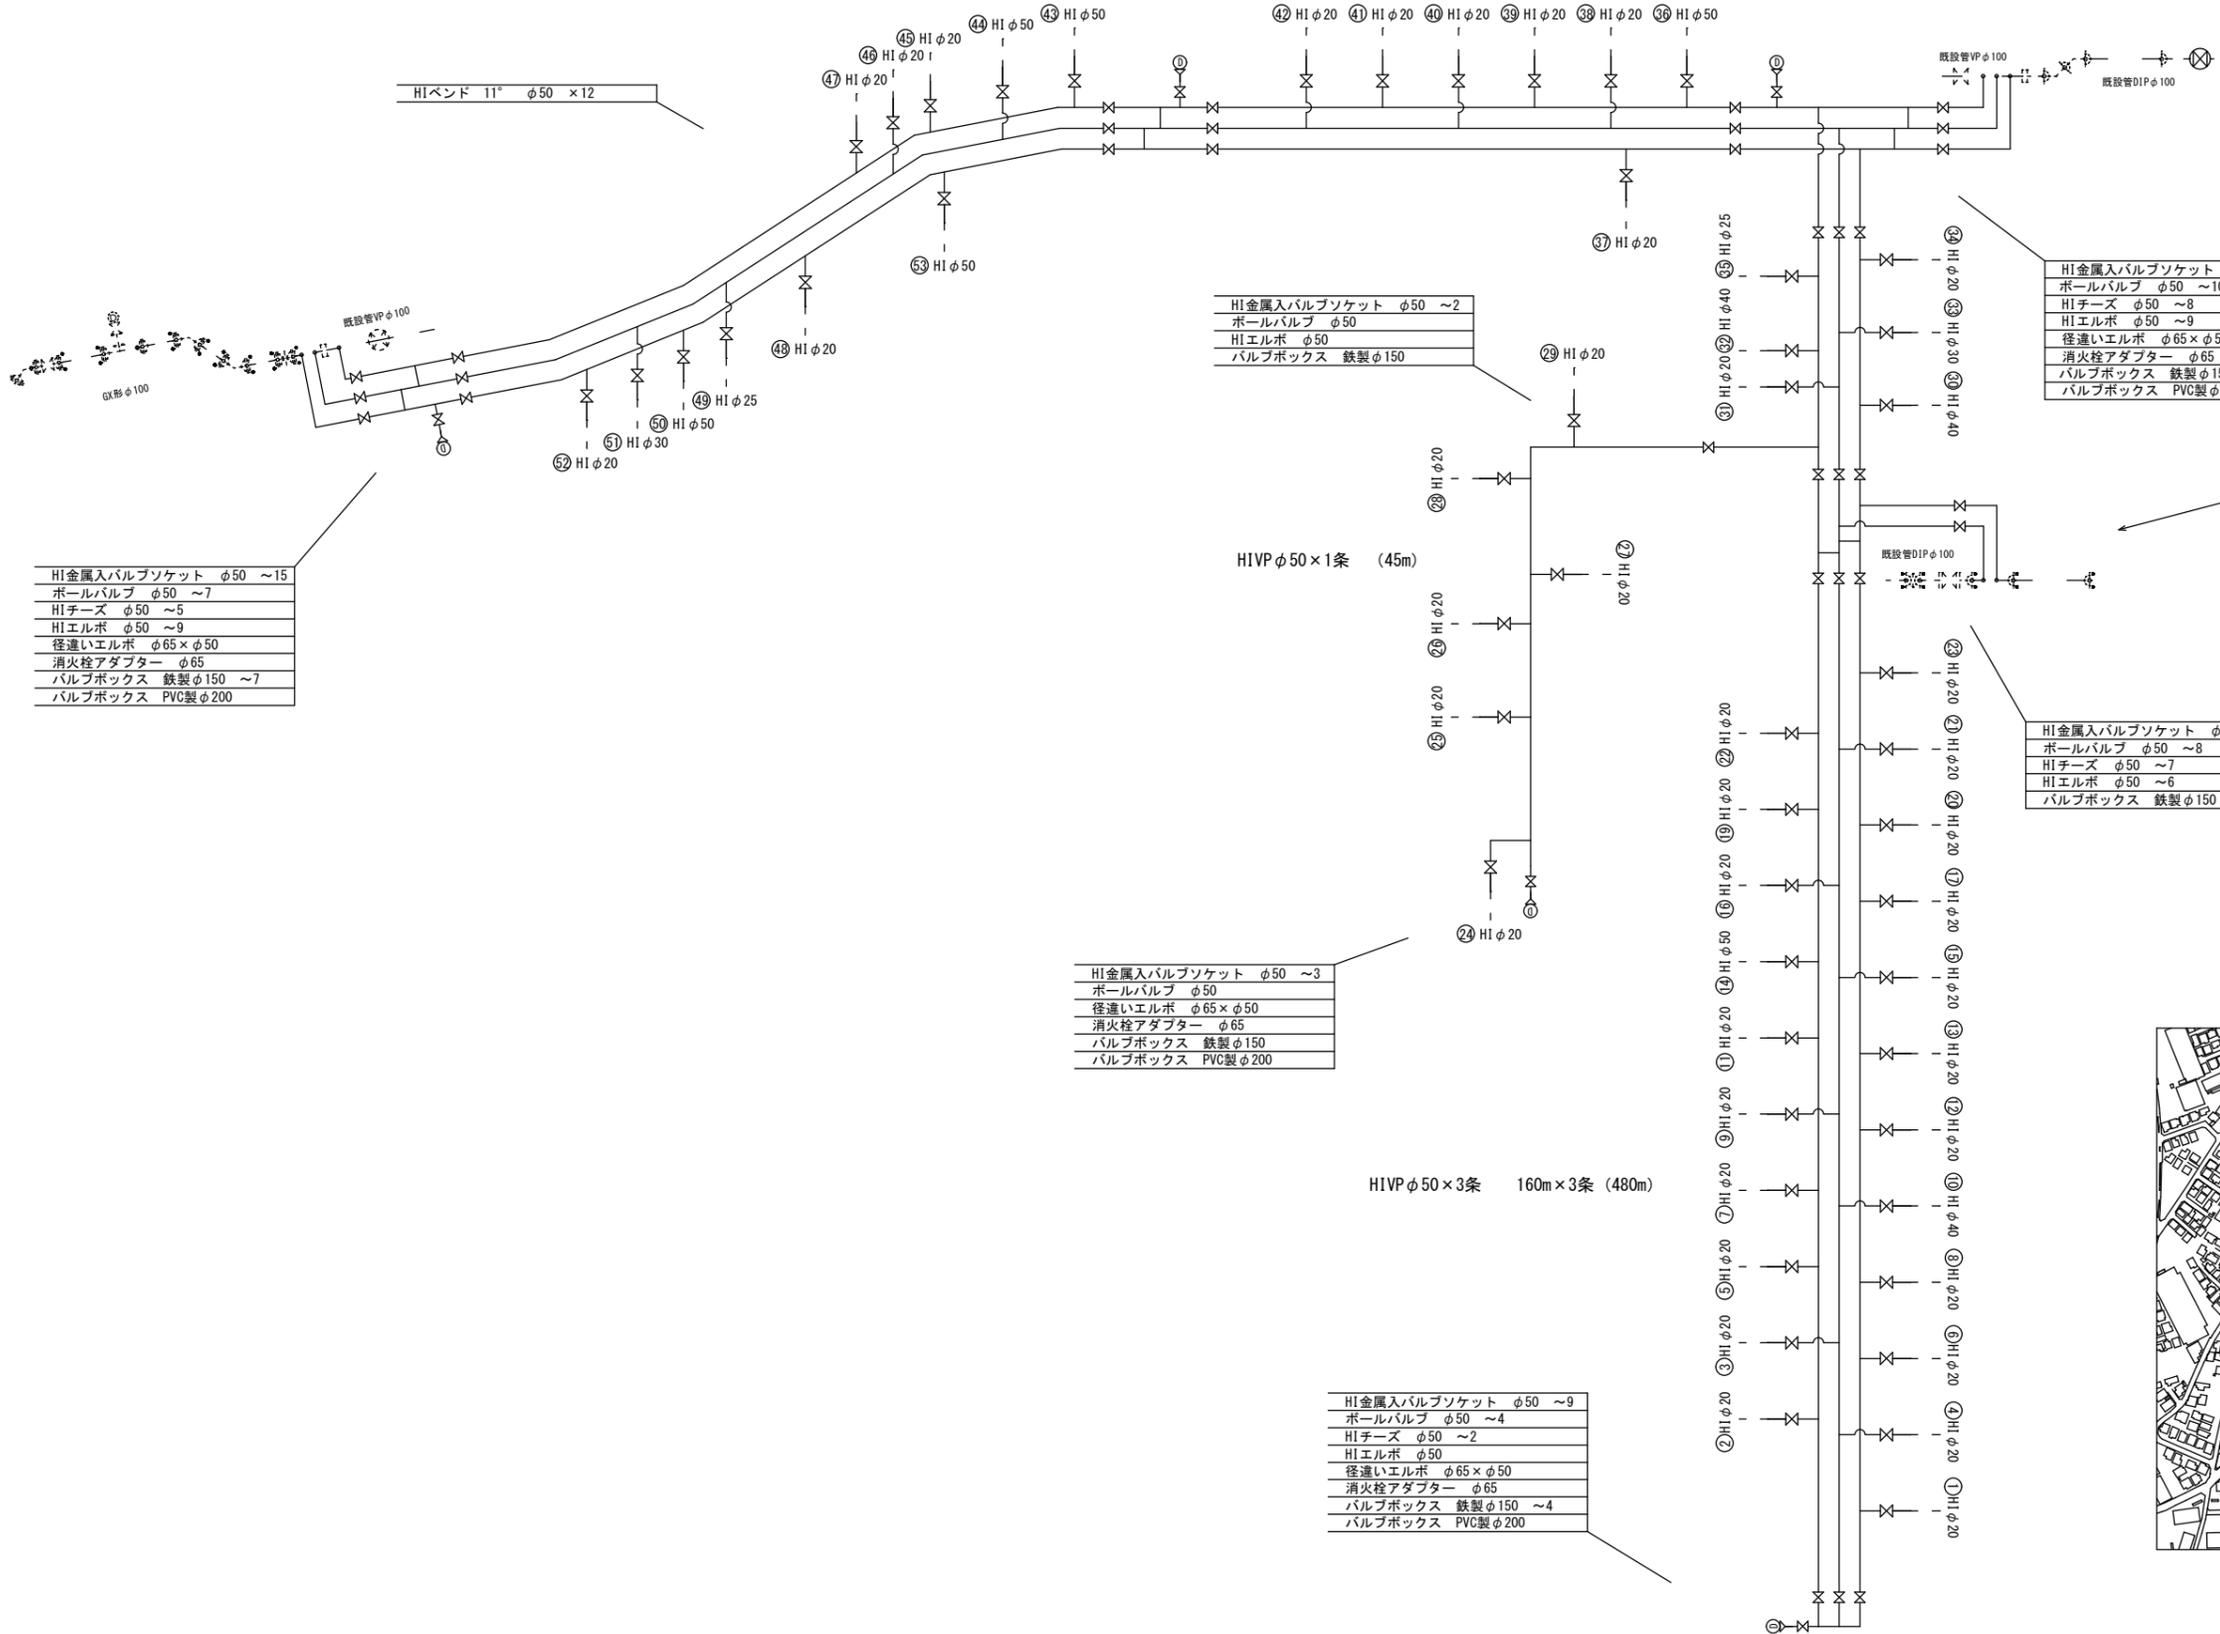

HI金属入バルブソケット	φ50	~21
ボールバルブ	φ50	~10
HIチーズ	φ50	~8
HIエルボ	φ50	~9
径違いエルボ	φ65×φ50	
消火栓アダプター	φ65	
バルブボックス	鉄製φ150	~10
バルブボックス	PVC製φ200	

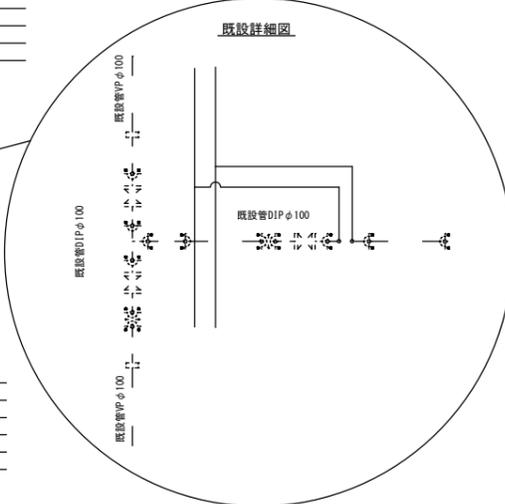

HI金属入バルブソケット	φ50	~16
ボールバルブ	φ50	~8
HIチーズ	φ50	~7
HIエルボ	φ50	~6
バルブボックス	鉄製φ150	~8


HI金属入バルブソケット	φ50	~15
ボールバルブ	φ50	~7
HIチーズ	φ50	~5
HIエルボ	φ50	~9
径違いエルボ	φ65×φ50	
消火栓アダプター	φ65	
バルブボックス	鉄製φ150	~7
バルブボックス	PVC製φ200	

HI金属入バルブソケット	φ50	~2
ボールバルブ	φ50	
HIエルボ	φ50	
バルブボックス	鉄製φ150	

HI金属入バルブソケット	φ50	~3
ボールバルブ	φ50	
径違いエルボ	φ65×φ50	
消火栓アダプター	φ65	
バルブボックス	鉄製φ150	
バルブボックス	PVC製φ200	


HI金属入バルブソケット	φ50	~9
ボールバルブ	φ50	~4
HIチーズ	φ50	~2
HIエルボ	φ50	
径違いエルボ	φ65×φ50	
消火栓アダプター	φ65	
バルブボックス	鉄製φ150	~4
バルブボックス	PVC製φ200	

案内図

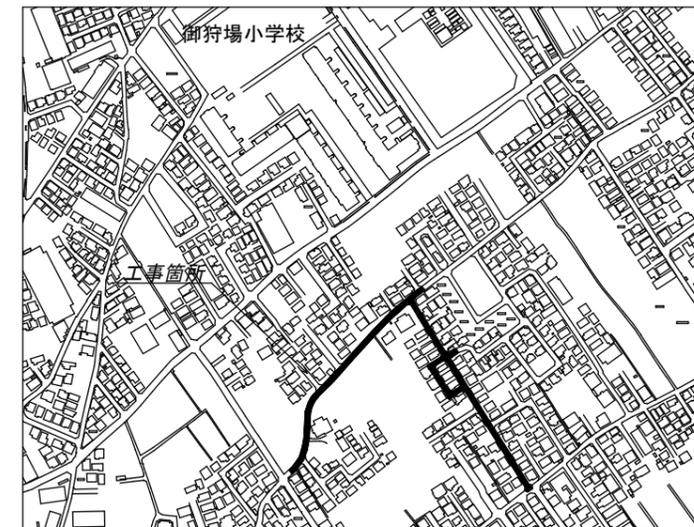


工事名称	市道B第147号線外2線配給水管改良工事		
工事番号	R7-B-4-17		
設計年度	令和7年度	図面番号	4枚の内 2
図面名称	仮設管詳細図・案内図		
仮設管	縮尺		
	図示		
狭山市上下水道部			

平面図 S=FREE

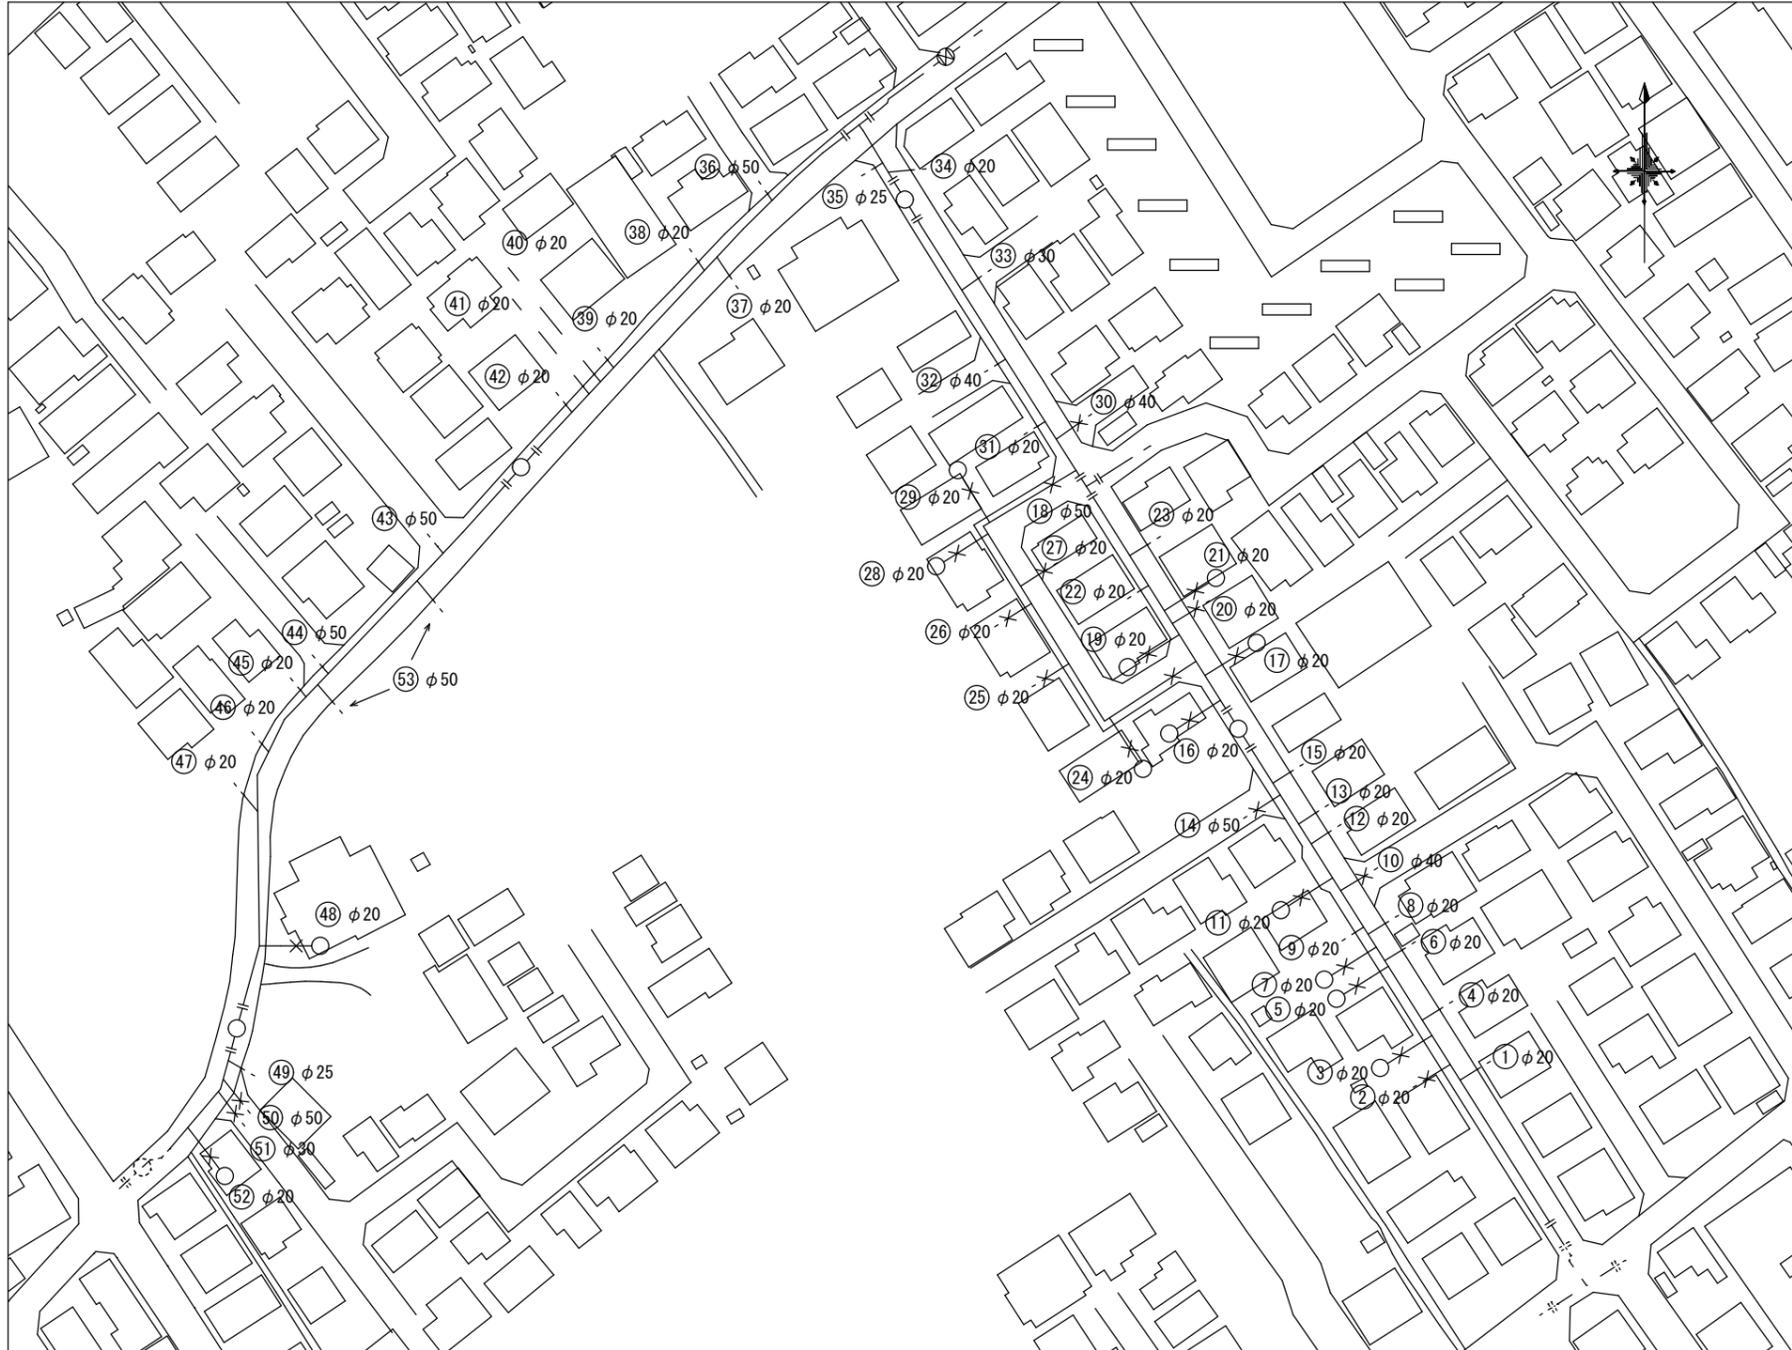

道路組成図 S=1:15

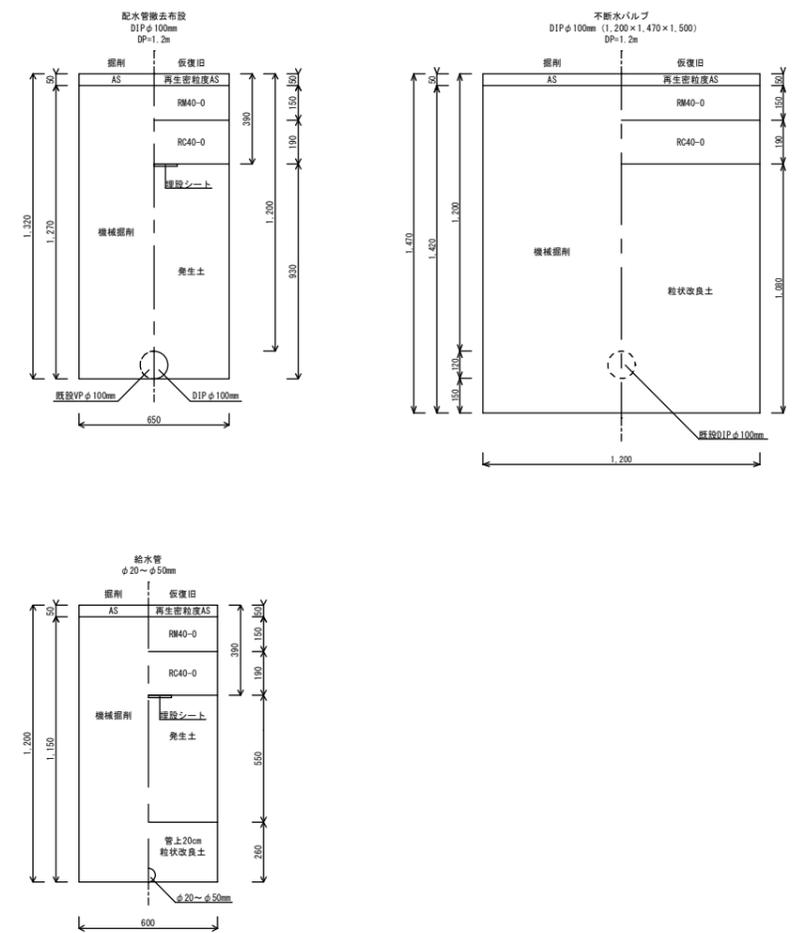

案内図



工事名称	市道第147号線外2線配給水管改良工事		
工事番号	R7-日-4-17		
設計年度	令和7年度	図面番号	4枚の内 3
図面名称	平面図・道路組成図・案内図		
配給水管	縮尺		
	図示		
狭山市上下水道部			

配水管詳細図 S=FREE

凡例	
	Gリンク
	Pリンク
	ライン

FCD受挿シフトバルブ仕切弁 GX形 φ100 ~2
FCD仕切弁籠 中型 H=510~690mm ~2 (管種・管径表示キャップ付)
RC座台 中型 H=70mm ~2
FCD F付T字管 GX形 φ100×φ75
FCDフランジ短管 φ75×400L
ステン製補修弁 φ75×200L 右開 1/4'-式
ステン製地下式消火栓 単口 左開
レゾンコンクリート製下樹・鉄蓋 φ500×690H (鉄蓋表示：消火栓)

FCD両受ワットバル仕切弁 GX形 φ100
FCD二受T字管 GX形 φ100×φ100
FCD受挿シフトバル仕切弁 GX形 φ100
FCD仕切弁籠 中型 H=510~690mm ~3 (管種・管径表示キャップ付)
RC座台 中型 H=70mm ~3
FCD曲管 GX形 φ100×45° ~2
FCD継輪 GX形 φ100
不排水バルブ φ100 (DIP用)
受口用栓 (直管用) GX形 φ100
HIキャップ φ100 ~2

FCD曲管 GX形 φ100×22 1/2°
FCD両受曲管 GX形 φ100×22 1/2°

FCD曲管 GX形 φ100×11 1/4°


FCD受挿シフトバル仕切弁 GX形 φ100 ~2
FCD二受T字管 GX形 φ100×φ100
FCD両受ワットバル仕切弁 GX形 φ100
FCD仕切弁籠 中型 H=510~690mm ~3 (管種・管径表示キャップ付)
RC座台 中型 H=70mm ~3
FCD継輪 GX形 φ100
FCD管径帽 (DIP用) φ100
受口用栓 (直管用) GX形 φ100

FCD曲管 GX形 φ100×22 1/2°
FCD受挿シフトバル仕切弁 GX形 φ100 ~2
FCD仕切弁籠 中型 H=510~690mm ~2 (管種・管径表示キャップ付)
RC座台 中型 H=70mm ~2
FCD F付T字管 GX形 φ100×φ75
FCDフランジ短管 φ75×400L
ステン製補修弁 φ75×200L 右開 1/4'-式
ステン製地下式消火栓 単口 左開
レゾンコンクリート製下樹・鉄蓋 φ500×690H (鉄蓋表示：消火栓)
FCD継輪 GX形 φ100
受口用栓 (直管用) GX形 φ100
HIキャップ φ100 ~2

FCD受挿シフトバル仕切弁 GX形 φ100 ~2
FCD仕切弁籠 中型 H=510~690mm ~2 (管種・管径表示キャップ付)
RC座台 中型 H=70mm ~2
FCD F付T字管 GX形 φ100×φ75
FCDフランジ短管 φ75×400L
ステン製補修弁 φ75×200L 右開 1/4'-式
ステン製地下式消火栓 単口 左開
レゾンコンクリート製下樹・鉄蓋 φ500×690H (鉄蓋表示：消火栓)


FCD受挿シフトバル仕切弁 GX形 φ100
FCD仕切弁籠 中型 H=510~690mm (管種・管径表示キャップ付)
RC座台 中型 H=70mm
FCD両受短管 GX形 φ100

既設詳細図

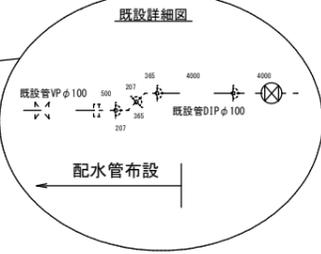


配水管布設

既設詳細図

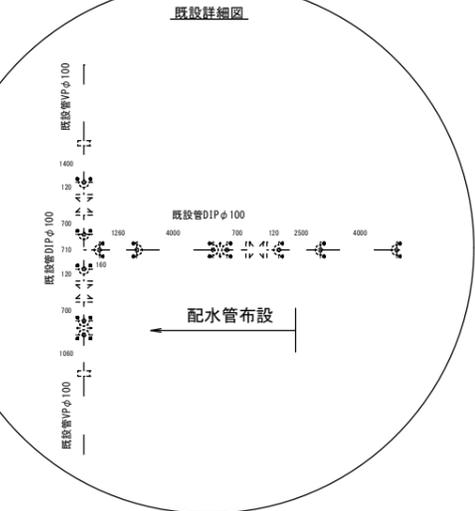


配水管布設

既設詳細図

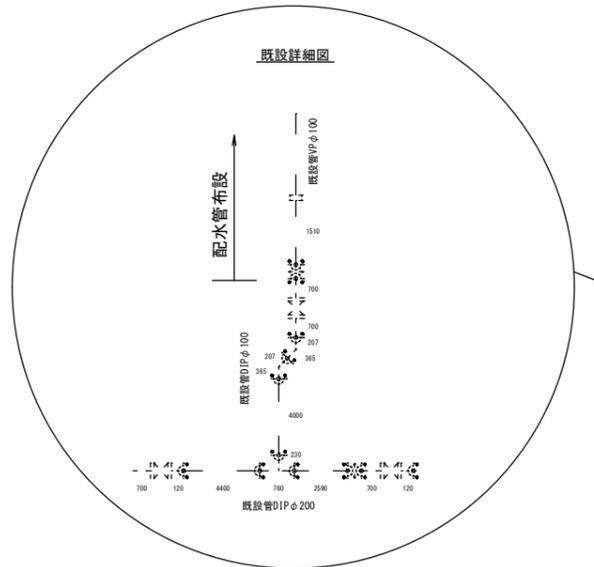

配水管布設

案内図

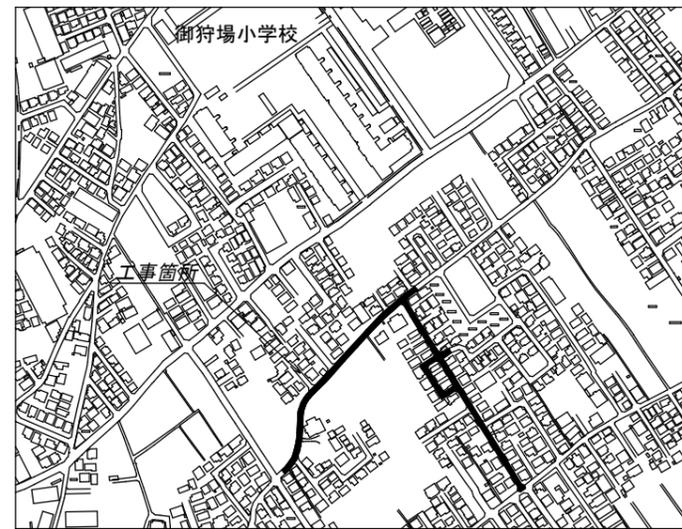

工事名称	市道第147号線外2線配給水管改良工事		
工事番号	R7-B-4-17		
設計年度	令和7年度	図面番号	4枚の内 4
図面名称	平面図・配水管詳細図・案内図		
配水管	縮尺		
	図示		
狭山市上下水道部			