




平面図

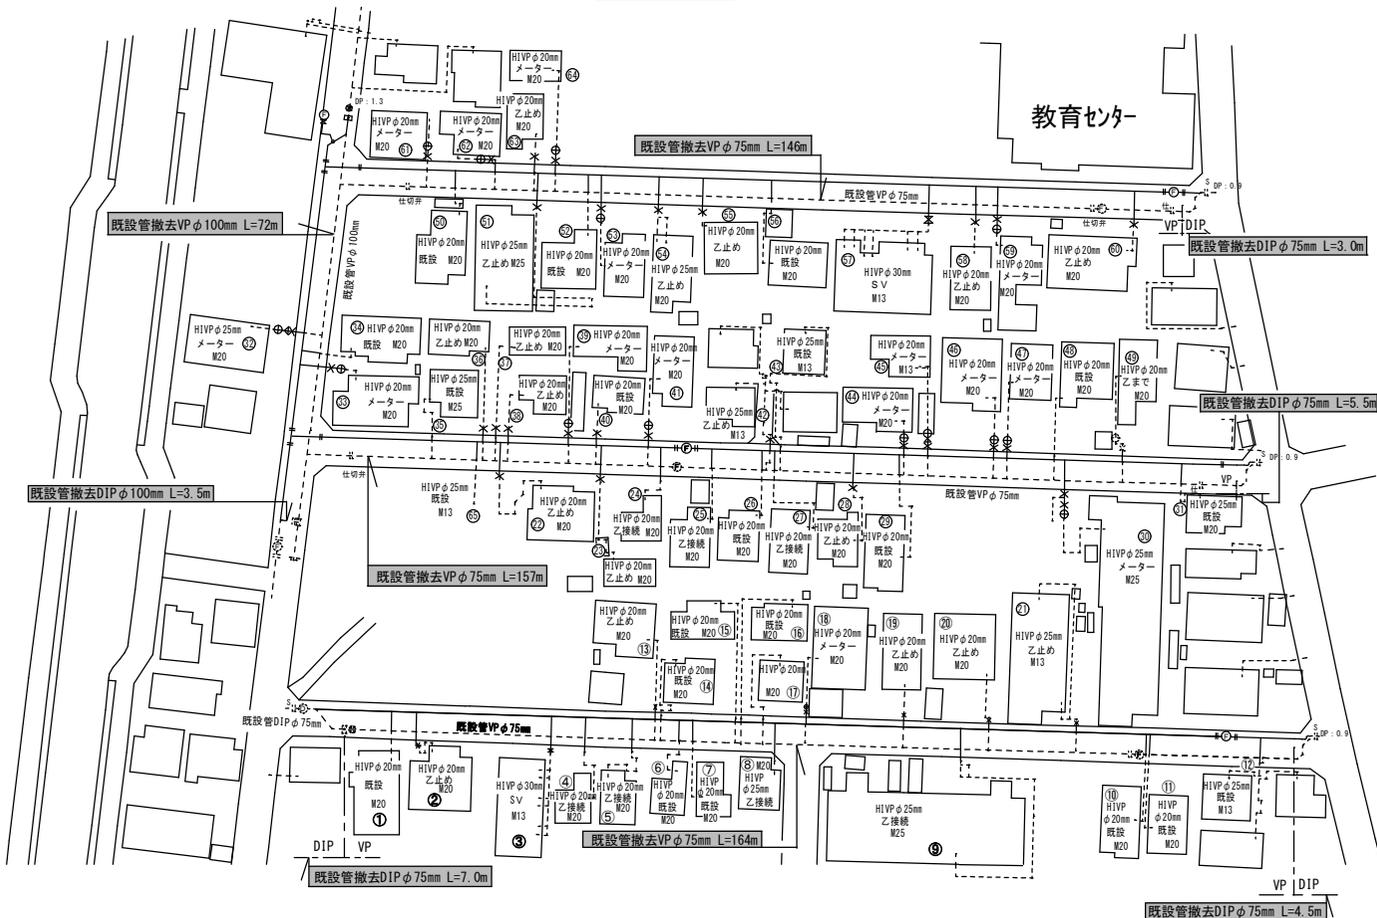

案内図

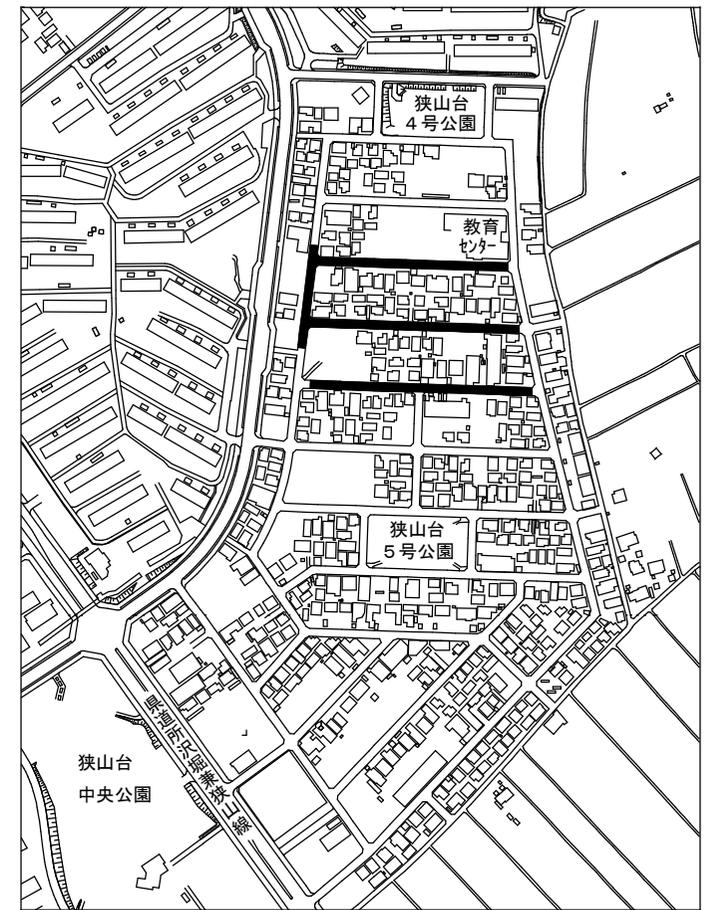

舗装復旧図

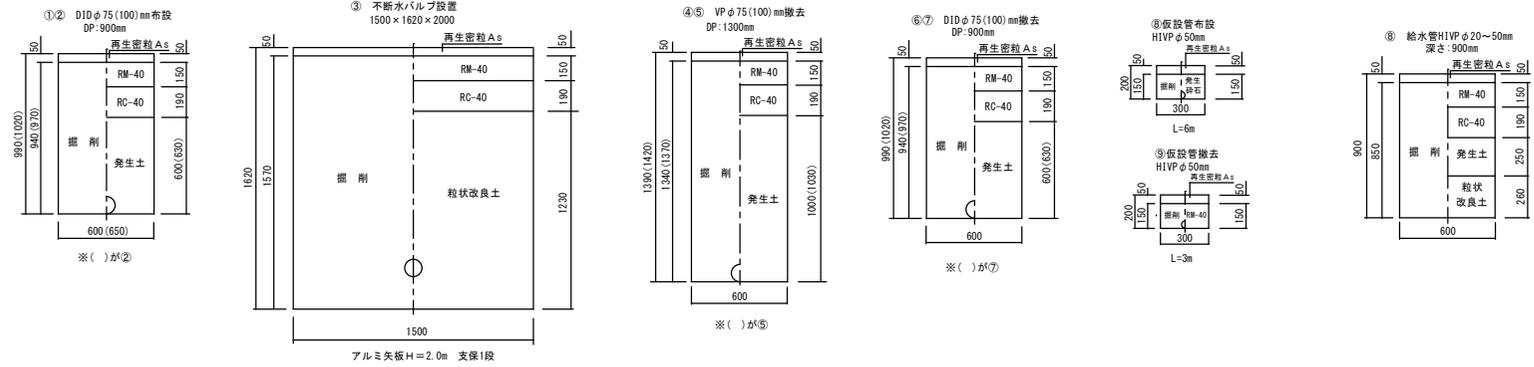

工事名称	市道H第19号線外3線配給水管改良工事		
工事番号	R7-B-4-18		
設計年度	令和7年度	図面番号	2枚の内1
図面名称	平面図・舗装復旧図・案内図		
	縮尺		Free
狭山市上下水道部			

