

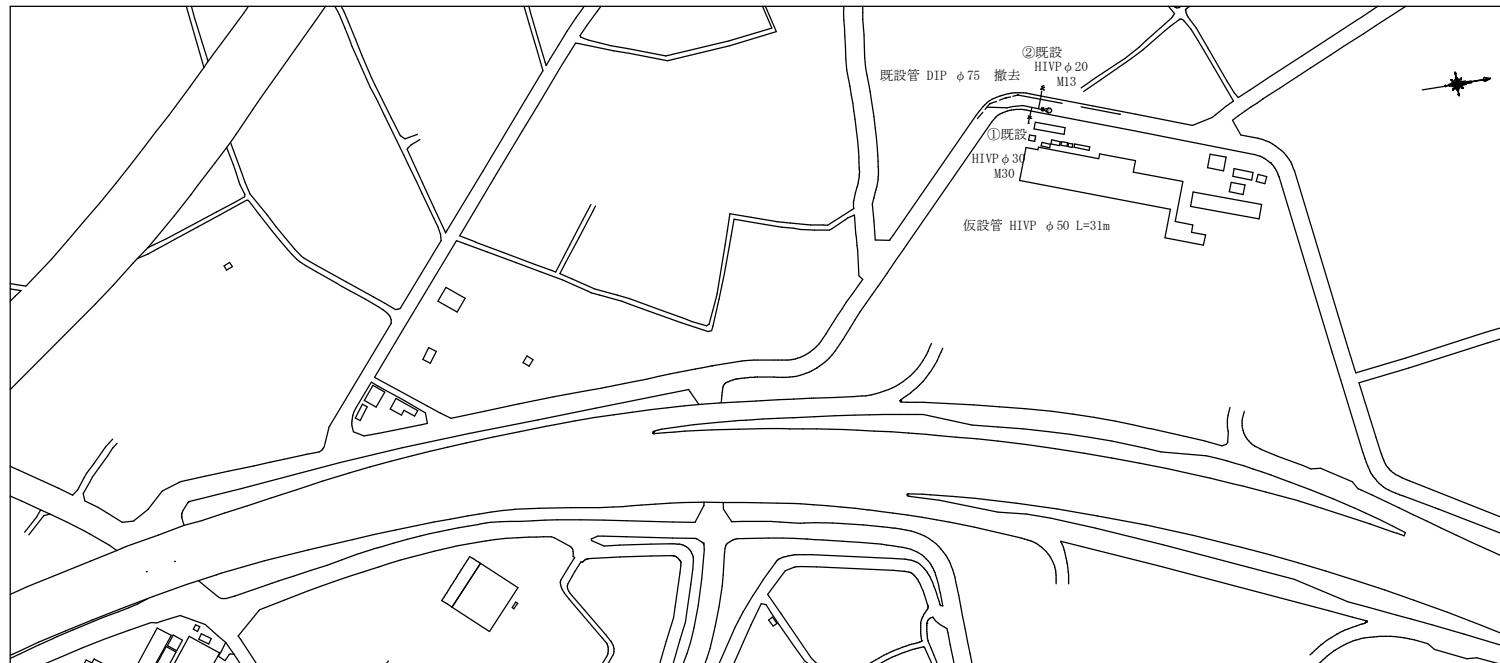


## 仮設管平面図

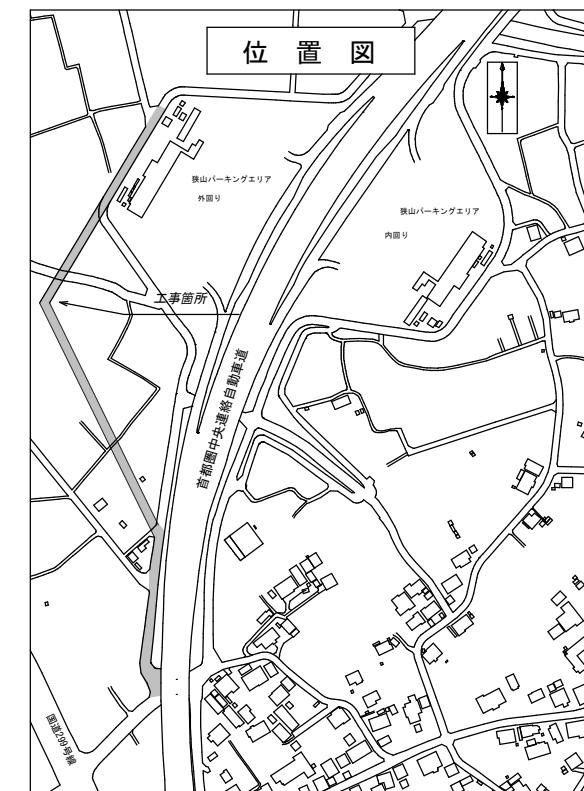








## 配水管平面図

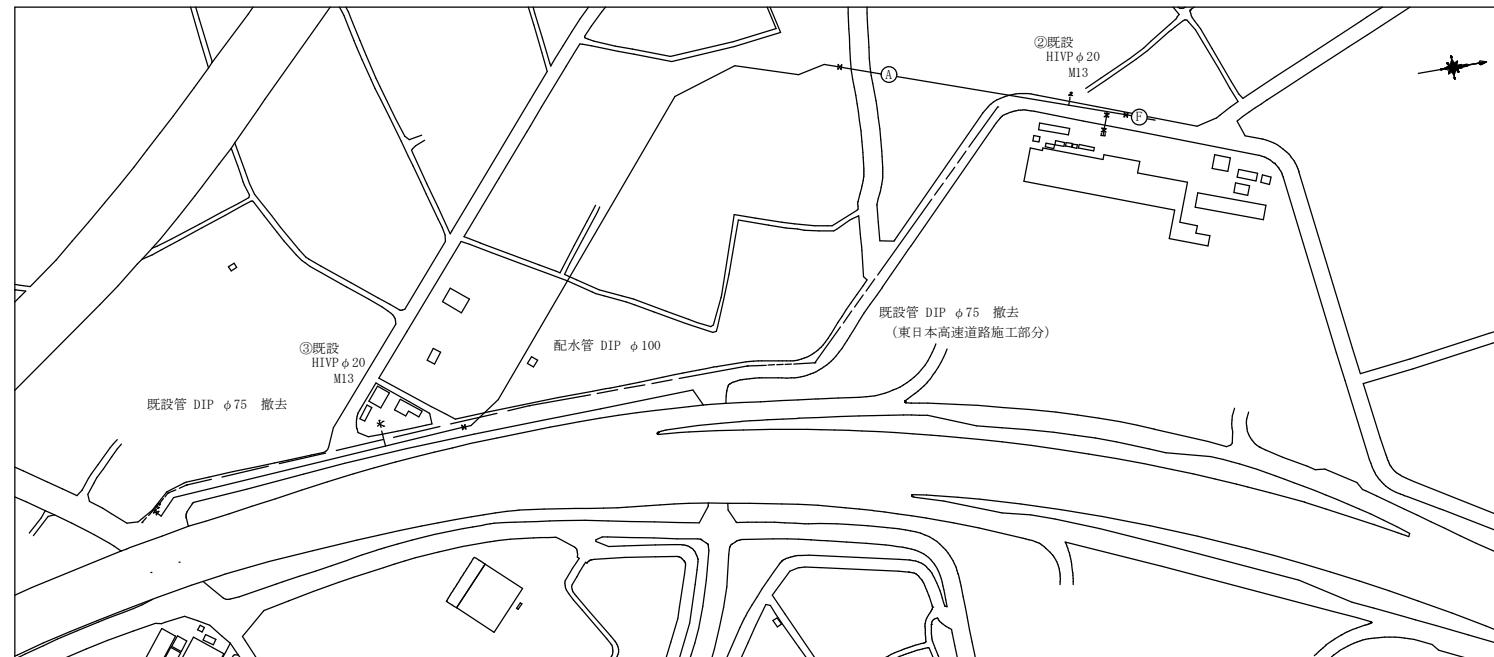

工事名称	狭山PA拡張工事に伴う配給水管受託工事(外回り) (ゼロ債務)		
工事番号	R 8-C・4-1		
設計年度	令和7年度	図面番号	4枚の内 1
図面名称	平面図・位置図		
配給水管	縮 尺 FREE		
狹山市上下水道部			





# 道路復旧図

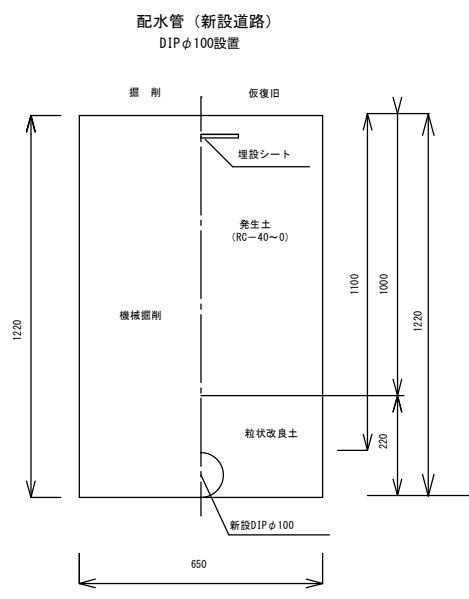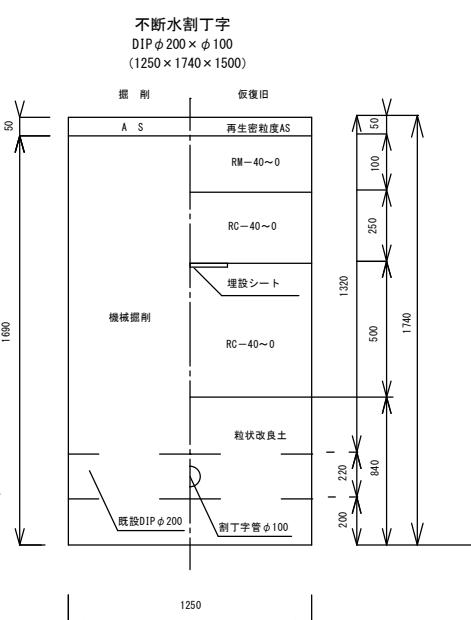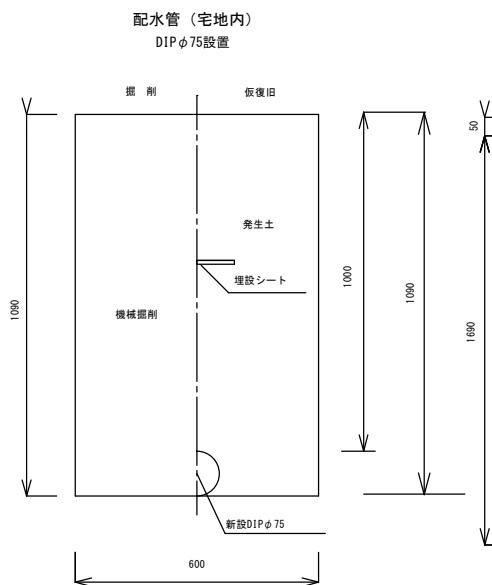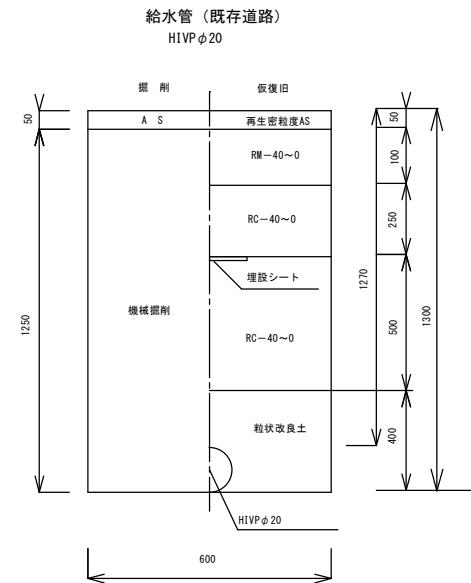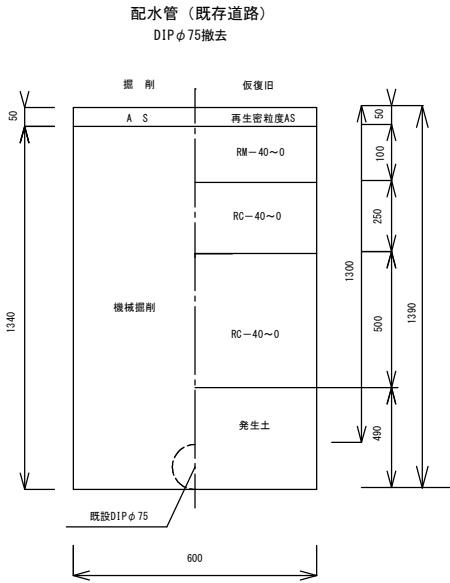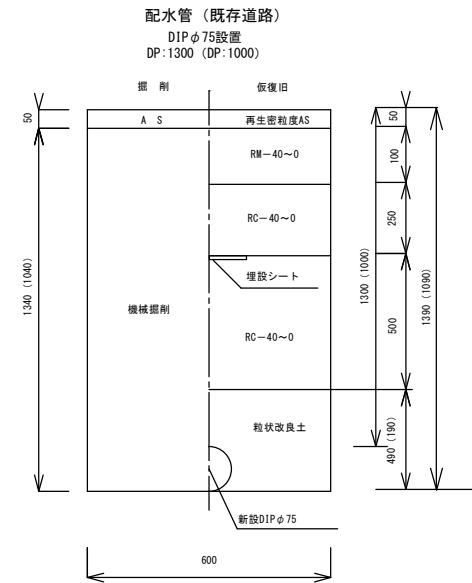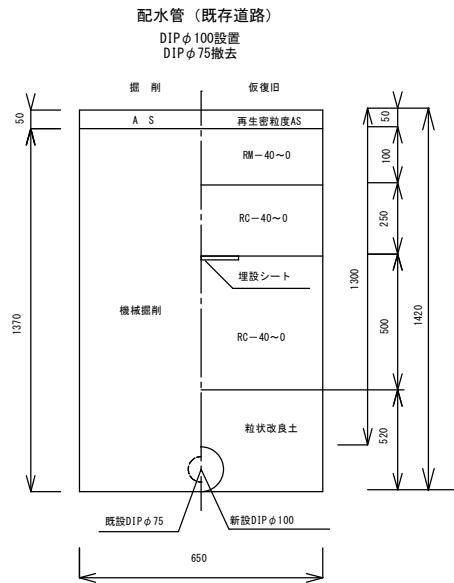

工事名称	狭山PA拡張工事に伴う配水管受託工事(外回り) (ゼロ債務)					
工事番号	R 8 - C・4 - 1					
設計年度	令和7年度	図面番号	4枚の内 3			
図面名称	道路復旧図					
縮尺	FREE					
道路復旧図						
狹山市上下水道部						

## 仮 設 管 図

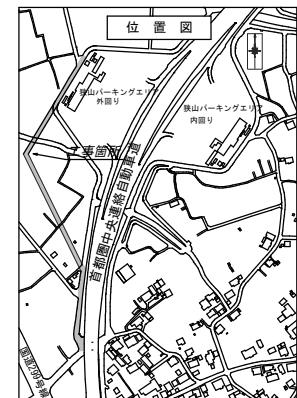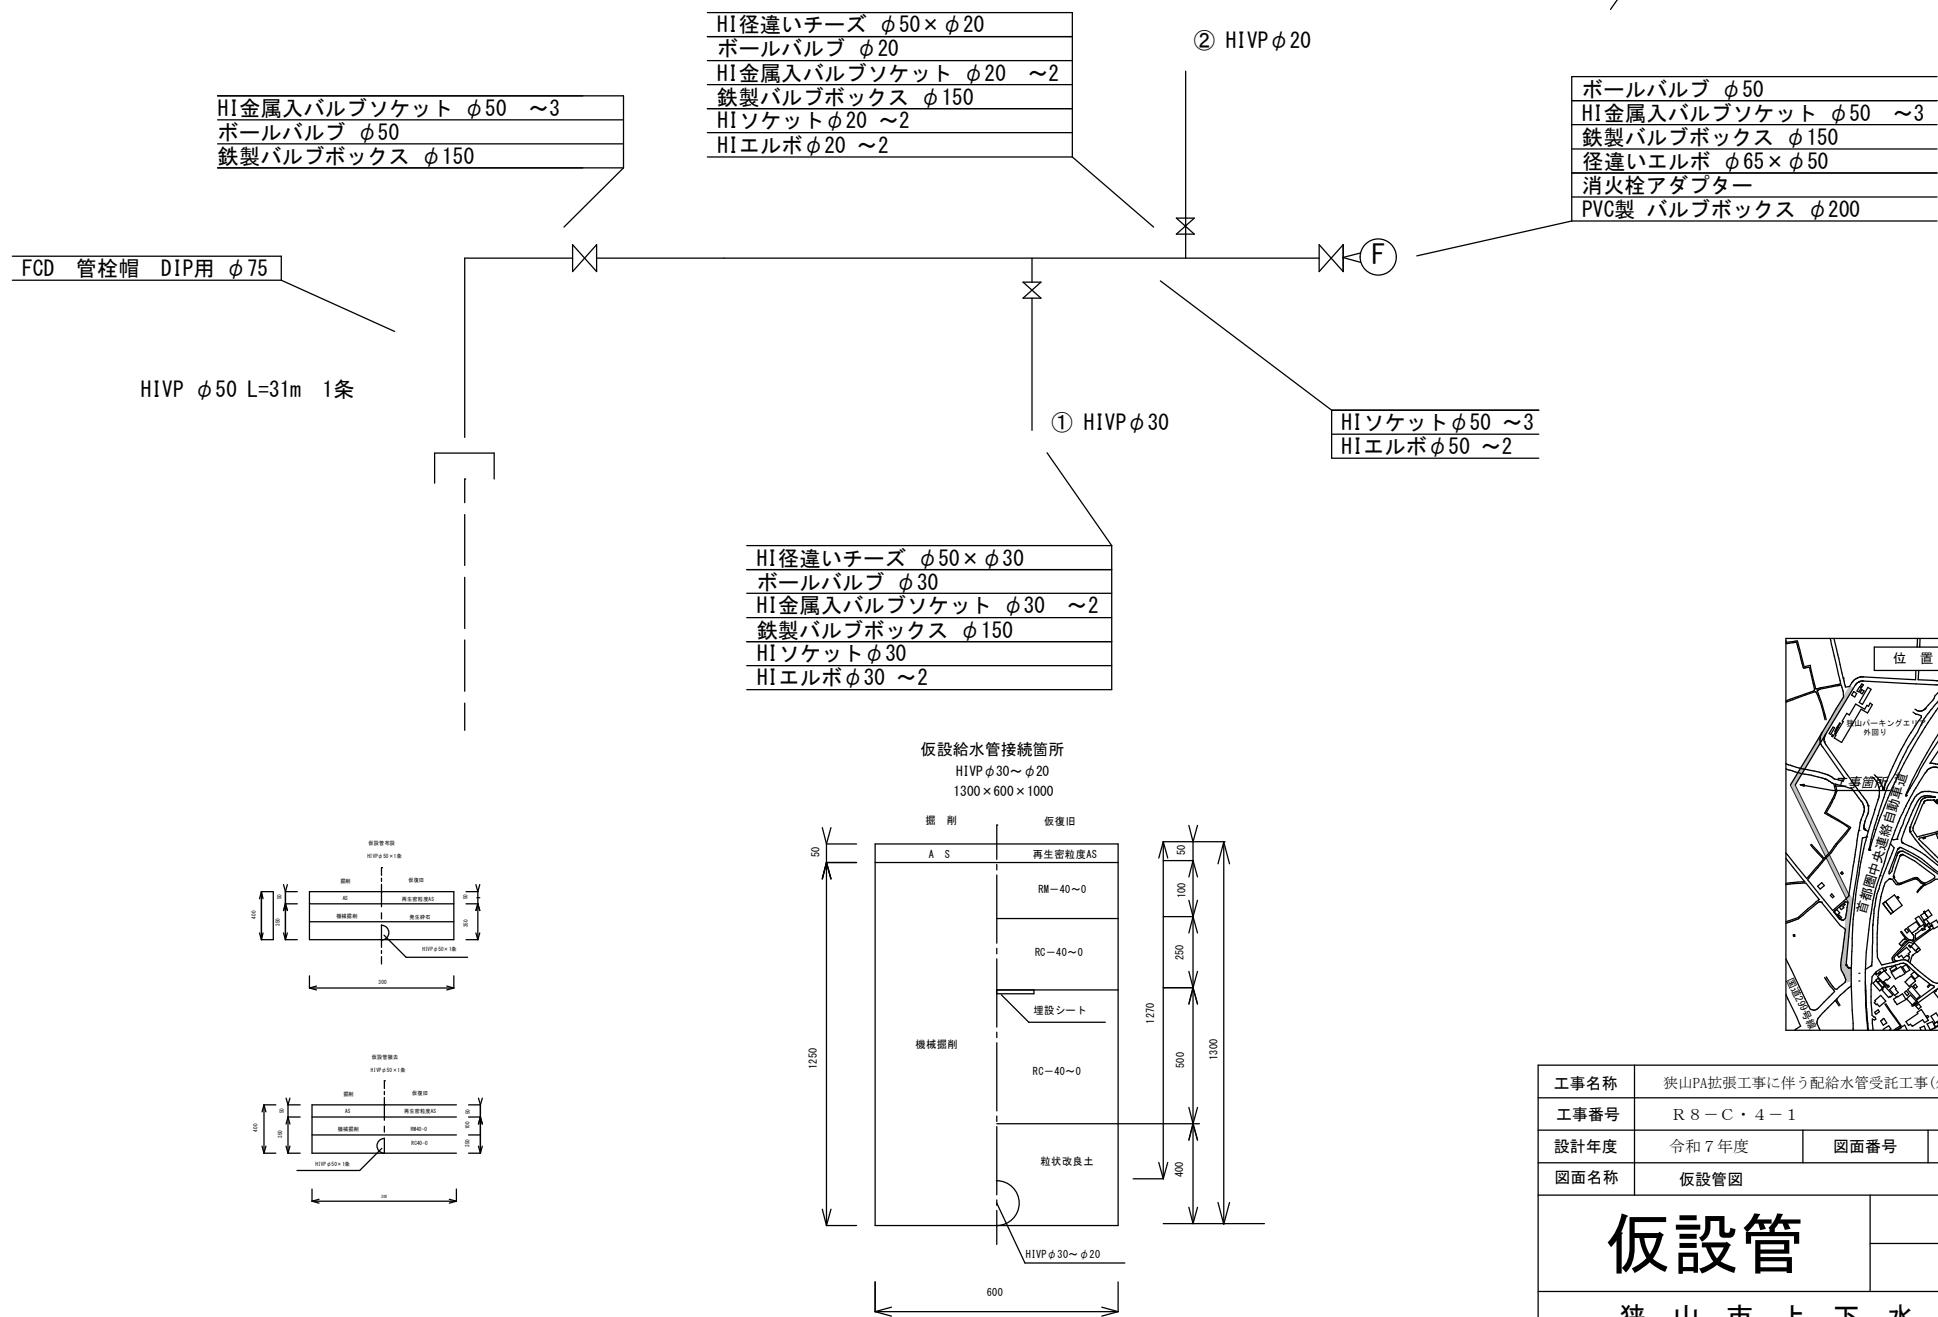

工事名称	狭山PA拡張工事に伴う配給水管受託工事(外回り) (ゼロ債務)		
工事番号	R 8 - C • 4 - 1		
設計年度	令和7年度	図面番号	4 枚の内 4
図面名称	仮設管図		
<b>仮設管</b>		縮 尺	
		F R E E	
<b>狭 山 市 上 下 水 道 部</b>			