


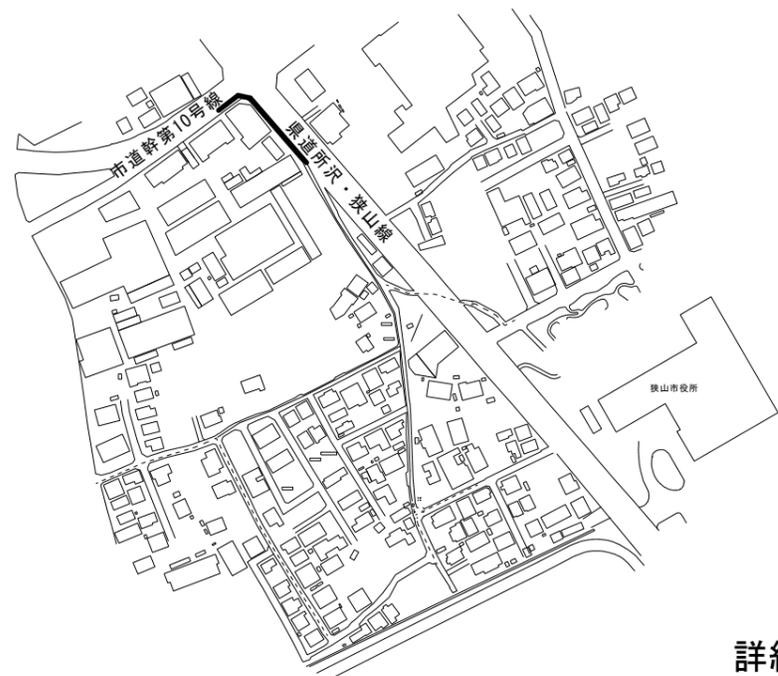



平面図 Nonscale




詳細図 Nonscale

DIP φ 100mm

道路復旧図 Nonscale


夜間工事  
市道歩道

配水管  
DIP φ 100mm  
DP=1.2m

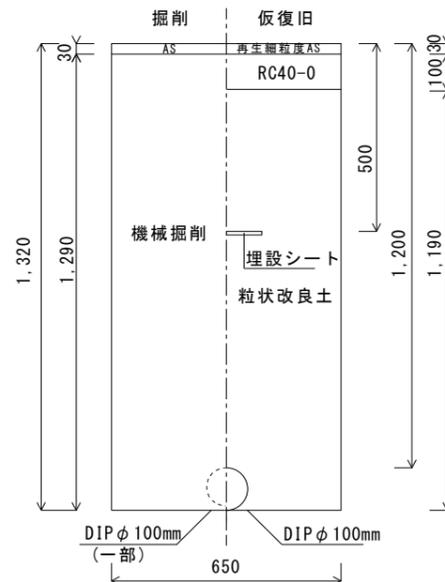


夜間工事  
県道乗り入れ

配水管  
DIP φ 100mm  
DP=1.2m

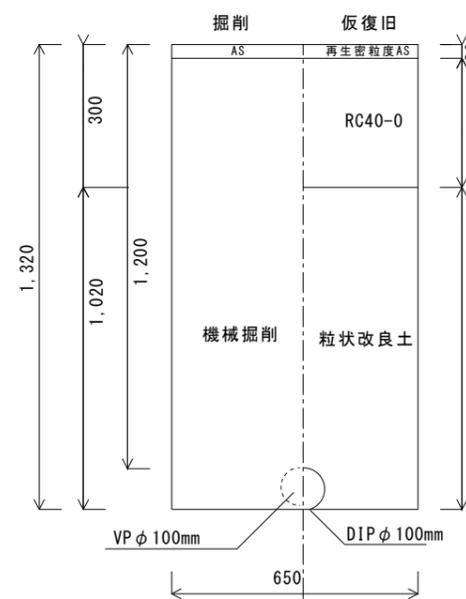


夜間工事  
県道歩道

配水管  
DIP φ 100mm  
DP=1.2m

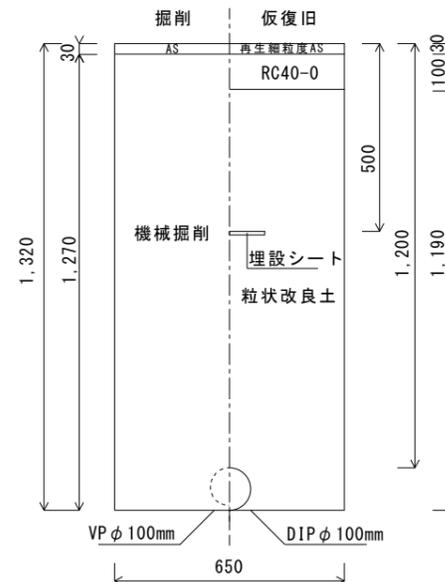

- ※歩道 57.3m
- ※乗入部 5.1m

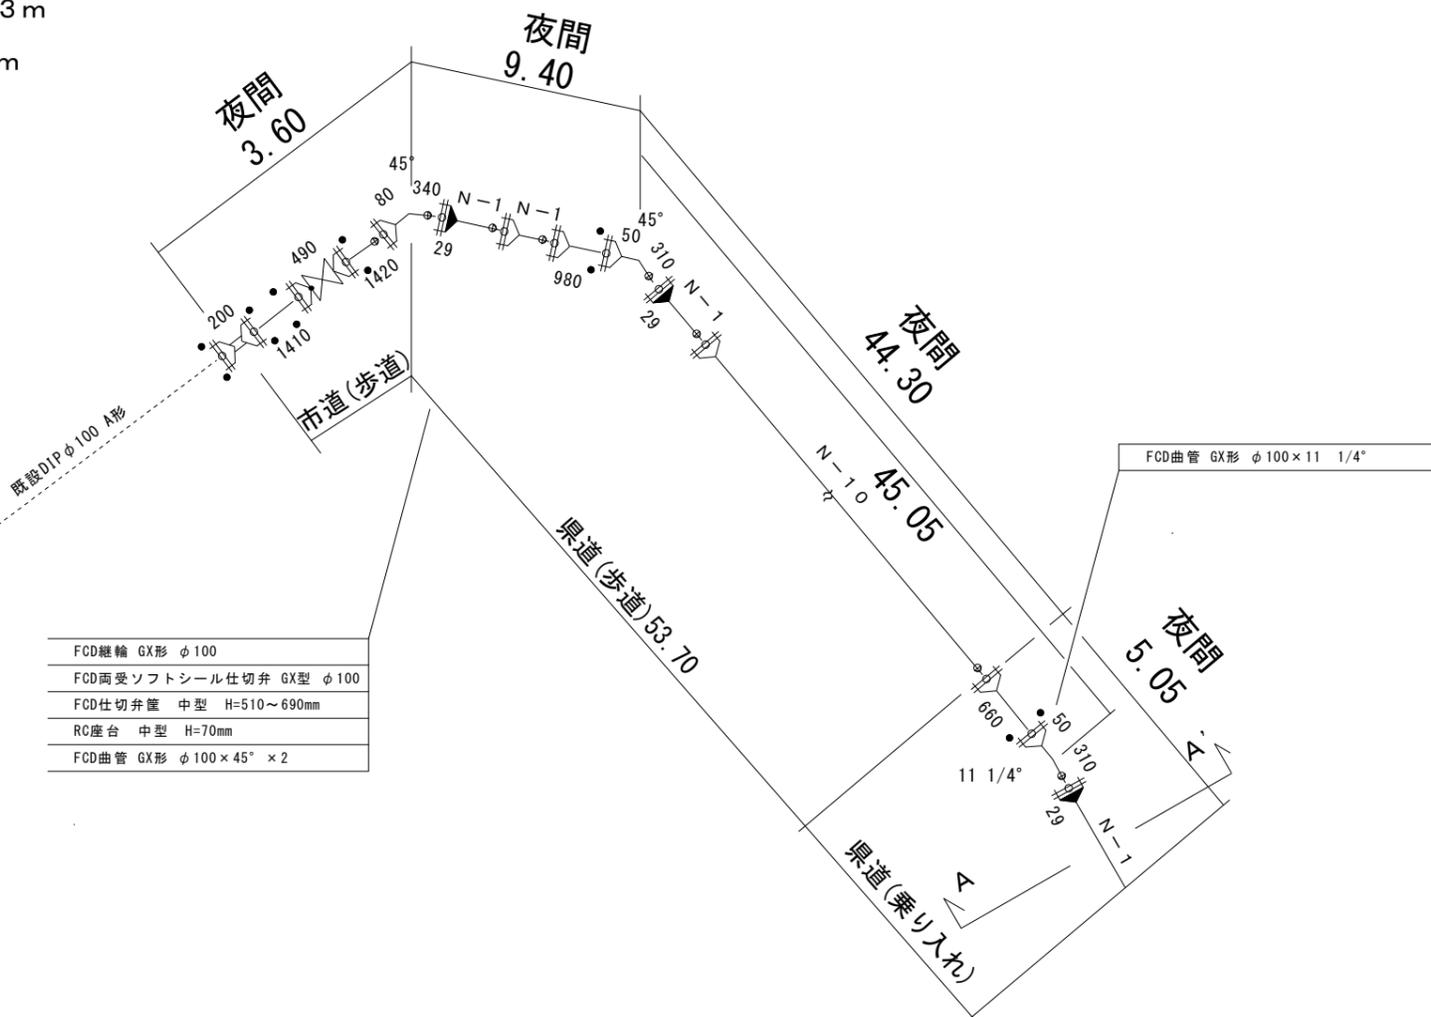

案内図



工事名称	市道A第506号線外3線配給水管改良工事(ゼロ債務)		
工事番号	R8-B-4-2		
設計年度	令和7年度	図面番号	5枚の内2
図面名称	平面図・案内図・道路復旧図		
配水管			縮尺 図示
狭山市上下水道部			




平面図 Nonscale



詳細図 Nonscale

DIP φ100mm  
DIP φ75mm

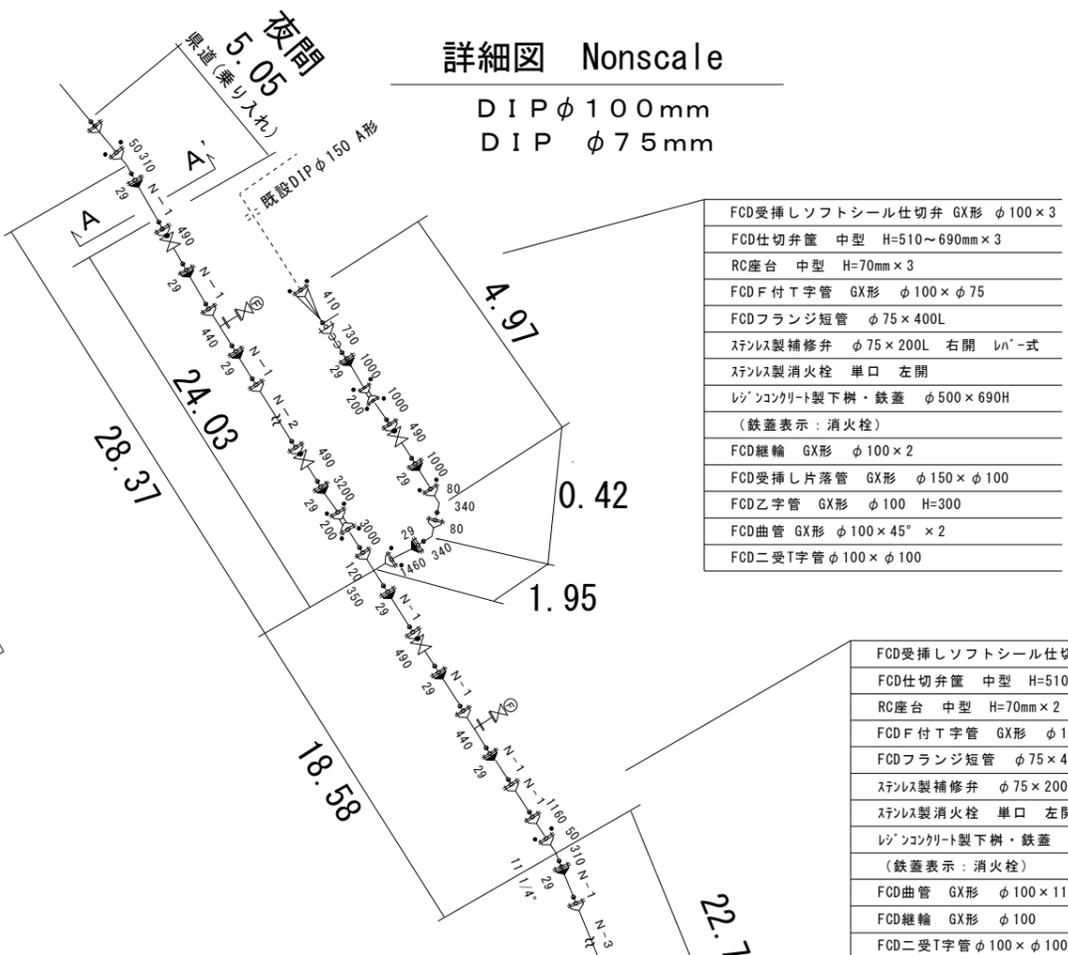

FCD受挿しソフトシール仕切弁 GX形 φ100×3
FCD仕切弁籠 中型 H=510~690mm×3
RC座台 中型 H=70mm×3
FCD F付T字管 GX形 φ100×φ75
FCDフランジ短管 φ75×400L
ステンレス製補修弁 φ75×200L 右開 1/4"-式
ステンレス製消火栓 単口 左開
レジンコンクリート製下樹・鉄蓋 φ500×690H
(鉄蓋表示: 消火栓)
FCD継輪 GX形 φ100×2
FCD受挿し片落管 GX形 φ150×φ100
FCD乙字管 GX形 φ100 H=300
FCD曲管 GX形 φ100×45°×2
FCD二受T字管 φ100×φ100


FCD受挿しソフトシール仕切弁 GX形 φ100×2
FCD仕切弁籠 中型 H=510~690mm×2
RC座台 中型 H=70mm×2
FCD F付T字管 GX形 φ100×φ75
FCDフランジ短管 φ75×400L
ステンレス製補修弁 φ75×200L 右開 1/4"-式
ステンレス製消火栓 単口 左開
レジンコンクリート製下樹・鉄蓋 φ500×690H
(鉄蓋表示: 消火栓)
FCD曲管 GX形 φ100×11 1/4°
FCD継輪 GX形 φ100
FCD二受T字管 φ100×φ100

FCD受挿しソフトシール仕切弁 GX形 φ100×2
FCD仕切弁籠 中型 H=510~690mm×2
RC座台 中型 H=70mm×2
FCD F付T字管 GX形 φ100×φ75
FCDフランジ短管 φ75×400L
FCD補修弁 φ75×200L 右開 1/4"-式
FCD消火栓 単口 左開
レジンコンクリート製下樹・鉄蓋 φ500×690H
(鉄蓋表示: 排水弁)
FCD両曲管 GX形 φ100×45°
同軸抜止押輪 φ100 K形

FCD受挿しソフトシール仕切弁 GX形 φ100×2
FCD仕切弁籠 中型 H=510~690mm×2
RC座台 中型 H=70mm×2
FCD F付T字管 GX形 φ100×φ75
FCDフランジ短管 φ75×400L
ステンレス製補修弁 φ75×200L 右開 1/4"-式
ステンレス製消火栓 単口 左開
レジンコンクリート製下樹・鉄蓋 φ500×690H
(鉄蓋表示: 消火栓)
FCD曲管 GX形 φ100×22 1/2°
P-link φ100
FCD曲管 GX形 φ100×45°
FCD曲管 GX形 φ100×11 1/4°×2
FCD両受短管 GX形 φ100

FCD両受ソフトシール仕切弁 GX形 φ100
FCD仕切弁籠 中型 H=510~690mm
RC座台 中型 H=70mm
FCD受挿し片落管 GX形 φ100×φ75
FCD異種管継手(離脱防止付) VC型 φ75

道路復旧図 Nonscale


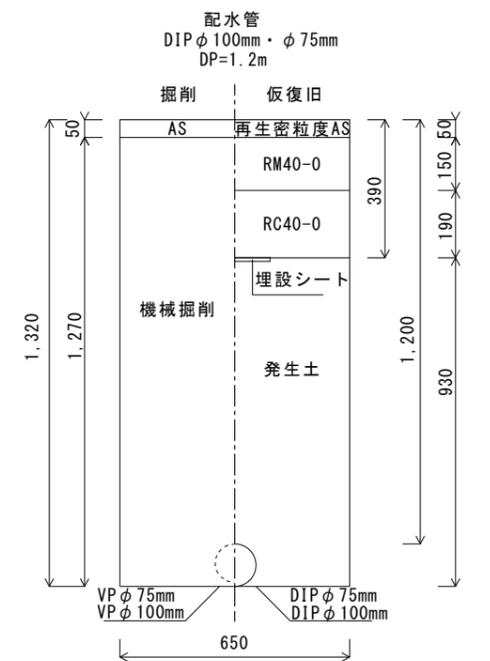


凡例


ライナ	▶
G-link	●

※車道φ100mm 292.7m  
※車道 φ75mm 2.3m

FCD二受T字管 φ100×φ100
FCD両受ソフトシール仕切弁 GX形 φ100
FCD仕切弁籠 中型 H=510~690mm
RC座台 中型 H=70mm×2
FCD継輪 GX形 φ100
FCD異種管継手(離脱防止付) VC型 φ100

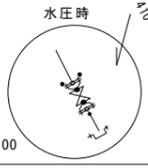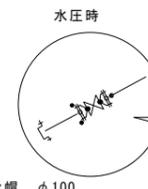


案内図

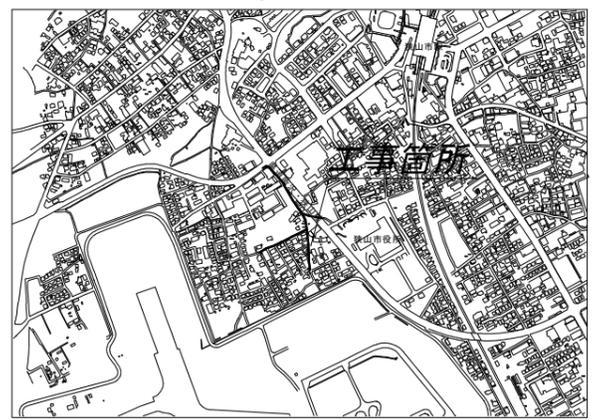

工事名称	市道A第506号線外3線給水管改良工事(ゼロ債務)		
工事番号	R8-B-4-2		
設計年度	令和7年度	図面番号	5枚の内3
図面名称	平面図・案内図・道路復旧図		
配水管			縮尺
			図示
狭山市上下水道部			




平面図 Nonscale 単独撤去

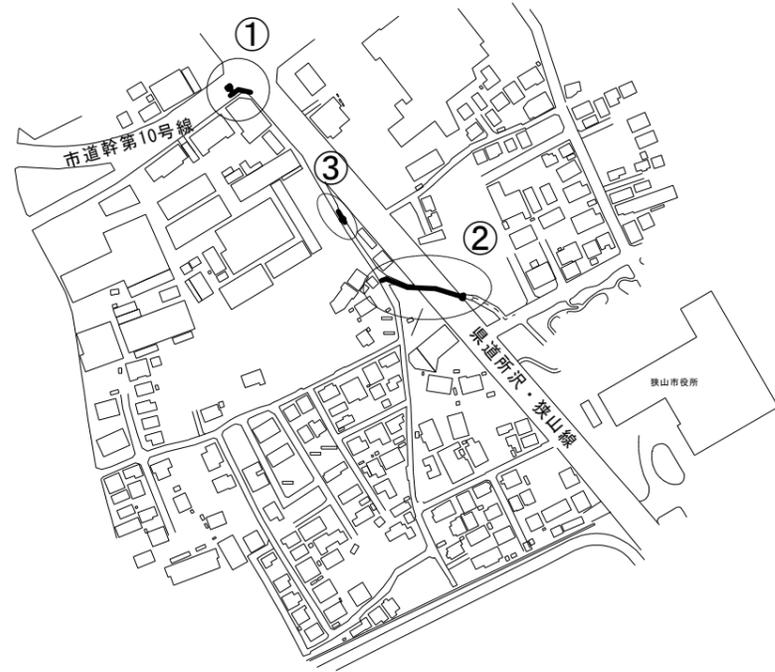

詳細図 Nonscale


夜間工事  
歩道

配水管撤去  
VP φ 100mm  
DP=1.2m

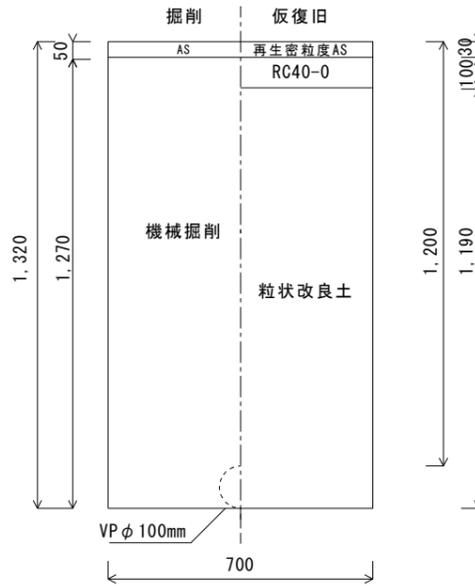


夜間工事  
乗り入れ部

配水管撤去  
VP φ 75mm  
DP=1.2m

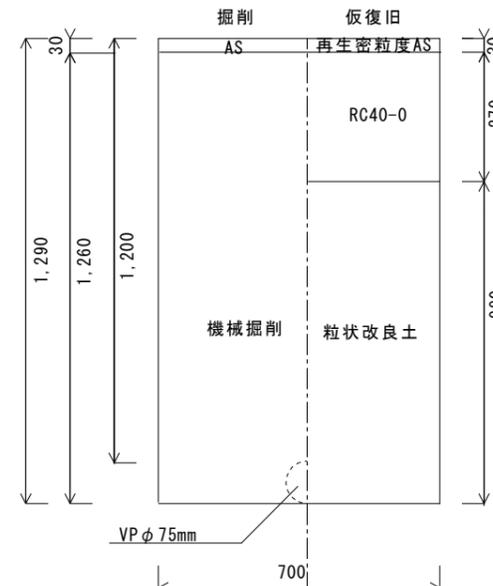


夜間工事  
車道

配水管撤去  
VP φ 75mm  
DP=1.2m

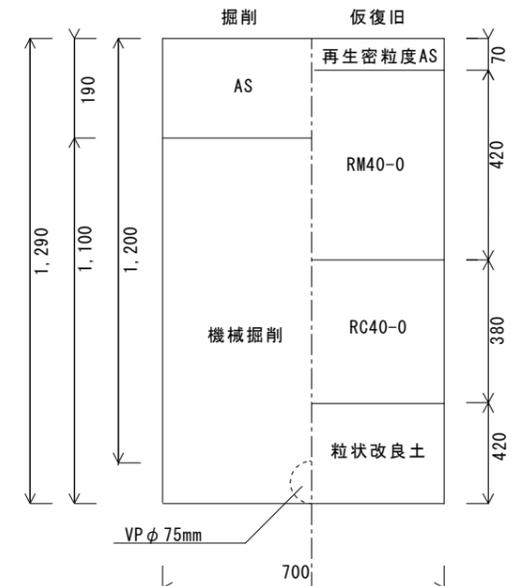

① 夜間

③ 昼間

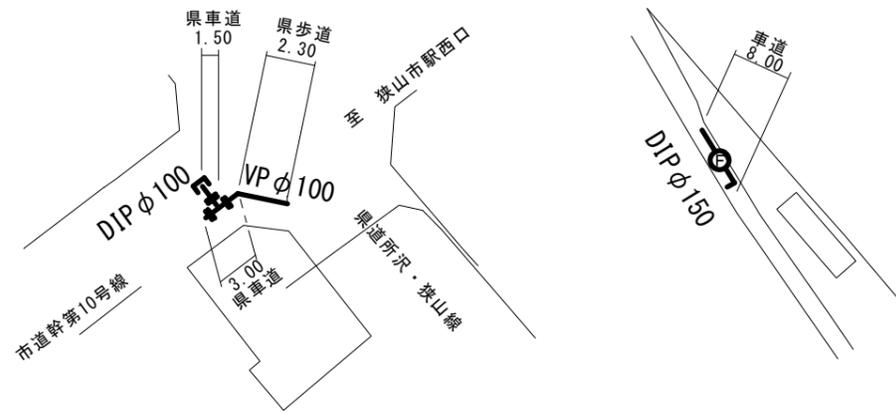

舗装復旧(県車道)


車道  
夜間工事



撤去 市道

車道


配水管撤去  
VP φ 100mm・DIP φ 150mm  
DP=1.2m

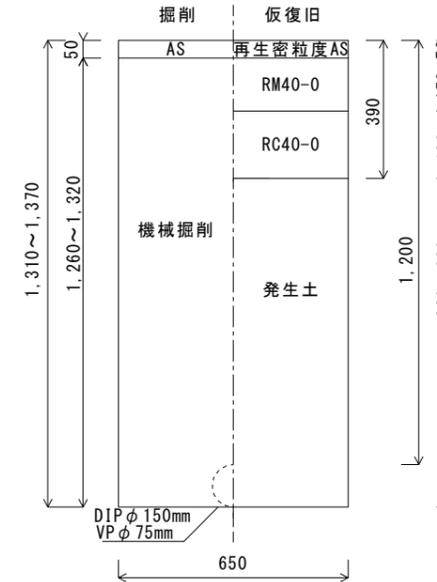

案内図



② 夜間

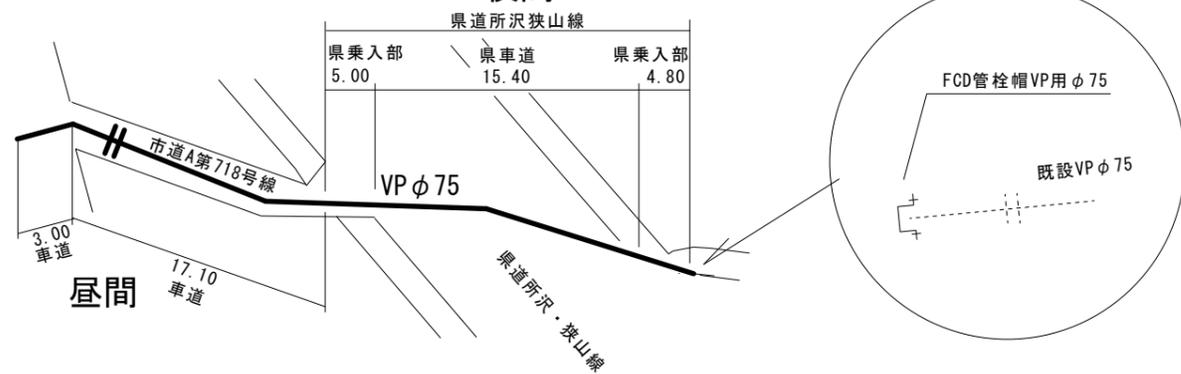

工事名称	市道A第506号線外3線配給水管改良工事(ゼロ債務)		
工事番号	R8-B-4-2		
設計年度	令和7年度	図面番号	5枚の内4
図面名称	平面図・案内図・道路復旧図		
配水管撤去			縮尺
			図示
狭山市上下水道部			




平面図 Nonscale



詳細図 Nonscale


HIVP φ20~φ50mm

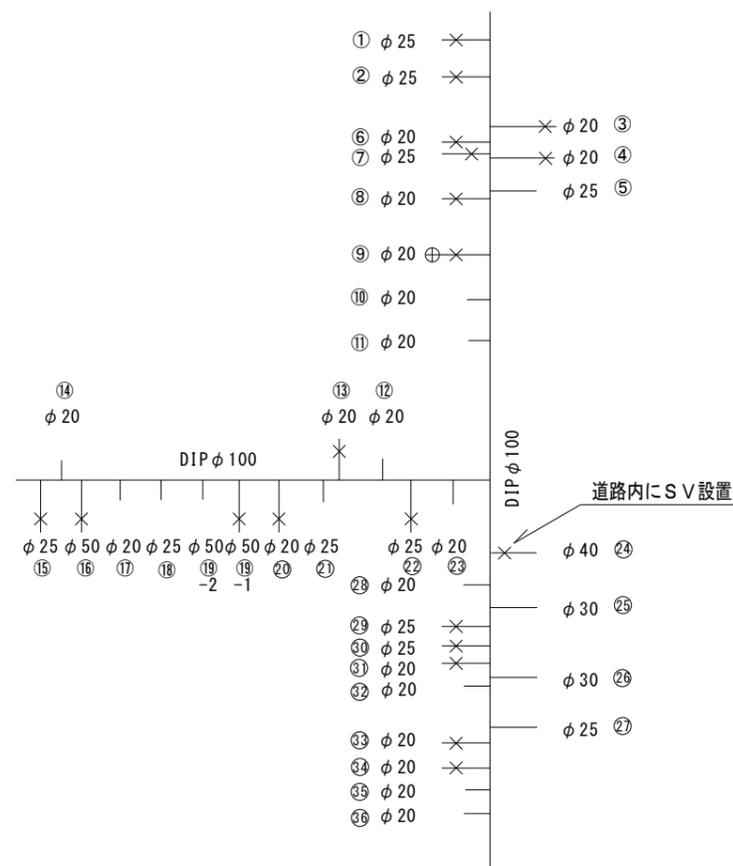

案内図



道路復旧 Nonscale

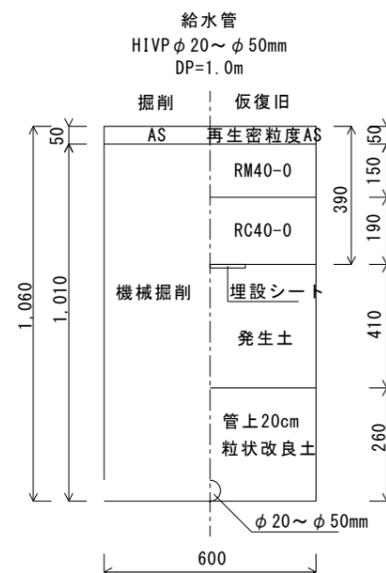

工事名称	市道A第506号線外3線配給水管改良工事(ゼロ債務)		
工事番号	R8-B・4-2		
設計年度	令和7年度	図面番号	5枚の内5
図面名称	平面図・案内図・道路復旧図		
給水管			縮尺 図示
狭山市上下水道部			