



平面図

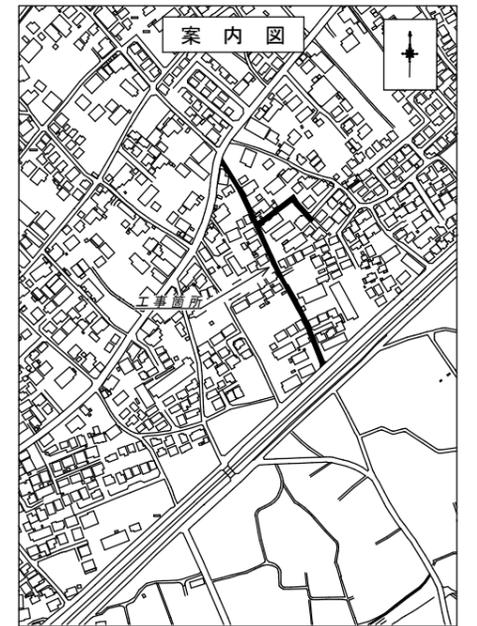


道路復旧図



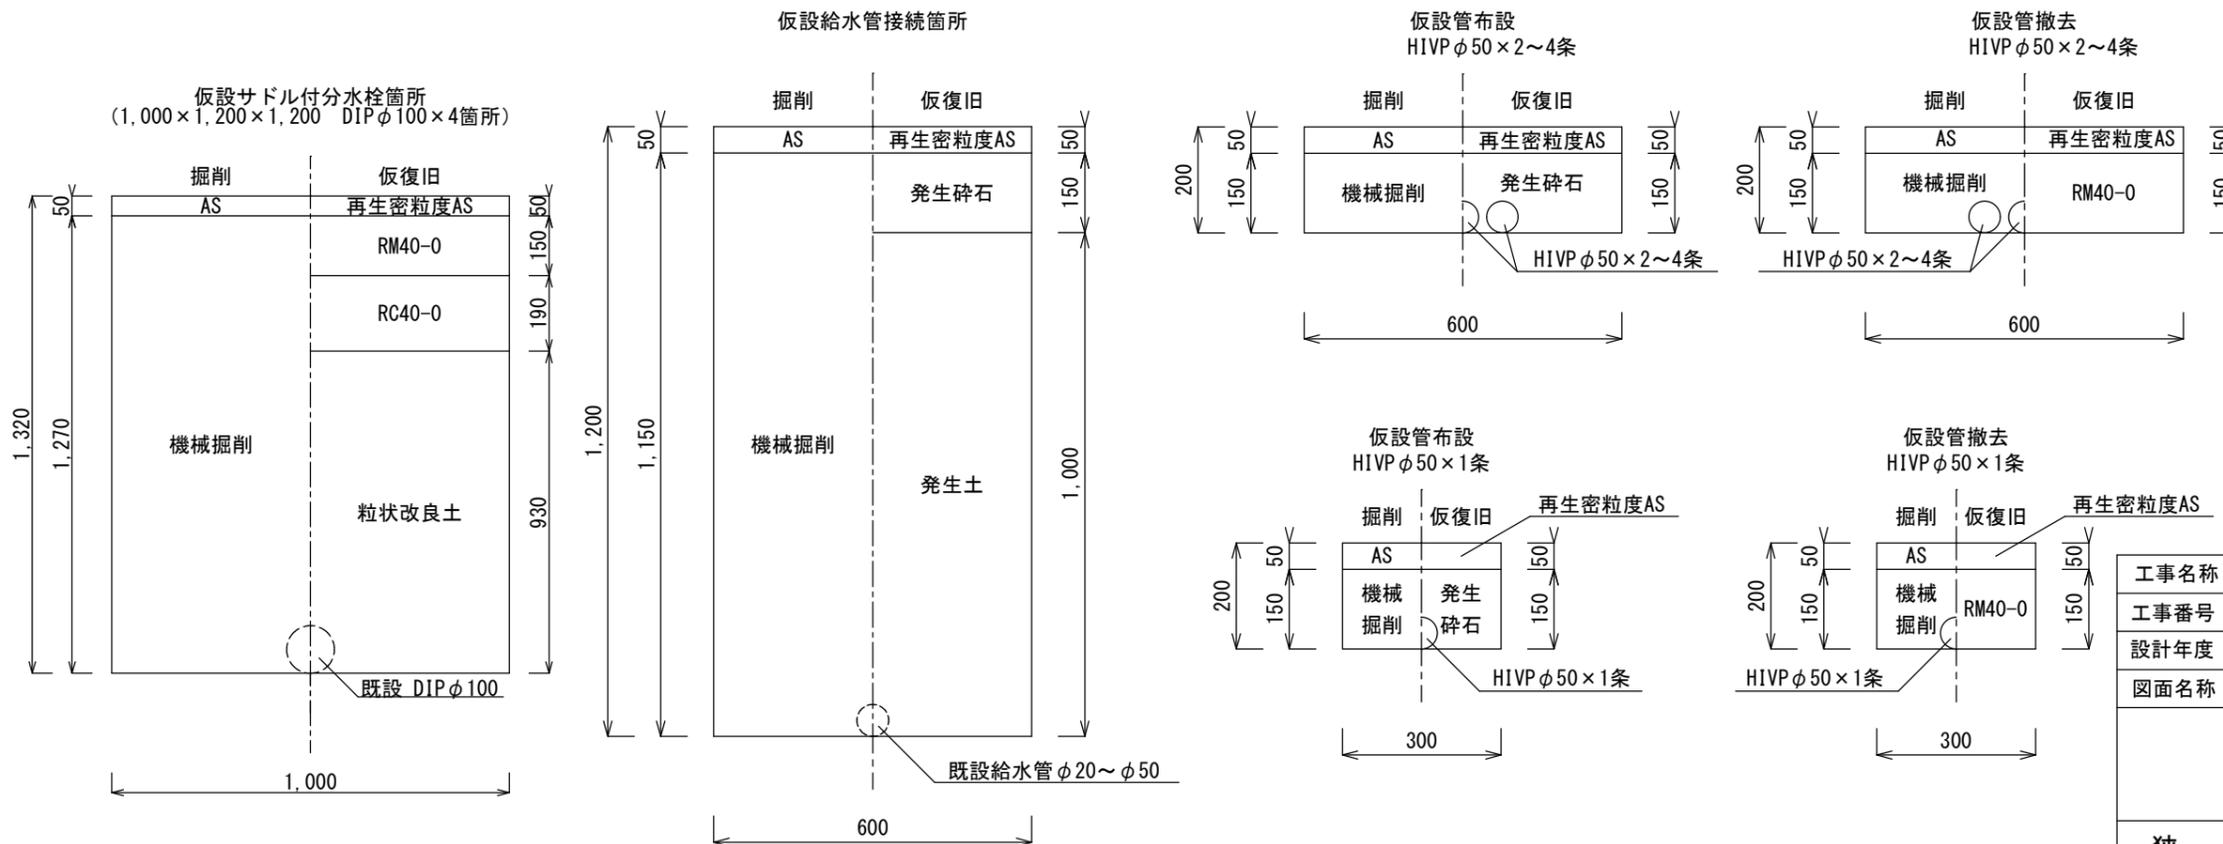


| | | | |
|----------|----------------------------|------|---------|
| 工事名称 | 市道A第848号線外1線配給水管改良工事(ゼロ債務) | | |
| 工事番号 | R8-B・4-3 | | |
| 設計年度 | 令和7年度 | 図面番号 | 3枚の内1枚目 |
| 図面名称 | 平面図・案内図・道路復旧図 | | |
| | | 縮尺 | |
| | | FREE | |
| 狭山市上下水道部 | | | |

本管配管図

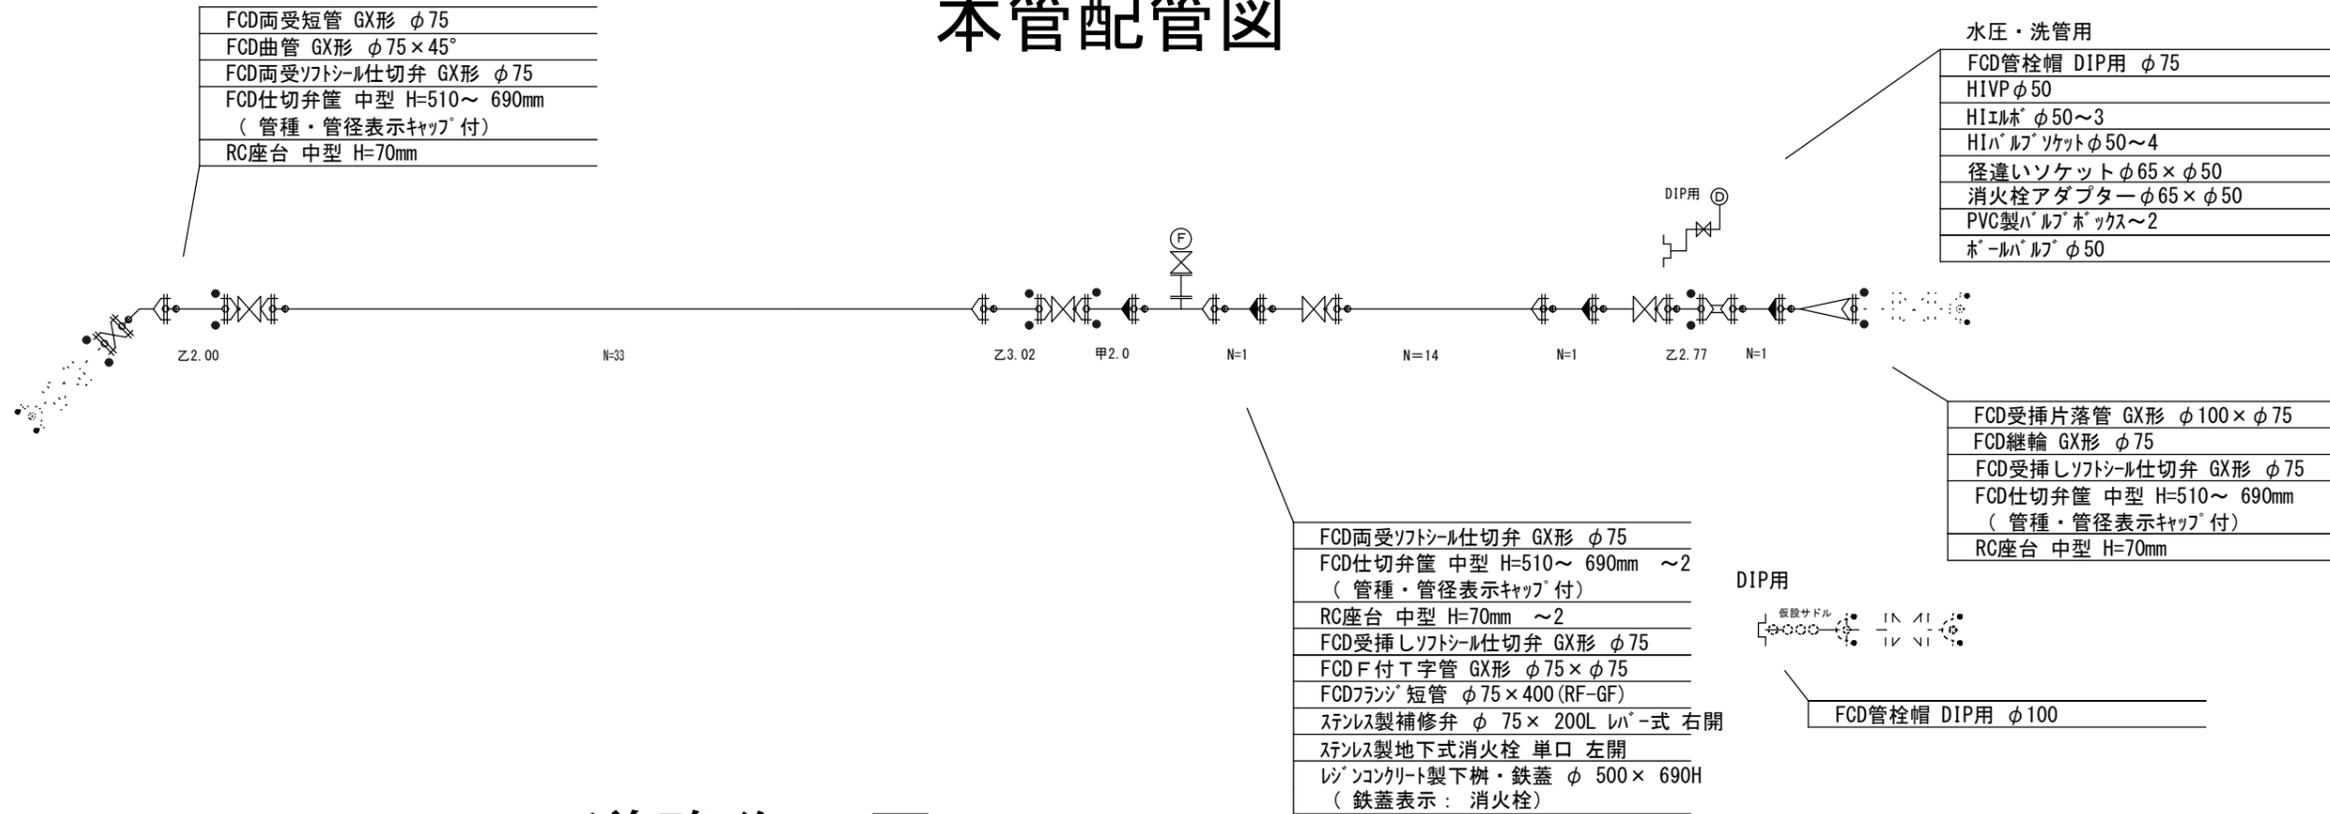


道路復旧図

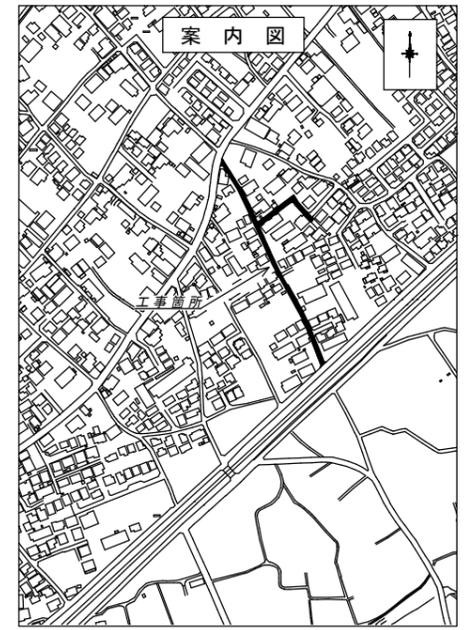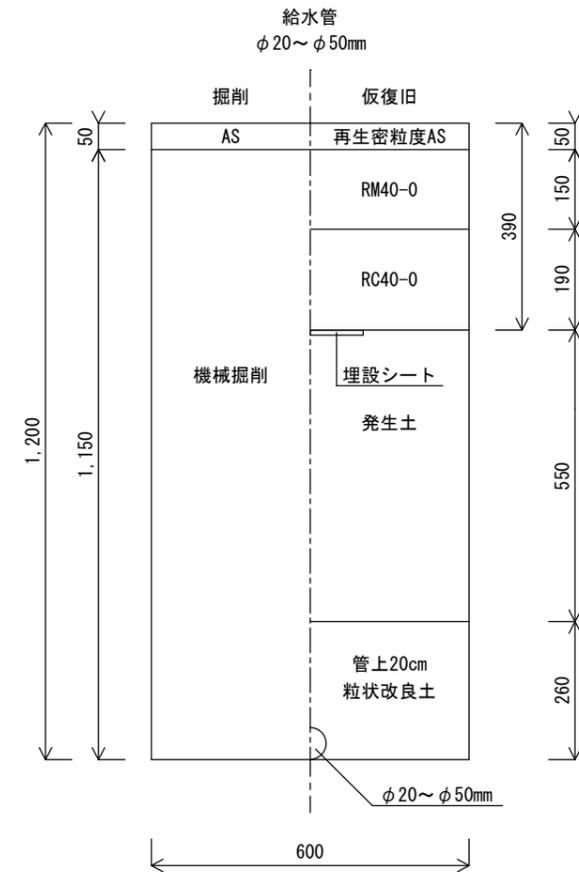
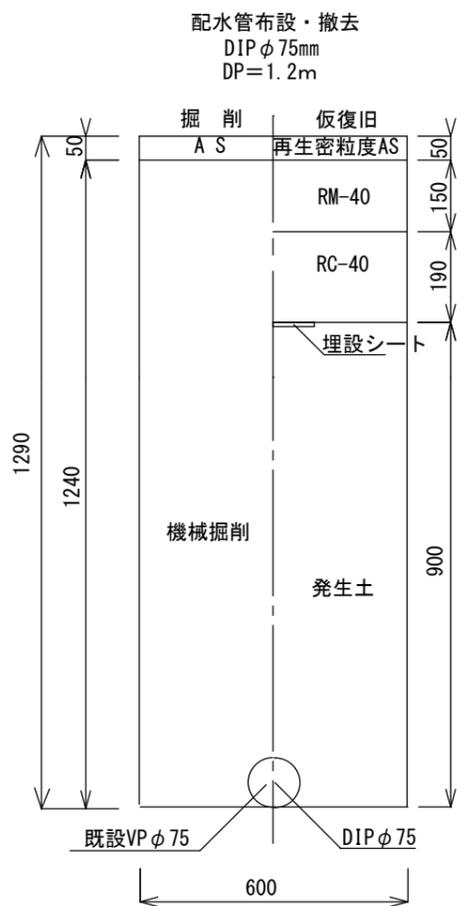


| | | | |
|----------|----------------------------|------|---------|
| 工事名称 | 市道A第848号線外1線配給水管改良工事(ゼロ債務) | | |
| 工事番号 | R8-B・4-3 | | |
| 設計年度 | 令和7年度 | 図面番号 | 3枚の内2枚目 |
| 図面名称 | 案内図・本管配管図・道路復旧図 | | |
| | | 縮尺 | |
| | | FREE | |
| 狭山市上下水道部 | | | |

平面図

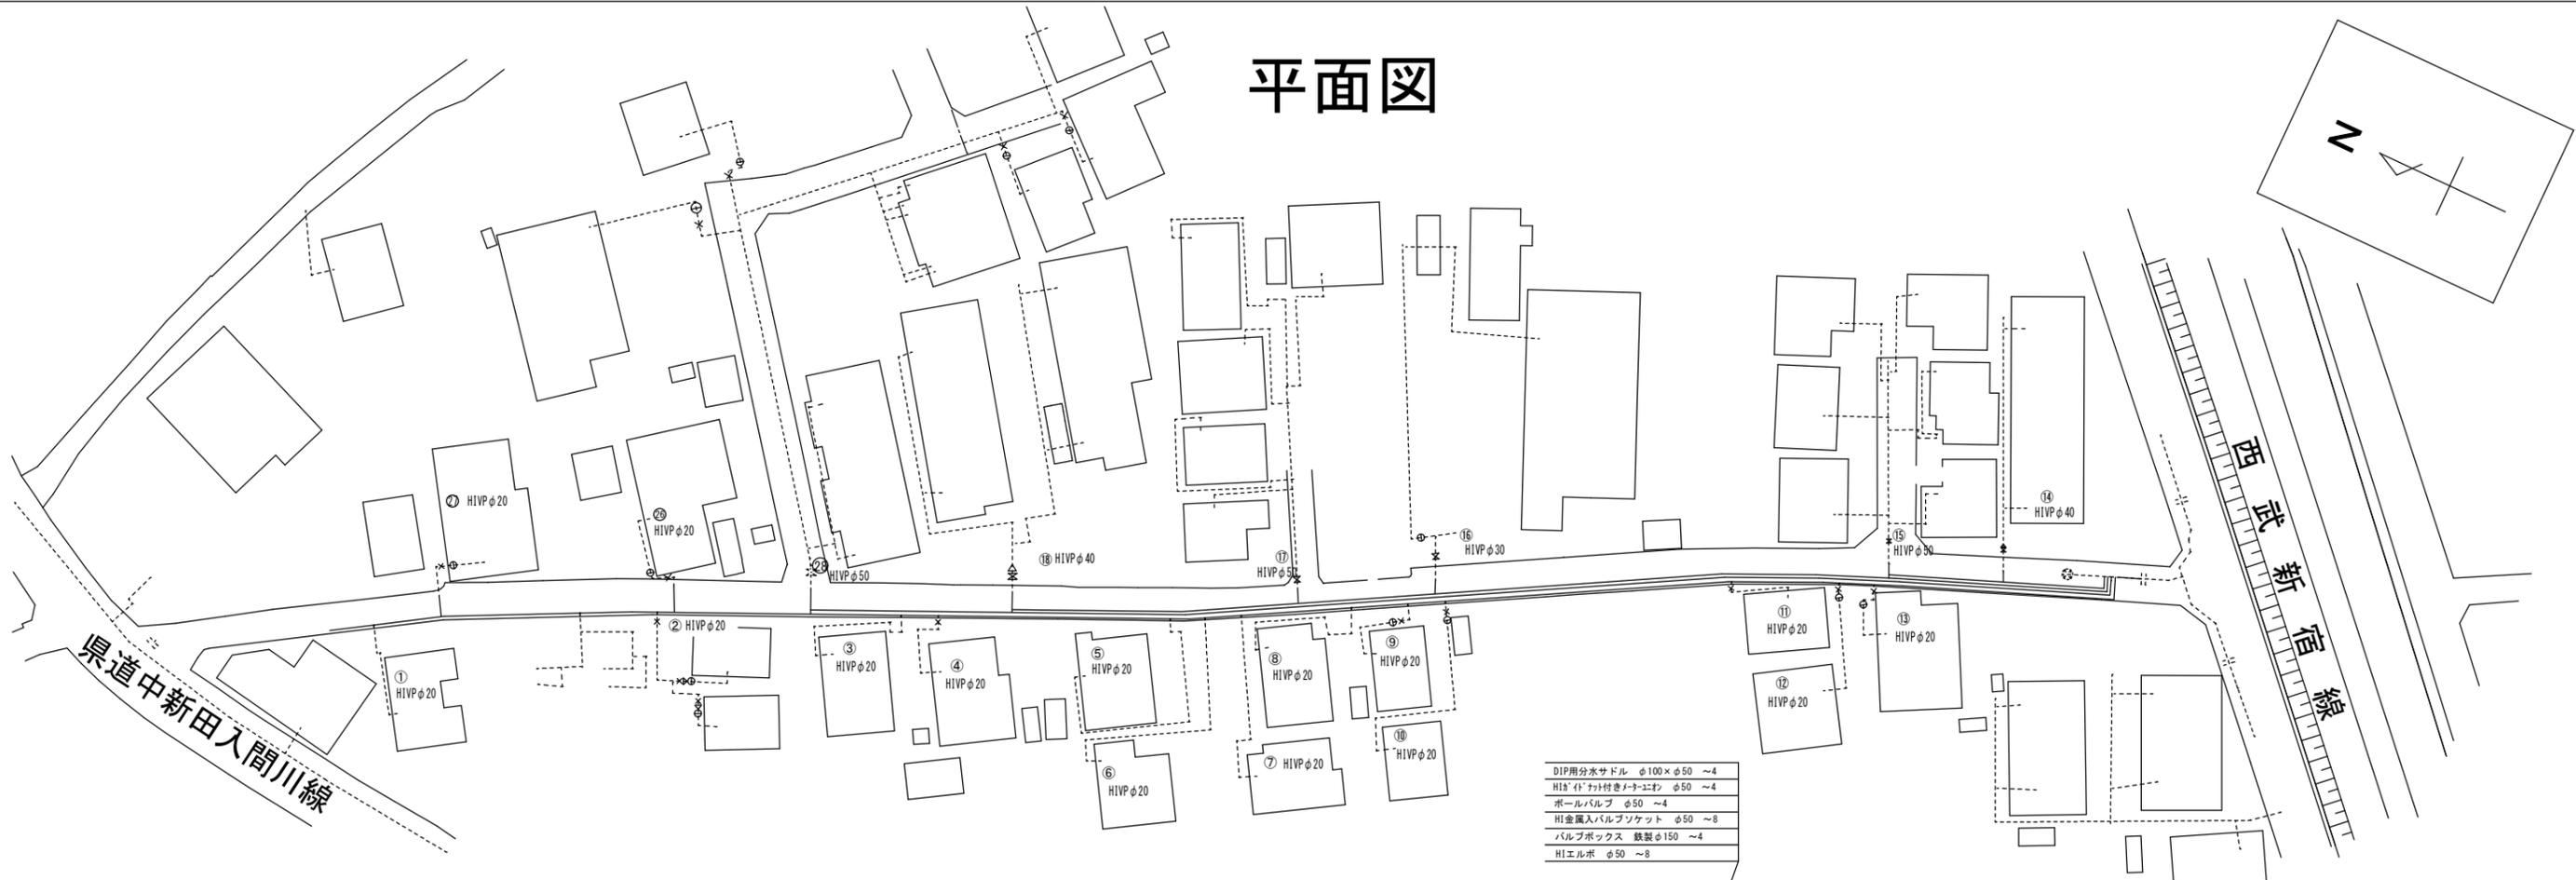

仮設配管図

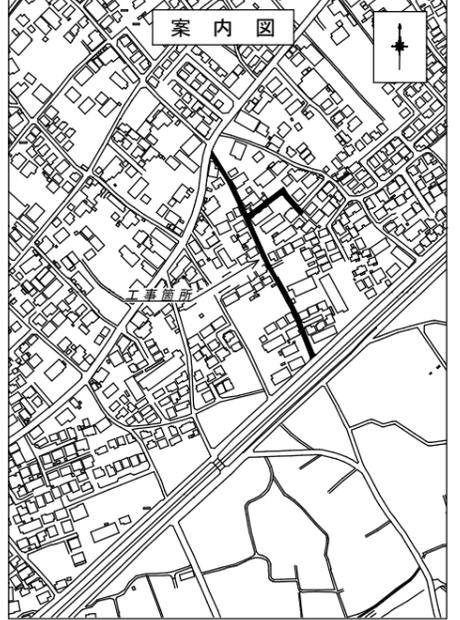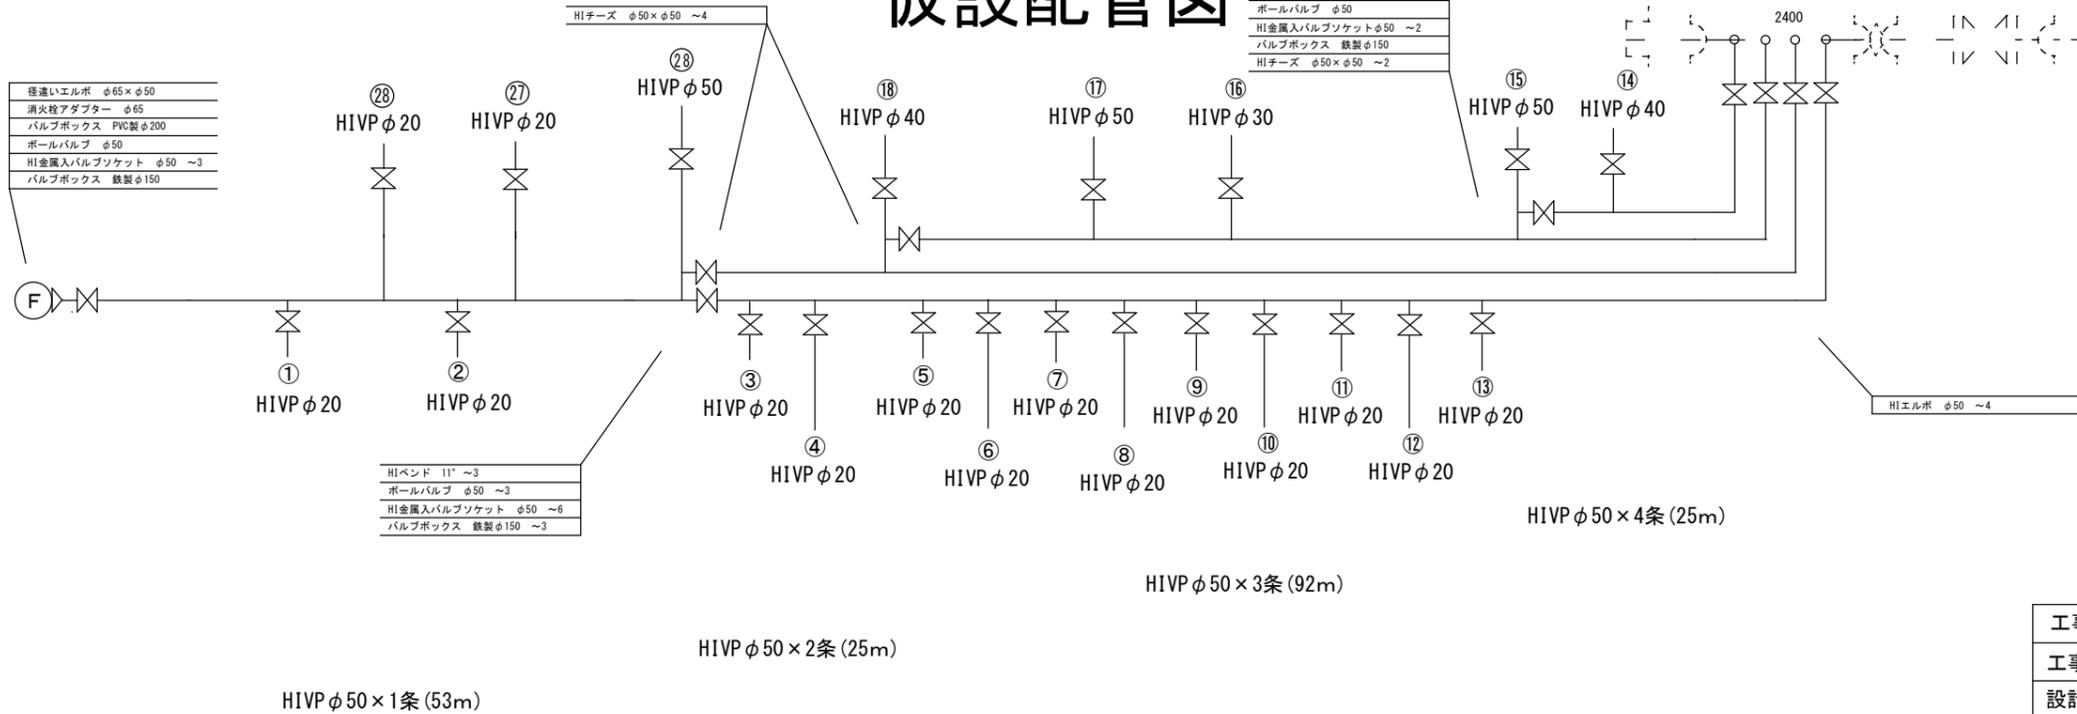

| | | | |
|----------|----------------------------|------|---------|
| 工事名称 | 市道A第848号線外1線配給水管改良工事(ゼロ債務) | | |
| 工事番号 | R8-B-4-3 | | |
| 設計年度 | 令和7年度 | 図面番号 | 3枚の内3枚目 |
| 図面名称 | 平面図・案内図・仮設配管図 | | |
| | | 縮尺 | |
| | | FREE | |
| 狭山市上下水道部 | | | |