



堀兼浄水場揚水ポンプ更新工事

設計図面





令和8年度

狭山市上下水道部

掘兼浄水場 全体平面図 S=1/200

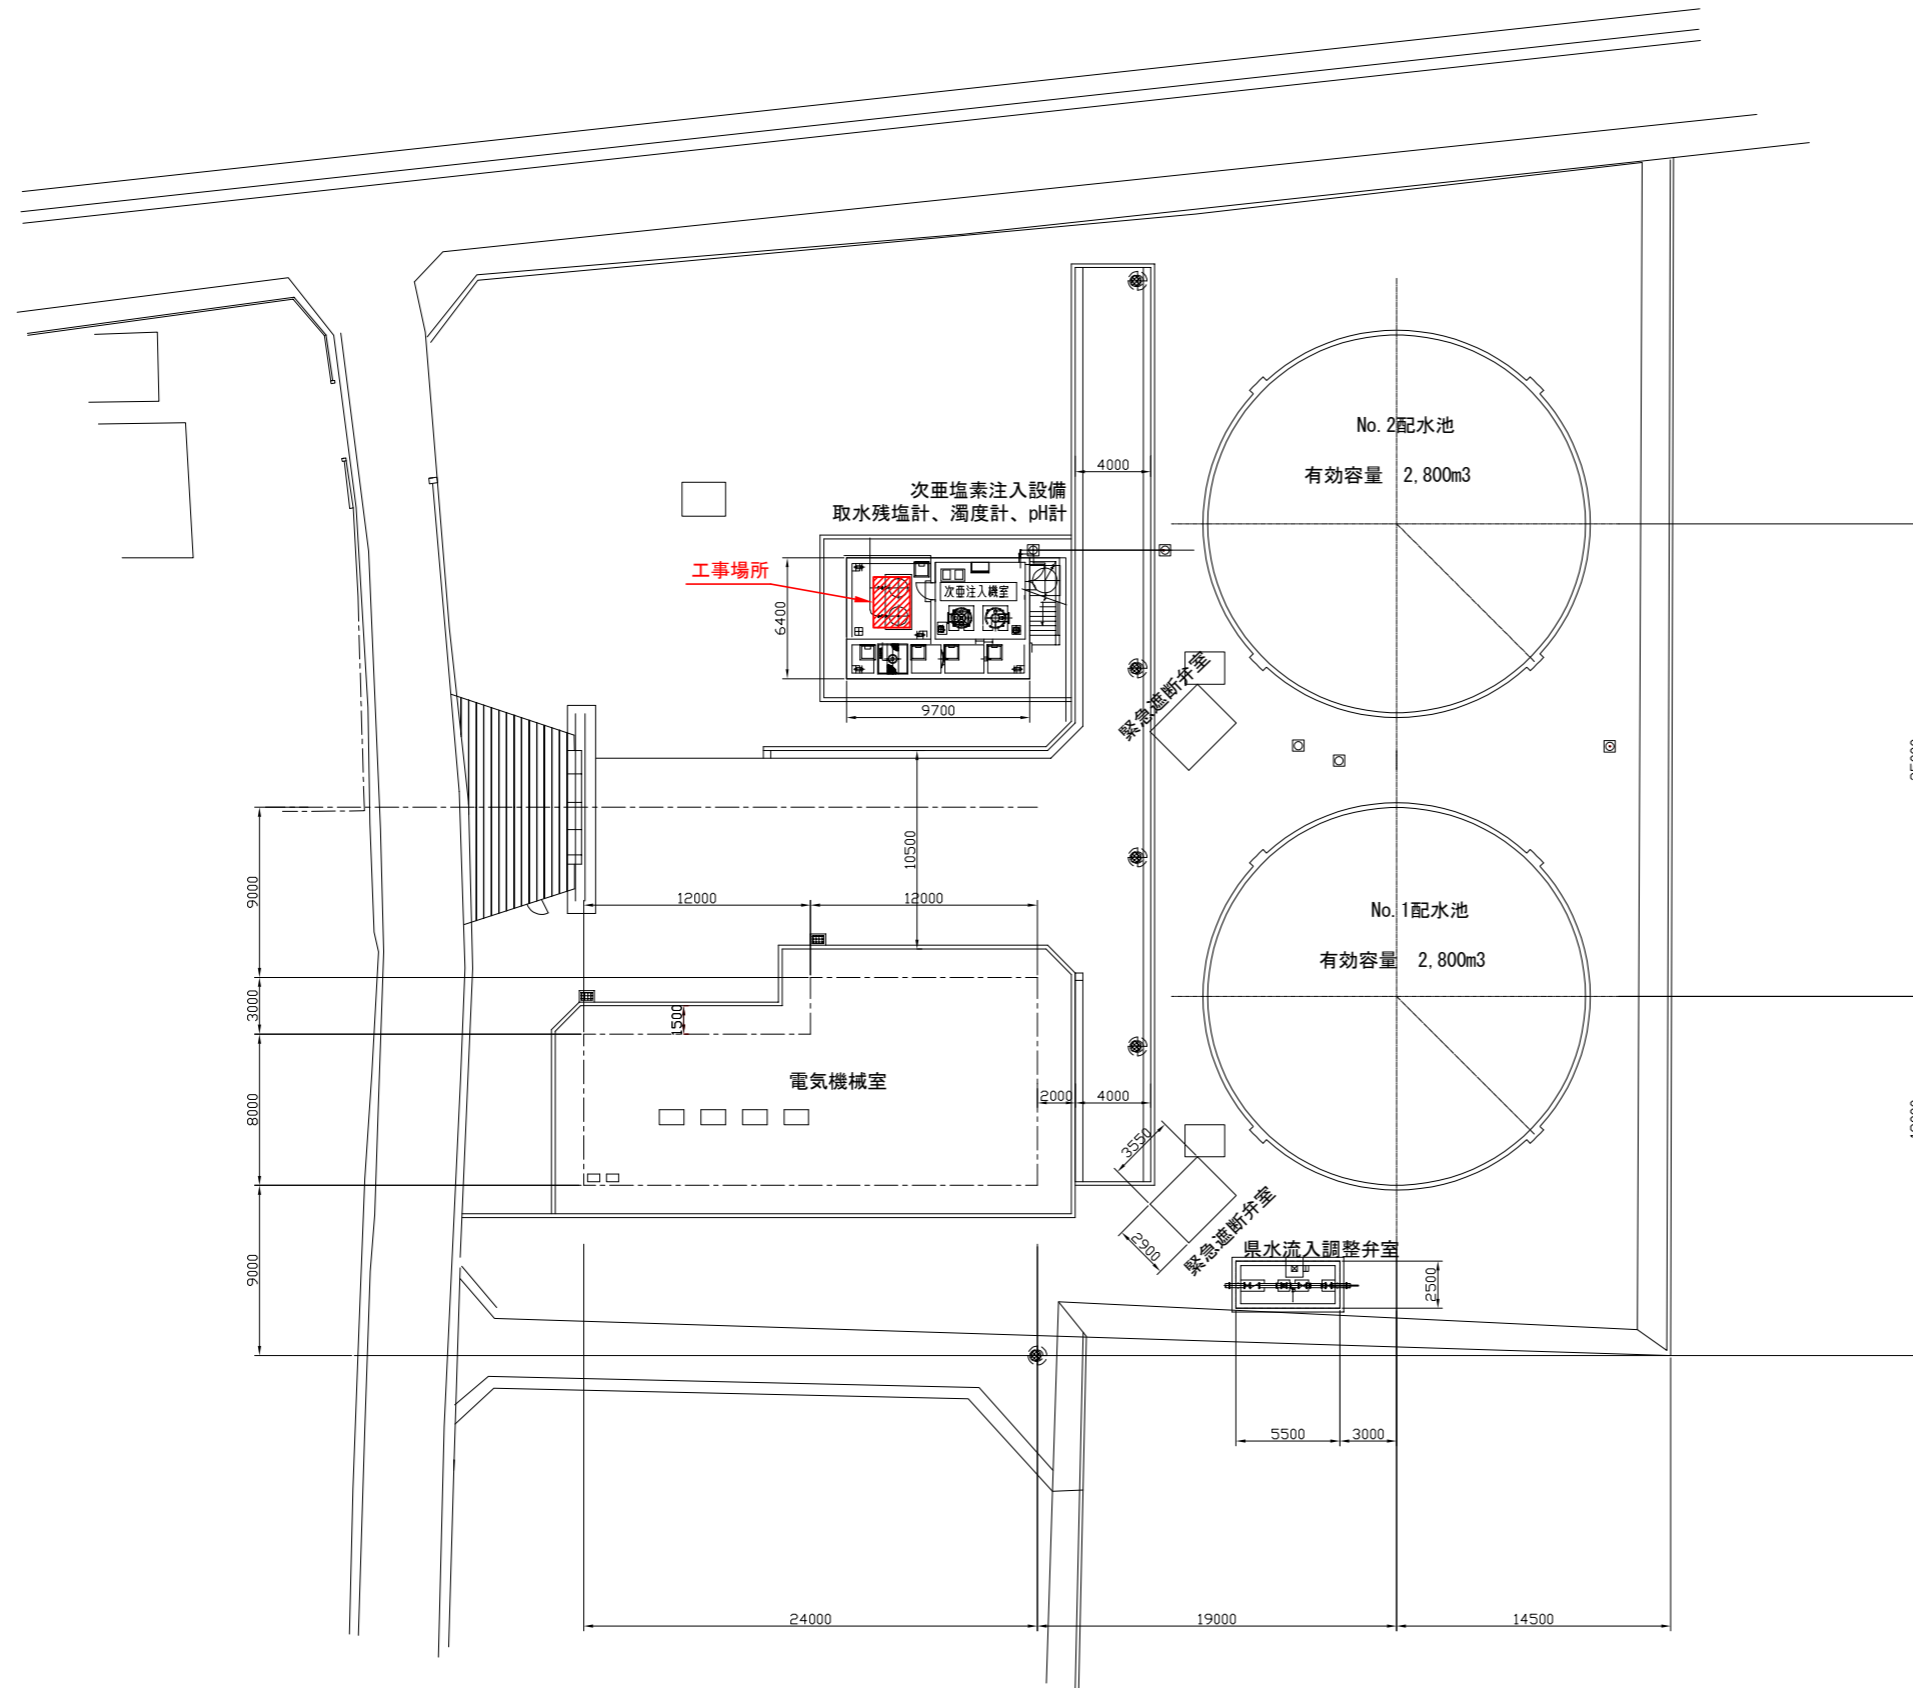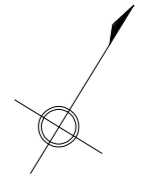





工事名	掘兼浄水場揚水ポンプ更新工事		
工事場所	狭山市大字堀兼1975番地		
工事番号	R8-B-4-7		
図面名	全体平面図		
縮尺	1/200	図面番号	1
設計年度	令和8年度		
狭山市上下水道部			

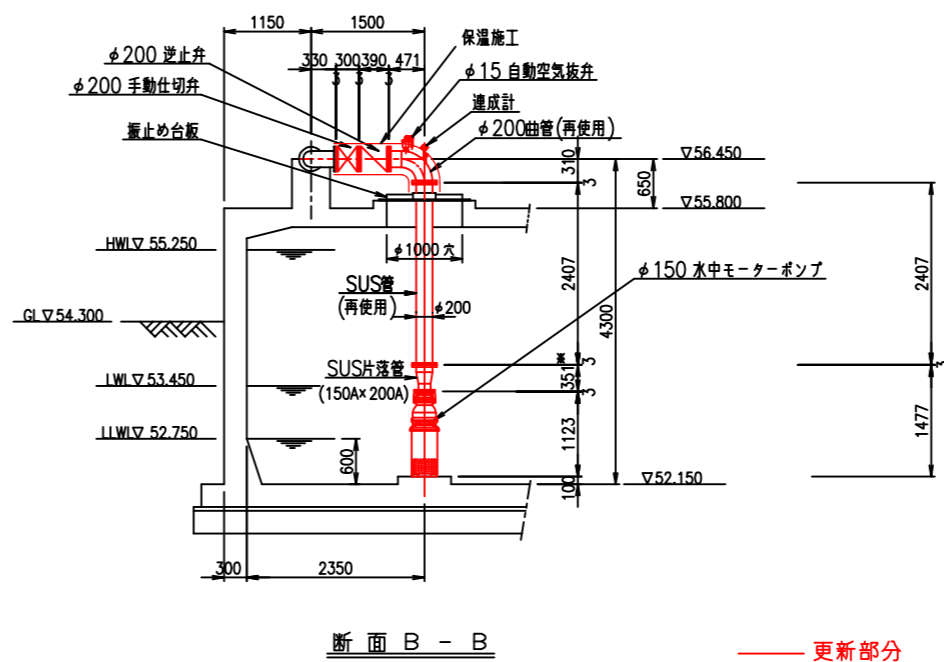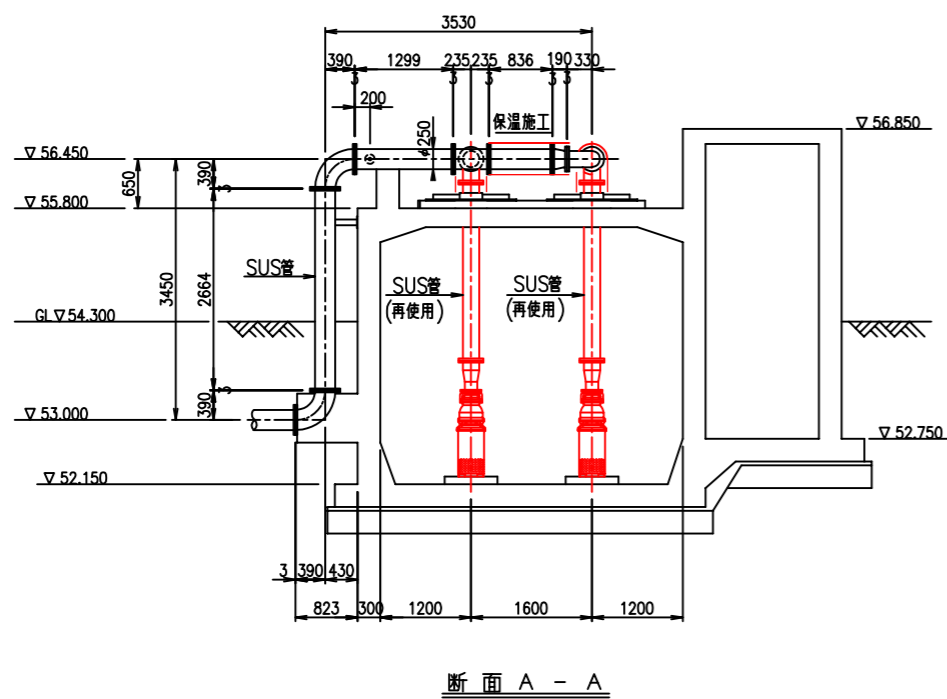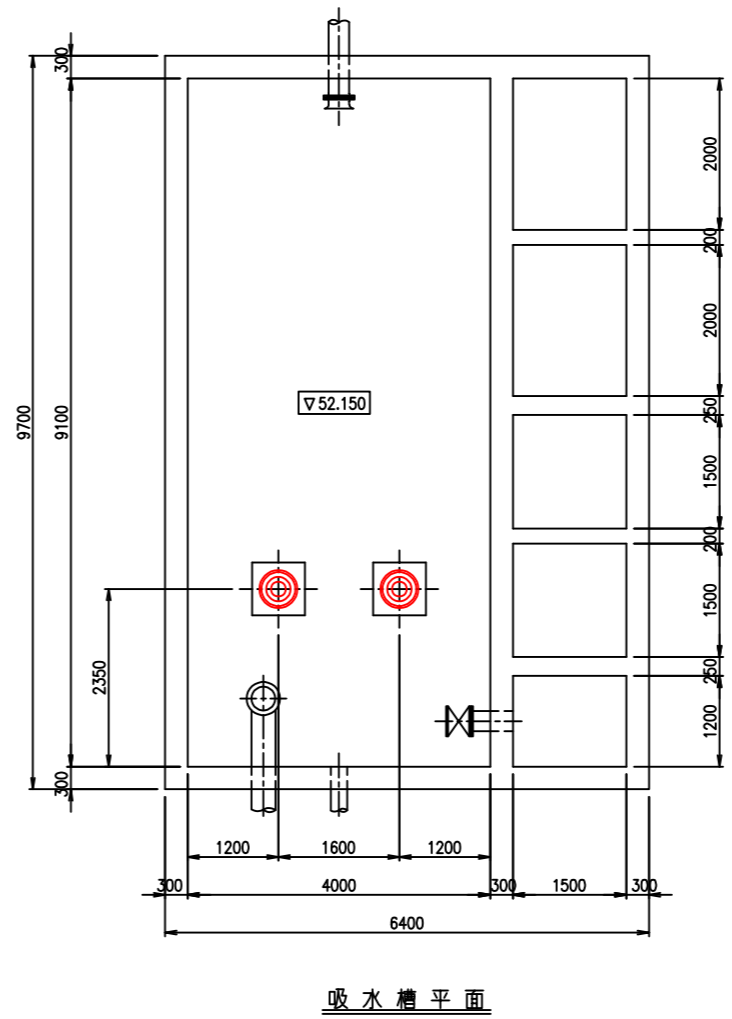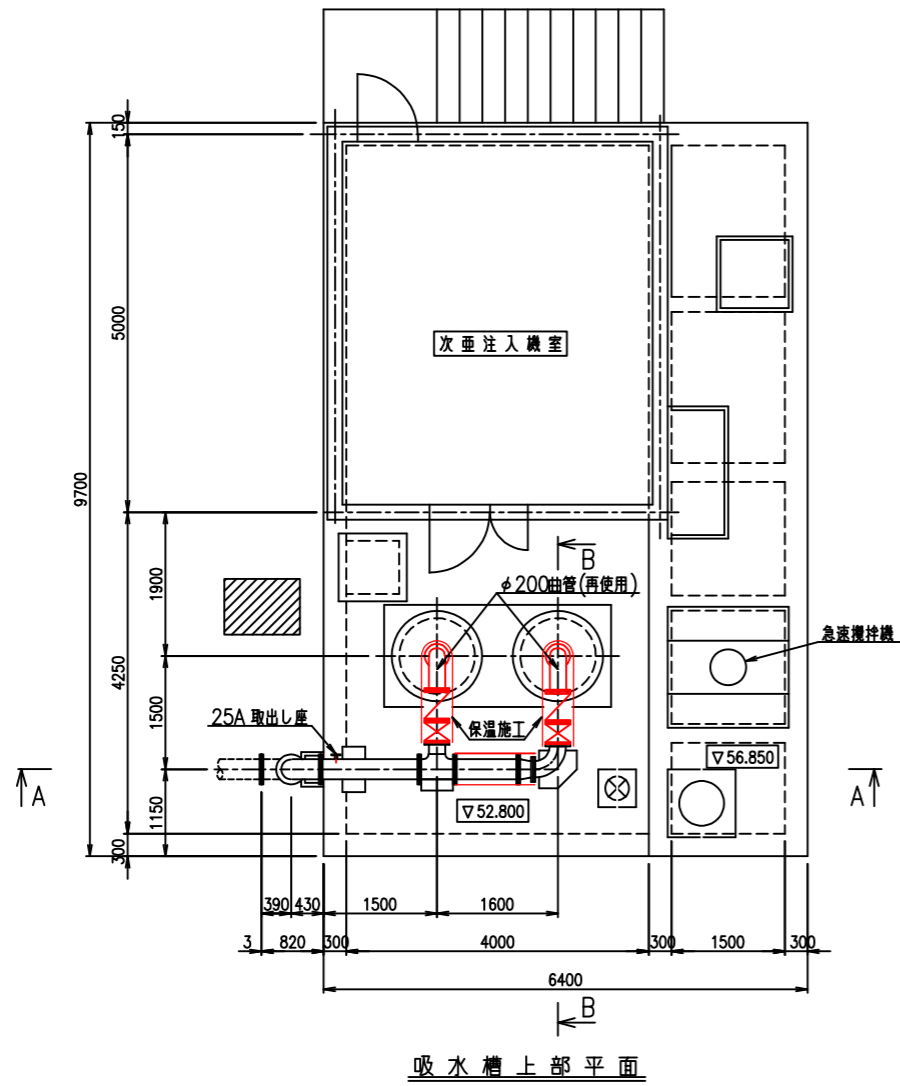

※：片渡管の長さは、現地確認上、製作すること

工事名	堀兼浄水場揚水ポンプ更新工事		
工事場所	狭山市大字堀兼1975番地		
工事番号	R8-B-4-7		
図面名	更新図		
縮尺	1/50	図面番号	2
設計年度	令和8年度		
狭山市上下水道部			

— 更新部分

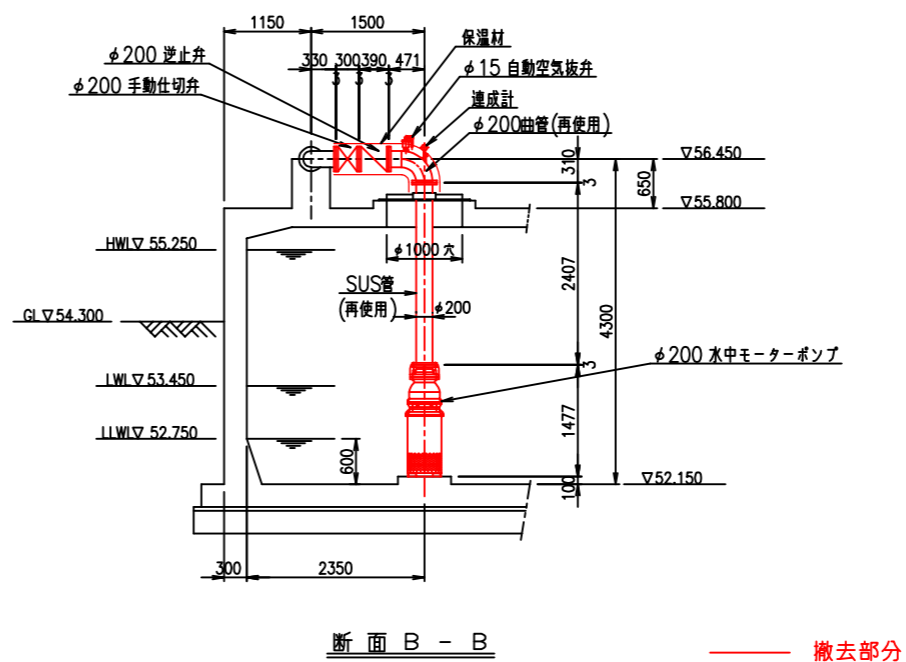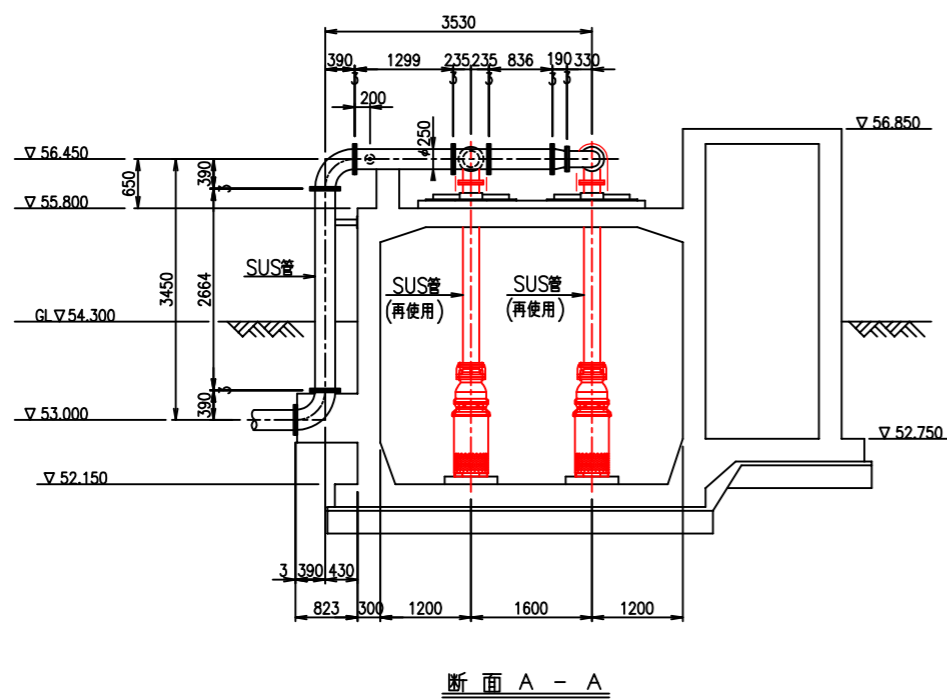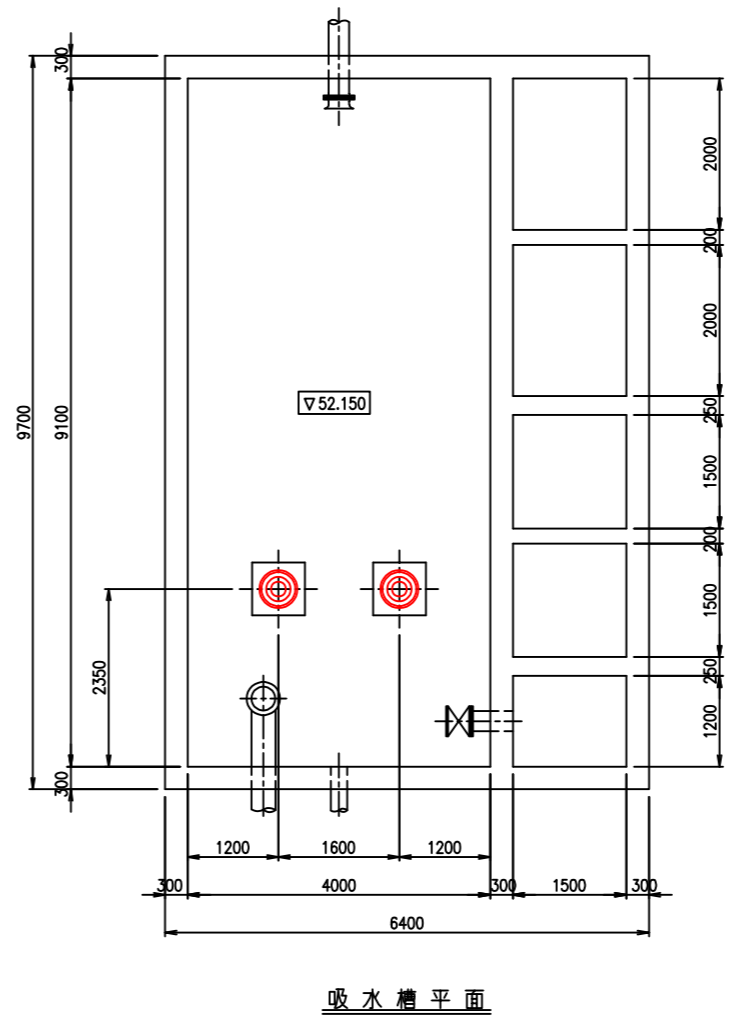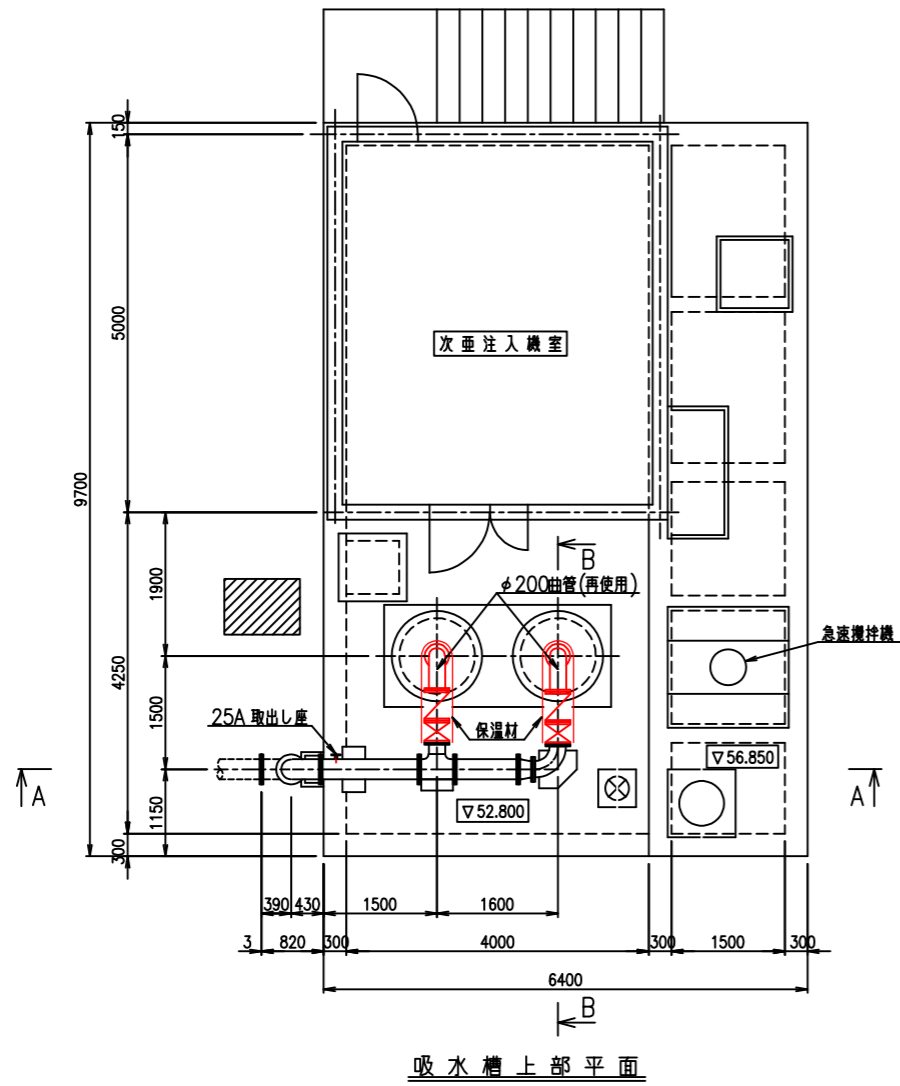

— 撤去部分

工事名	堀兼浄水場揚水ポンプ更新工事		
工事場所	狭山市大字堀兼1975番地		
工事番号	R8-B-4-7		
図面名	撤去図		
縮尺	1/50	図面番号	3
設計年度	令和8年度		
狭山市上下水道部			